

工 事 番 号 : Iコ高知(佐川)第17号

工 事 名 所 : 佐川町加茂管理型産業廃棄物最終処分場水道敷設工事

工 事 箇 所 : 高知県 高岡郡 佐川町 加茂

実施図 図面目録(全81枚)


位置図

| 図面<br>番号 | 図面名称               |  | 図面<br>番号 | 図面名称              |  |
|----------|--------------------|--|----------|-------------------|--|
| 1        | 平面図(水道施設全体)        |  | 61       | 給水ユニット基礎詳細図       |  |
| 2        | 配管平面図(進入道路1)       |  | 62       | NO.1中継ポンプ場配線図     |  |
| 3        | 配管詳細図(進入道路1)       |  | 63       | NO.2中継ポンプ場配線図     |  |
| 4        | 配管平面図(進入道路2)       |  | 64       | 機器外形図・単線結線図       |  |
| 5        | 配管詳細図(進入道路2)       |  | 65       | 縦断面図              |  |
| 6        | 配管平面図(進入道路3)       |  | 66       | 水道管平面図(国道)        |  |
| 7        | 配管詳細図(進入道路3)       |  | 67       | 配管詳細図(国道)         |  |
| 8        | 配管平面図(進入道路4)       |  | 68       | 国道横断面図(1)         |  |
| 9        | 配管詳細図(進入道路4)       |  | 69       | 国道横断面図(2)         |  |
| 10       | 標準掘削断面図            |  | 70       | 国道横断面図(3)         |  |
| 11       | 横断面図(1)            |  | 71       | 国道横断面図(4)         |  |
| 12       | 横断面図(2)            |  | 72       | 国道横断面図(5)         |  |
| 13       | 横断面図(3)            |  | 73       | 不断水分岐(始点)詳細図      |  |
| 14       | 横断面図(4)            |  | 74       | 不断水分岐(終点)詳細図      |  |
| 15       | 横断面図(5)            |  | 75       | 標準掘削断面図           |  |
| 16       | 横断面図(6)            |  | 76       | 水道管撤去平面図          |  |
| 17       | 横断面図(7)            |  | 77       | 給水管詳細図            |  |
| 18       | 横断面図(8)            |  | 78       | (参考図)施工計画図(水道1)   |  |
| 19       | 横断面図(9)            |  | 79       | (参考図)施工計画図(水道2)   |  |
| 20       | 横断面図(10)           |  | 80       | (参考図)施工計画図(水道3)-1 |  |
| 21       | 横断面図(11)           |  | 81       | (参考図)施工計画図(水道3)-2 |  |
| 22       | 横断面図(12)           |  |          |                   |  |
| 23       | 横断面図(13)           |  |          |                   |  |
| 24       | 横断面図(14)           |  |          |                   |  |
| 25       | 横断面図(15)           |  |          |                   |  |
| 26       | 横断面図(16)           |  |          |                   |  |
| 27       | 横断面図(17)           |  |          |                   |  |
| 28       | 横断面図(18)           |  |          |                   |  |
| 29       | 横断面図(19)           |  |          |                   |  |
| 30       | 横断面図(20)           |  |          |                   |  |
| 31       | 横断面図(21)           |  |          |                   |  |
| 32       | 横断面図(22)           |  |          |                   |  |
| 33       | 横断面図(23)           |  |          |                   |  |
| 34       | 横断面図(24)           |  |          |                   |  |
| 35       | 横断面図(25)           |  |          |                   |  |
| 36       | 横断面図(26)           |  |          |                   |  |
| 37       | 横断面図(27)           |  |          |                   |  |
| 38       | 横断面図(28)           |  |          |                   |  |
| 39       | 横断面図(29)           |  |          |                   |  |
| 40       | 横断面図(30)           |  |          |                   |  |
| 41       | 横断面図(31)           |  |          |                   |  |
| 42       | 横断面図(32)           |  |          |                   |  |
| 43       | 横断面図(33)           |  |          |                   |  |
| 44       | 横断面図(34)           |  |          |                   |  |
| 45       | 横断面図(35)           |  |          |                   |  |
| 46       | 横断面図(36)           |  |          |                   |  |
| 47       | 横断面図(37)           |  |          |                   |  |
| 48       | 横断面図(38)           |  |          |                   |  |
| 49       | 横断面図(39)           |  |          |                   |  |
| 50       | 横断面図(40)           |  |          |                   |  |
| 51       | 横断面図(41)           |  |          |                   |  |
| 52       | 横断面図(42)           |  |          |                   |  |
| 53       | 横断面図(43)           |  |          |                   |  |
| 54       | NO.1中継ポンプ場計画図      |  |          |                   |  |
| 55       | NO.1中継ポンプ場廻り配管図(1) |  |          |                   |  |
| 56       | NO.1中継ポンプ場廻り配管図(2) |  |          |                   |  |
| 57       | NO.2中継ポンプ場計画図      |  |          |                   |  |
| 58       | NO.2中継ポンプ場廻り配管図(1) |  |          |                   |  |
| 59       | NO.2中継ポンプ場廻り配管図(2) |  |          |                   |  |
| 60       | フェンス・門扉・舗装詳細図      |  |          |                   |  |



平面図(水道施設全体)

S=1:1500

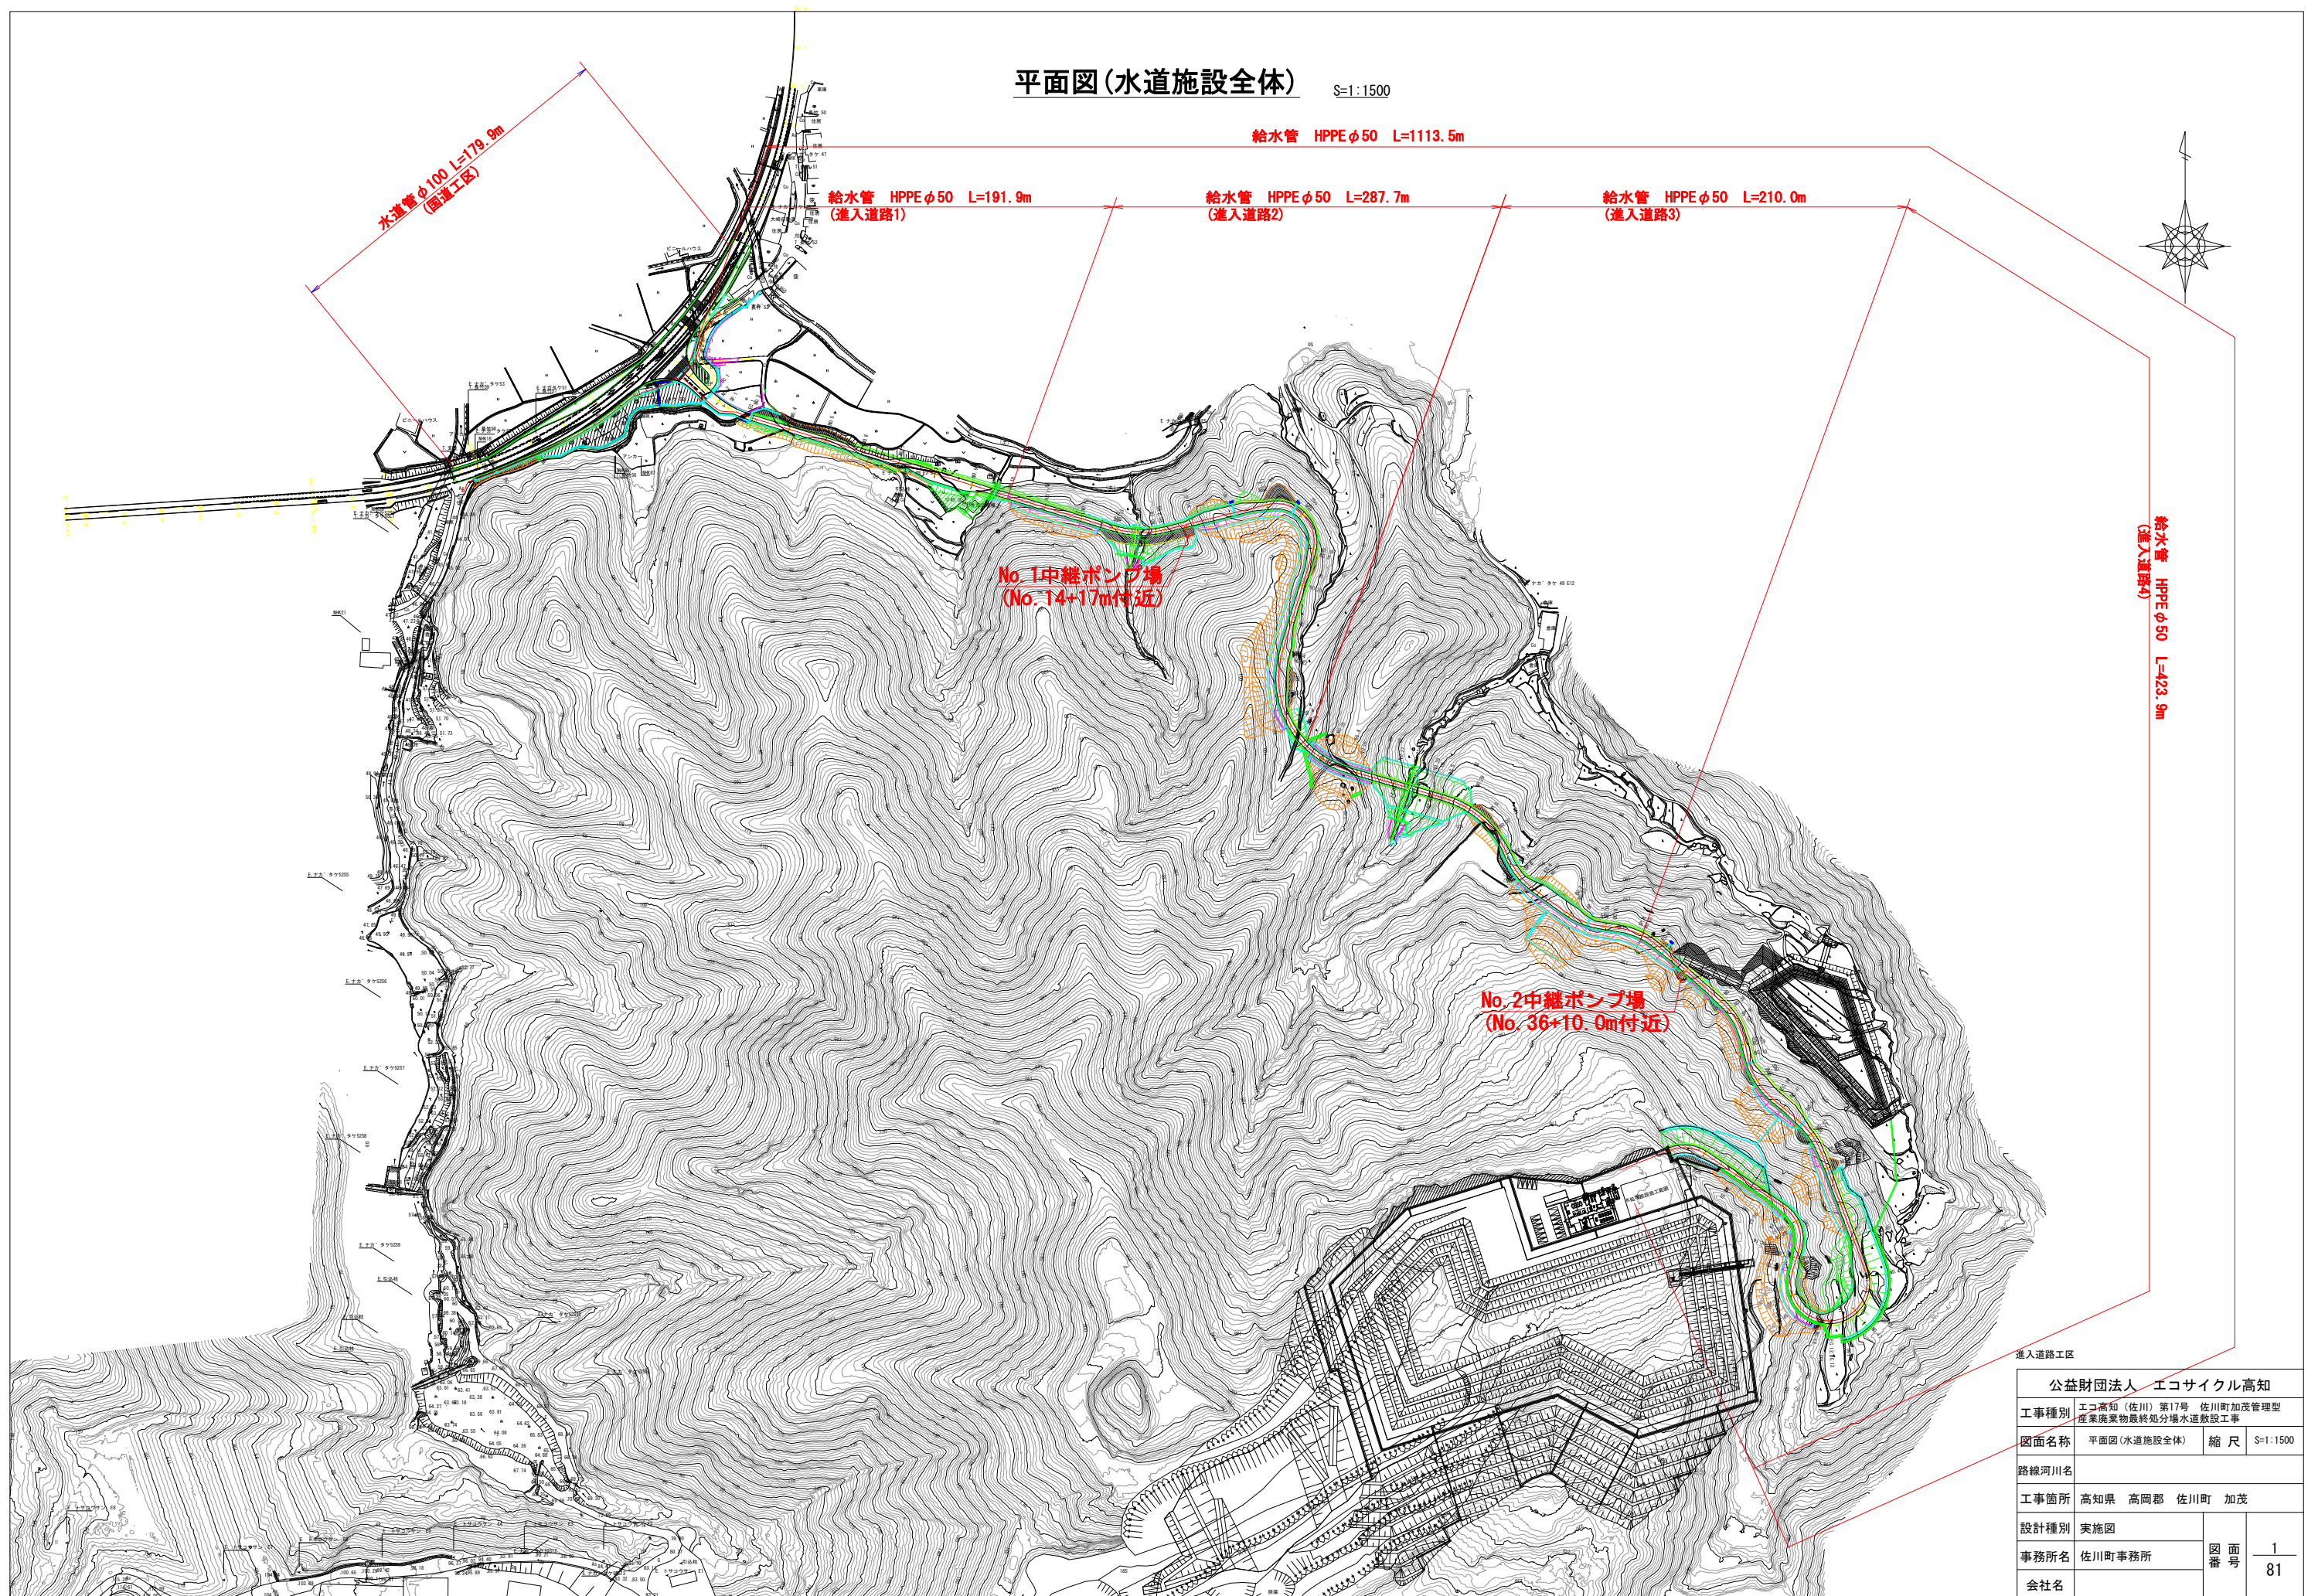


進入道路工区

|                 |                                       |         |          |
|-----------------|---------------------------------------|---------|----------|
| 公益財団法人 エコサイクル高知 |                                       |         |          |
| 工事種別            | エコ高知（佐川）第17号 佐川町加茂管理型産業廃棄物最終処分場水道敷設工事 |         |          |
| 図面名称            | 平面図（水道施設全体）                           | 縮 尺     | S=1:1500 |
| 路線河川名           |                                       |         |          |
| 工事箇所            | 高知県 高岡郡 佐川町 加茂                        |         |          |
| 設計種別            | 実施図                                   | 図 面 番 号 | 1<br>81  |
| 事務所名            | 佐川町事務所                                |         |          |
| 会社名             |                                       |         |          |

配管平面図(進入道路1)

S=1:500

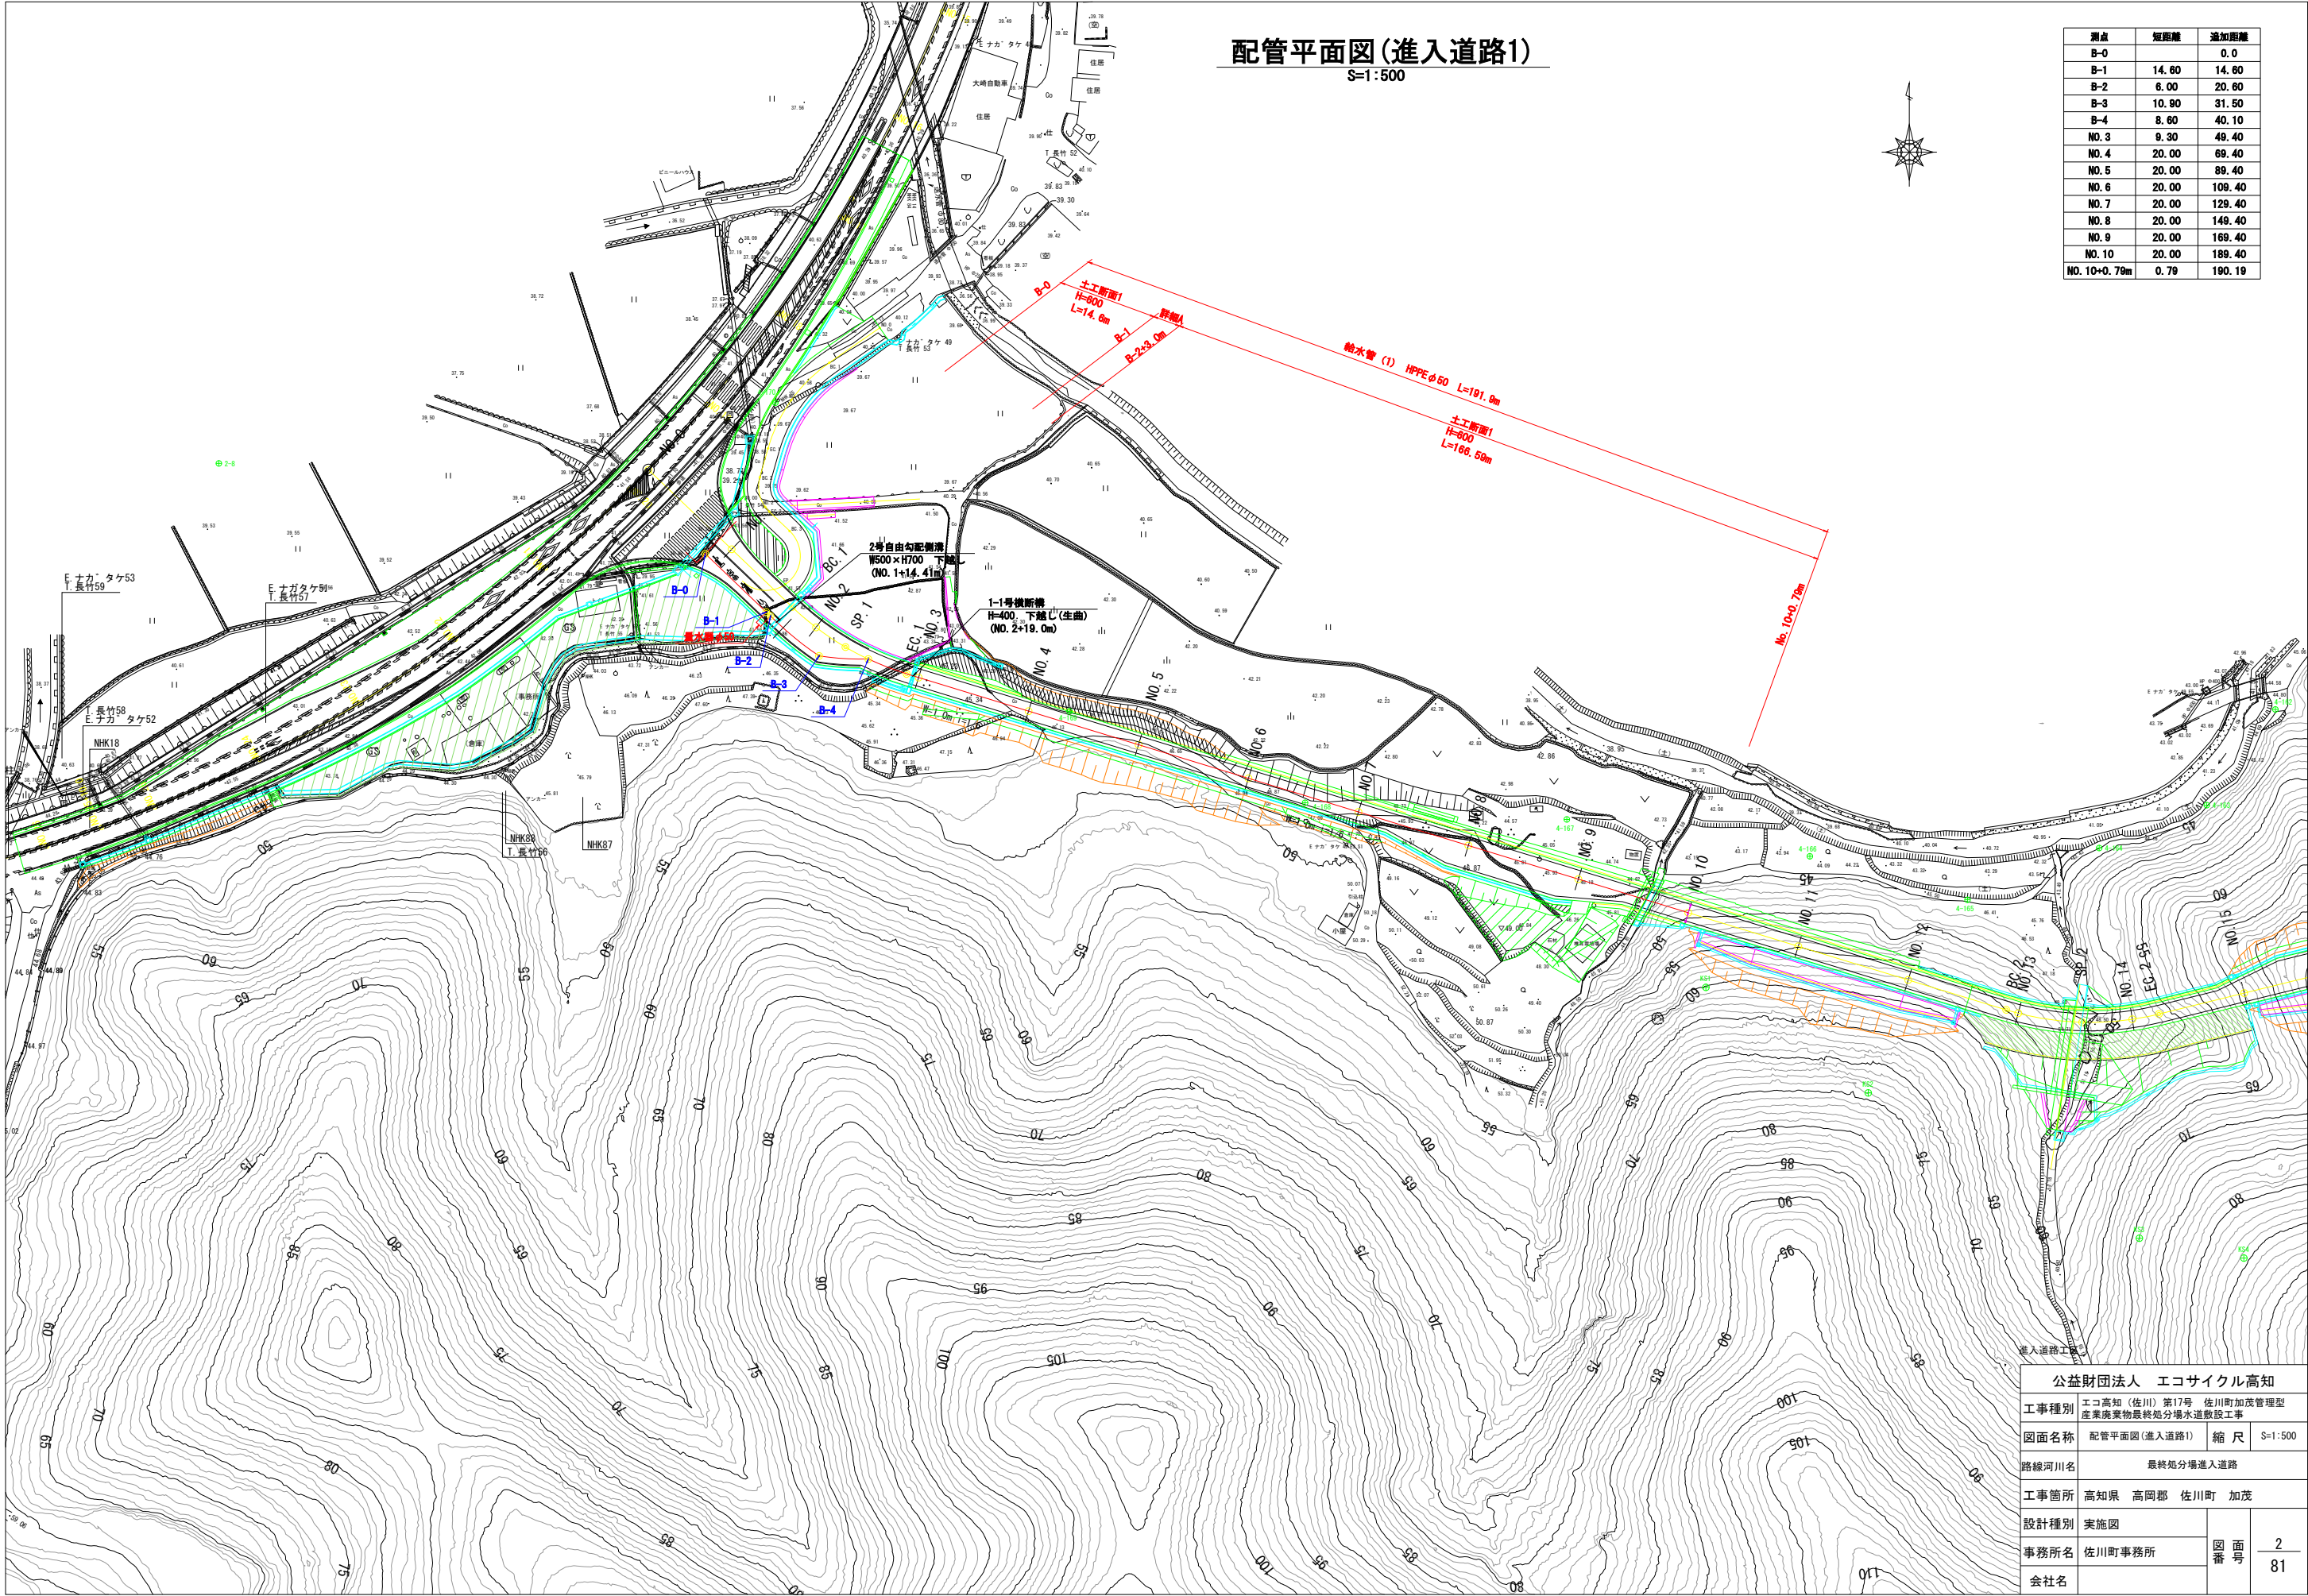

| 測点           | 短距離   | 追加距離   |
|--------------|-------|--------|
| B-0          |       | 0.0    |
| B-1          | 14.80 | 14.80  |
| B-2          | 6.00  | 20.80  |
| B-3          | 10.80 | 31.50  |
| B-4          | 8.80  | 40.10  |
| NO. 3        | 9.30  | 49.40  |
| NO. 4        | 20.00 | 69.40  |
| NO. 5        | 20.00 | 89.40  |
| NO. 6        | 20.00 | 109.40 |
| NO. 7        | 20.00 | 129.40 |
| NO. 8        | 20.00 | 149.40 |
| NO. 9        | 20.00 | 169.40 |
| NO. 10       | 20.00 | 189.40 |
| NO. 10+0.79m | 0.79  | 190.19 |

|                 |                                       |    |         |
|-----------------|---------------------------------------|----|---------|
| 公益財団法人 エコサイクル高知 |                                       |    |         |
| 工事種別            | エコ高知(佐川)第17号 佐川町加茂管理型産業廃棄物最終処分場水道敷設工事 |    |         |
| 図面名称            | 配管平面図(進入道路1)                          | 縮尺 | S=1:500 |
| 路線河川名           | 最終処分場進入道路                             |    |         |
| 工事箇所            | 高知県 高岡郡 佐川町 加茂                        |    |         |
| 設計種別            | 実施図                                   |    |         |
| 事務所名            | 佐川町事務所                                | 図番 | 2       |
| 会社名             |                                       | 面号 | 81      |


配管詳細図(進入道路1)

※HPPEとは、水道配水用ポリエチレン管を示す。  
※鉄製異形管埋設部には、ポリエチレンスリーブを被覆すること。  
※道路埋設部には、管明示シート・管明示テープを布設すること。  
※できる限り曲管を使用せずに許容曲げ半径の範囲内で布設すること。  
※管割図の曲管に記す(VB)とは垂直方向、(DB)とはひねり方向を示す。


| 口径  | 許容曲げ半径 |
|-----|--------|
| φ50 | 5.0m   |

水路下越標準図  
S=NON

 
※できる限り曲管を使用せずに許容曲げ半径の範囲内で布設すること。



管割図  
S=NON

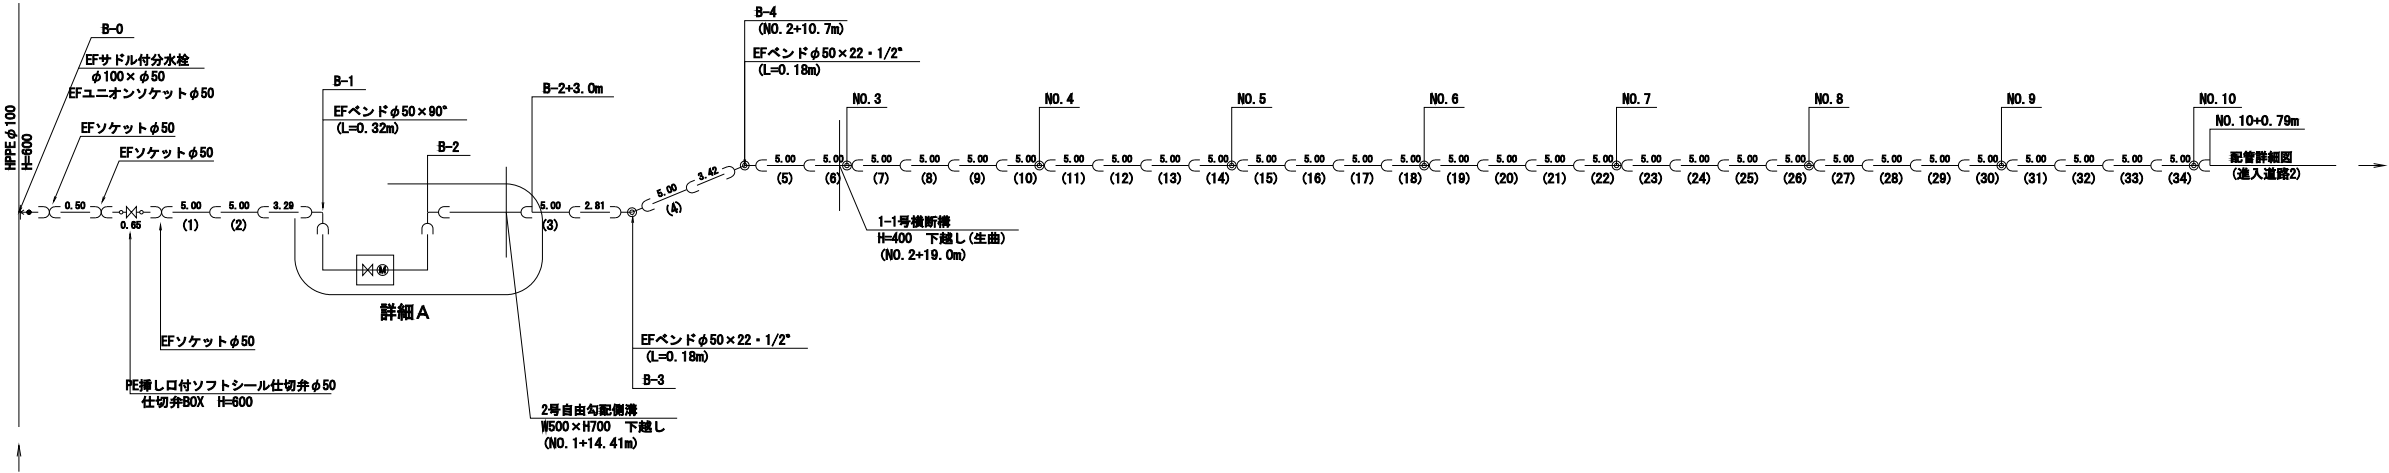


詳細A  
S=1:20

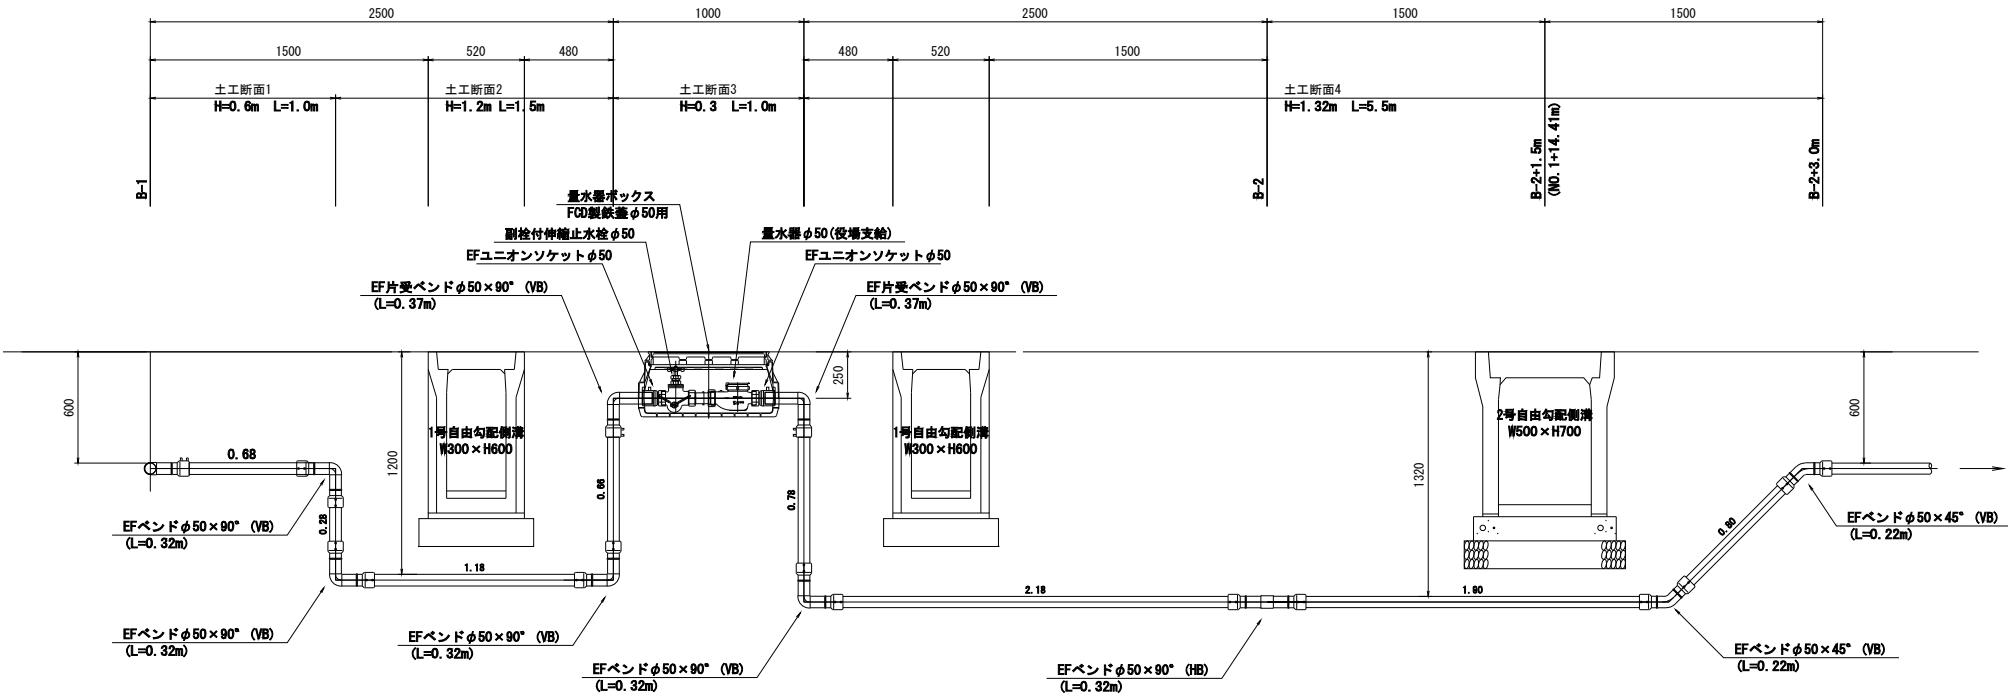

|                 |                                           |          |         |
|-----------------|-------------------------------------------|----------|---------|
| 公益財団法人 エコサイクル高知 |                                           |          |         |
| 工事種別            | エコ高知（佐川）第17号 佐川町加茂管理型<br>産業廃棄物最終処分場水道敷設工事 |          |         |
| 図面名称            | 配管詳細図(進入道路1)                              | 縮尺       | 図示      |
| 路線河川名           | 最終処分場進入道路                                 |          |         |
| 工事箇所            | 高知県 高岡郡 佐川町 加茂                            |          |         |
| 設計種別            | 実施図                                       | 図面<br>番号 | 3<br>81 |
| 事務所名            | 佐川町事務所                                    |          |         |
| 会社名             |                                           |          |         |

| 測点           | 短距離   | 追加距離   |
|--------------|-------|--------|
| NO. 10+0.79m |       | 0.00   |
| NO. 11       | 19.21 | 19.21  |
| NO. 12       | 20.00 | 39.21  |
| NO. 13       | 20.00 | 59.21  |
| NO. 14       | 20.00 | 79.21  |
| NO. 14+13.5m | 13.50 | 92.71  |
| NO. 14+17.0m |       | 0.00   |
| NO. 15       | 3.00  | 3.00   |
| NO. 16       | 20.00 | 23.00  |
| NO. 17       | 20.00 | 43.00  |
| NO. 18       | 20.00 | 63.00  |
| NO. 19       | 20.00 | 83.00  |
| NO. 20       | 20.00 | 103.00 |
| NO. 21       | 20.00 | 123.00 |
| NO. 22       | 20.00 | 143.00 |
| NO. 23       | 20.00 | 163.00 |
| NO. 24       | 20.00 | 183.00 |
| NO. 24+12.0m | 12.00 | 195.00 |

配管平面図(進入道路2)

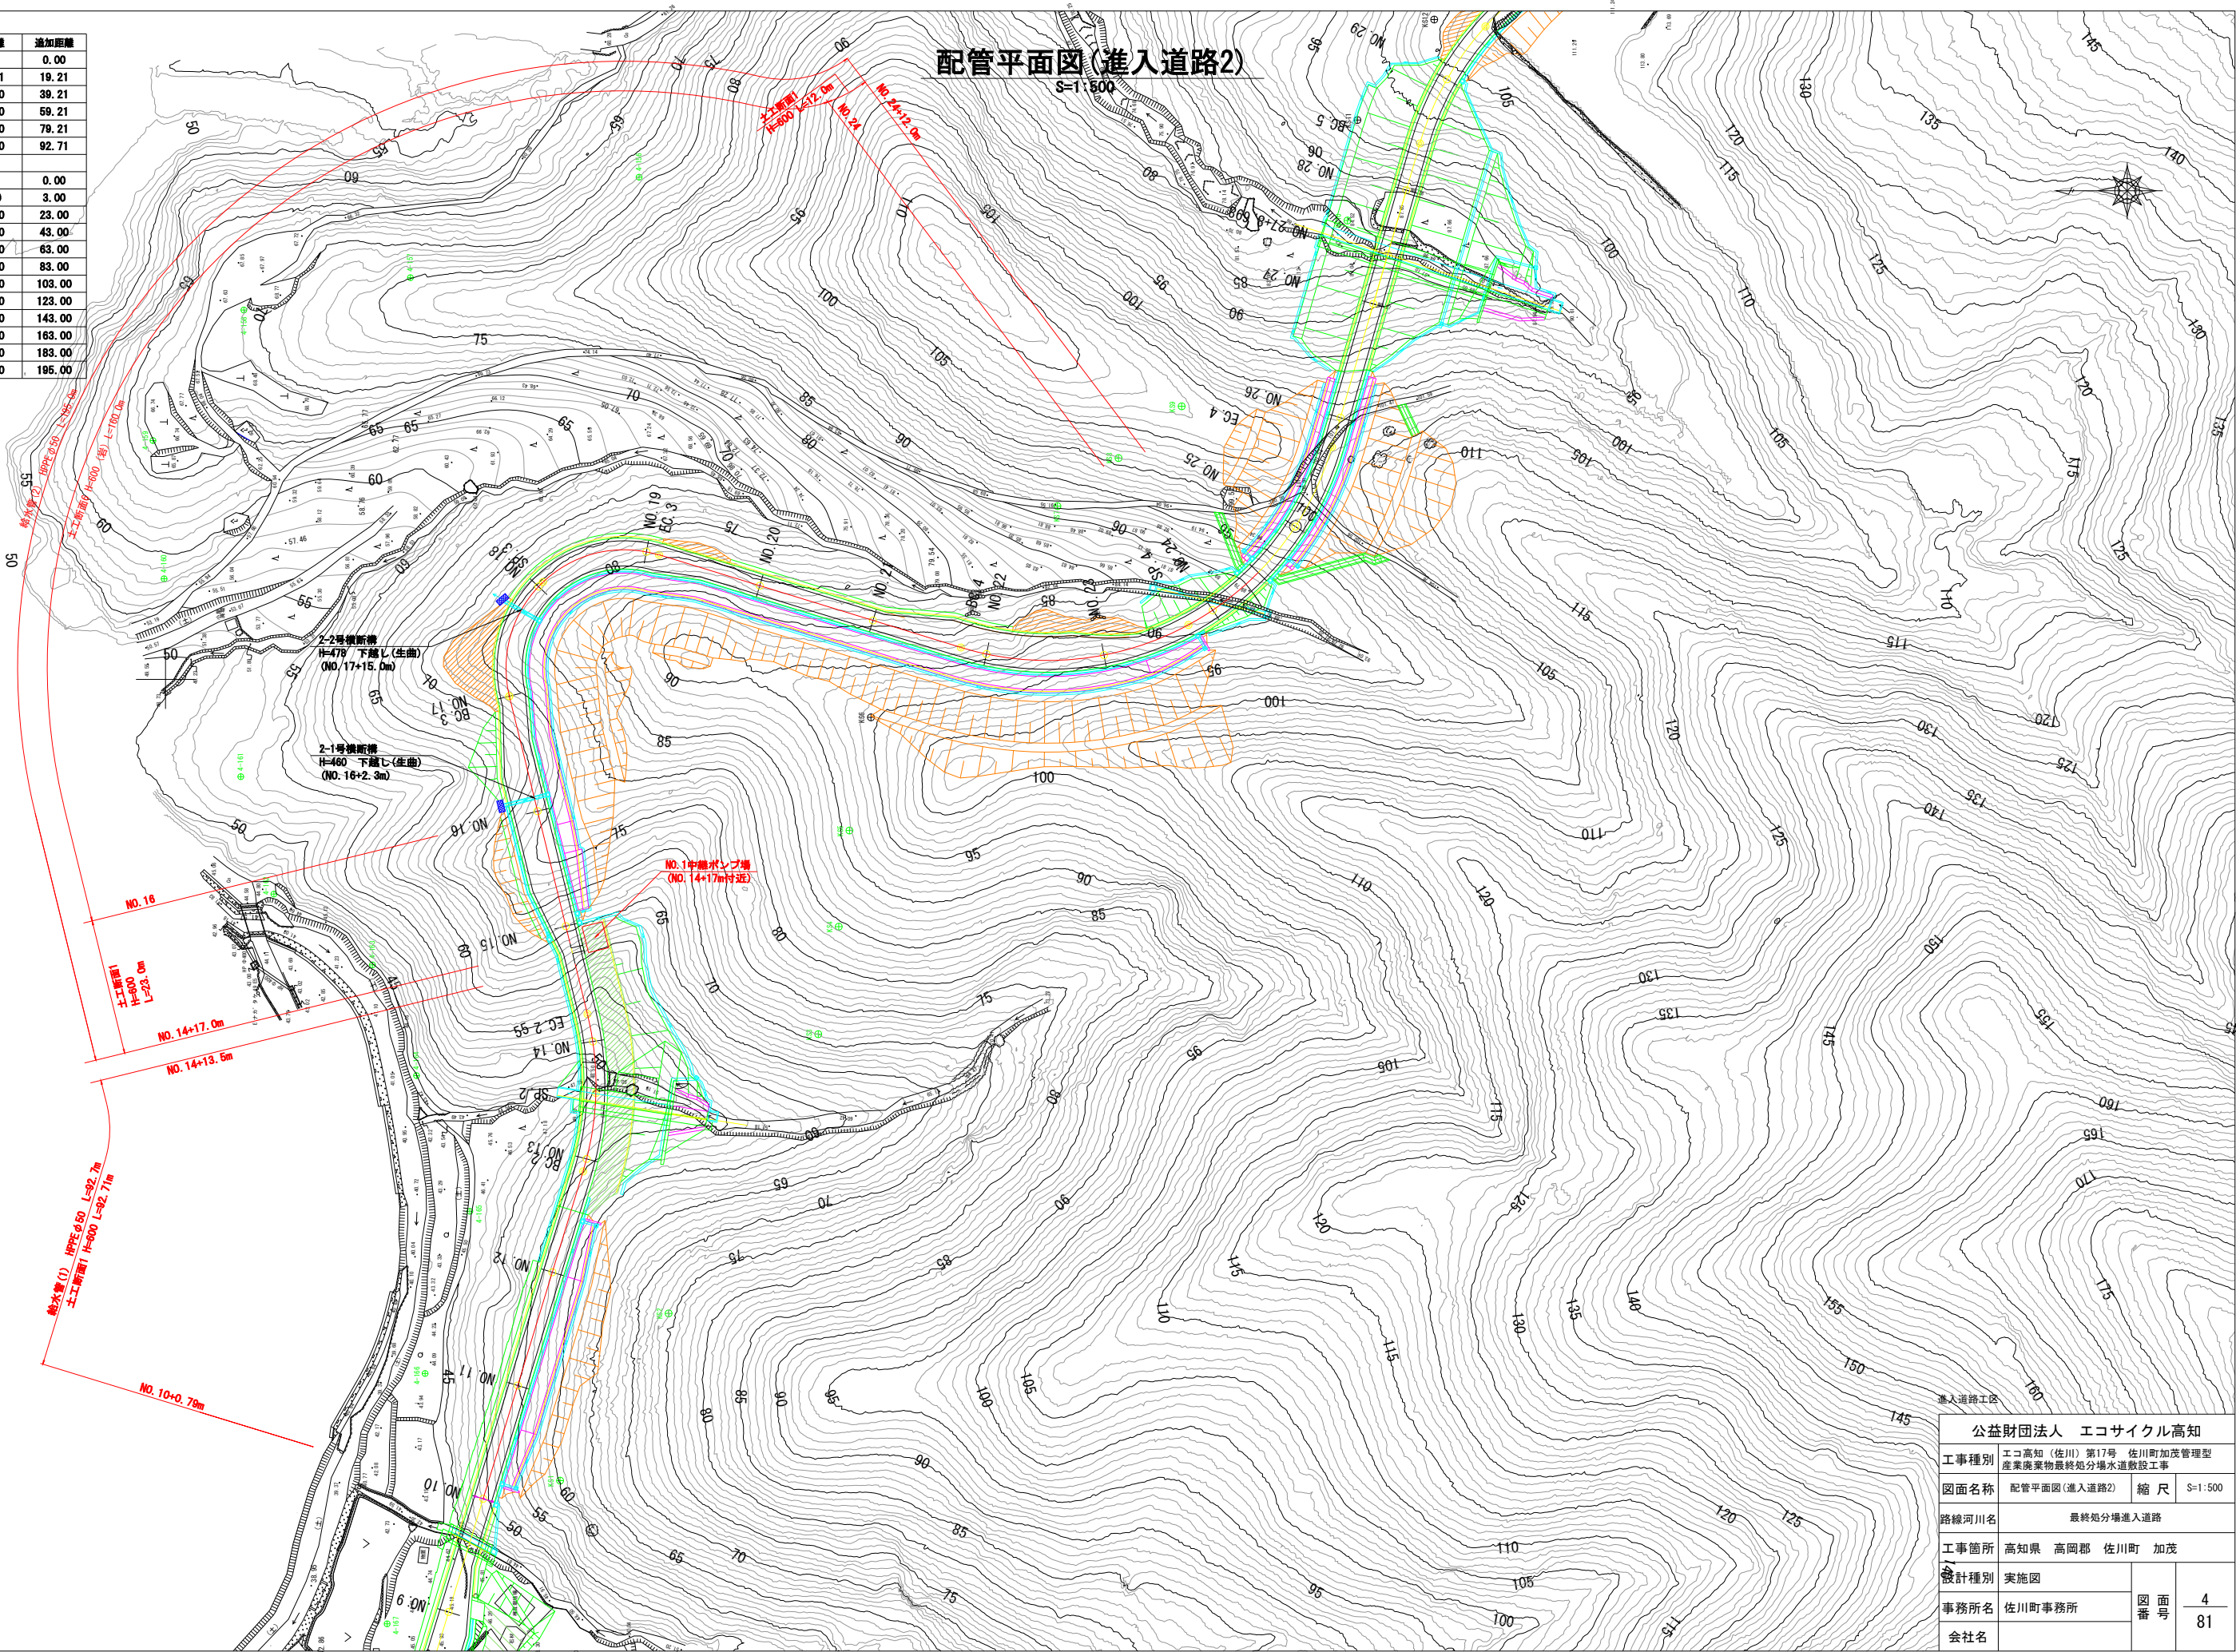

|                 |                                       |         |         |
|-----------------|---------------------------------------|---------|---------|
| 公益財団法人 エコサイクル高知 |                                       |         |         |
| 工事種別            | エコ高知(佐川)第17号 佐川町加茂管理型産業廃棄物最終処分場水道敷設工事 |         |         |
| 図面名称            | 配管平面図(進入道路2)                          | 縮 尺     | S=1:500 |
| 路線河川名           | 最終処分場進入道路                             |         |         |
| 工事箇所            | 高知県 高岡郡 佐川町 加茂                        |         |         |
| 設計種別            | 実施図                                   | 図 面 番 号 | 4<br>81 |
| 事務所名            | 佐川町事務所                                |         |         |
| 会社名             |                                       |         |         |


配管詳細図(進入道路2)

※PPPEとは、水道配水用ポリエチレン管を示す。  
※鋼鉄製異形管埋設部には、ポリエチレンスリーブを被覆すること。  
※道路埋設部には、管明示シート・管明示テープを布設すること。  
※できる限り曲管を使用せずに許容曲げ半径の範囲内で布設すること。  
※管割図の曲管に記す(VB)とは垂直方向、(DB)とはひねり方向を示す。


| 口径  | 許容曲げ半径 |
|-----|--------|
| φ50 | 5.0m   |

水路下越標準図  
S=NON

 
※できる限り曲管を使用せずに許容曲げ半径の範囲内で布設すること。



管割図  
S=NON

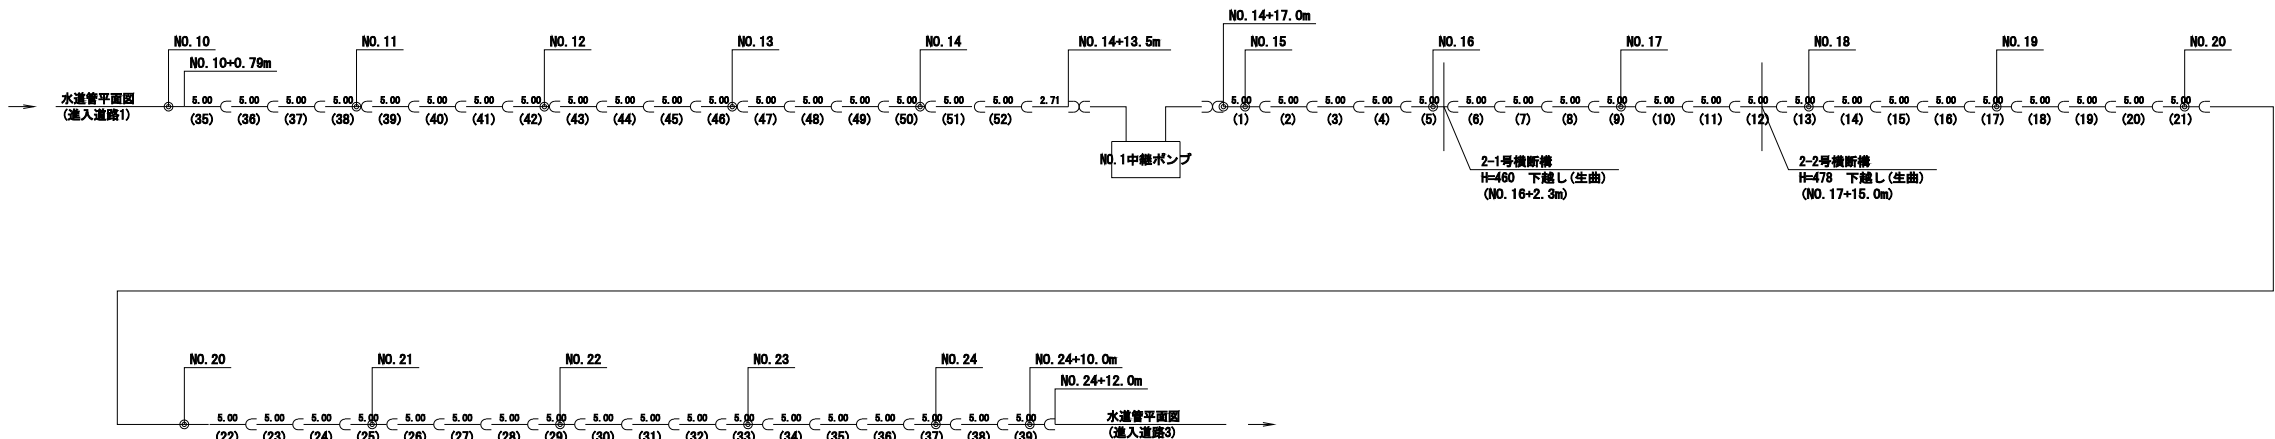

|                 |                                       |         |         |
|-----------------|---------------------------------------|---------|---------|
| 進入道路工区          |                                       |         |         |
| 公益財団法人 エコサイクル高知 |                                       |         |         |
| 工事種別            | エコ高知（佐川）第17号 佐川町加茂管理型産業廃棄物最終処分場水道敷設工事 |         |         |
| 図面名称            | 配管詳細図（進入道路2）                          | 縮 尺     | NON     |
| 路線河川名           | 最終処分場進入道路                             |         |         |
| 工事箇所            | 高知県 高岡郡 佐川町 加茂                        |         |         |
| 設計種別            | 実施図                                   | 図 面 番 号 | 5<br>81 |
| 事務所名            | 佐川町事務所                                |         |         |
| 会社名             |                                       |         |         |

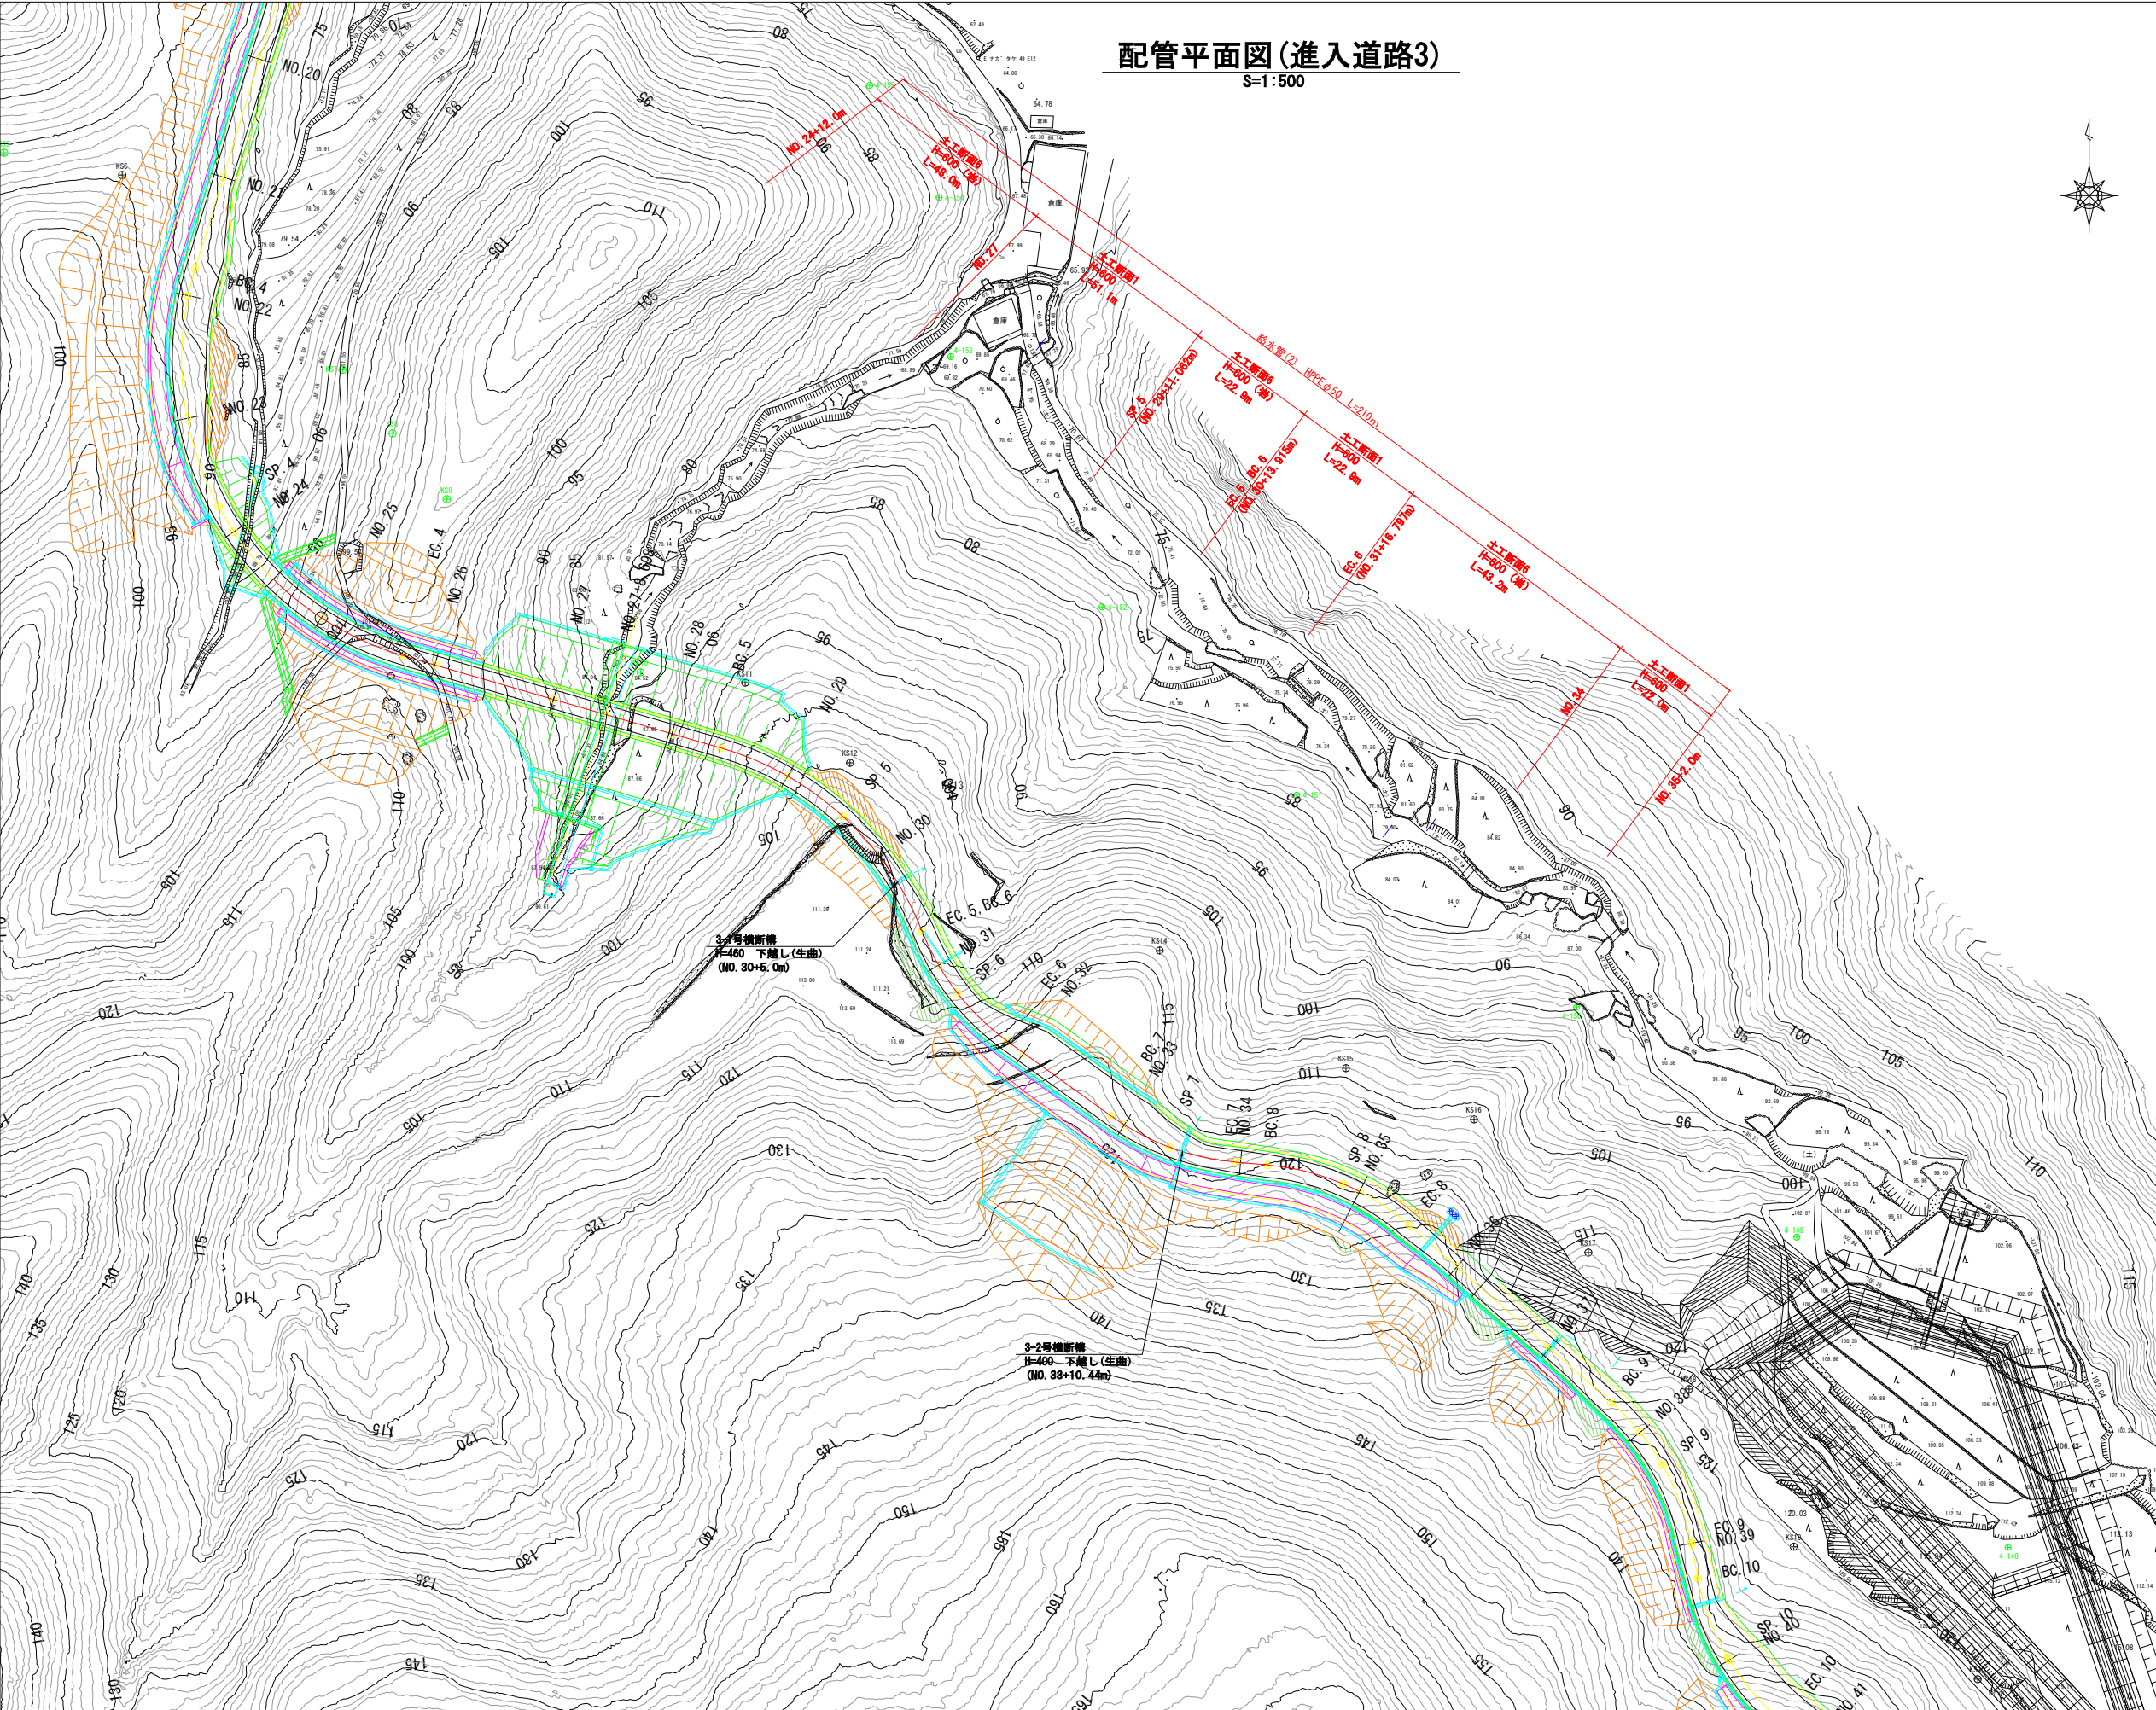

配管平面図(進入道路3)  
S=1:500

| 測点           | 短距離   | 追加距離   |
|--------------|-------|--------|
| NO. 24+12.0m |       | 0.00   |
| NO. 25       | 8.00  | 8.00   |
| NO. 26       | 20.00 | 28.00  |
| NO. 27       | 20.00 | 48.00  |
| NO. 28       | 20.00 | 68.00  |
| NO. 29       | 20.00 | 88.00  |
| NO. 30       | 20.00 | 108.00 |
| NO. 31       | 20.00 | 128.00 |
| NO. 32       | 20.00 | 148.00 |
| NO. 33       | 20.00 | 168.00 |
| NO. 34       | 20.00 | 188.00 |
| NO. 35       | 20.00 | 208.00 |
| NO. 35+2.0m  | 2.00  | 210.00 |

|                 |                                       |    |         |
|-----------------|---------------------------------------|----|---------|
| 公益財団法人 エコサイクル高知 |                                       |    |         |
| 工事種別            | エコ高知(佐川)第17号 佐川町加茂管理型産業廃棄物最終処分場水道敷設工事 |    |         |
| 図面名称            | 配管平面図(進入道路3)                          | 縮尺 | S=1:500 |
| 路線河川名           | 最終処分場進入道路                             |    |         |
| 工事箇所            | 高知県 高岡郡 佐川町 加茂                        |    |         |
| 設計種別            | 実施図                                   |    |         |
| 事務所名            | 佐川町事務所                                | 図番 | 6       |
| 会社名             |                                       | 面号 | 81      |


配管詳細図(進入道路3)

※HPPEとは、水道配水用ポリエチレン管を示す。  
※舗装既設異形管埋設部には、ポリエチレンスリーブを被覆すること。  
※道路埋設部には、管明示シート・管明示テープを布設すること。  
※できる限り曲管を使用せずに許容曲げ半径の範囲内で布設すること。  
※管割図の曲管に記す(VB)とは垂直方向、(DB)とはひねり方向を示す。


| 口径  | 許容曲げ半径 |
|-----|--------|
| φ50 | 5.0m   |

水路下越標準図  
S=NON

 ※できる限り曲管を使用せずに許容曲げ半径の範囲内で布設すること。




管割図  
S=NON

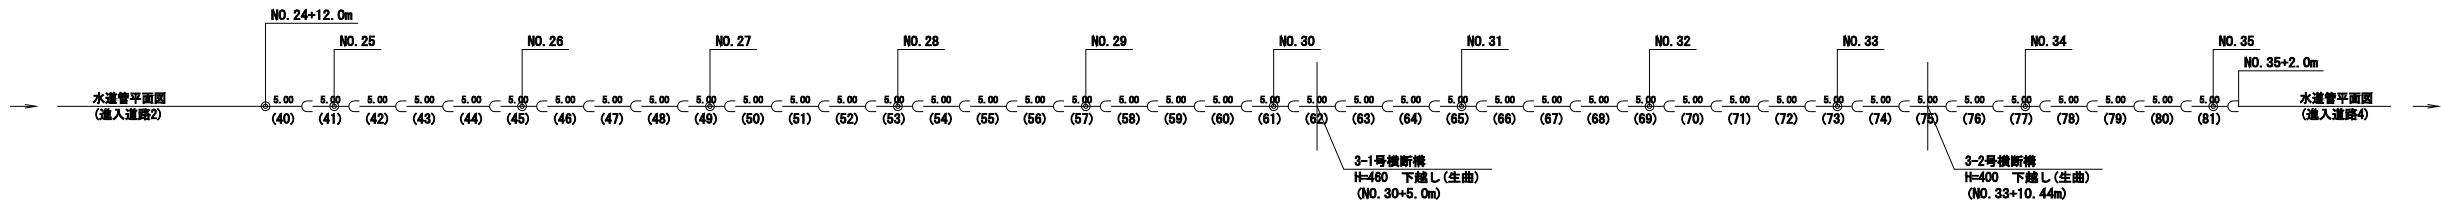


|                 |                                       |      |      |
|-----------------|---------------------------------------|------|------|
| 進入道路工区          |                                       |      |      |
| 公益財団法人 エコサイクル高知 |                                       |      |      |
| 工事種別            | エコ高知(佐川)第17号 佐川町加茂管理型産業廃棄物最終処分場水道敷設工事 |      |      |
| 図面名称            | 配管詳細図(進入道路3)                          | 縮尺   | NON  |
| 路線河川名           | 最終処分場進入道路                             |      |      |
| 工事箇所            | 高知県 高岡郡 佐川町 加茂                        |      |      |
| 設計種別            | 実施図                                   | 図面番号 | 7/81 |
| 事務所名            | 佐川町事務所                                |      |      |
| 会社名             |                                       |      |      |

配管平面図(進入道路4)

 S=1:500



| 測点           | 短距離   | 追加距離   |
|--------------|-------|--------|
| NO. 35+2.0m  |       | 0.00   |
| NO. 36       | 18.00 | 18.00  |
| NO. 36+7.5m  | 7.50  | 25.50  |
| NO. 36+10.0m |       | 0.00   |
| NO. 37       | 10.00 | 10.00  |
| NO. 38       | 20.00 | 30.00  |
| NO. 39       | 20.00 | 50.00  |
| NO. 40       | 20.00 | 70.00  |
| NO. 41       | 20.00 | 90.00  |
| NO. 42       | 20.00 | 110.00 |
| NO. 43       | 20.00 | 130.00 |
| NO. 44       | 20.00 | 150.00 |
| NO. 45       | 20.00 | 170.00 |
| NO. 46       | 20.00 | 190.00 |
| NO. 47       | 20.00 | 210.00 |
| NO. 48       | 20.00 | 230.00 |
| NO. 49       | 20.00 | 250.00 |
| NO. 50       | 20.00 | 270.00 |
| NO. 51       | 20.00 | 290.00 |
| NO. 52       | 20.00 | 310.00 |
| NO. 53       | 20.00 | 330.00 |
| NO. 54       | 20.00 | 350.00 |
| EC. 15       | 18.75 | 368.75 |
| EC. 15+28.4m | 28.40 | 397.15 |

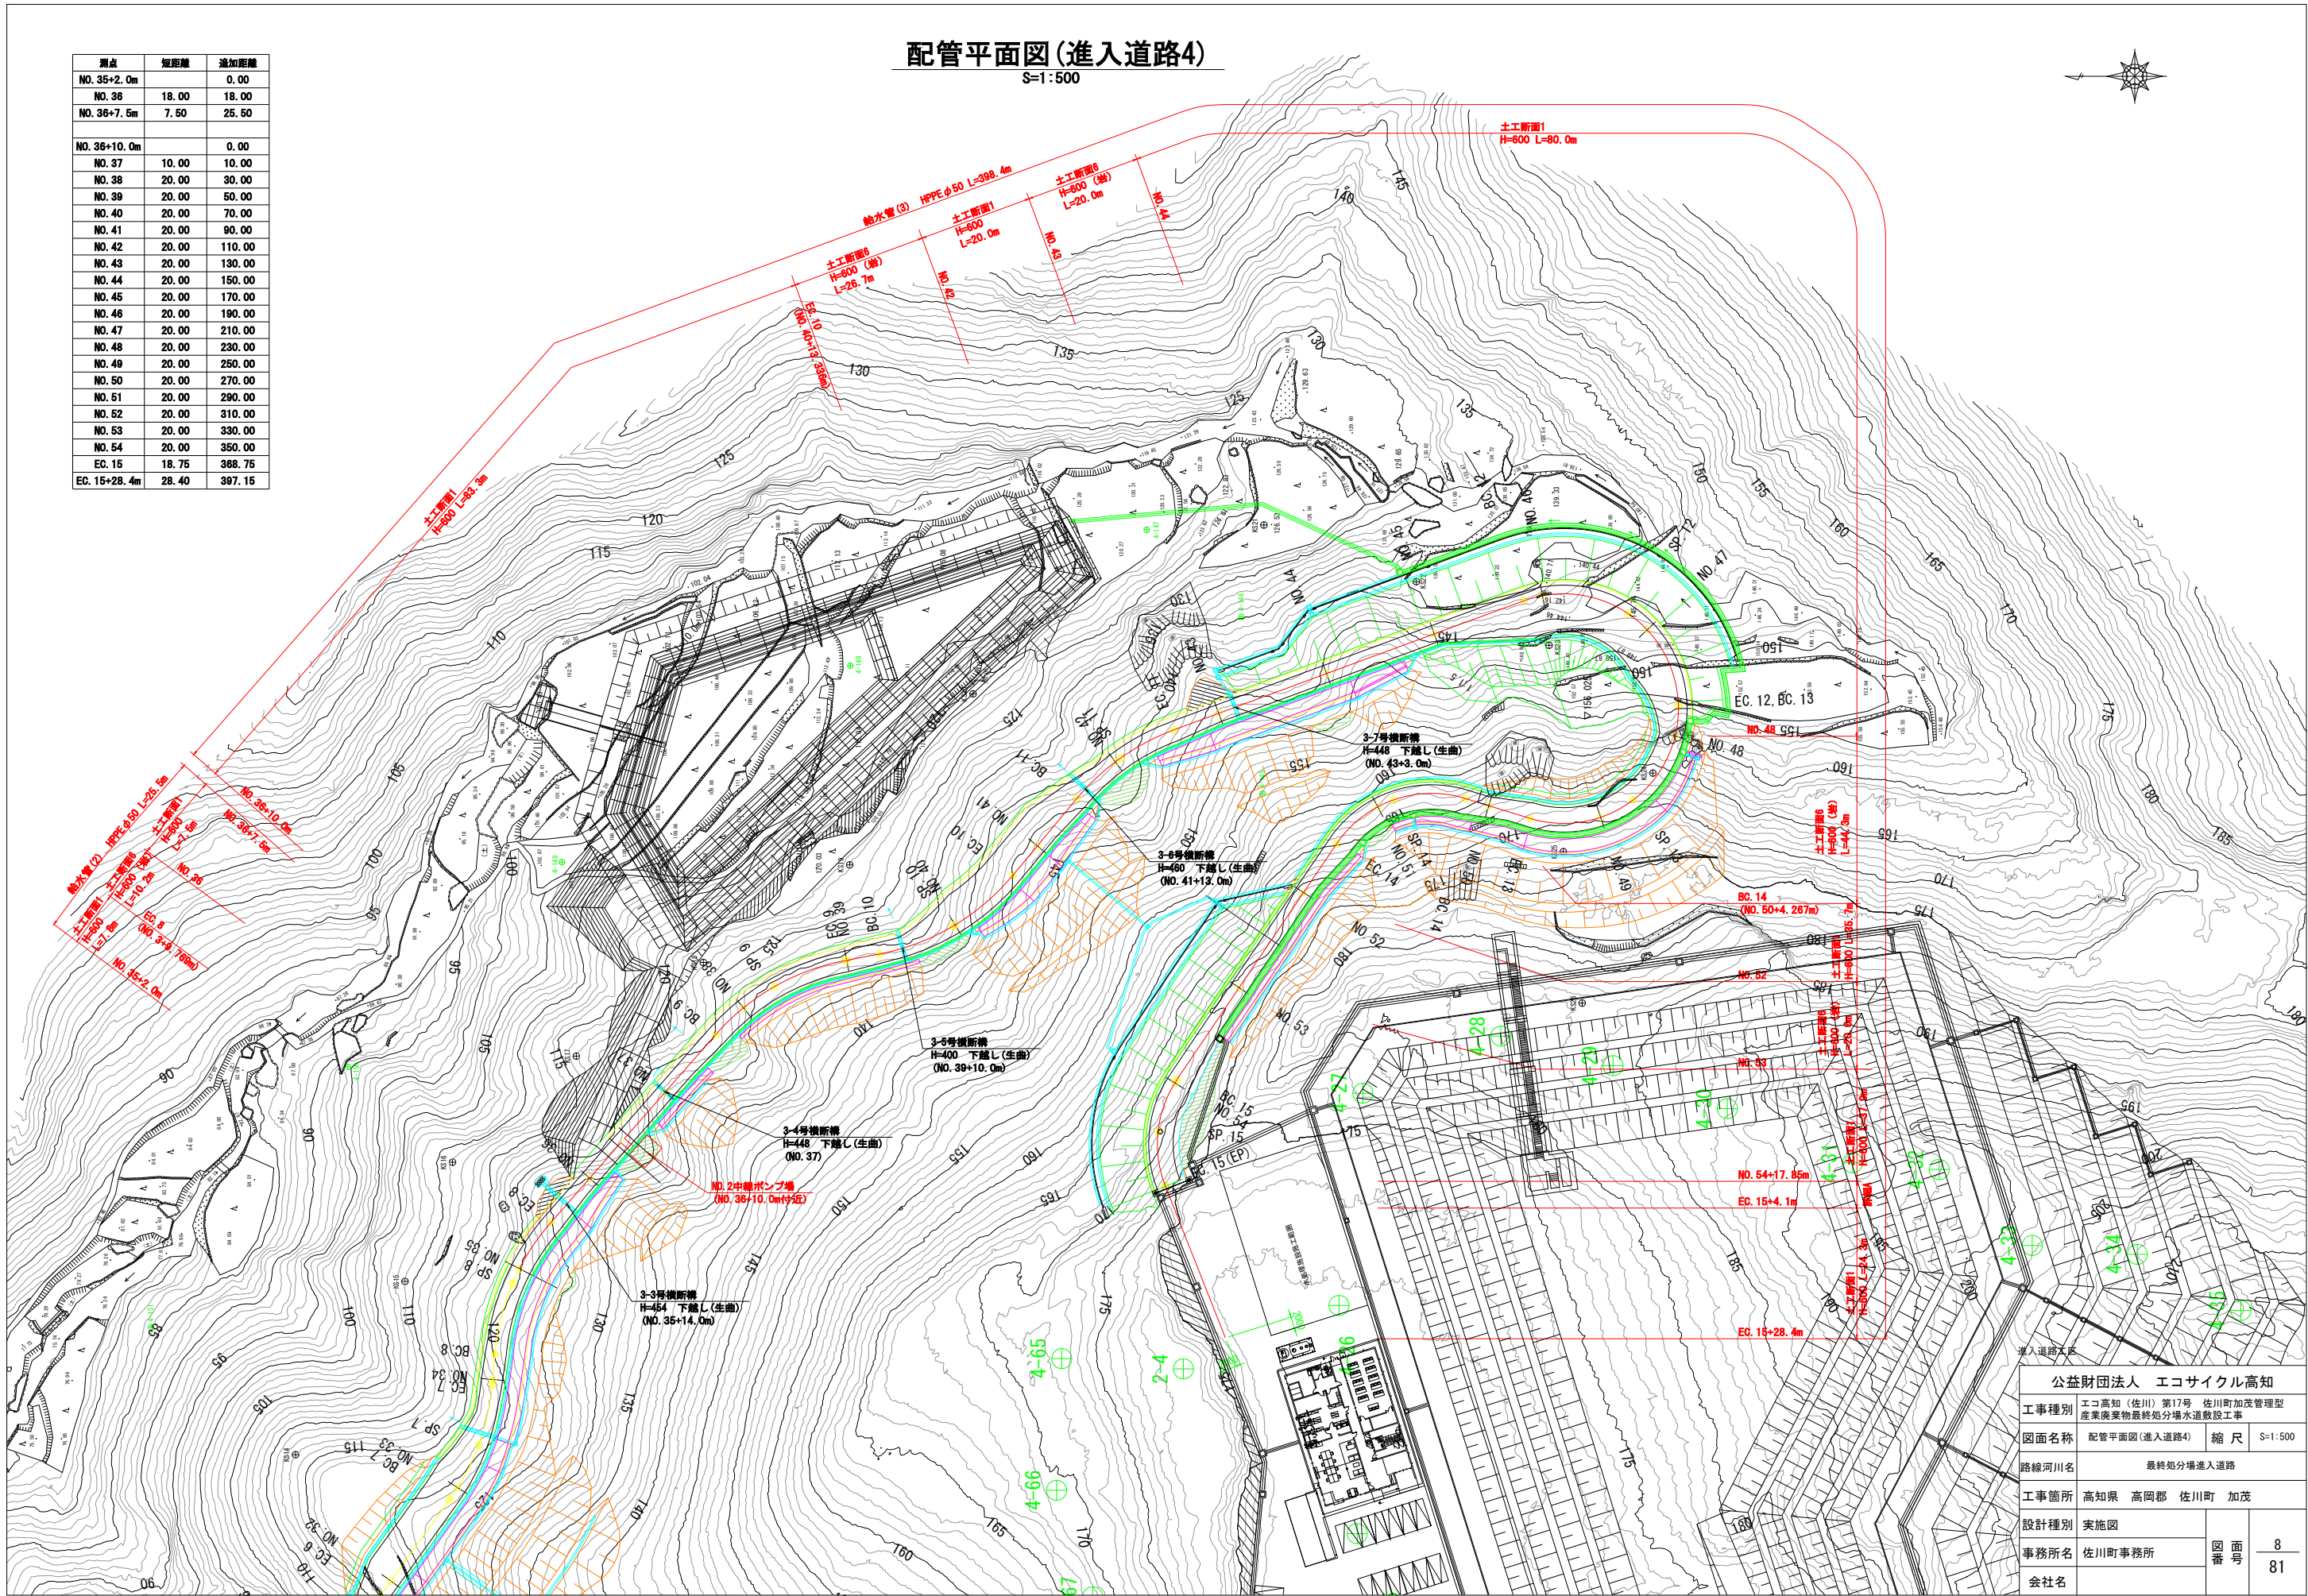

|                 |                                       |    |         |
|-----------------|---------------------------------------|----|---------|
| 公益財団法人 エコサイクル高知 |                                       |    |         |
| 工事種別            | エコ高知(佐川)第17号 佐川町加茂管理型産業廃棄物最終処分場水道敷設工事 |    |         |
| 図面名称            | 配管平面図(進入道路4)                          | 縮尺 | S=1:500 |
| 路線河川名           | 最終処分場進入道路                             |    |         |
| 工事箇所            | 高知県 高岡郡 佐川町 加茂                        |    |         |
| 設計種別            | 実施図                                   |    |         |
| 事務所名            | 佐川町事務所                                | 図番 | 8       |
| 会社名             |                                       |    | 81      |

※PPPEとは、水道配水用ポリエチレン管を指す。

※鋼鉄製異形管埋設部には、ポリエチレンスリーブを被覆すること。

※埋設道路埋設部には、管明示シート・管明示テープを布設すること。



※埋設する配水管を使用せずに許容曲半径の範囲内では布設すること。

※管側面の曲管に記す(VB)とは直進方向、(CB)とはひねり方向を示す。

※既設埋設物の埋設場所・土被り等は推定のため、掘削時には十分注意すること。

|     |        |
|-----|--------|
| 口径  | 許容曲げ半径 |
| φ50 | 5.0m   |

 
※できる限り曲管を使用せずに許容曲げ半径の範囲内で布設すること。

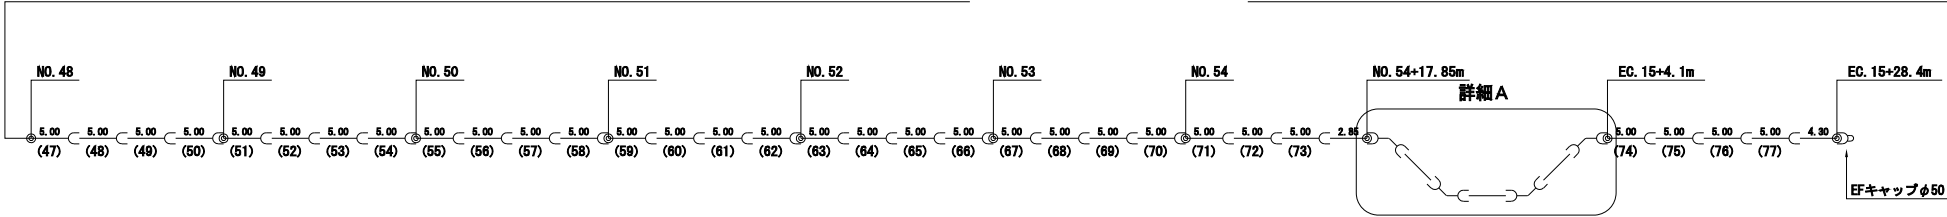[illegible]

## 進入道路工區

| 公益財団法人 エコサイクル高知 |                                           |        |              |
|-----------------|-------------------------------------------|--------|--------------|
| 工事種別            | エコ高知（佐川）第17号 佐川町加茂管理型<br>産業廃棄物最終処分場水道敷設工事 |        |              |
| 図面名称            | 配管詳細図（進入道路4）                              | 縮 尺    | NON          |
| 路線河川名           | 最終処分場進入道路                                 |        |              |
| 工事箇所            | 高知県 高岡郡 佐川町 加茂                            |        |              |
| 設計種別            | 実施図                                       | 図<br>番 | 9<br>—<br>81 |
| 事務所名            | 佐川町事務所                                    |        |              |
| 会社名             |                                           |        |              |


標準掘削断面図  
S=1:20

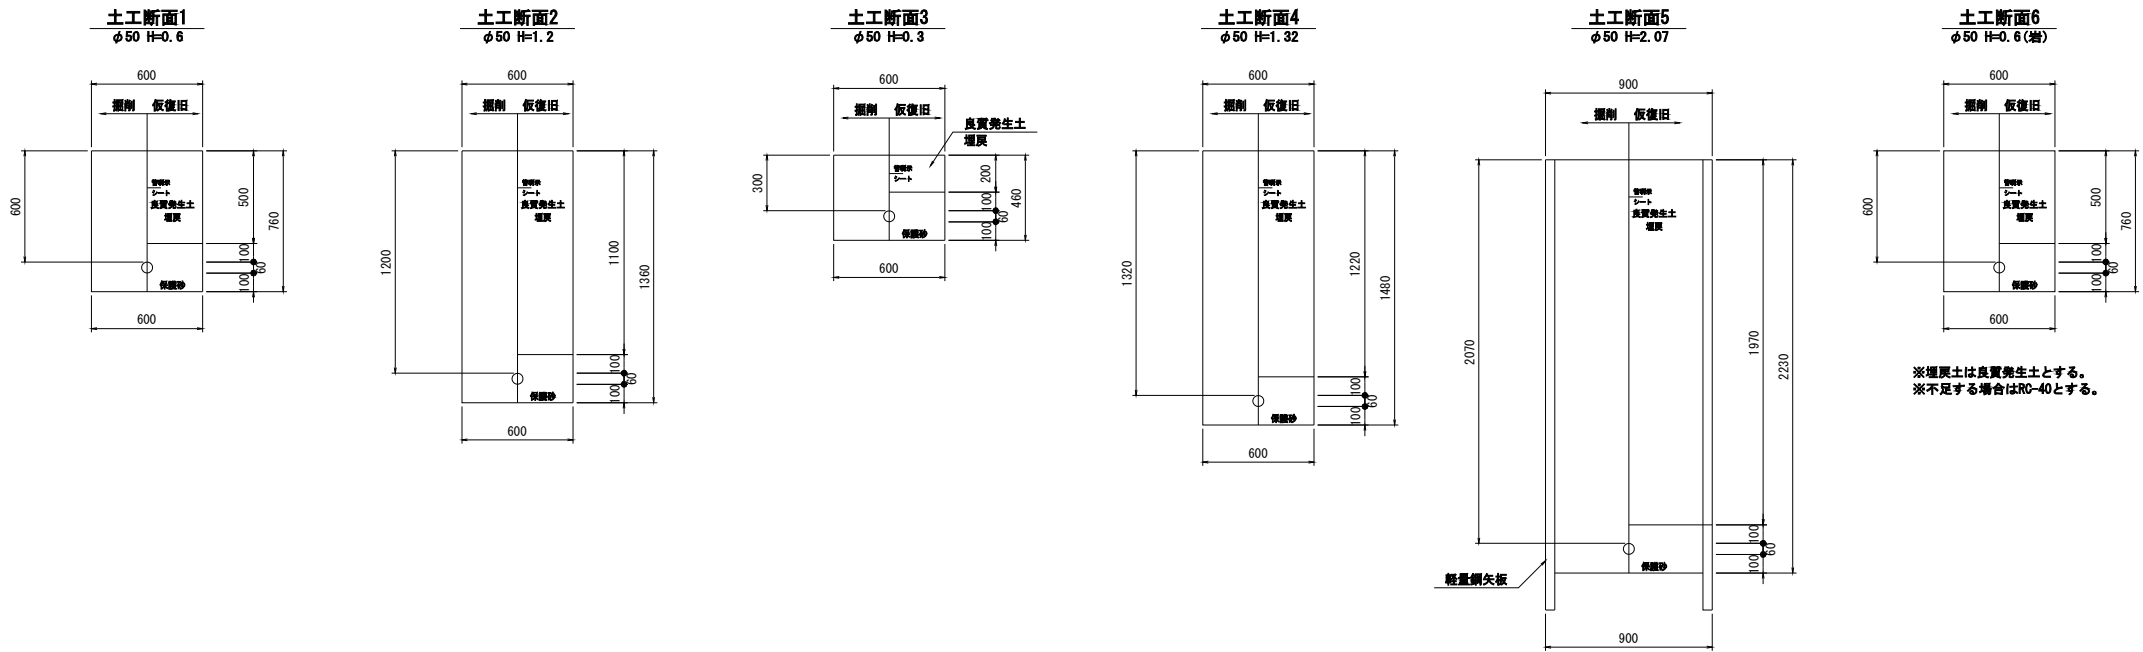

仮設図  
S=1:20  
(参考)

断面図


平面図

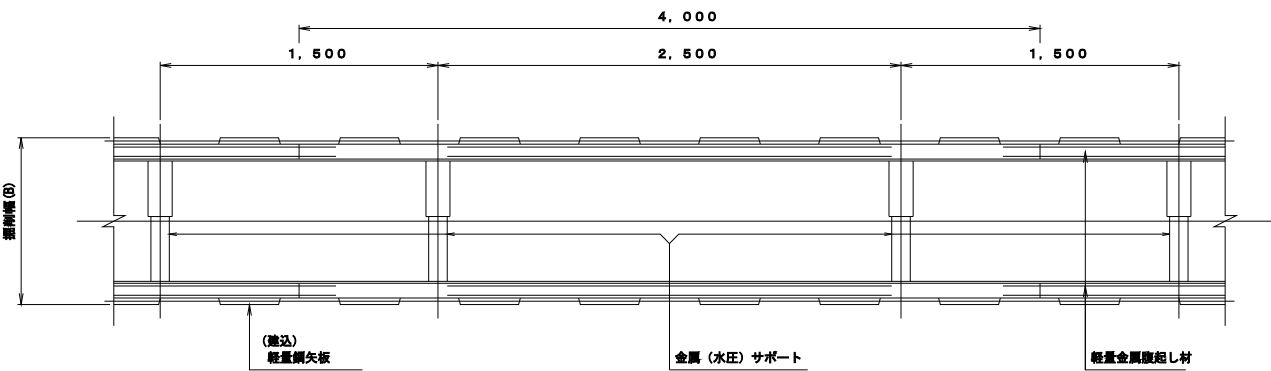

(建設) 軽量鋼矢板

(1段支保)


H≤2.00

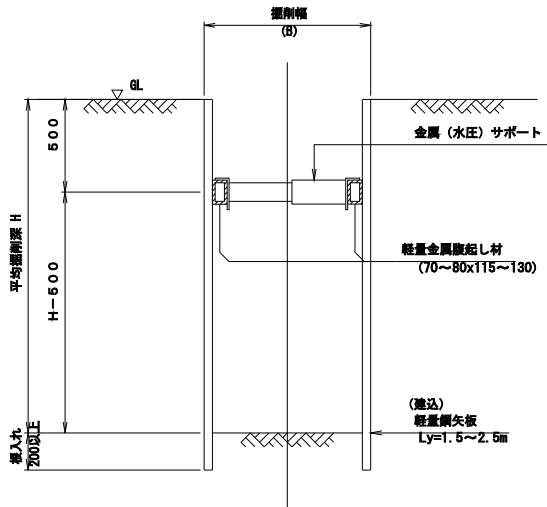

(建設) 軽量鋼矢板

(2段支保)

2.00<H≤3.50

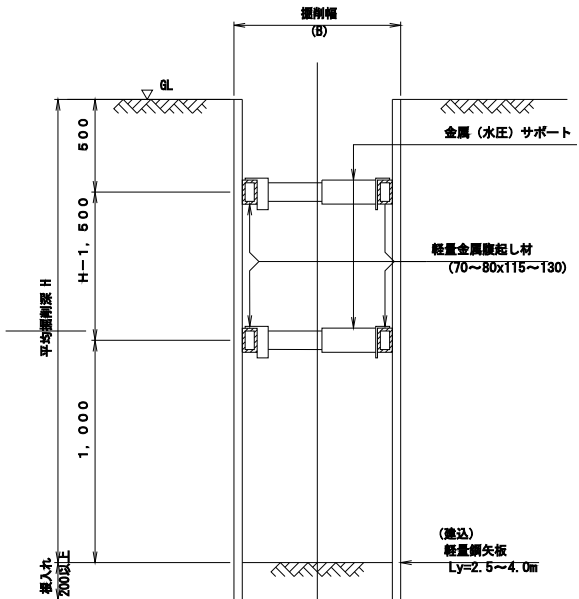

進入道路工区


|                 |                                         |      |        |
|-----------------|-----------------------------------------|------|--------|
| 公益財団法人 エコサイクル高知 |                                         |      |        |
| 工事種別            | エコ高知 (佐川) 第17号 佐川町加茂管理型産業廃棄物最終処分場水道敷設工事 |      |        |
| 図面名称            | 標準掘削断面図                                 | 縮尺   | S=1:20 |
| 路線河川名           | 最終処分場進入道路                               |      |        |
| 工事箇所            | 高知県 高岡郡 佐川町 加茂                          |      |        |
| 設計種別            | 実施図                                     | 図面番号 | 1081   |
| 事務所名            | 佐川町事務所                                  |      |        |
| 会社名             |                                         |      |        |

横断図(1)

S=1:100

NO. 1

GH=41.64  
FH=42.529

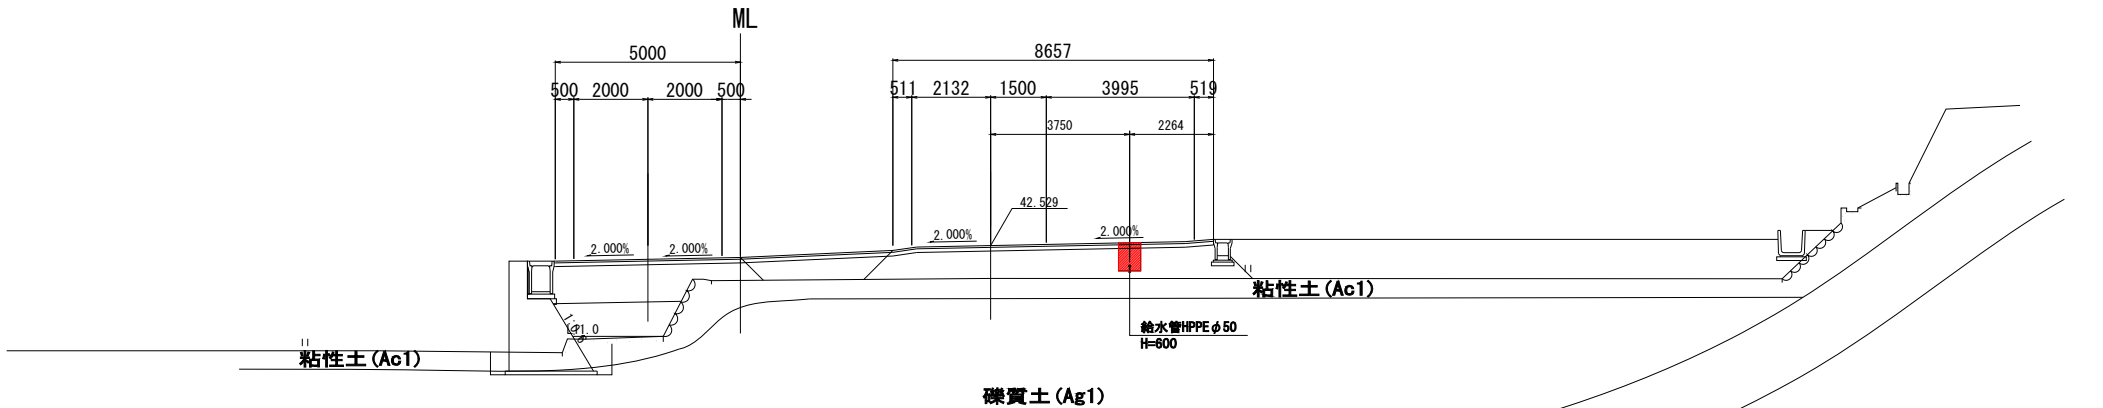


基盤岩 (Ms1)

基盤岩 (Ms2)

NO. 0

GH=41.60  
FH=41.705

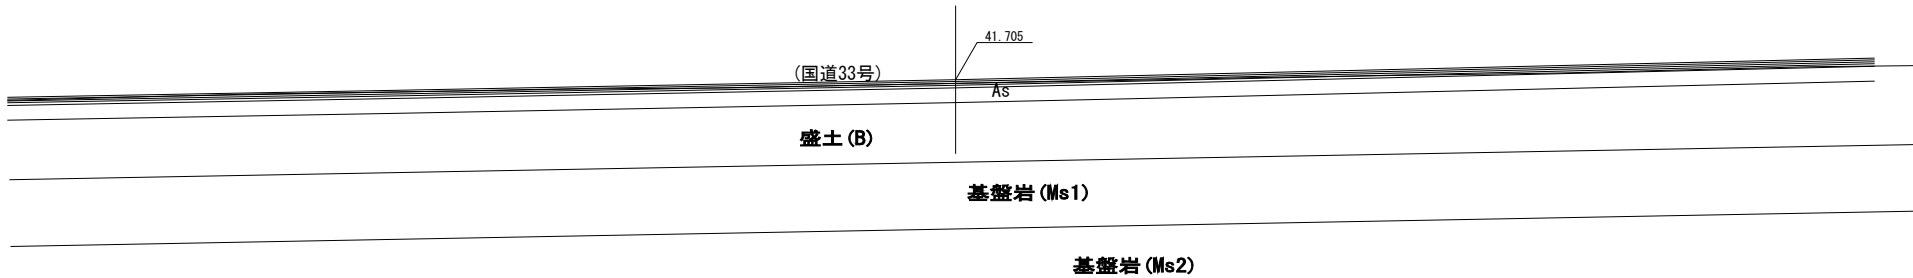

(国道33号)

盛土 (B)

基盤岩 (Ms1)

基盤岩 (Ms2)

DL=35.00

DL=35.00

進入道路工区


|                 |                                       |             |          |
|-----------------|---------------------------------------|-------------|----------|
| 公益財団法人 エコサイクル高知 |                                       |             |          |
| 工事種別            | エコ高知（佐川）第17号 佐川町加茂管理型産業廃棄物最終処分場水道敷設工事 |             |          |
| 図面名称            | 横断図(1)                                | 縮尺          | S=1:100  |
| 路線河川名           | 最終処分場進入道路                             |             |          |
| 工事箇所            | 高知県 高岡郡 佐川町 加茂                        |             |          |
| 設計種別            | 実施図                                   |             |          |
| 事務所名            | 佐川町事務所                                | 図<br>番<br>号 | 11<br>81 |
| 会社名             |                                       |             |          |

横断図(2)

S=1:100

NO. 2


GH=42.90  
FH=42.797

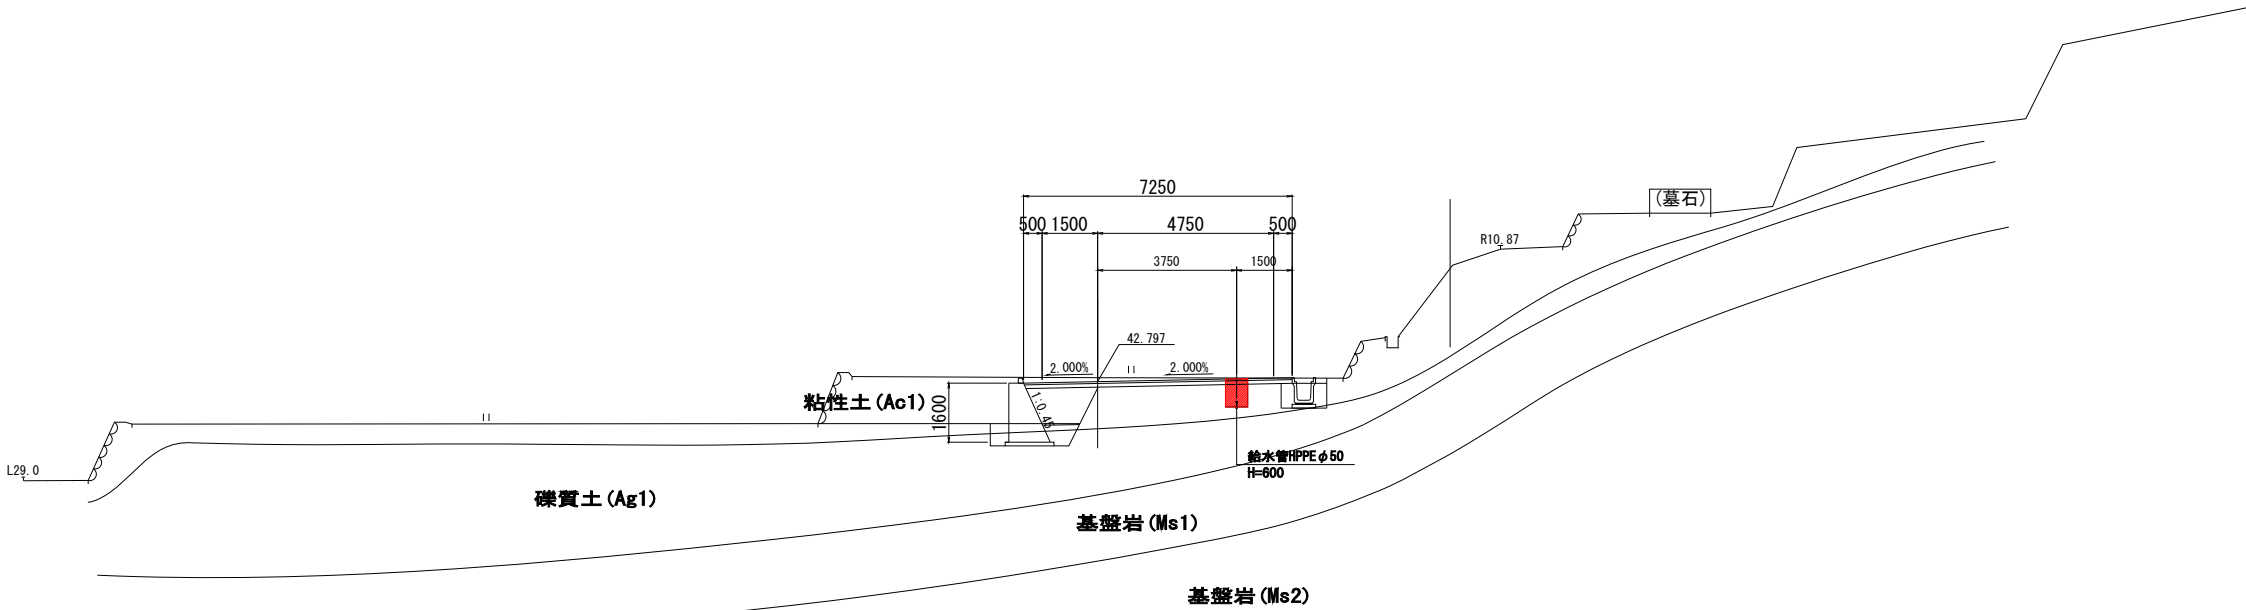

DL=35.00

BC. 1

GH=42.92  
FH=42.735

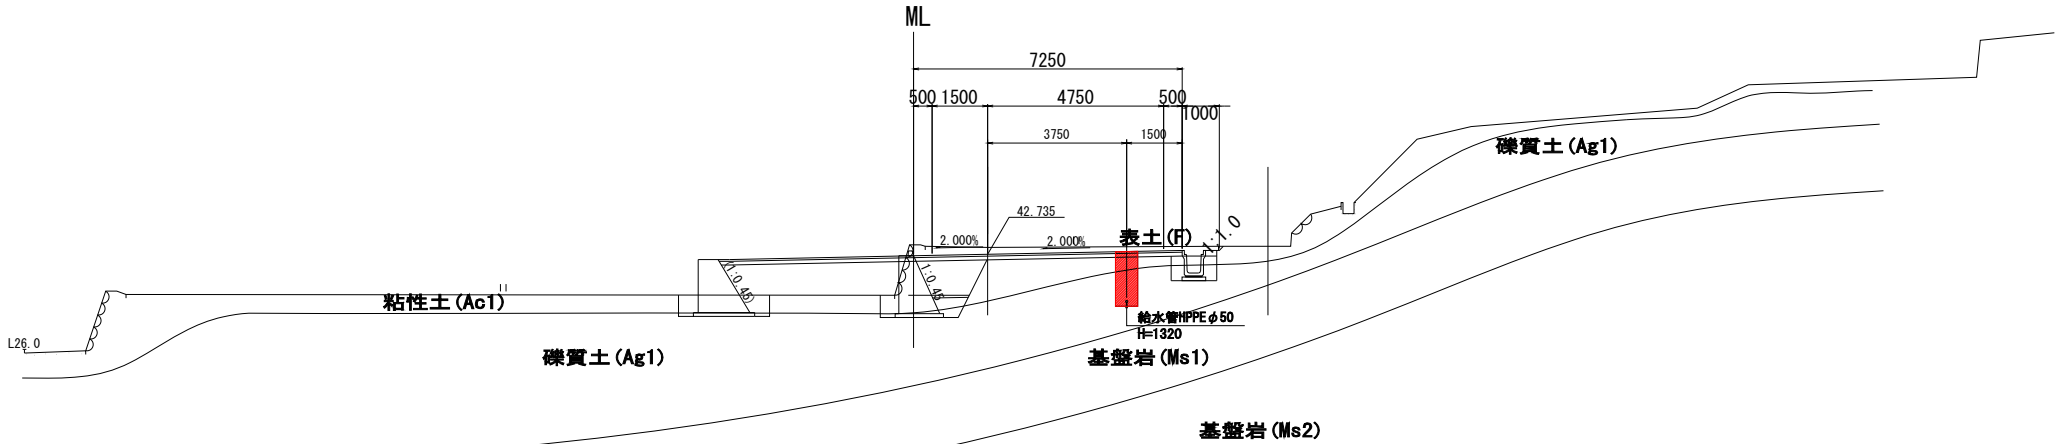

DL=35.00

進入道路工区


|                 |                                       |    |         |
|-----------------|---------------------------------------|----|---------|
| 公益財団法人 エコサイクル高知 |                                       |    |         |
| 工事種別            | エコ高知（佐川）第17号 佐川町加茂管理型産業廃棄物最終処分場水道敷設工事 |    |         |
| 図面名称            | 横断図(2)                                | 縮尺 | S=1:100 |
| 路線河川名           | 最終処分場進入道路                             |    |         |
| 工事箇所            | 高知県 高岡郡 佐川町 加茂                        |    |         |
| 設計種別            | 実施図                                   |    |         |
| 事務所名            | 佐川町事務所                                | 図番 | 12      |
| 会社名             |                                       |    | 81      |

横断図(3)

S=1:100


NO. 3

GH=45.12  
FH=43.270

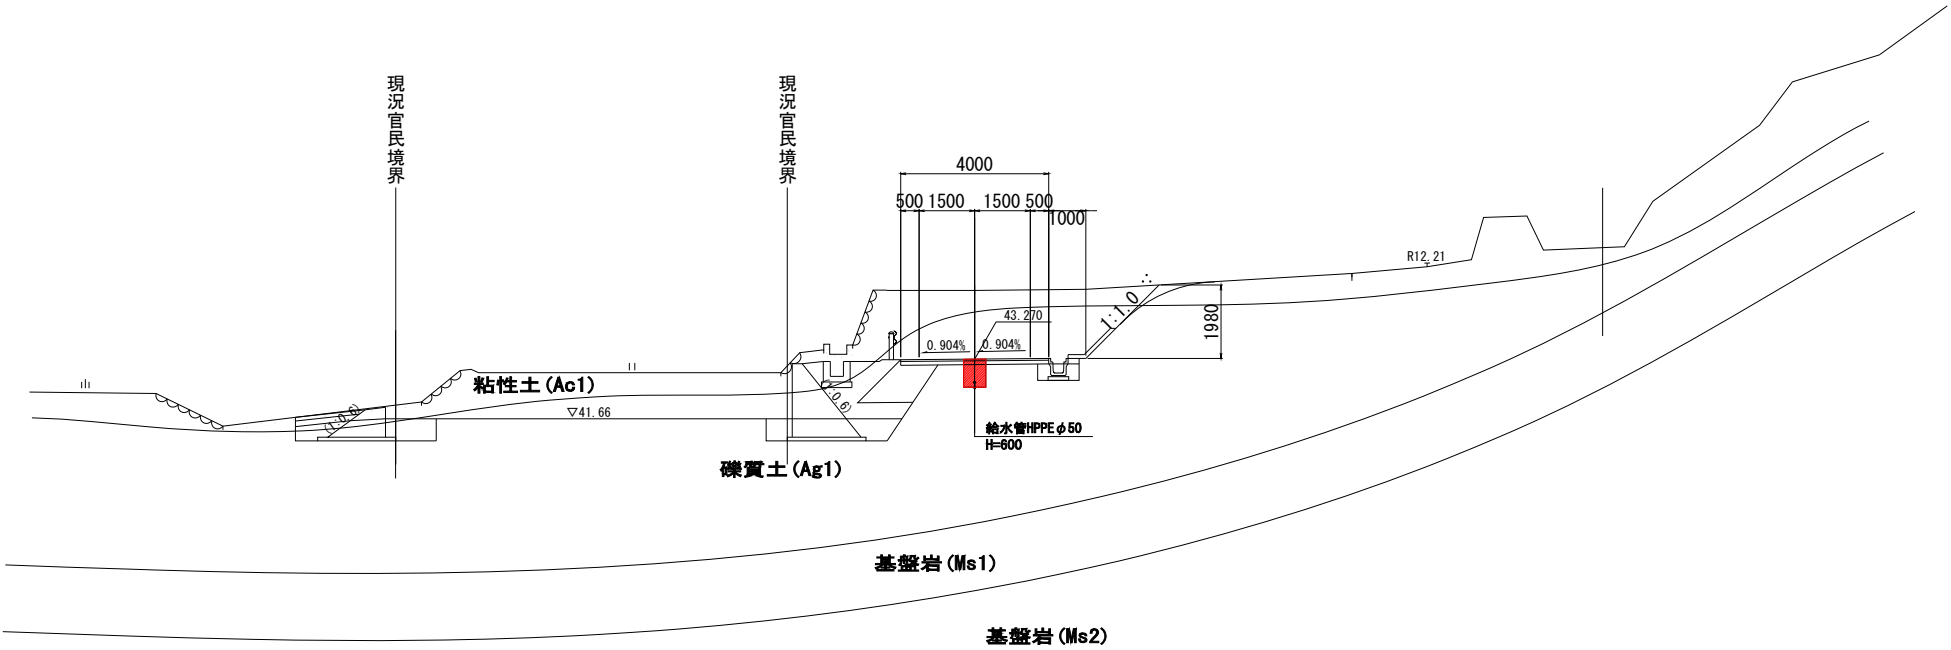

SP. 1

GH=42.89  
FH=42.890

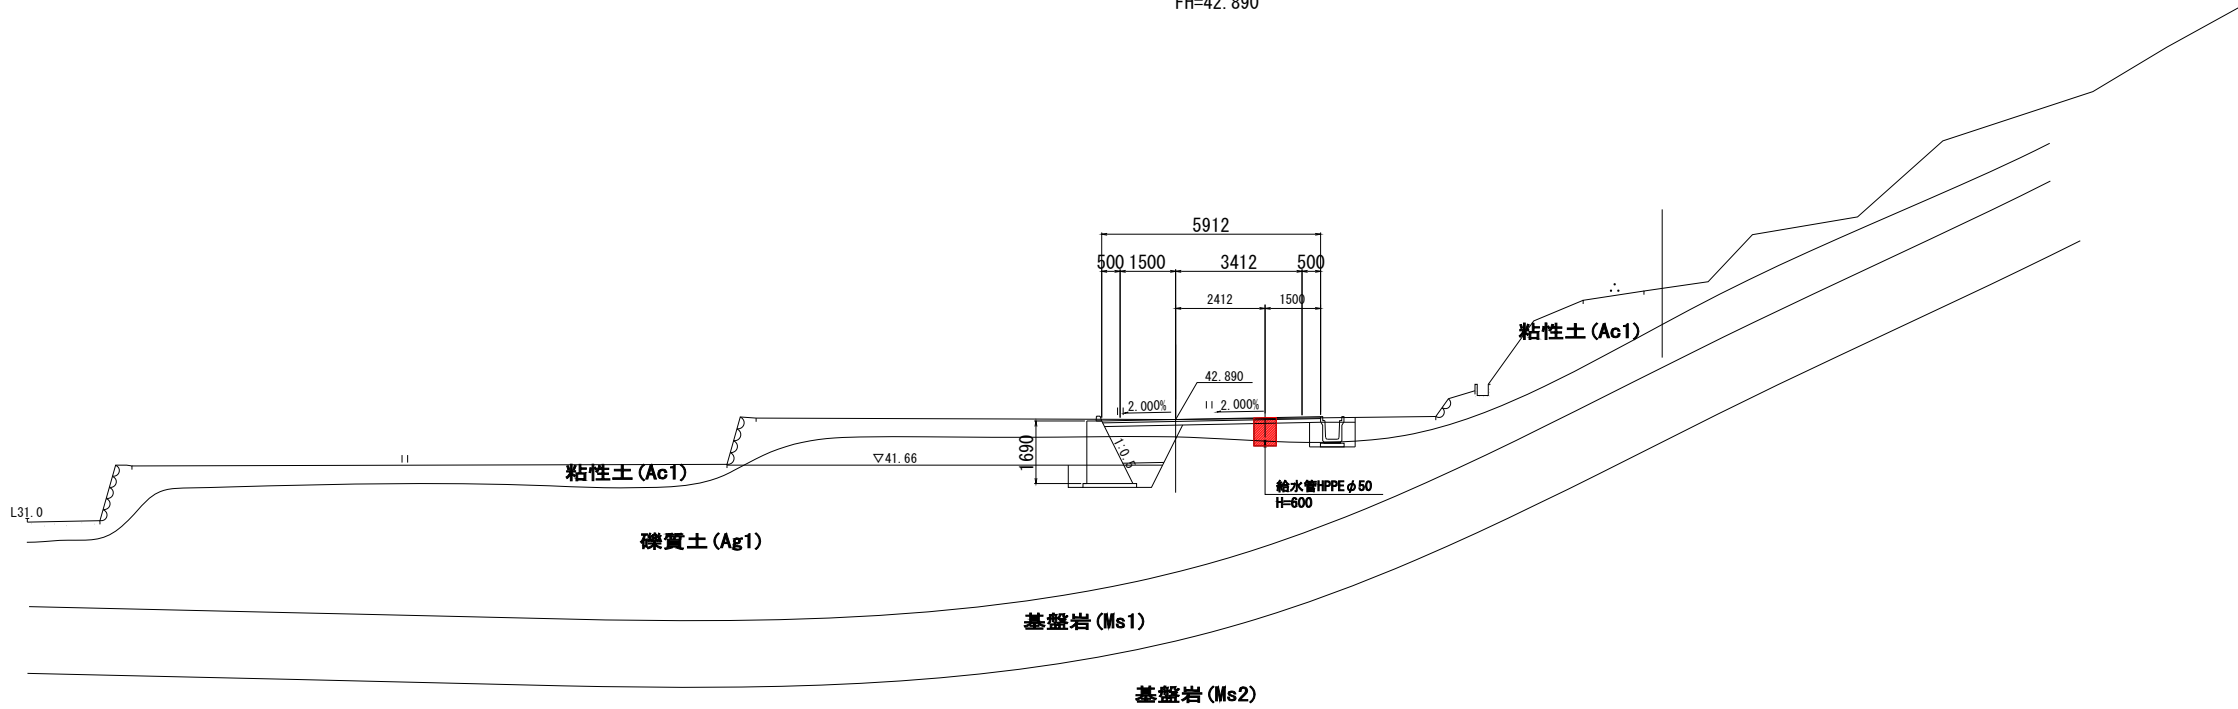

進入道路工区


|                 |                                       |             |          |
|-----------------|---------------------------------------|-------------|----------|
| 公益財団法人 エコサイクル高知 |                                       |             |          |
| 工事種別            | エコ高知（佐川）第17号 佐川町加茂管理型産業廃棄物最終処分場水道敷設工事 |             |          |
| 図面名称            | 横断図(3)                                | 縮尺          | S=1:100  |
| 路線河川名           | 最終処分場進入道路                             |             |          |
| 工事箇所            | 高知県 高岡郡 佐川町 加茂                        |             |          |
| 設計種別            | 実施図                                   | 図<br>番<br>号 | 13<br>81 |
| 事務所名            | 佐川町事務所                                |             |          |
| 会社名             |                                       |             |          |

横断図(4)

S=1:100


NO. 5

GH=47.65  
FH=44.710

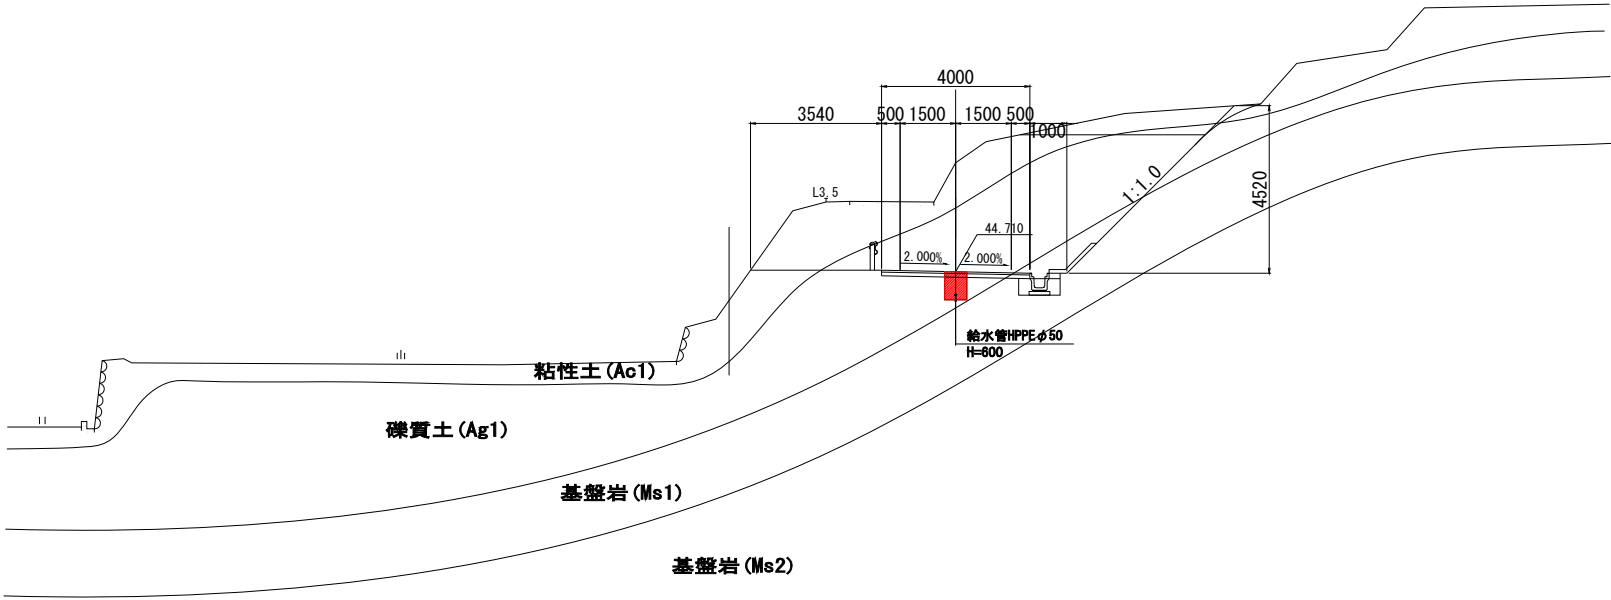

NO. 4

GH=45.49  
FH=43.990

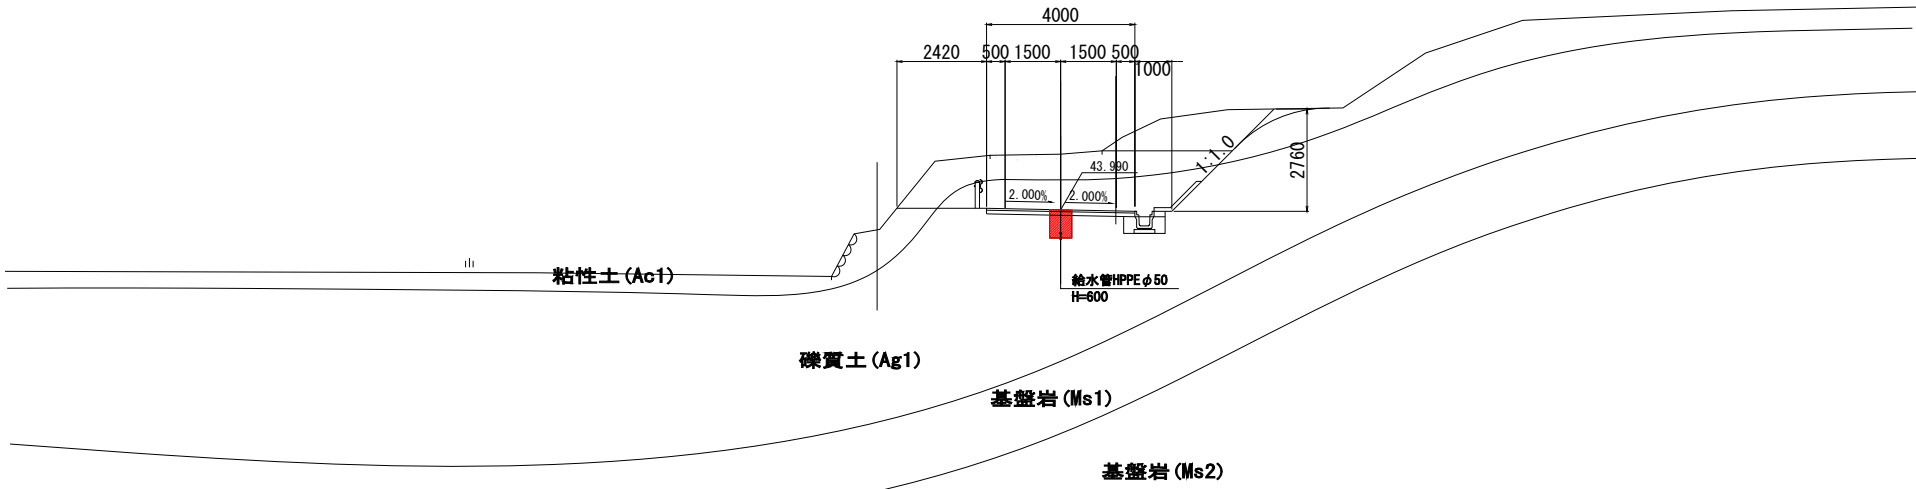


進入道路工区


|                 |                                       |             |         |
|-----------------|---------------------------------------|-------------|---------|
| 公益財団法人 エコサイクル高知 |                                       |             |         |
| 工事種別            | エコ高知（佐川）第17号 佐川町加茂管理型産業廃棄物最終処分場水道敷設工事 |             |         |
| 図面名称            | 横断図(4)                                | 縮尺          | S=1:100 |
| 路線河川名           | 最終処分場進入道路                             |             |         |
| 工事箇所            | 高知県 高岡郡 佐川町 加茂                        |             |         |
| 設計種別            | 実施図                                   |             |         |
| 事務所名            | 佐川町事務所                                | 図<br>番<br>号 | 14      |
| 会社名             |                                       |             | 81      |

横断図(5)

S=1:100

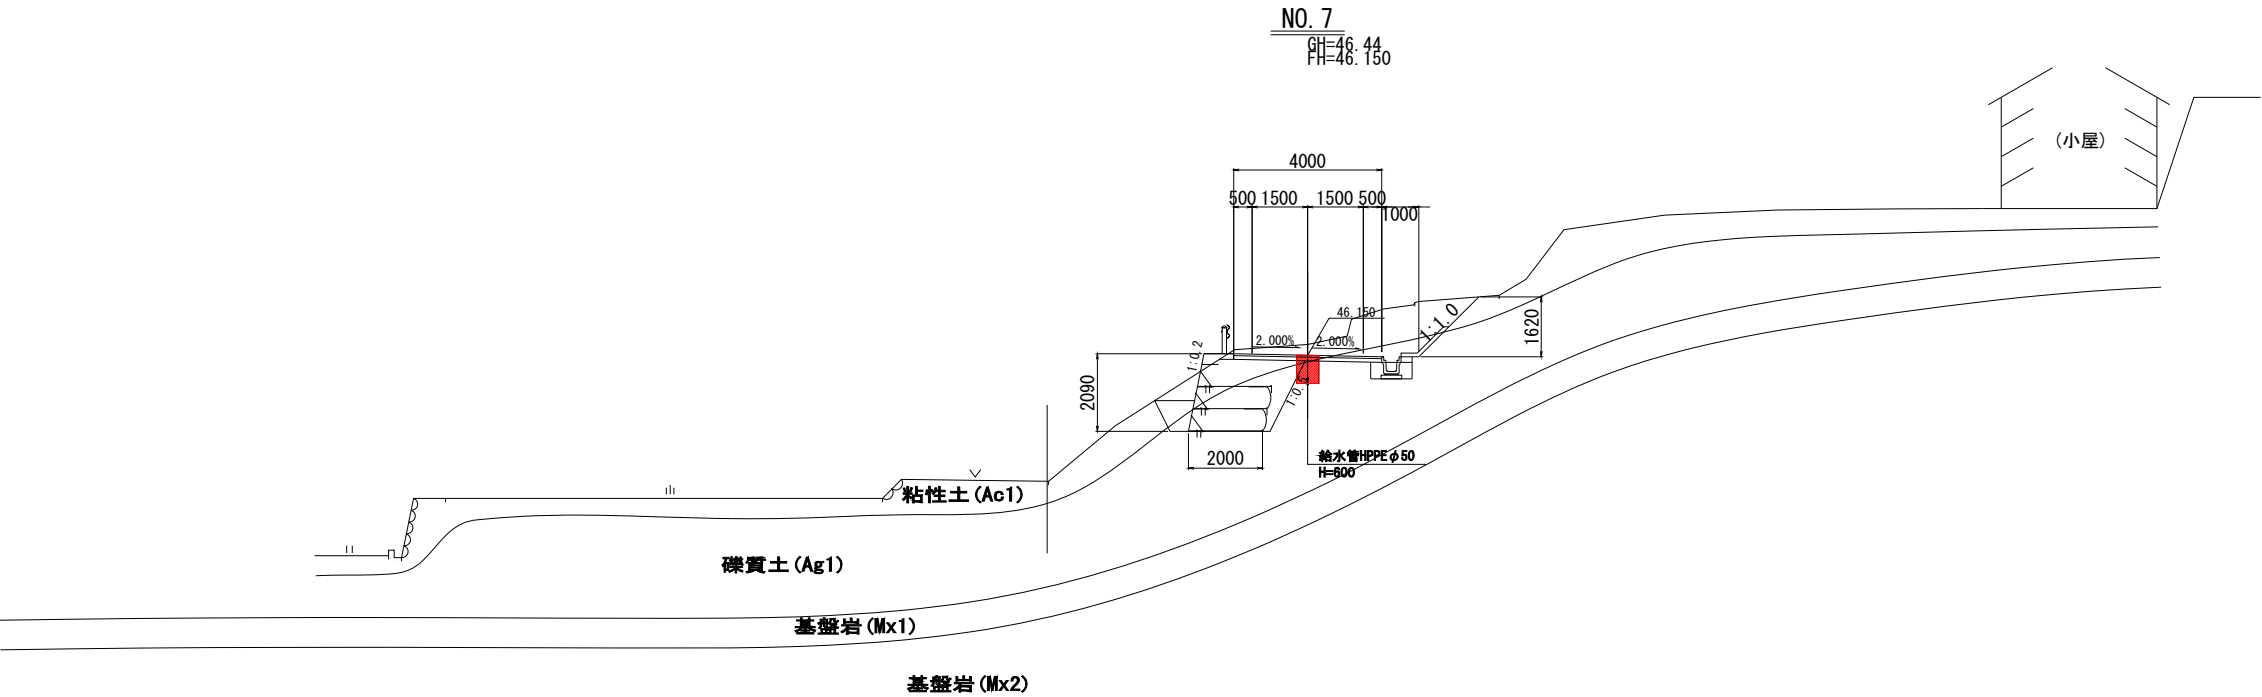

DL=35.00

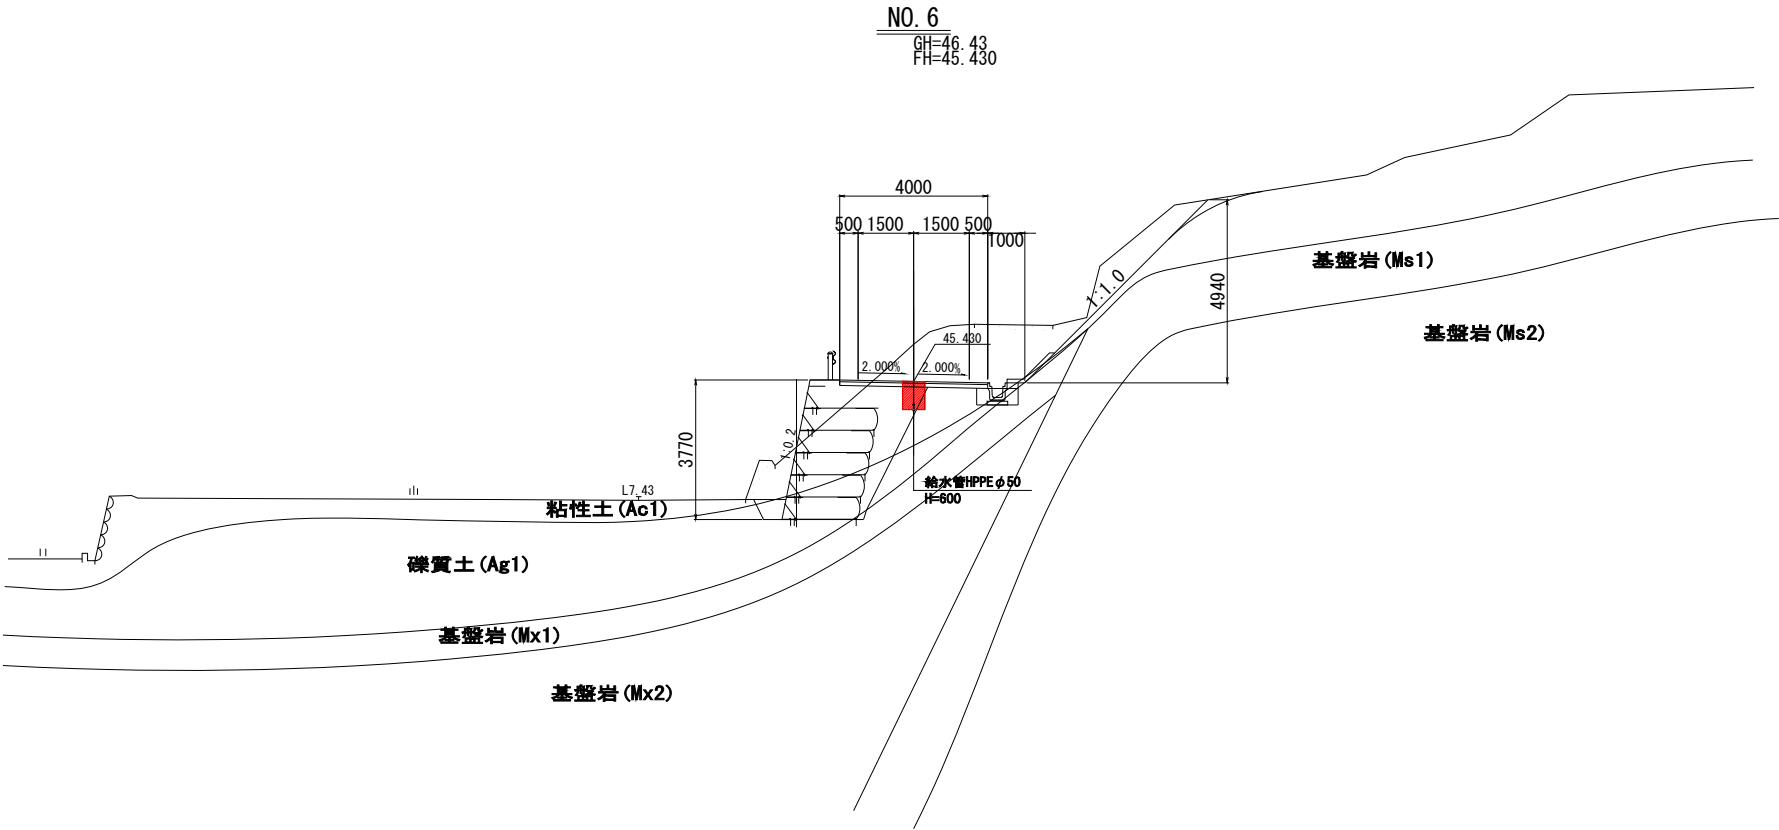


DL=35.00

|                 |                                           |             |         |
|-----------------|-------------------------------------------|-------------|---------|
| 進入道路工区          |                                           |             |         |
| 公益財団法人 エコサイクル高知 |                                           |             |         |
| 工事種別            | エコ高知（佐川）第17号 佐川町加茂管理型<br>産業廃棄物最終処分場水道敷設工事 |             |         |
| 図面名称            | 横断図(5)                                    | 縮尺          | S=1:100 |
| 路線河川名           | 最終処分場進入道路                                 |             |         |
| 工事箇所            | 高知県 高岡郡 佐川町 加茂                            |             |         |
| 設計種別            | 実施図                                       |             |         |
| 事務所名            | 佐川町事務所                                    | 図<br>番<br>号 | 15      |
| 会社名             |                                           |             | 81      |


横断図(6)

S=1:100

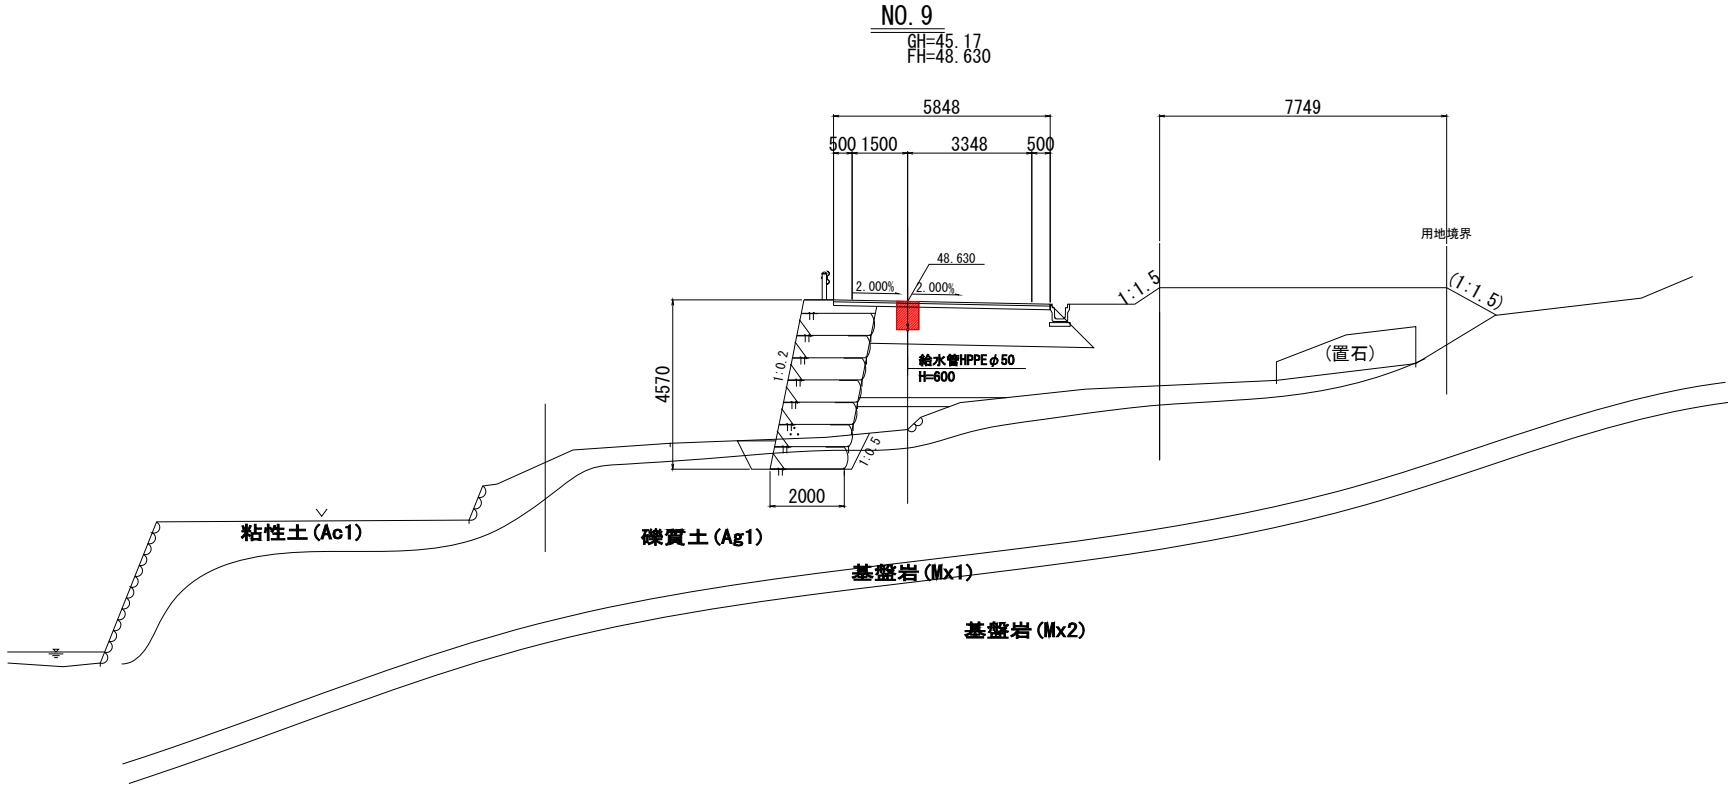

NO. 8


CH=47.03  
FH=46.870

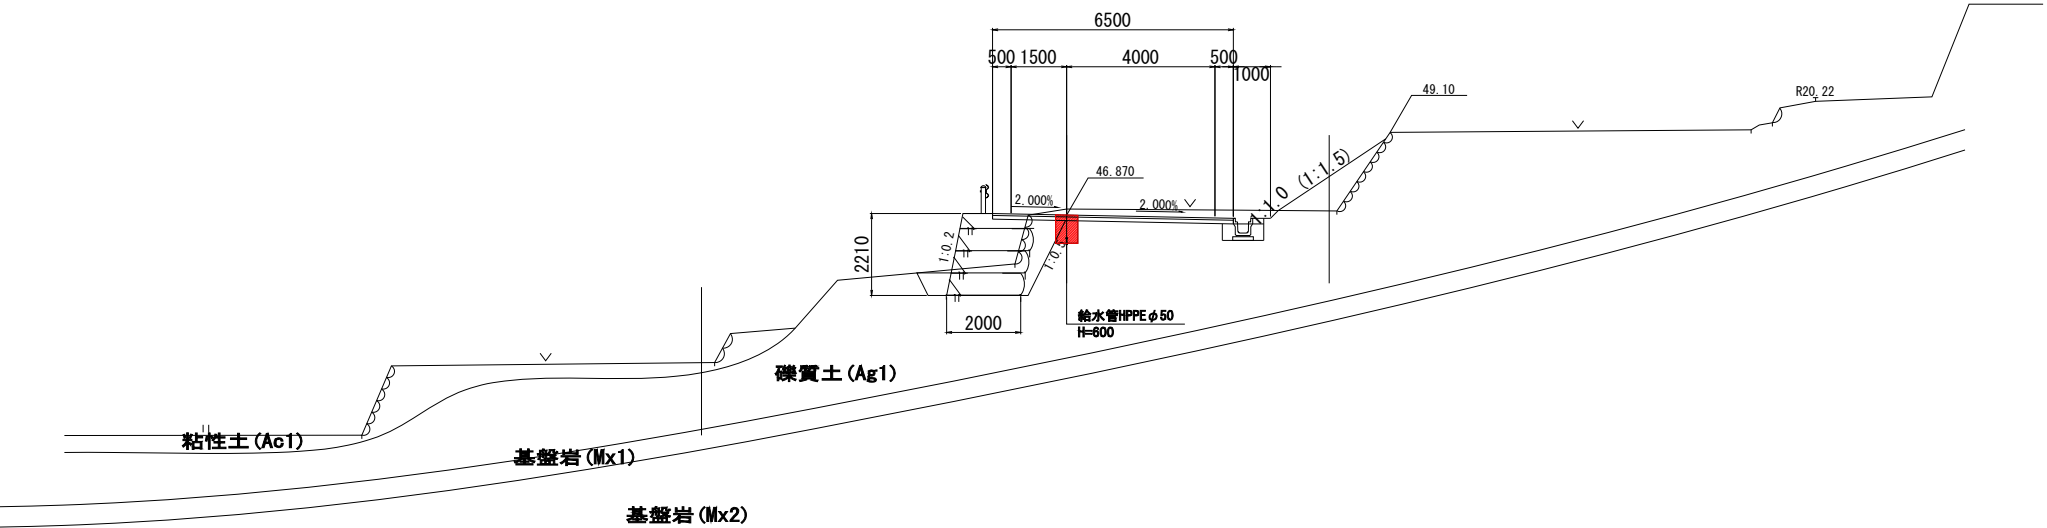

|                 |                                           |             |         |
|-----------------|-------------------------------------------|-------------|---------|
| 進入道路工区          |                                           |             |         |
| 公益財団法人 エコサイクル高知 |                                           |             |         |
| 工事種別            | エコ高知（佐川）第17号 佐川町加茂管理型<br>産業廃棄物最終処分場水道敷設工事 |             |         |
| 図面名称            | 横断図(6)                                    | 縮尺          | S=1:100 |
| 路線河川名           | 最終処分場進入道路                                 |             |         |
| 工事箇所            | 高知県 高岡郡 佐川町 加茂                            |             |         |
| 設計種別            | 実施図                                       |             |         |
| 事務所名            | 佐川町事務所                                    | 図<br>番<br>号 | 16      |
| 会社名             |                                           |             | 81      |


横断図(7)

S=1:100

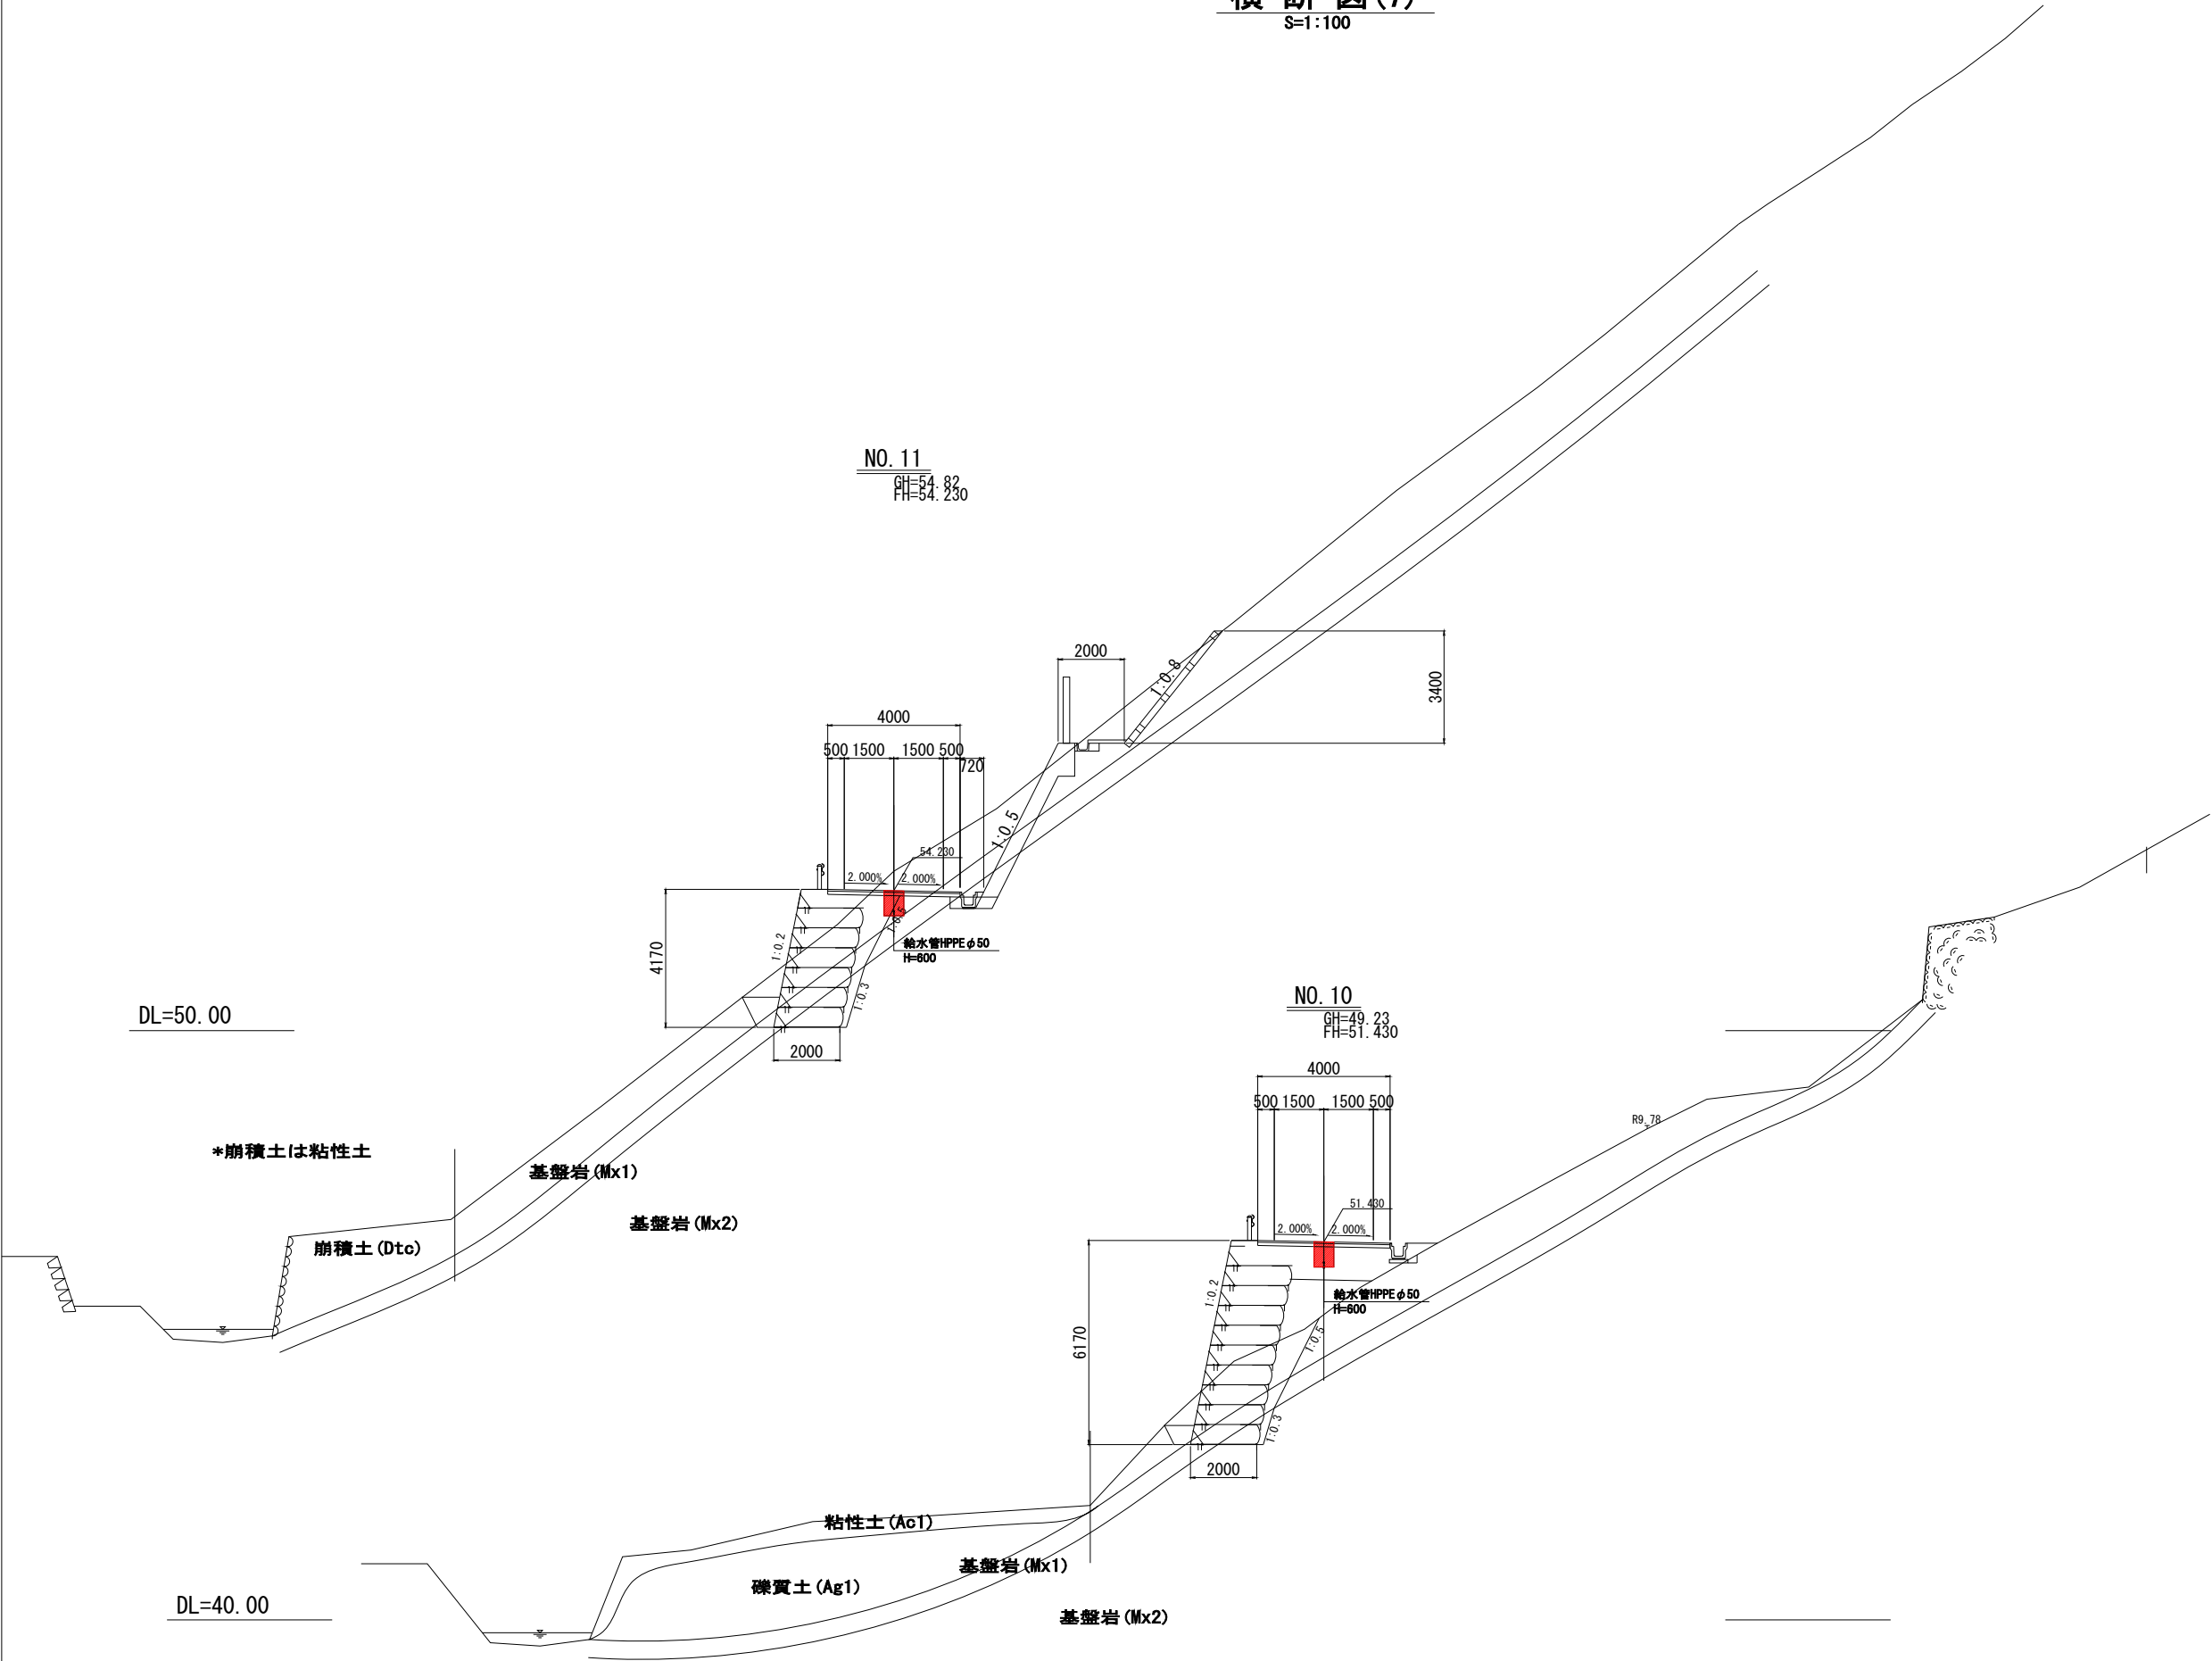

|                 |                                       |             |         |
|-----------------|---------------------------------------|-------------|---------|
| 進入道路工区          |                                       |             |         |
| 公益財団法人 エコサイクル高知 |                                       |             |         |
| 工事種別            | エコ高知（佐川）第17号 佐川町加茂管理型産業廃棄物最終処分場水道敷設工事 |             |         |
| 図面名称            | 横断図(7)                                | 縮尺          | S=1:100 |
| 路線河川名           | 最終処分場進入道路                             |             |         |
| 工事箇所            | 高知県 高岡郡 佐川町 加茂                        |             |         |
| 設計種別            | 実施図                                   |             |         |
| 事務所名            | 佐川町事務所                                | 図<br>番<br>号 | 17      |
| 会社名             |                                       |             | 81      |


**S=1 : 100**

 


| 公益財団法人 エコサイクル高知 |                                       |                                          |
|-----------------|---------------------------------------|------------------------------------------|
| 工事種別            | エコ高知（佐川）第17号 佐川町加茂管理型産業廃棄物最終処分場水道敷設工事 |                                          |
| 図面名称            | 横断図(8)                                | 縮尺 S=1:100                               |
| 路線河川名           | 最終処分場進入道路                             |                                          |
| 工事箇所            | 高知県 高岡郡 佐川町 加茂                        |                                          |
| 設計種別            | 実施図                                   | <div> <div>18</div> <div>81</div> </div> |
| 事務所名            | 佐川町事務所                                |                                          |
| 会社名             |                                       |                                          |

**S=1:100**

 NO. 14



GH=50.40  
FH=61.407

 


|                 |                                           |                  |              |
|-----------------|-------------------------------------------|------------------|--------------|
| 公益財団法人 エコサイクル高知 |                                           |                  |              |
| 工事種別            | エコ高知（佐川）第17号 佐川町加茂管理型<br>産業廃棄物最終処分場水道敷設工事 |                  |              |
| 図面名称            | 横断面(図9)                                   | 縮尺               | S=1:100      |
| 路線河川名           | 最終処分場進入道路                                 |                  |              |
| 工事箇所            | 高知県 高岡郡 佐川町 加茂                            |                  |              |
| 設計種別            | 実施図                                       | 図<br>面<br>番<br>号 | — 19 —<br>81 |
| 事務所名            | 佐川町事務所                                    |                  |              |
| 会社名             |                                           |                  |              |

横断図(10)

S=1:100

DL=55.00


DL=50.00

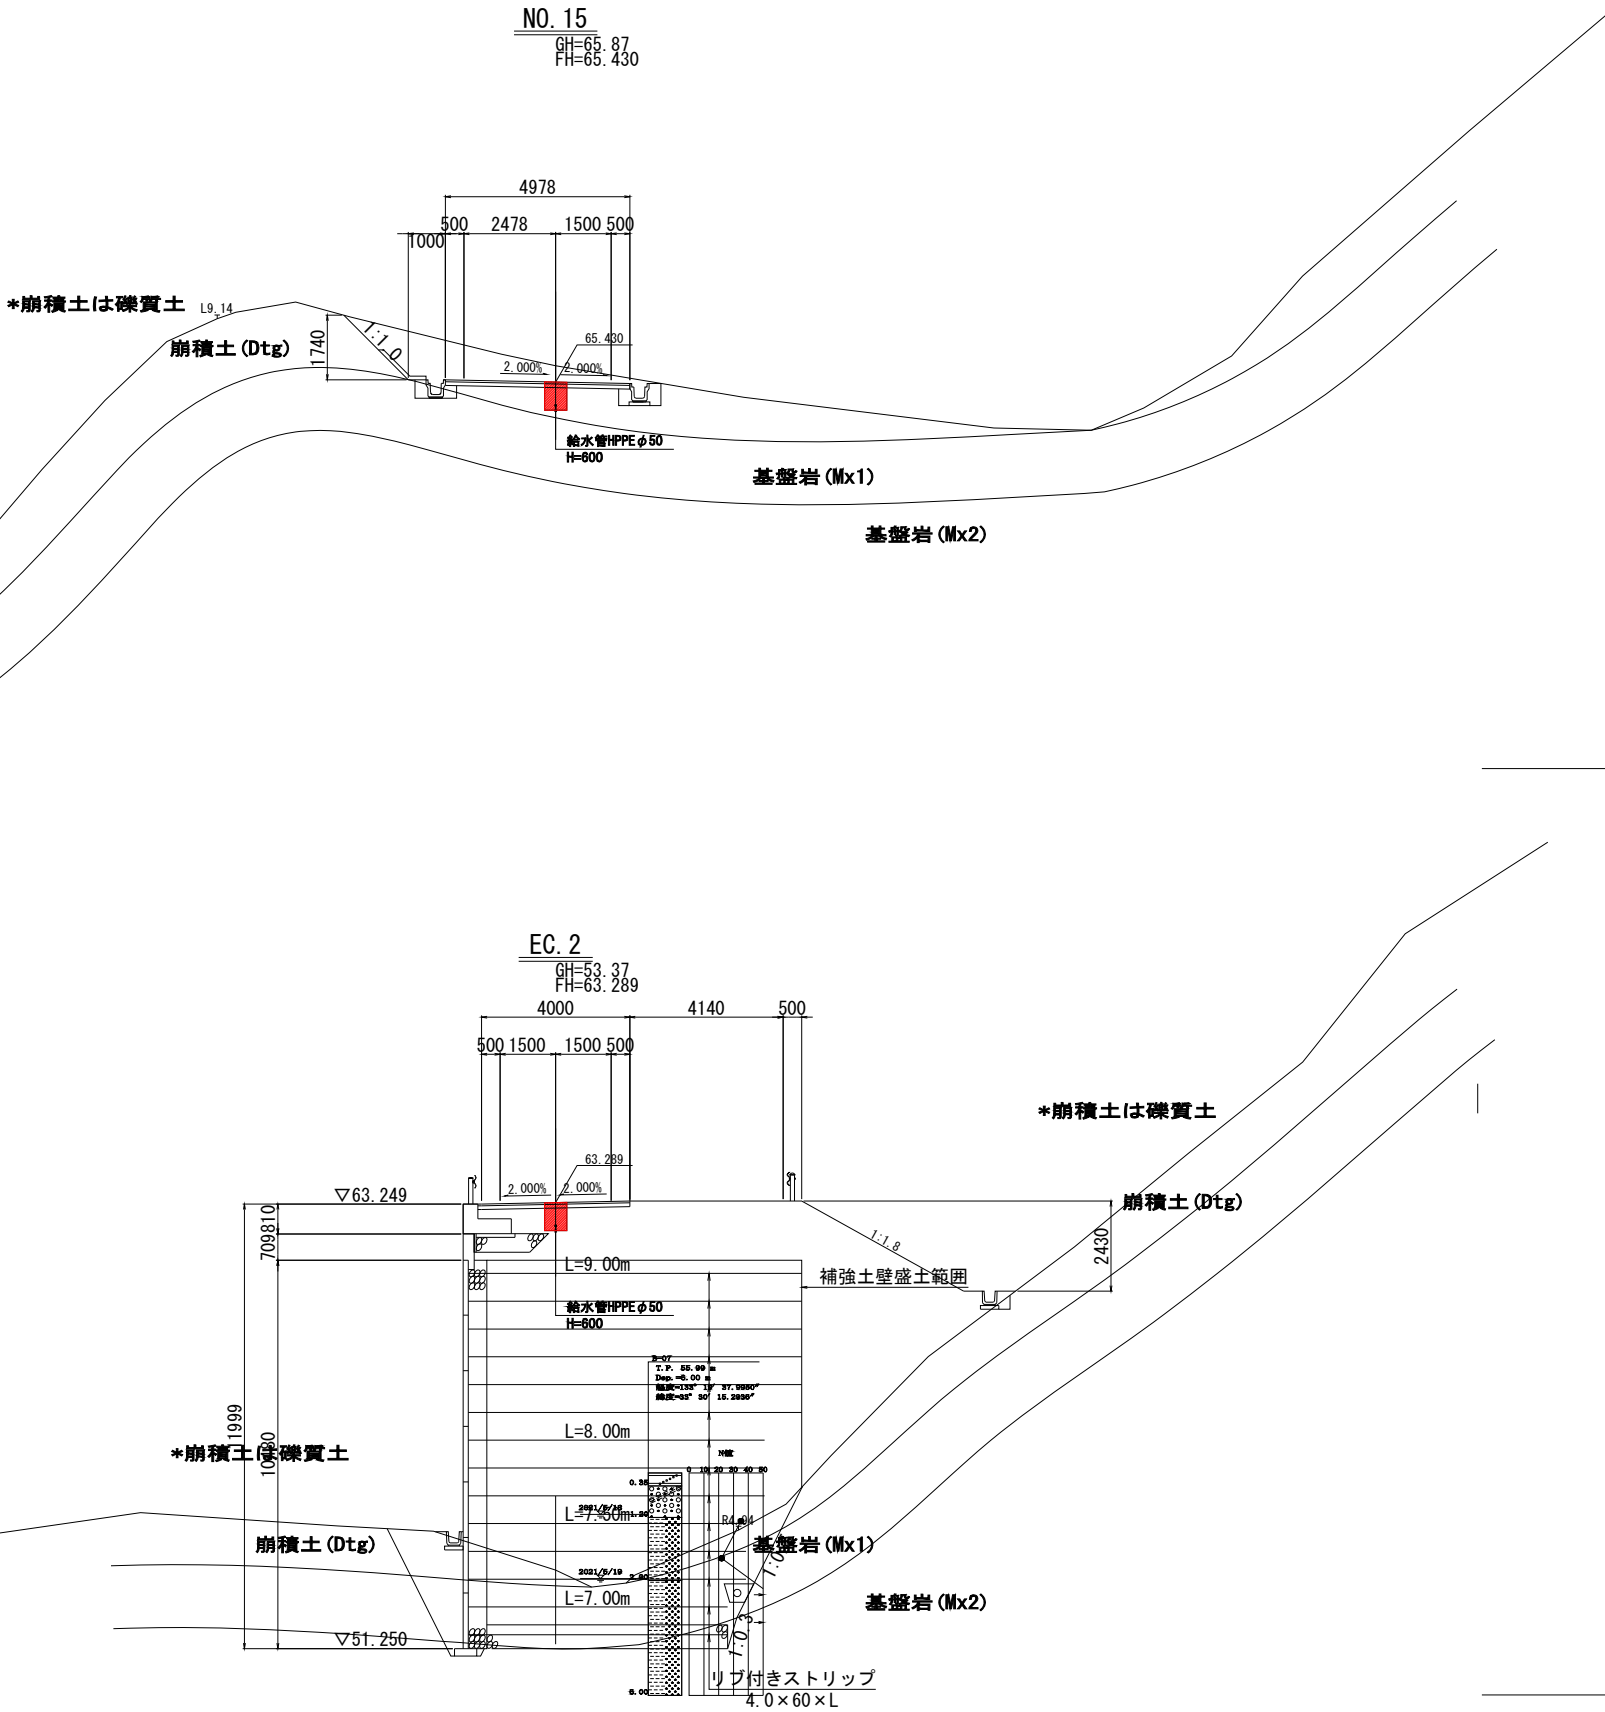

|                 |                                       |      |         |
|-----------------|---------------------------------------|------|---------|
| 公益財団法人 エコサイクル高知 |                                       |      |         |
| 工事種別            | エコ高知（佐川）第17号 佐川町加茂管理型産業廃棄物最終処分場水道敷設工事 |      |         |
| 図面名称            | 横断図(10)                               | 縮尺   | S=1:100 |
| 路線河川名           | 最終処分場進入道路                             |      |         |
| 工事箇所            | 高知県 高岡郡 佐川町 加茂                        |      |         |
| 設計種別            | 実施図                                   |      |         |
| 事務所名            | 佐川町事務所                                | 図面番号 | 20      |
| 会社名             |                                       |      | 81      |

横断図(11)

S=1:100

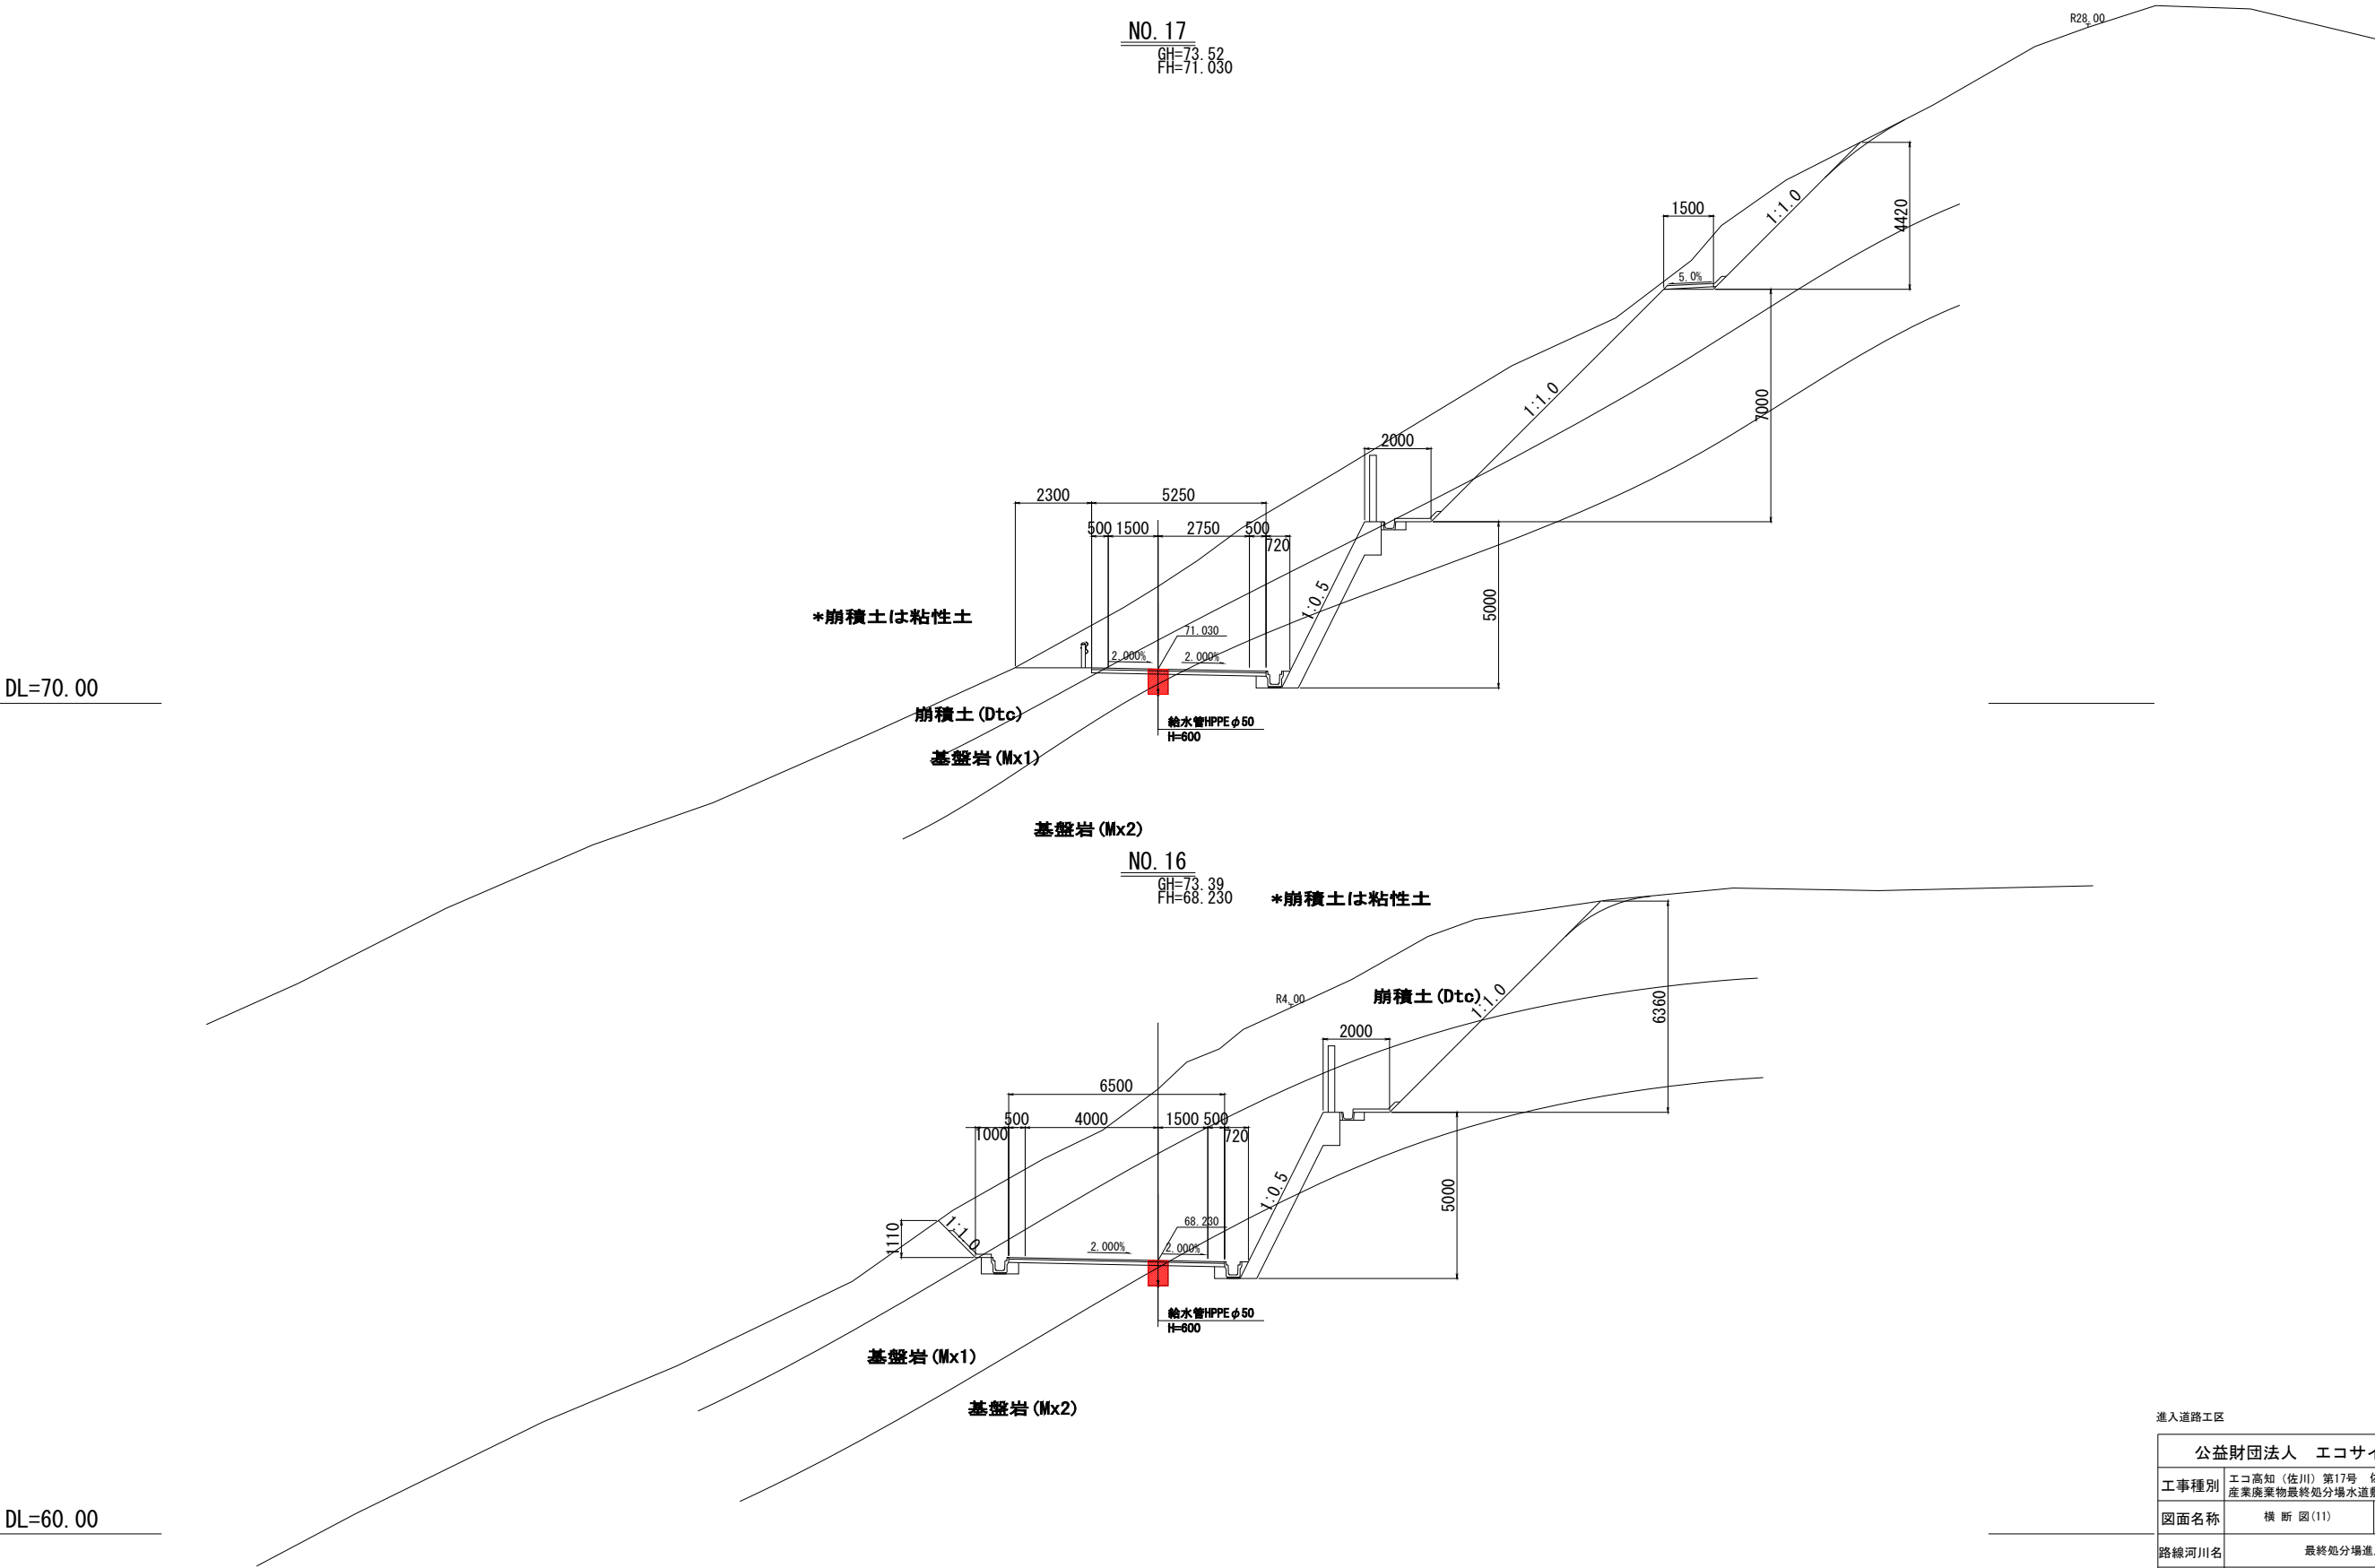

|                 |                                           |             |          |
|-----------------|-------------------------------------------|-------------|----------|
| 進入道路工区          |                                           |             |          |
| 公益財団法人 エコサイクル高知 |                                           |             |          |
| 工事種別            | エコ高知（佐川）第17号 佐川町加茂管理型<br>産業廃棄物最終処分場水道敷設工事 |             |          |
| 図面名称            | 横断図(11)                                   | 縮尺          | S=1:100  |
| 路線河川名           | 最終処分場進入道路                                 |             |          |
| 工事箇所            | 高知県 高岡郡 佐川町 加茂                            |             |          |
| 設計種別            | 実施図                                       |             |          |
| 事務所名            | 佐川町事務所                                    | 図<br>番<br>号 | 21<br>81 |
| 会社名             |                                           |             |          |

横断図(12)

S=1:100

NO. 19

GH=78.61  
FH=76.630

\*崩積土は礫質土

崩積土 (Dtg) 0

基盤岩 (Mx1)

基盤岩 (Mx2)

DL=75.00

NO. 18

GH=75.40  
FH=73.830

\*崩積土は粘性土

崩積土 (Dtc) 1.0

基盤岩 (Mx)

基盤岩 (Mx1)

基盤岩 (Mx2)

DL=60.00

進入道路工区

|                 |                                       |             |         |
|-----------------|---------------------------------------|-------------|---------|
| 公益財団法人 エコサイクル高知 |                                       |             |         |
| 工事種別            | エコ高知（佐川）第17号 佐川町加茂管理型産業廃棄物最終処分場水道敷設工事 |             |         |
| 図面名称            | 横断図(12)                               | 縮尺          | S=1:100 |
| 路線河川名           | 最終処分場進入道路                             |             |         |
| 工事箇所            | 高知県 高岡郡 佐川町 加茂                        |             |         |
| 設計種別            | 実施図                                   |             |         |
| 事務所名            | 佐川町事務所                                | 図<br>番<br>号 | 22      |
| 会社名             |                                       |             | 81      |

横断図(13)

S=1:100

NO. 21

GH=84.24  
FH=82.230

\*崩積土は礫質土

崩積土(Dtg)

R14.22

6050

1:1.0

2000

1:0.5

4000

500 1500 1500 500

720

82.280

2.000%

2.000%

2470

基盤岩 (Mx1)

給水管HPPEφ50  
H=600

基盤岩 (Mx2)

DL=75.00

NO. 20

GH=80.75  
FH=79.430

\*崩積土は礫質土

崩積土(Dtg)

R13.26

6230

1:1.0

2000

1:0.5

4000

500 1500 1500 500

720

79.480

2.000%

2.000%

2070

基盤岩 (Mx1)

給水管HPPEφ50  
H=600

基盤岩 (Mx2)

DL=70.00

進入道路工区

|                 |                                           |             |          |
|-----------------|-------------------------------------------|-------------|----------|
| 公益財団法人 エコサイクル高知 |                                           |             |          |
| 工事種別            | エコ高知（佐川）第17号 佐川町加茂管理型<br>産業廃棄物最終処分場水道敷設工事 |             |          |
| 図面名称            | 横断図(13)                                   | 縮尺          | S=1:100  |
| 路線河川名           | 最終処分場進入道路                                 |             |          |
| 工事箇所            | 高知県 高岡郡 佐川町 加茂                            |             |          |
| 設計種別            | 実施図                                       | 図<br>番<br>号 | 23<br>81 |
| 事務所名            | 佐川町事務所                                    |             |          |
| 会社名             |                                           |             |          |

横断図(14)

S=1:100

NO. 22

GH=89.19  
FH=85.030

\*崩積土は礫質土

崩積土 (Dtg)

基盤岩 (Mx1)

基盤岩 (Mx2)

給水管HPPE φ50  
H=600

BC. 4

GH=87.04  
FH=84.405

\*崩積土は礫質土

崩積土 (Dt)

基盤岩 (Mx1)

基盤岩 (Mx2)

給水管HPPE φ50  
H=600

DL=85.00

DL=75.00

進入道路工区

|                 |                                           |             |          |
|-----------------|-------------------------------------------|-------------|----------|
| 公益財団法人 エコサイクル高知 |                                           |             |          |
| 工事種別            | エコ高知（佐川）第17号 佐川町加茂管理型<br>産業廃棄物最終処分場水道敷設工事 |             |          |
| 図面名称            | 横断図(14)                                   | 縮尺          | S=1:100  |
| 路線河川名           | 最終処分場進入道路                                 |             |          |
| 工事箇所            | 高知県 高岡郡 佐川町 加茂                            |             |          |
| 設計種別            | 実施図                                       | 図<br>番<br>号 | 24<br>81 |
| 事務所名            | 佐川町事務所                                    |             |          |
| 会社名             |                                           |             |          |

**S=1 : 100**

GH=89.00  
FH=89.95

**崩積土(Dtg)**

**基盤岩 (Mx2)**

DL=85.00

GH=93.41  
FH=87.830

~~崩積土 (Dt<sub>g</sub>)~~

 
**基盤岩 (Mx2)**

DL=80.00


| 公益財団法人 エコサイクル高知 |                                           |                  |               |
|-----------------|-------------------------------------------|------------------|---------------|
| 工事種別            | エコ高知（佐川）第17号 佐川町加茂管理型<br>産業廃棄物最終処分場水追敷設工事 |                  |               |
| 図面名称            | 横断面 (図15)                                 | 縮尺               | S=1:100       |
| 路線河川名           | 最終処分場進入道路                                 |                  |               |
| 工事箇所            | 高知県 高岡郡 佐川町 加茂                            |                  |               |
| 設計種別            | 実施図                                       | 図<br>番<br>面<br>号 | 25<br>—<br>81 |
| 事務所名            | 佐川町事務所                                    |                  |               |
| 会社名             |                                           |                  |               |

**S=1 : 100**

GH=97.82  
FH=93.430



GH=88.53  
FH=90.630

 

進入道路工區


|                 |                                           |                                                         |
|-----------------|-------------------------------------------|---------------------------------------------------------|
| 公益財団法人 エコサイクル高知 |                                           |                                                         |
| 工事種別            | エコ高知（佐川）第17号 佐川町加茂管理型<br>産業廃棄物最終処分場水道施設工事 |                                                         |
| 図面名称            | 横断図(16)                                   | 縮尺 S=1:100                                              |
| 路線河川名           | 最終処分場進入道路                                 |                                                         |
| 工事箇所            | 高知県 高岡郡 佐川町 加茂                            |                                                         |
| 設計種別            | 実施図                                       | <div> <div>図面番</div> <div>26</div> <div>81</div> </div> |
| 事務所名            | 佐川町事務所                                    |                                                         |
| 会社名             |                                           |                                                         |

横断図(17)

S=1:100

NO. 26


GH=100.93  
FH=96.226

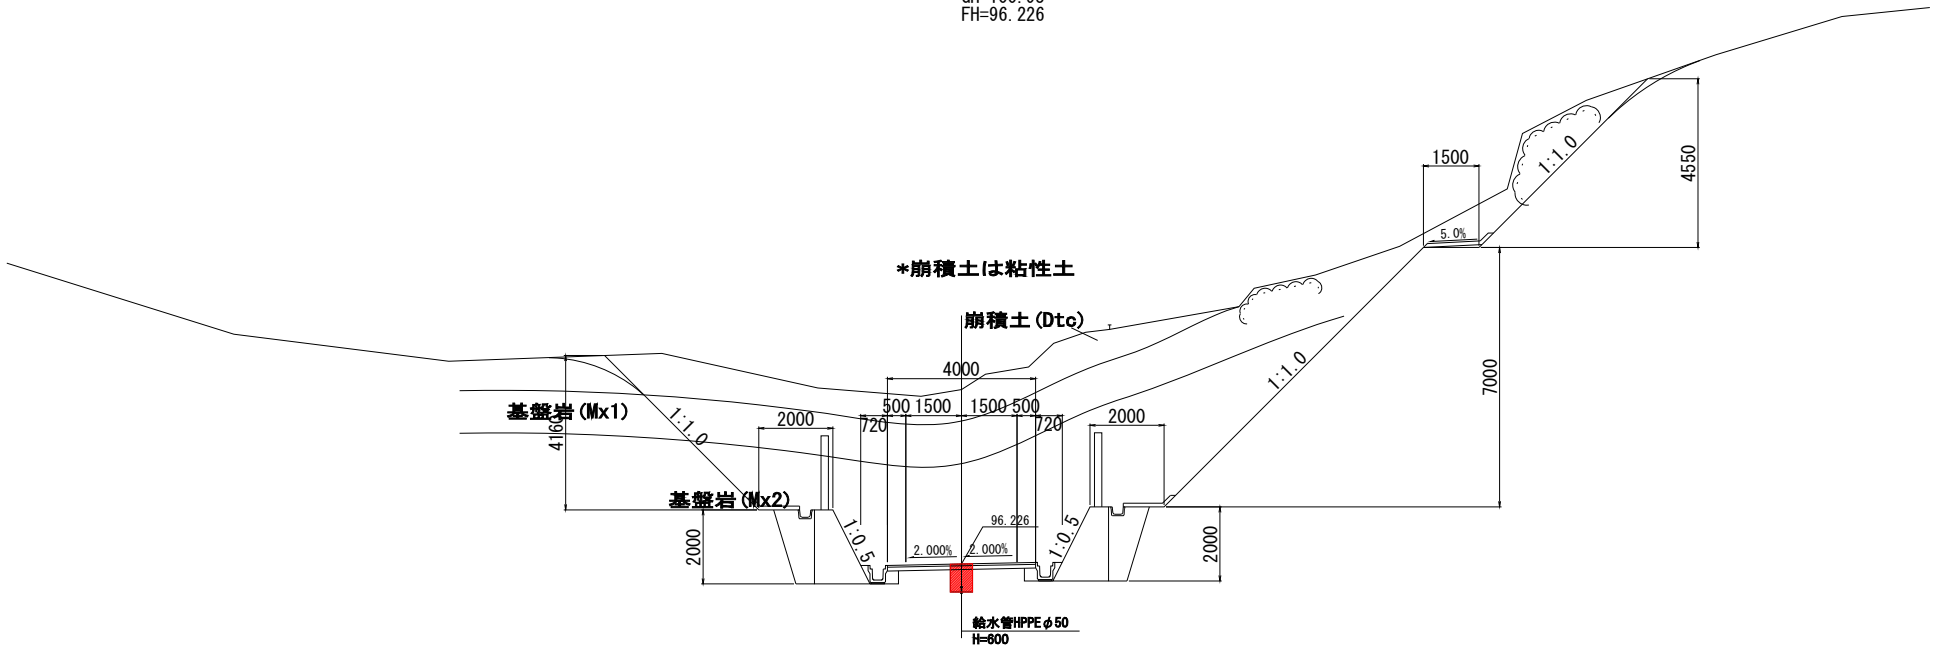

DL=90.00

EC. 4



GH=102.65  
FH=95.509

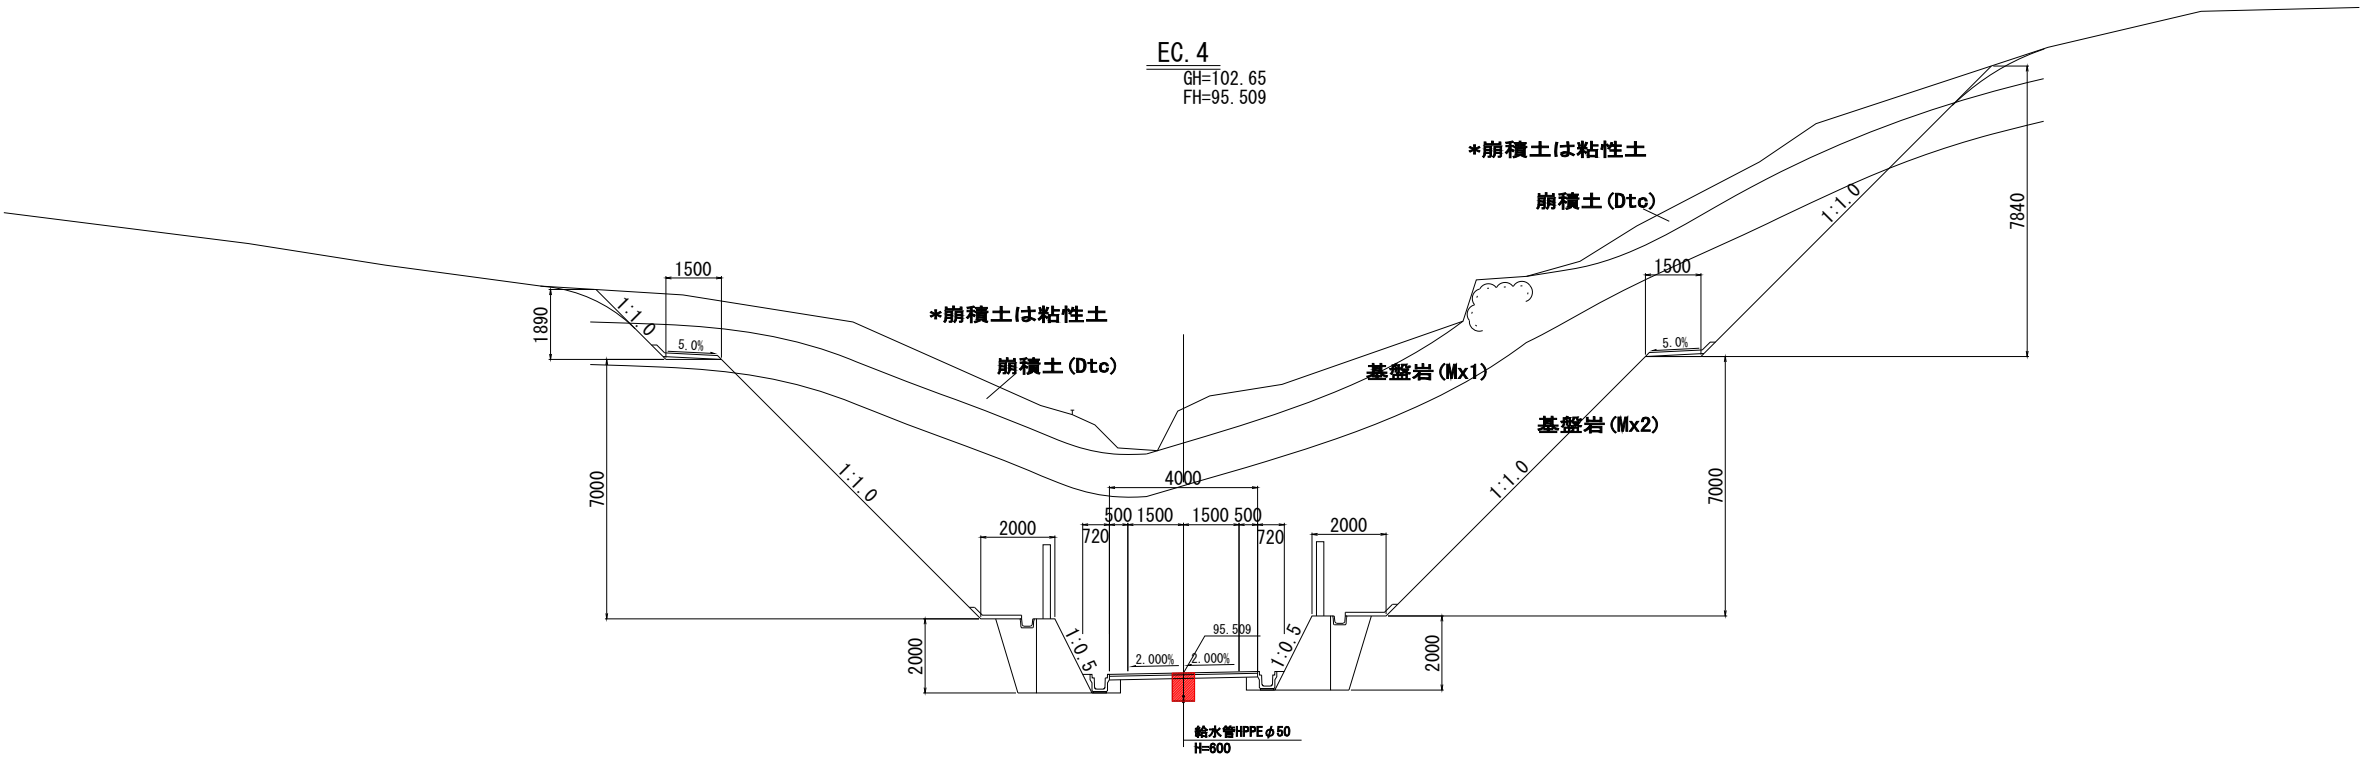

DL=90.00

|                 |                                           |             |          |
|-----------------|-------------------------------------------|-------------|----------|
| 公益財団法人 エコサイクル高知 |                                           |             |          |
| 工事種別            | エコ高知（佐川）第17号 佐川町加茂管理型<br>産業廃棄物最終処分場水道敷設工事 |             |          |
| 図面名称            | 横断図(17)                                   | 縮尺          | S=1:100  |
| 路線河川名           | 最終処分場進入道路                                 |             |          |
| 工事箇所            | 高知県 高岡郡 佐川町 加茂                            |             |          |
| 設計種別            | 実施図                                       | 図<br>番<br>号 | 27<br>81 |
| 事務所名            | 佐川町事務所                                    |             |          |
| 会社名             |                                           |             |          |


**S=1:100**

  

| 公益財団法人 エコサイクル高知 |                                           |          |               |
|-----------------|-------------------------------------------|----------|---------------|
| 工事種別            | エコ高知（佐川）第17号 佐川町加茂管理型<br>産業廃棄物最終処分場水浸放散工事 |          |               |
| 図面名称            | 横断面(図18)                                  | 縮尺       | S=1:100       |
| 路線河川名           | 最終処分場進入道路                                 |          |               |
| 工事箇所            | 高知県 高岡郡 佐川町 加茂                            |          |               |
| 設計種別            | 実施図                                       | 図面<br>番号 | 28<br>—<br>81 |
| 事務所名            | 佐川町事務所                                    |          |               |
| 会社名             |                                           |          |               |

横断図(19)

S=1:100


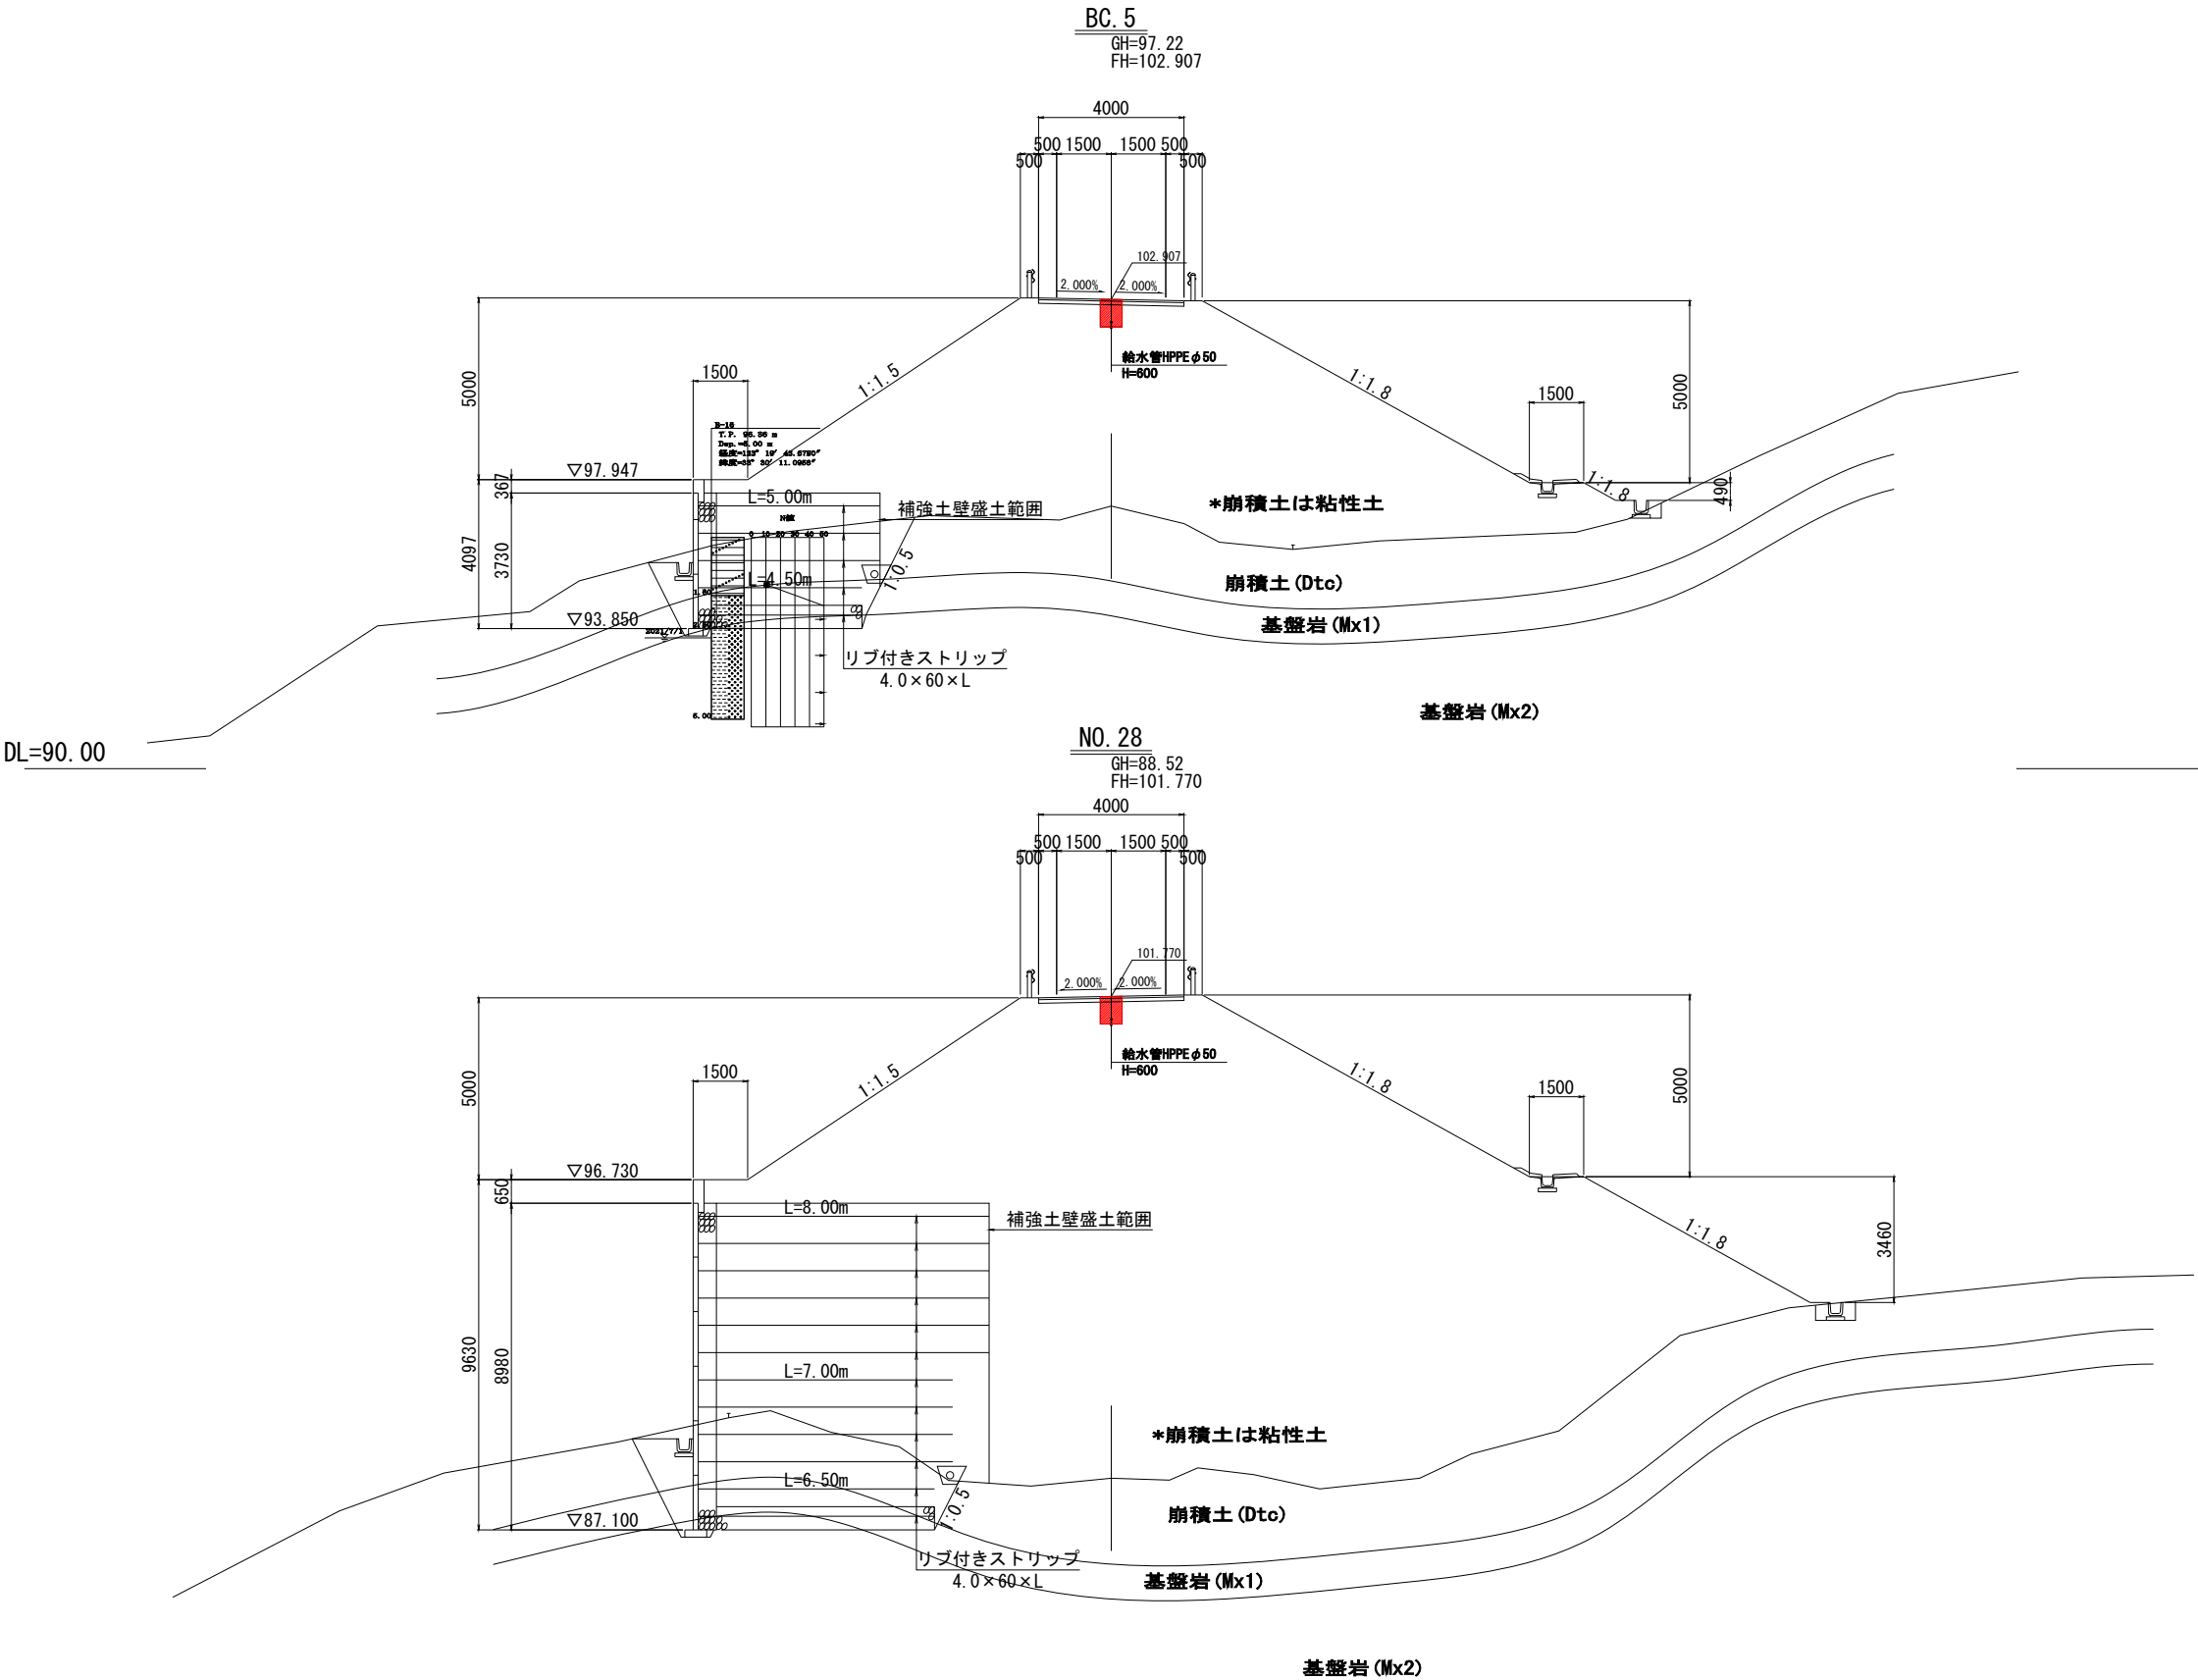


進入道路工区

|                 |                                       |      |          |
|-----------------|---------------------------------------|------|----------|
| 公益財団法人 エコサイクル高知 |                                       |      |          |
| 工事種別            | エコ高知（佐川）第17号 佐川町加茂管理型産業廃棄物最終処分場水道敷設工事 |      |          |
| 図面名称            | 横断図(19)                               | 縮尺   | S=1:100  |
| 路線河川名           | 最終処分場進入道路                             |      |          |
| 工事箇所            | 高知県 高岡郡 佐川町 加茂                        |      |          |
| 設計種別            | 実施図                                   | 図面番号 | 29<br>81 |
| 事務所名            | 佐川町事務所                                |      |          |
| 会社名             |                                       |      |          |

横断図(20)



S=1:100

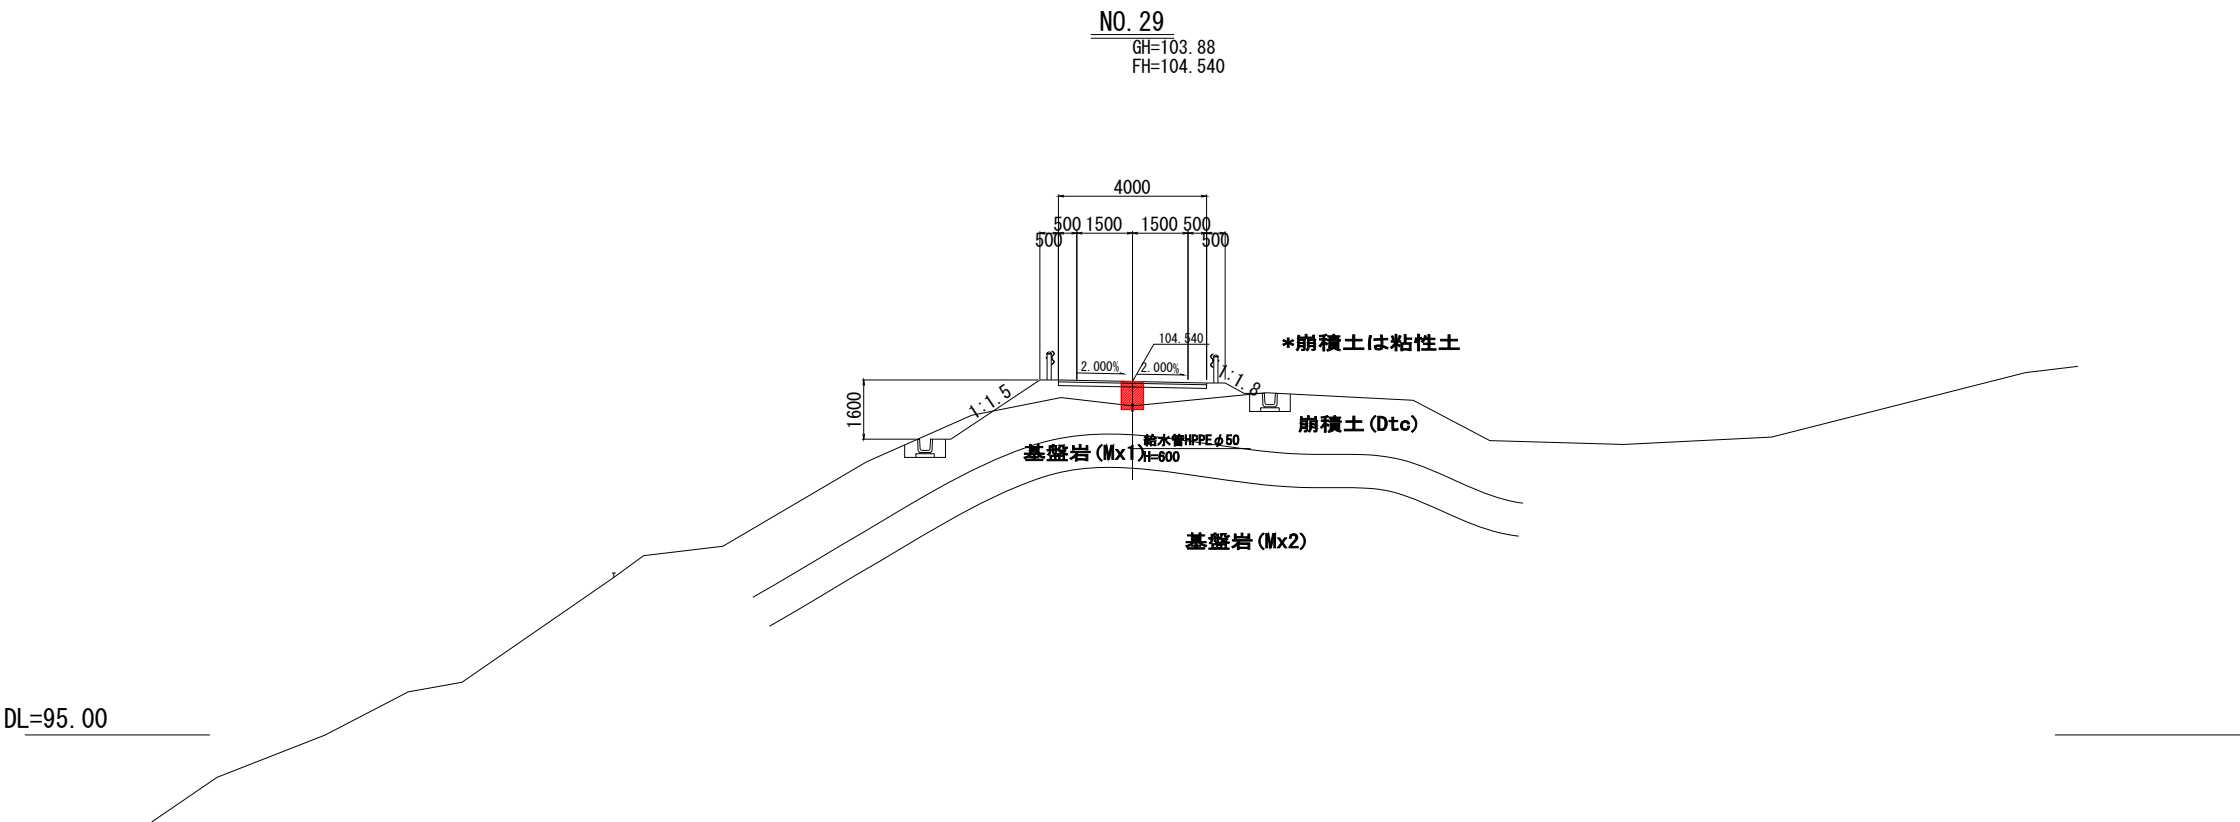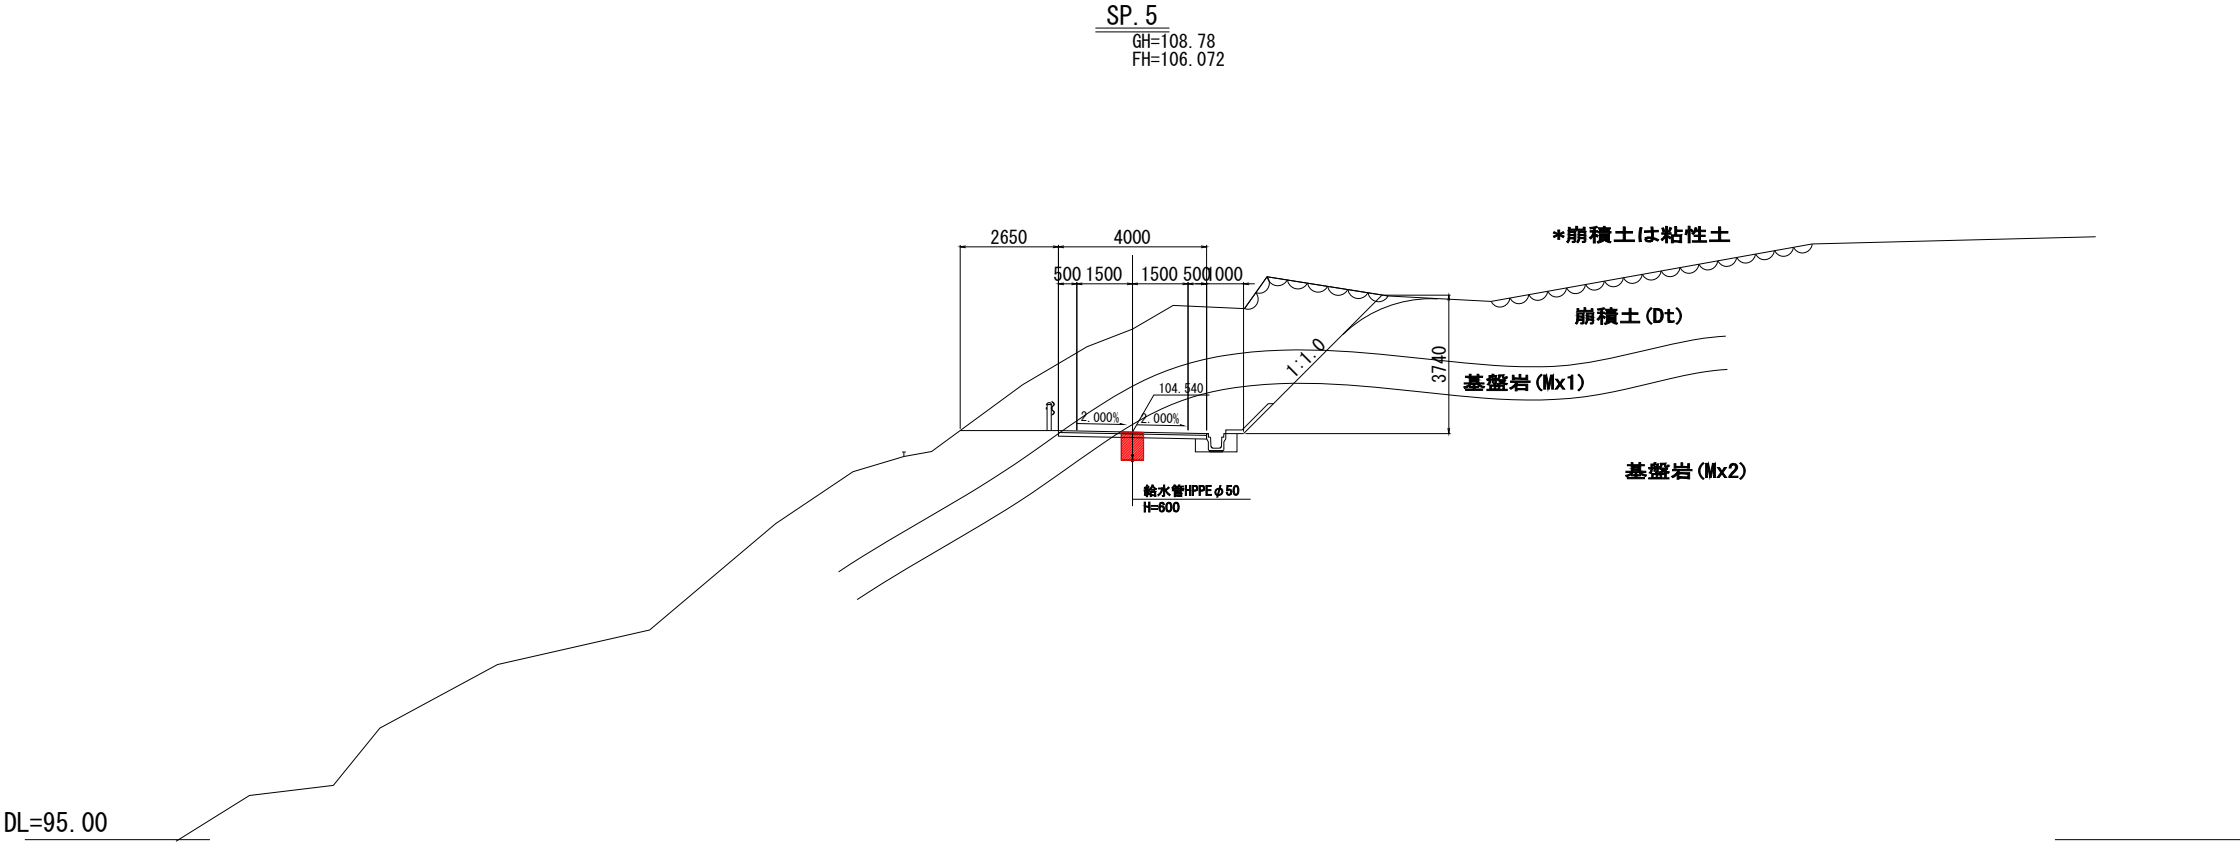

|                 |                                           |             |         |
|-----------------|-------------------------------------------|-------------|---------|
| 進入道路工区          |                                           |             |         |
| 公益財団法人 エコサイクル高知 |                                           |             |         |
| 工事種別            | エコ高知（佐川）第17号 佐川町加茂管理型<br>産業廃棄物最終処分場水道敷設工事 |             |         |
| 図面名称            | 横断図(20)                                   | 縮尺          | S=1:100 |
| 路線河川名           | 最終処分場進入道路                                 |             |         |
| 工事箇所            | 高知県 高岡郡 佐川町 加茂                            |             |         |
| 設計種別            | 実施図                                       |             |         |
| 事務所名            | 佐川町事務所                                    | 図<br>番<br>号 | 30      |
| 会社名             |                                           |             | 81      |

横断図(21)


S=1:100

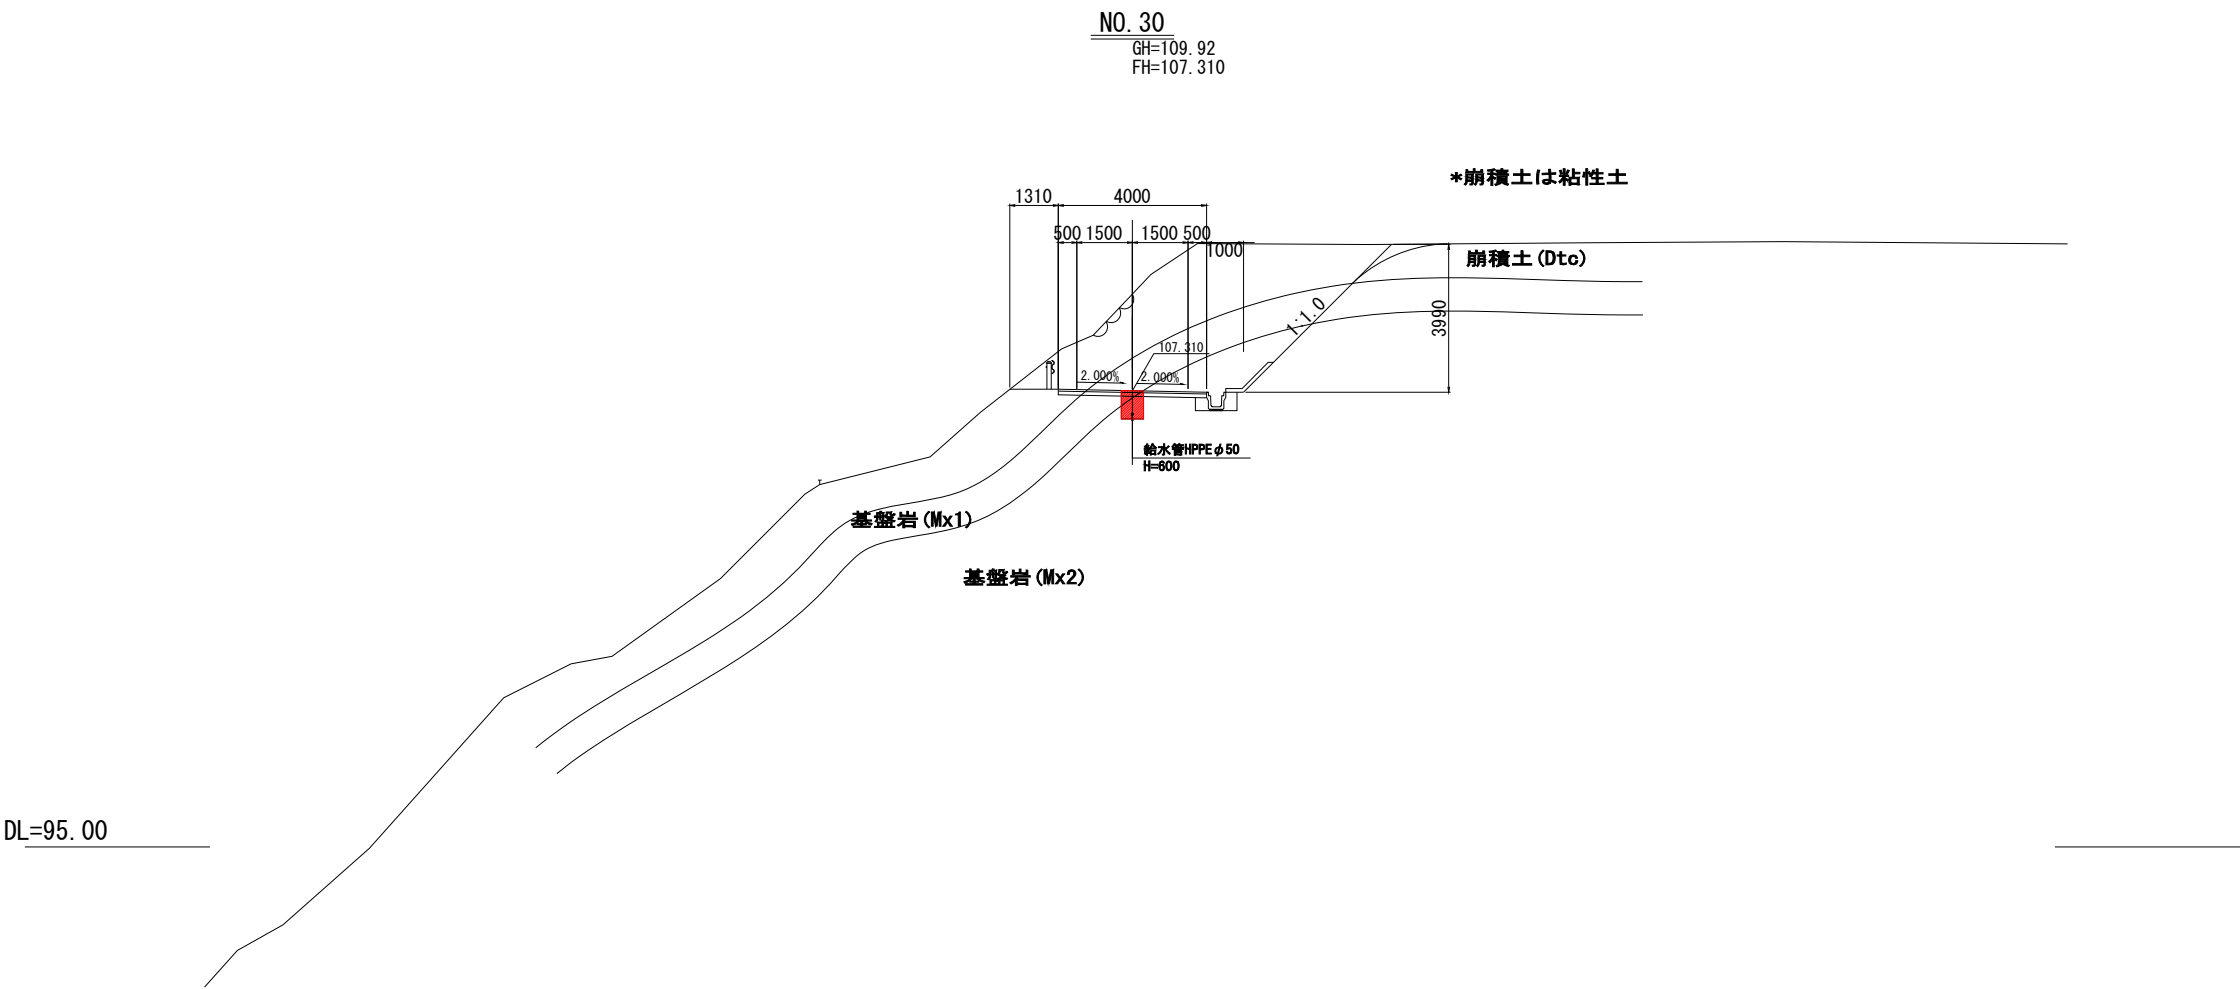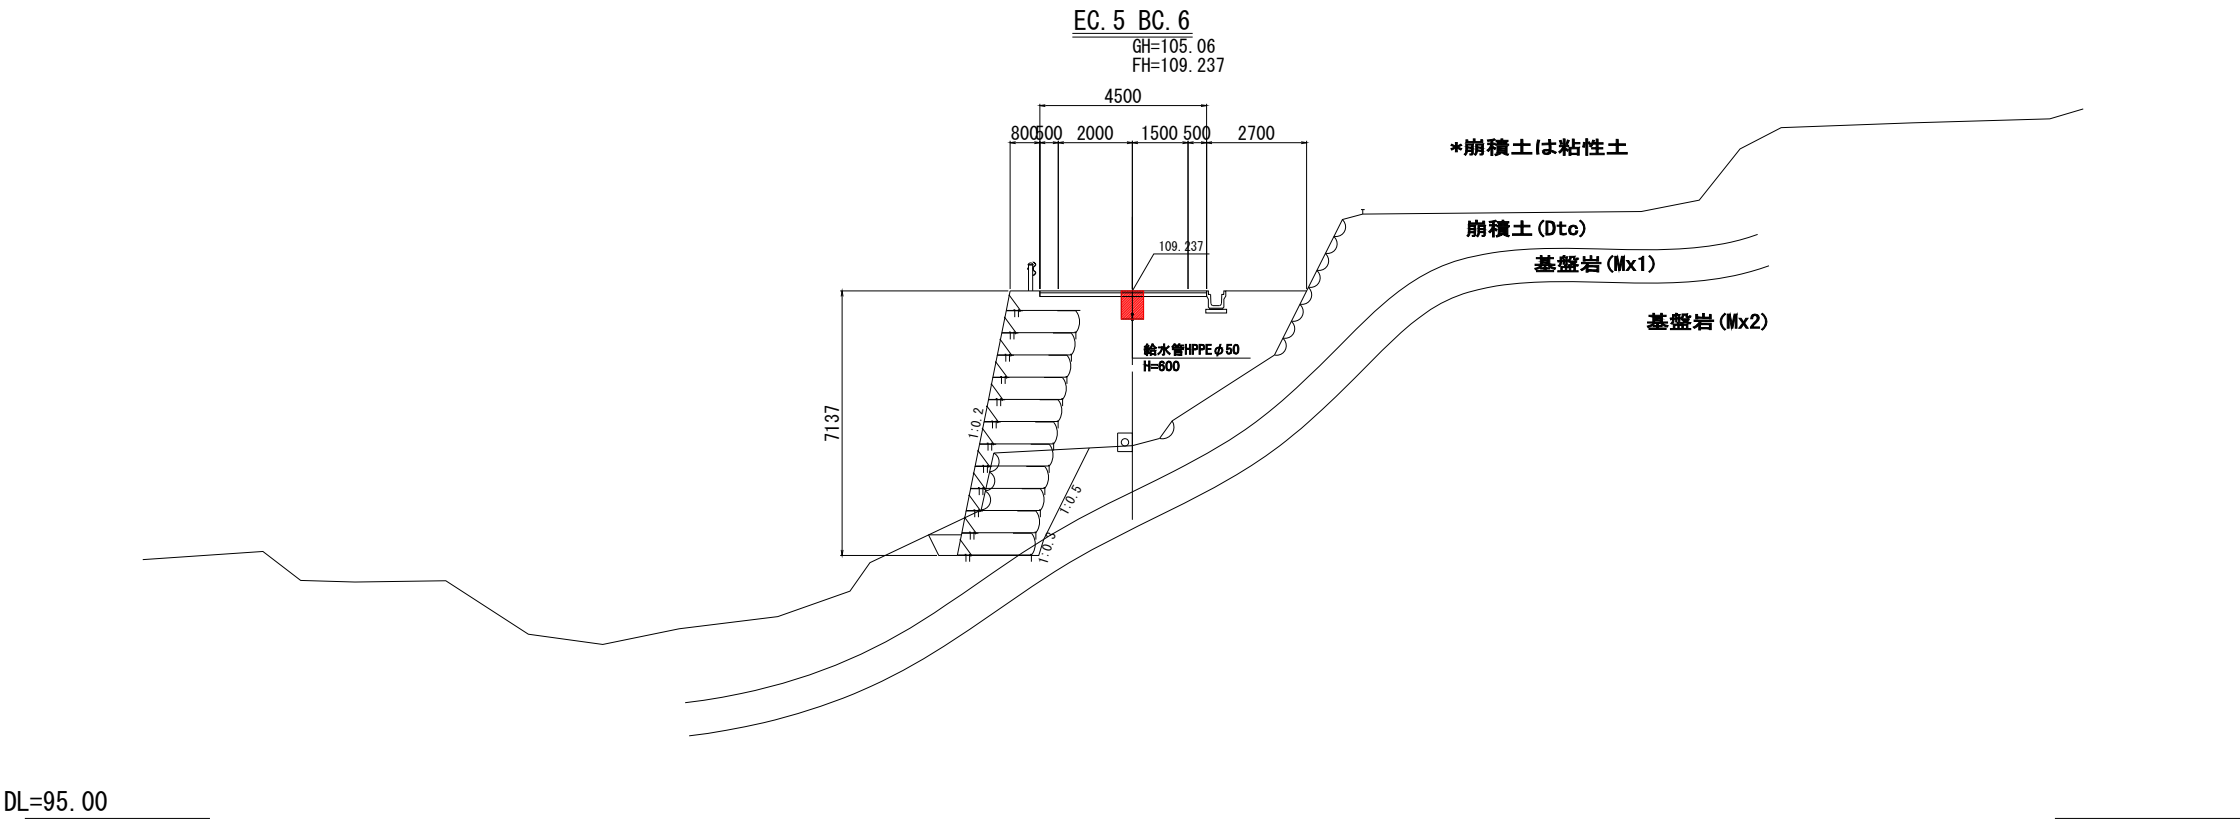


|                 |                                           |             |          |
|-----------------|-------------------------------------------|-------------|----------|
| 進入道路工区          |                                           |             |          |
| 公益財団法人 エコサイクル高知 |                                           |             |          |
| 工事種別            | エコ高知（佐川）第17号 佐川町加茂管理型<br>産業廃棄物最終処分場水道敷設工事 |             |          |
| 図面名称            | 横断図(21)                                   | 縮尺          | S=1:100  |
| 路線河川名           | 最終処分場進入道路                                 |             |          |
| 工事箇所            | 高知県 高岡郡 佐川町 加茂                            |             |          |
| 設計種別            | 実施図                                       | 図<br>番<br>号 | 31<br>81 |
| 事務所名            | 佐川町事務所                                    |             |          |
| 会社名             |                                           |             |          |

**S=1 : 100**

 GH=107.69  
FH=110.821



GH=105.63  
FH=110.080

 


|                 |                                          |             |                 |
|-----------------|------------------------------------------|-------------|-----------------|
| 公益財団法人 エコサイクル高知 |                                          |             |                 |
| 工事種別            | エコ高知（佐川）第17号 佐川町加茂管理型<br>産業廃棄物最終処分場水道敷工事 |             |                 |
| 図面名称            | 横断面(22)                                  | 縮尺          | S=1:100         |
| 路線河川名           | 最終処分場進入道路                                |             |                 |
| 工事箇所            | 高知県 高岡郡 佐川町 加茂                           |             |                 |
| 設計種別            | 実施図                                      | 図<br>番<br>号 | <u>32</u><br>81 |
| 事務所名            | 佐川町事務所                                   |             |                 |
| 会社名             |                                          |             |                 |

横断図(23)

S=1:100

NO. 32


GH=117.56  
FH=112.850

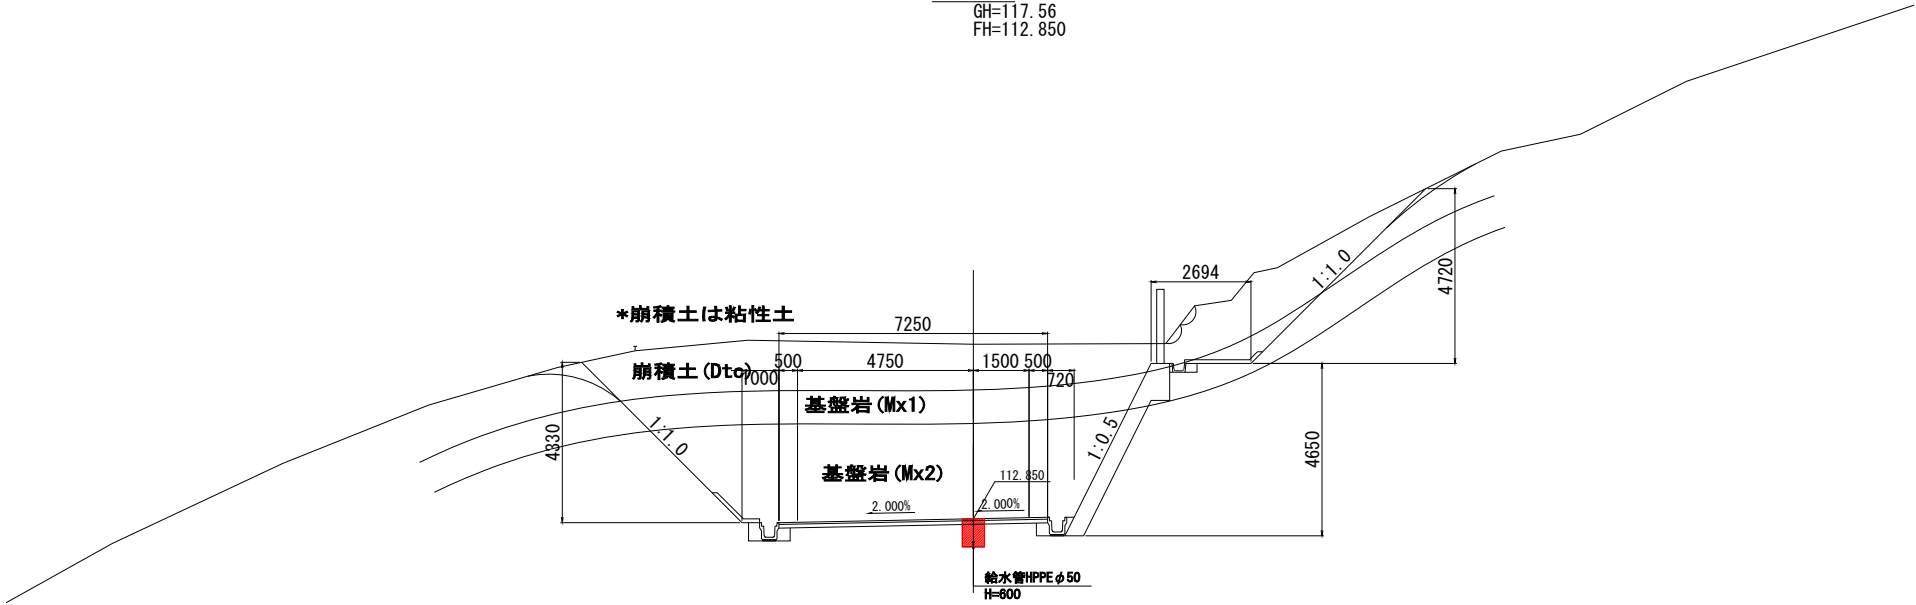

DL=105.00

EC. 6

GH=115.90  
FH=112.406

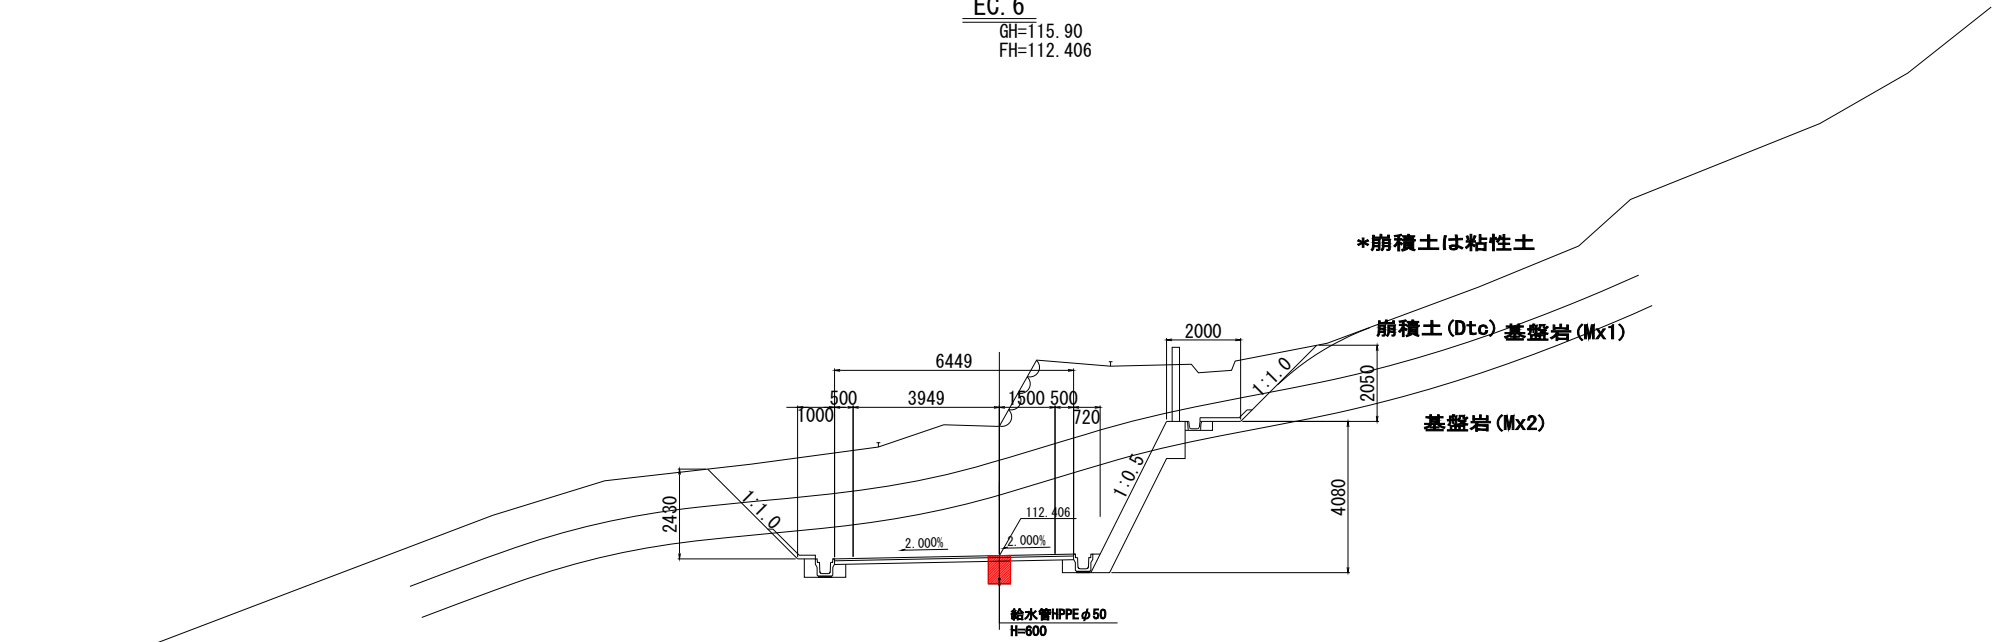

DL=105.00

|                 |                                           |             |          |
|-----------------|-------------------------------------------|-------------|----------|
| 公益財団法人 エコサイクル高知 |                                           |             |          |
| 工事種別            | エコ高知（佐川）第17号 佐川町加茂管理型<br>産業廃棄物最終処分場水道敷設工事 |             |          |
| 図面名称            | 横断図(23)                                   | 縮尺          | S=1:100  |
| 路線河川名           | 最終処分場進入道路                                 |             |          |
| 工事箇所            | 高知県 高岡郡 佐川町 加茂                            |             |          |
| 設計種別            | 実施図                                       | 図<br>番<br>号 | 33<br>81 |
| 事務所名            | 佐川町事務所                                    |             |          |
| 会社名             |                                           |             |          |

横断図(24)

S=1:100

DL=120.00

DL=120.00

基盤岩 (Mx2)  
\*混在岩 (砂岩・泥岩)

基盤岩 (Mx2)  
\*混在岩 (砂岩・泥岩)

\*崩積土は粘性土

崩積土 (Dtc)

基盤岩 (Ls1)  
\*石灰岩

基盤岩 (Ls2)  
\*石灰岩

既設No. 4、B-17、B-20の石灰・泥岩境界より推定

基盤岩 (Ls1)  
\*石灰岩

基盤岩 (Ls2)  
\*石灰岩

既設No. 4、B-17、B-20の石灰・泥岩境界より推定


\*崩積土は粘性土

崩積土 (Dtc)

進入道路工区

|                 |                                       |      |         |
|-----------------|---------------------------------------|------|---------|
| 公益財団法人 エコサイクル高知 |                                       |      |         |
| 工事種別            | エコ高知（佐川）第17号 佐川町加茂管理型産業廃棄物最終処分場水道敷設工事 |      |         |
| 図面名称            | 横断図(24)                               | 縮尺   | S=1:100 |
| 路線河川名           | 最終処分場進入道路                             |      |         |
| 工事箇所            | 高知県 高岡郡 佐川町 加茂                        |      |         |
| 設計種別            | 実施図                                   | 図面番号 | 34      |
| 事務所名            | 佐川町事務所                                |      | 81      |
| 会社名             |                                       |      |         |


横断図(25)  
S=1:100

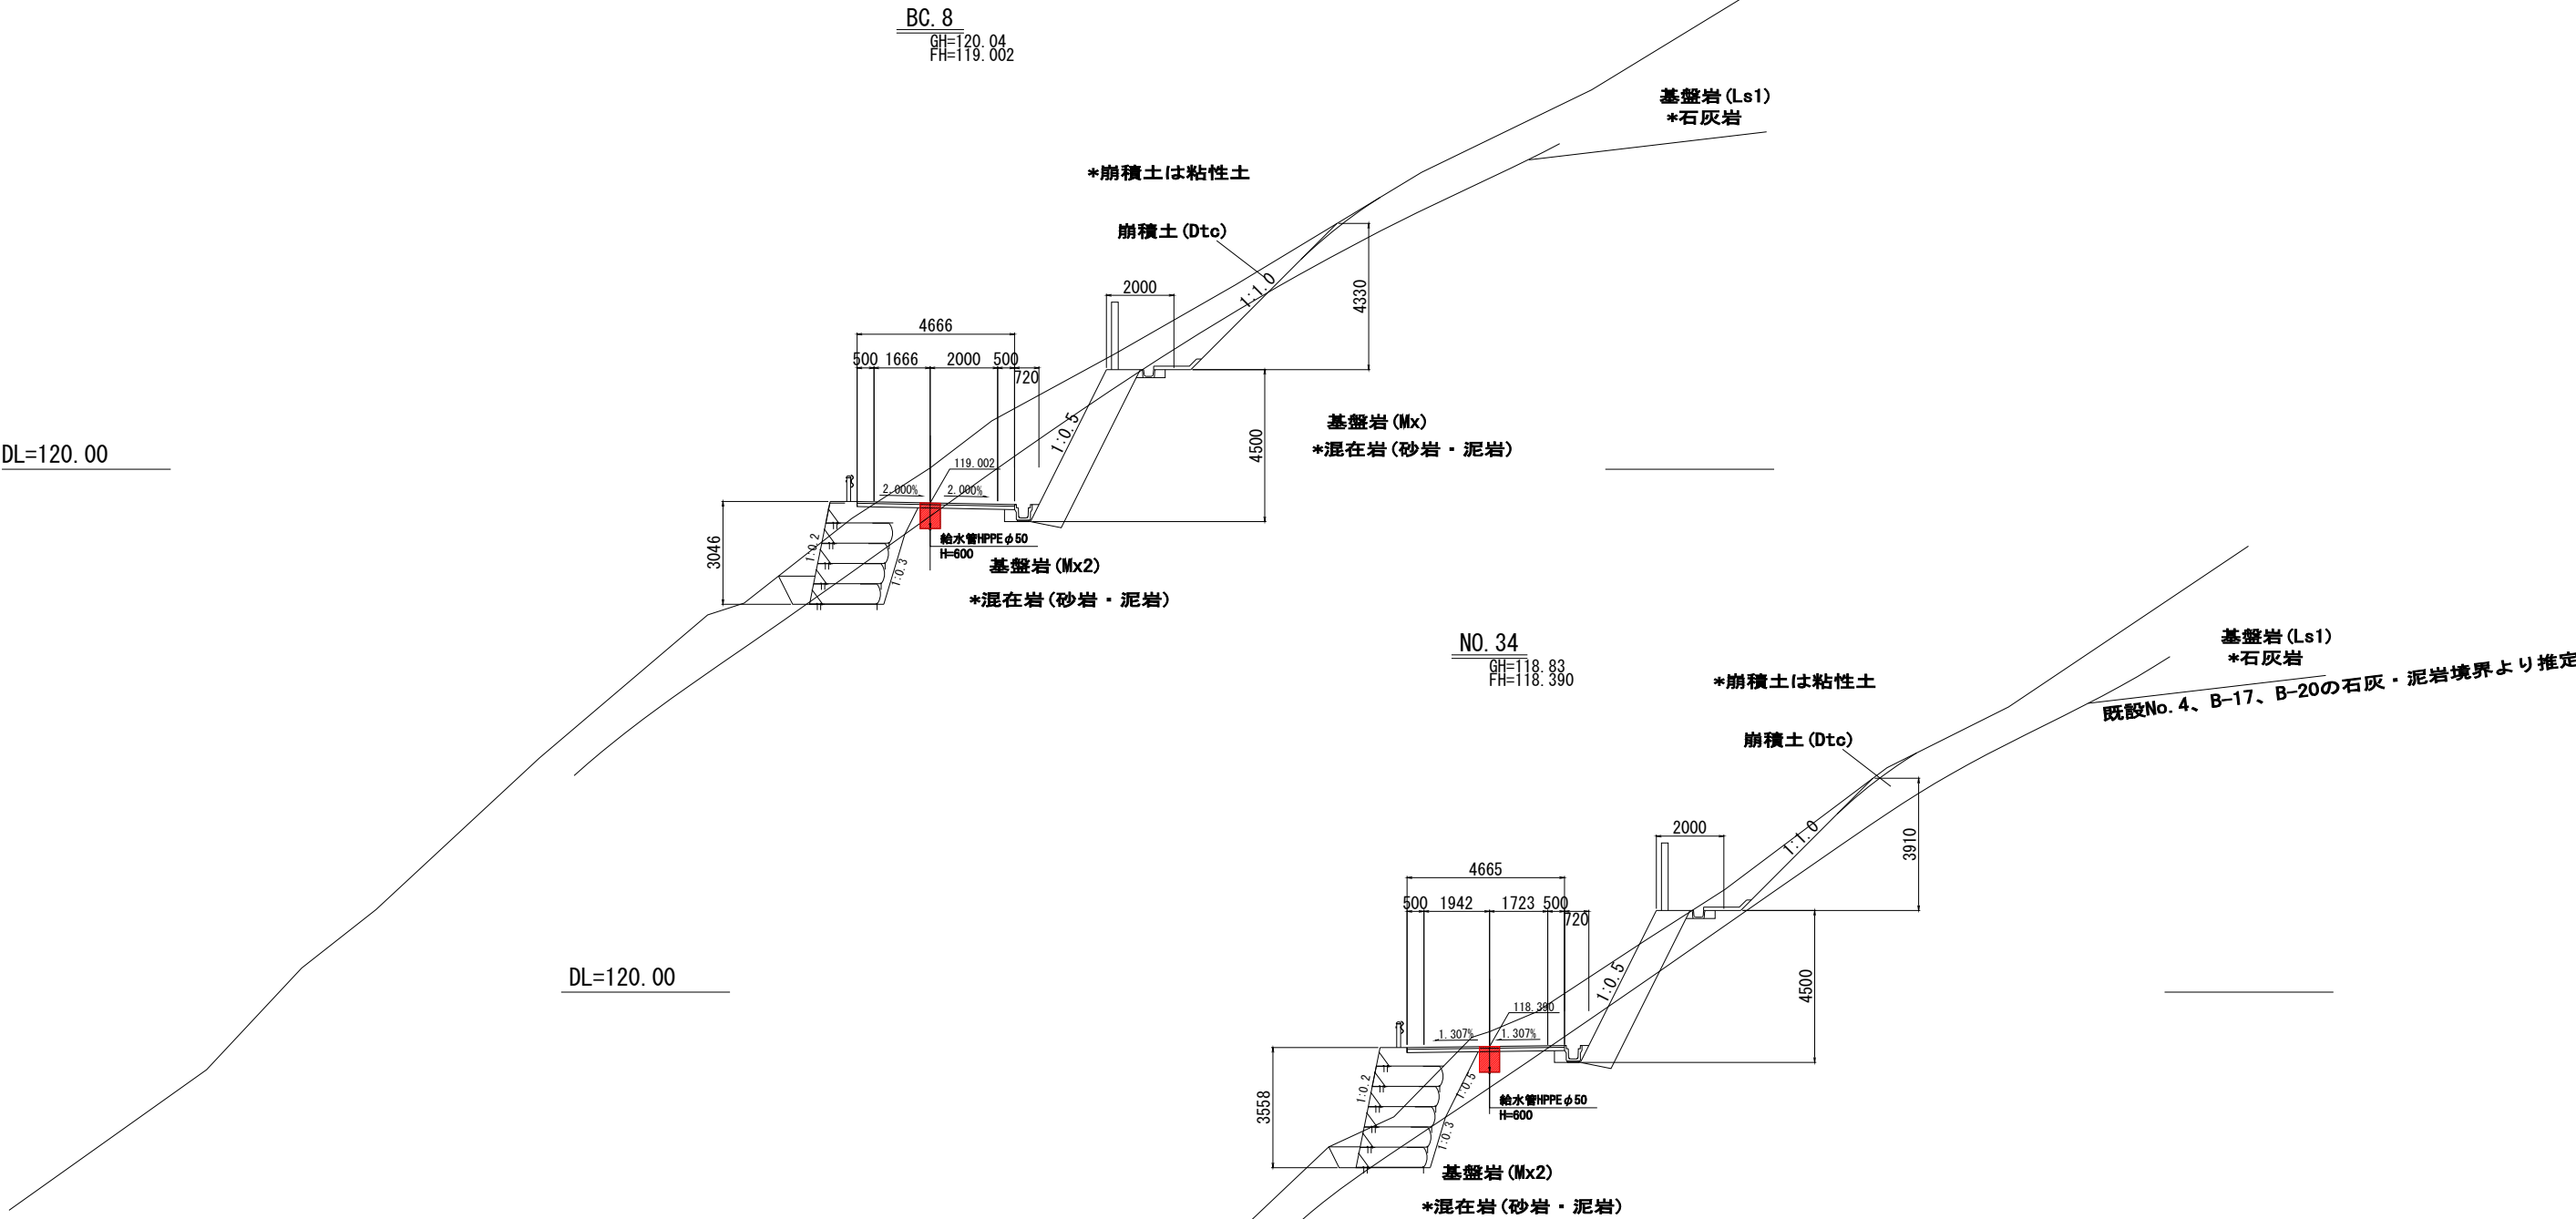

|                 |                                           |          |          |
|-----------------|-------------------------------------------|----------|----------|
| 進入道路工区          |                                           |          |          |
| 公益財団法人 エコサイクル高知 |                                           |          |          |
| 工事種別            | エコ高知（佐川）第17号 佐川町加茂管理型<br>産業廃棄物最終処分場水道敷設工事 |          |          |
| 図面名称            | 横断図(25)                                   | 縮尺       | S=1:100  |
| 路線河川名           | 最終処分場進入道路                                 |          |          |
| 工事箇所            | 高知県 高岡郡 佐川町 加茂                            |          |          |
| 設計種別            | 実施図                                       | 図面<br>番号 | 35<br>81 |
| 事務所名            | 佐川町事務所                                    |          |          |
| 会社名             |                                           |          |          |


横断図(26)

S=1:100

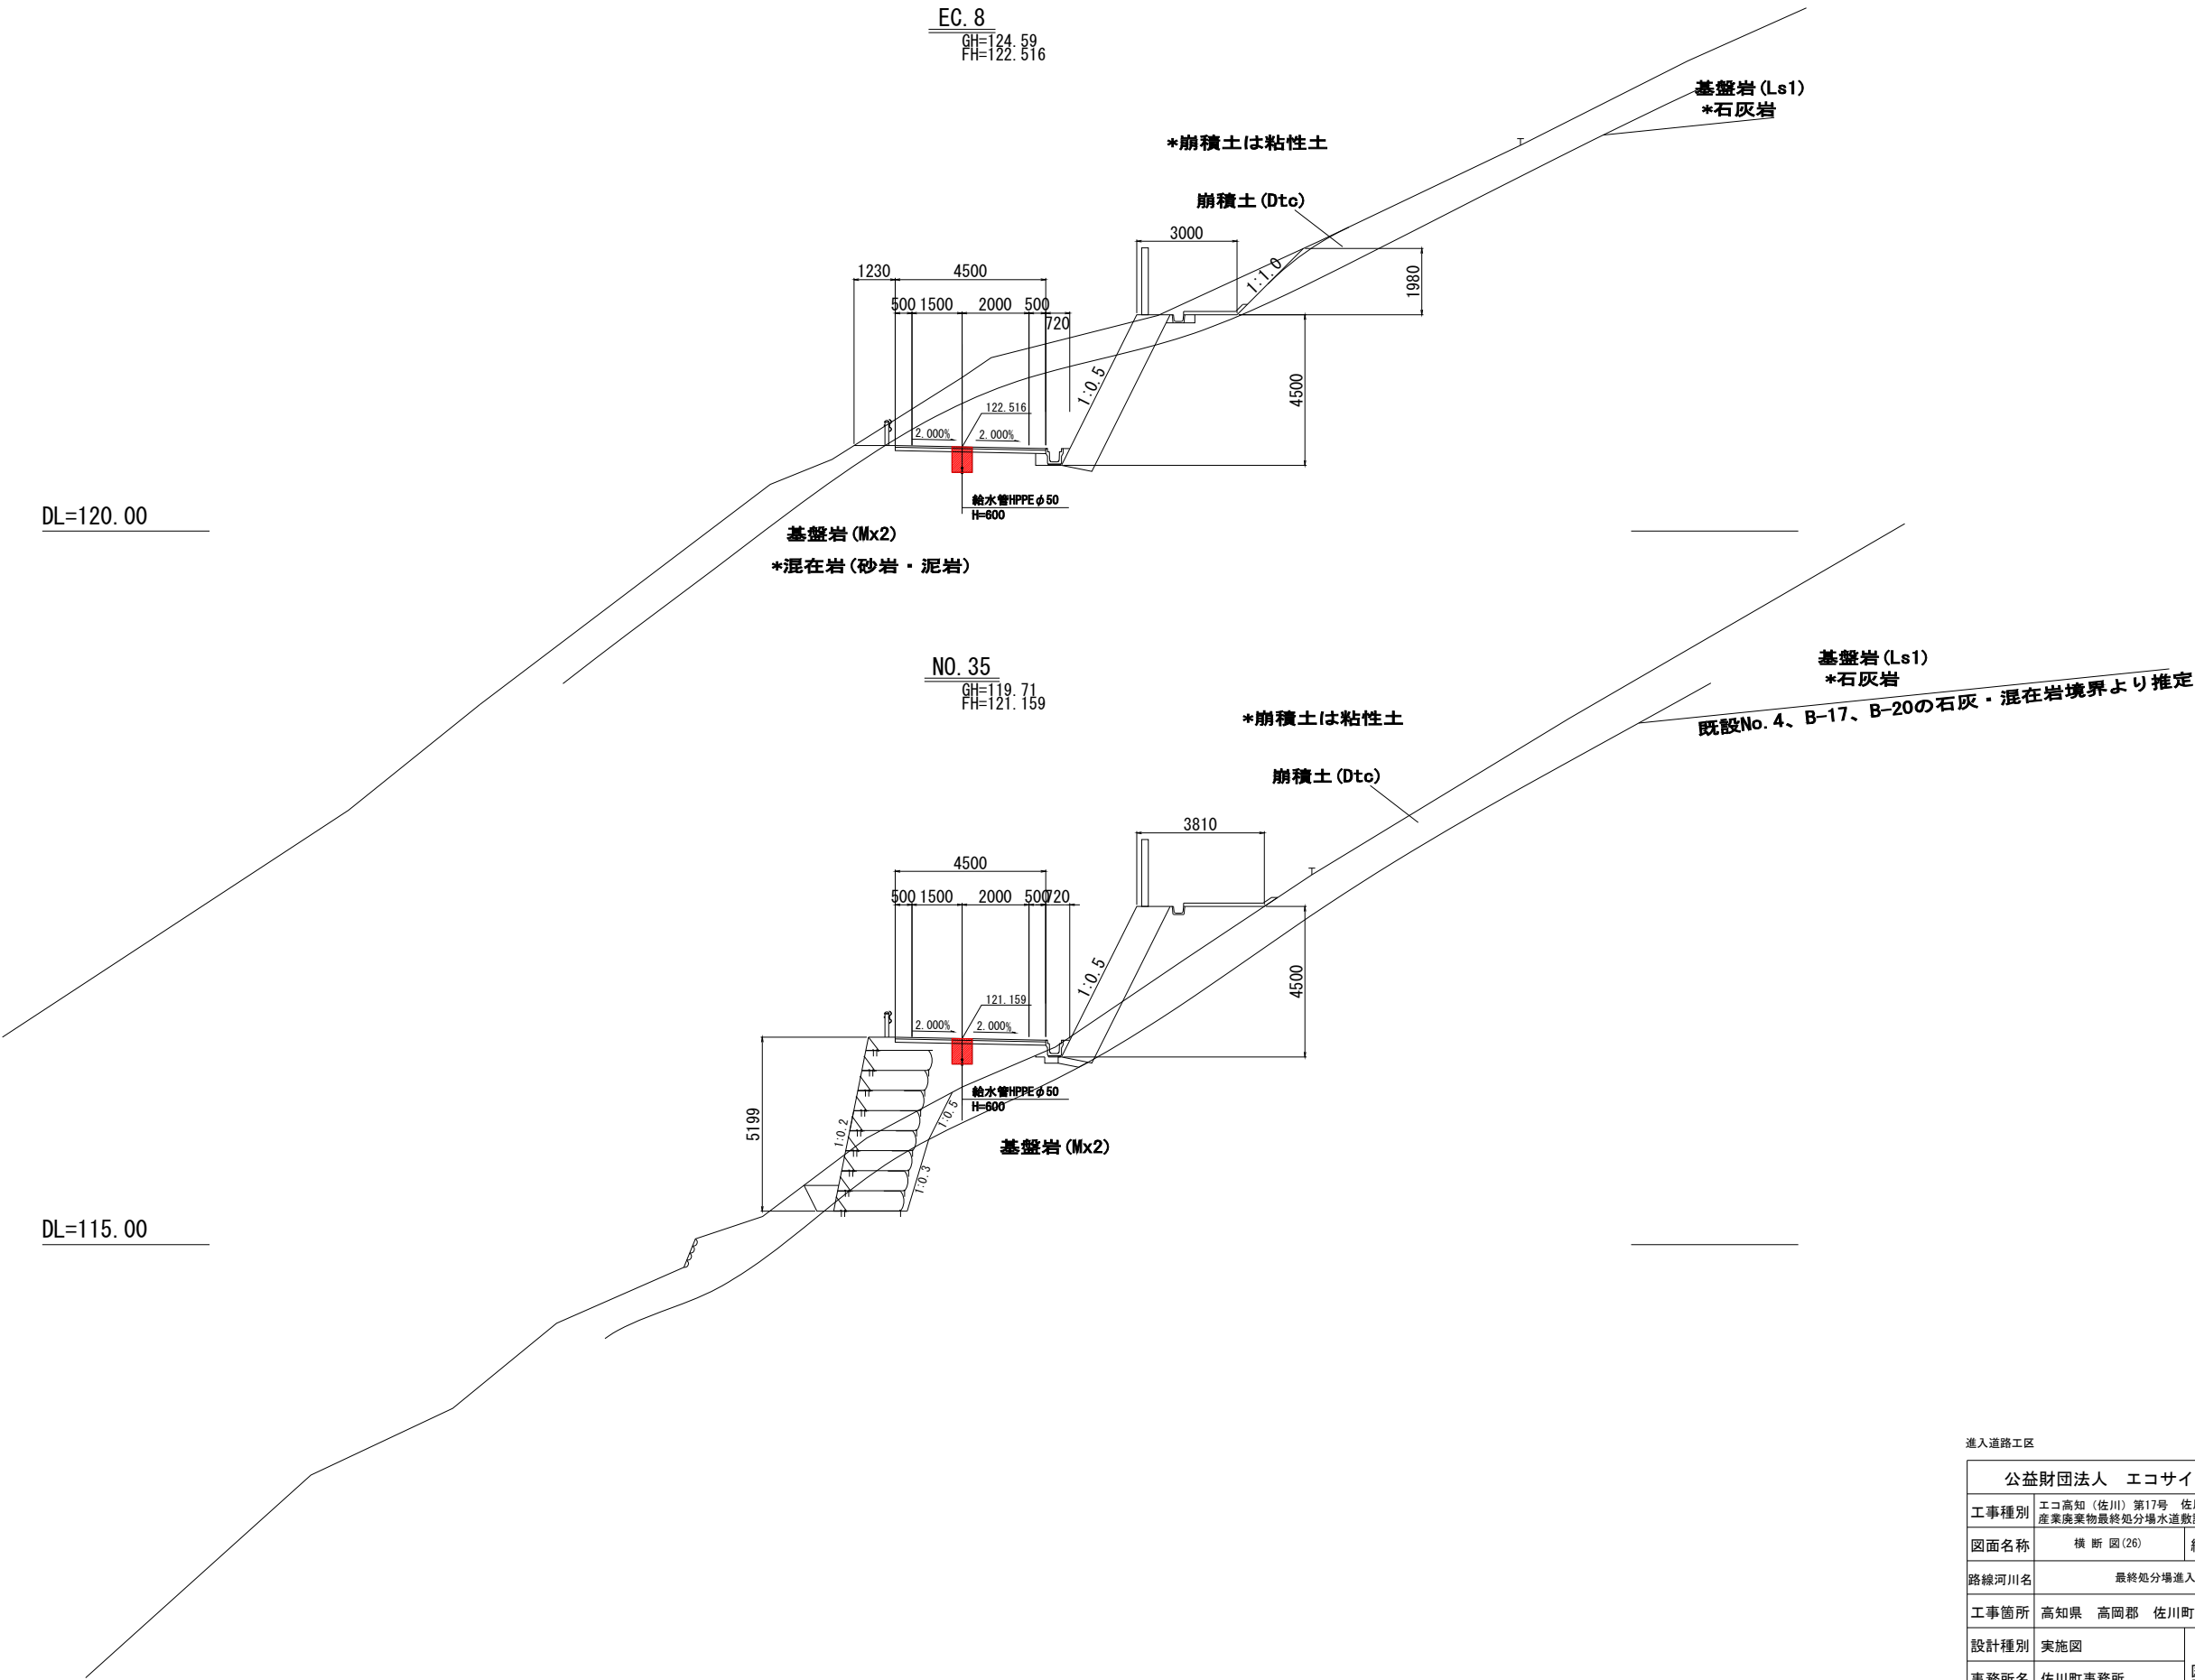

|                 |                                           |             |         |
|-----------------|-------------------------------------------|-------------|---------|
| 進入道路工区          |                                           |             |         |
| 公益財団法人 エコサイクル高知 |                                           |             |         |
| 工事種別            | エコ高知（佐川）第17号 佐川町加茂管理型<br>産業廃棄物最終処分場水道敷設工事 |             |         |
| 図面名称            | 横断図(26)                                   | 縮尺          | S=1:100 |
| 路線河川名           | 最終処分場進入道路                                 |             |         |
| 工事箇所            | 高知県 高岡郡 佐川町 加茂                            |             |         |
| 設計種別            | 実施図                                       |             |         |
| 事務所名            | 佐川町事務所                                    | 図<br>番<br>号 | 36      |
| 会社名             |                                           |             | 81      |


横断図(27)  
S=1:100

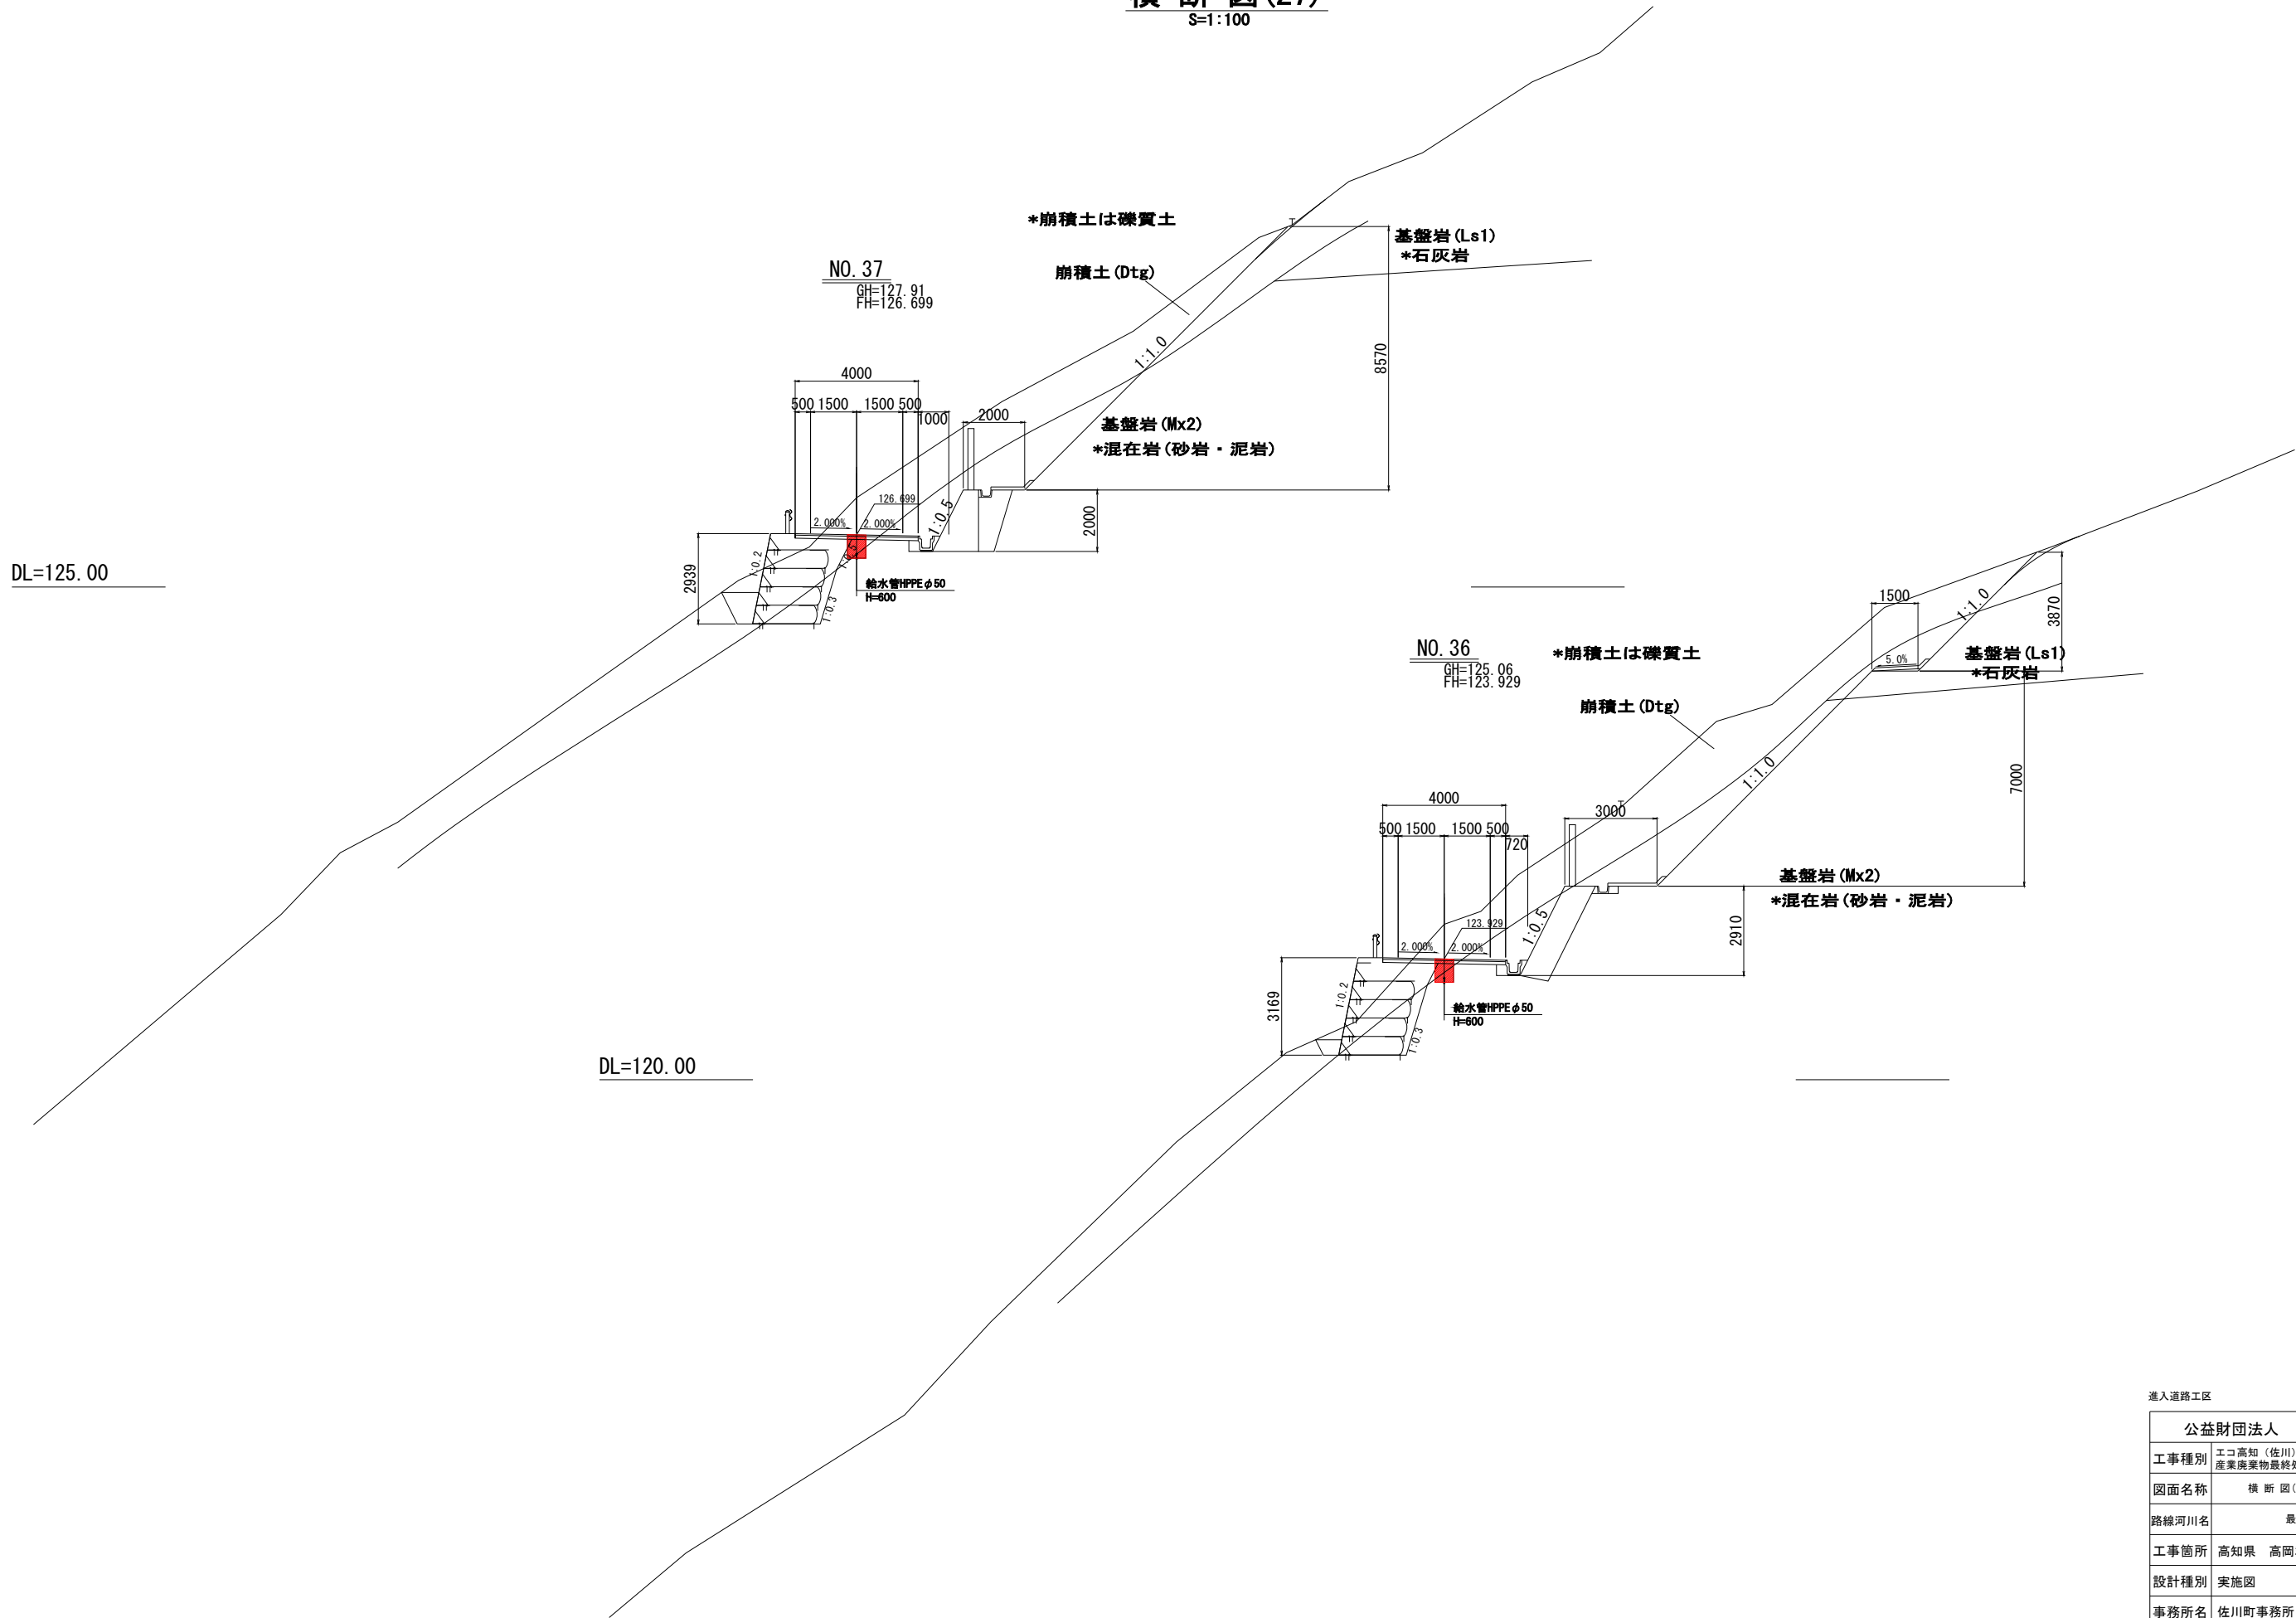

|                 |                                       |          |          |
|-----------------|---------------------------------------|----------|----------|
| 進入道路工区          |                                       |          |          |
| 公益財団法人 エコサイクル高知 |                                       |          |          |
| 工事種別            | エコ高知（佐川）第17号 佐川町加茂管理型産業廃棄物最終処分場水道敷設工事 |          |          |
| 図面名称            | 横断図(27)                               | 縮尺       | S=1:100  |
| 路線河川名           | 最終処分場進入道路                             |          |          |
| 工事箇所            | 高知県 高岡郡 佐川町 加茂                        |          |          |
| 設計種別            | 実施図                                   | 図面<br>番号 | 37<br>81 |
| 事務所名            | 佐川町事務所                                |          |          |
| 会社名             |                                       |          |          |


横断図(28)

S=1:100

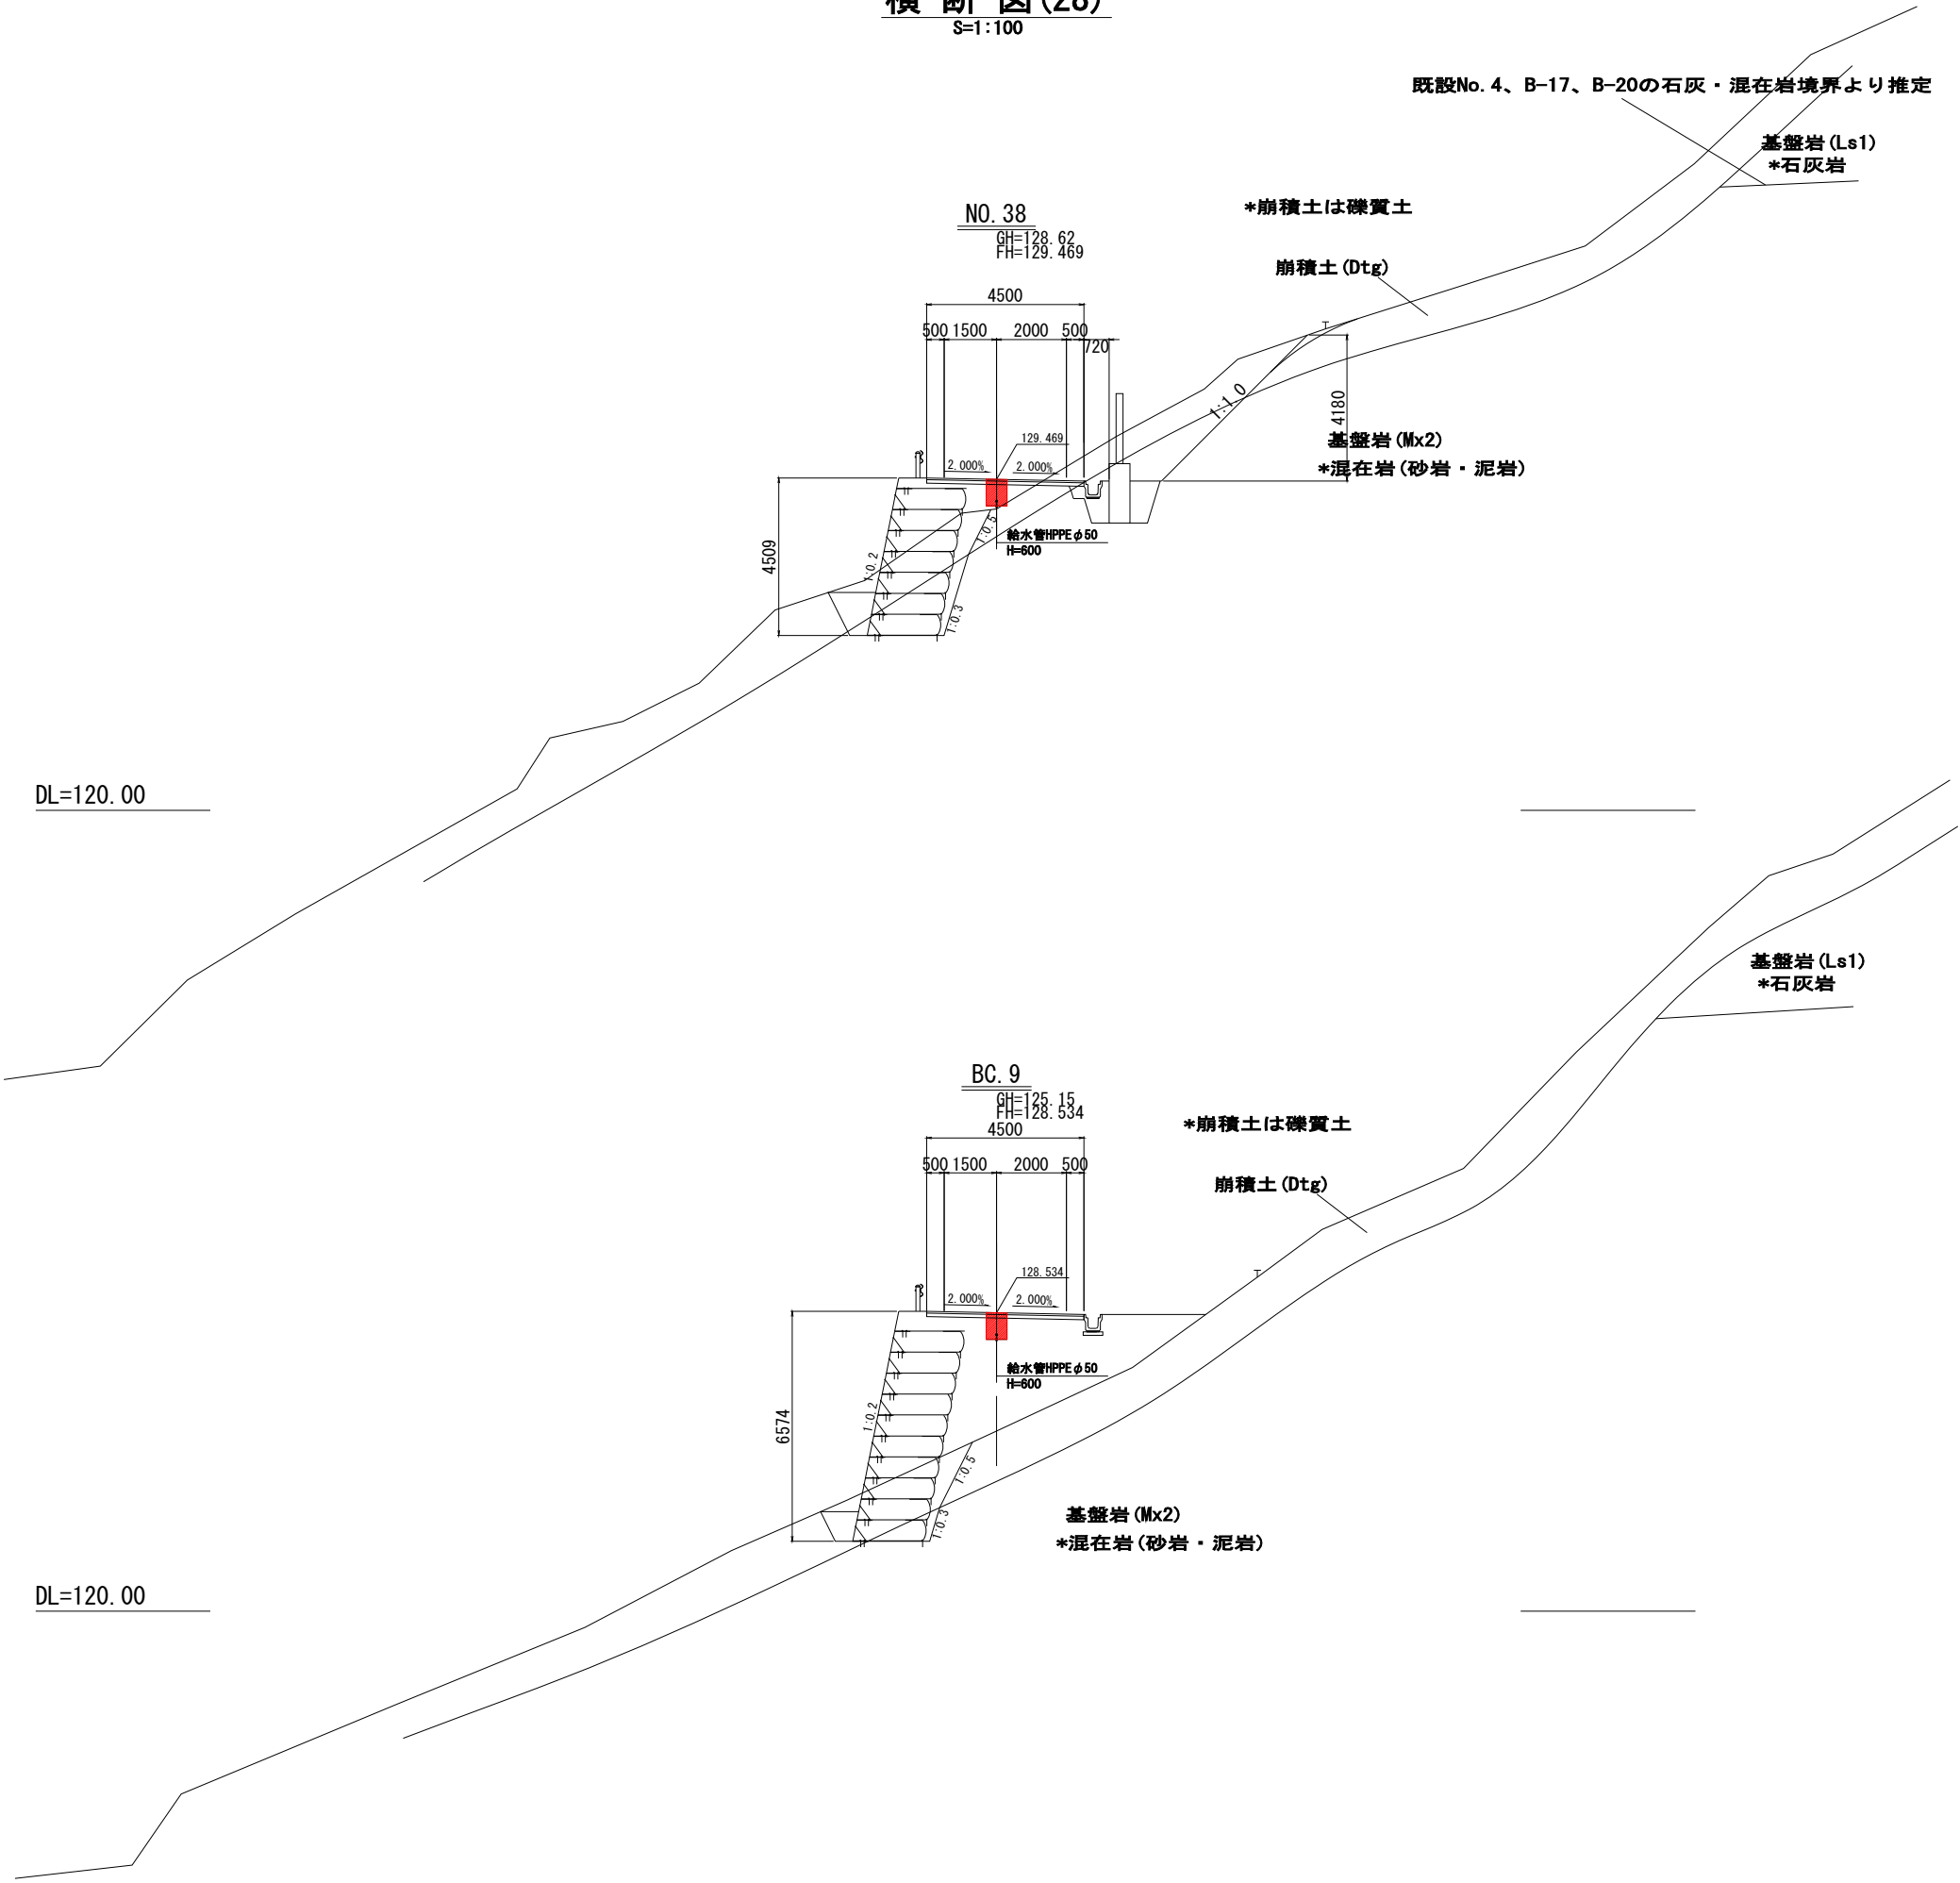

|                 |                                           |             |          |
|-----------------|-------------------------------------------|-------------|----------|
| 公益財団法人 エコサイクル高知 |                                           |             |          |
| 工事種別            | エコ高知（佐川）第17号 佐川町加茂管理型<br>産業廃棄物最終処分場水道敷設工事 |             |          |
| 図面名称            | 横断図(28)                                   | 縮尺          | S=1:100  |
| 路線河川名           | 最終処分場進入道路                                 |             |          |
| 工事箇所            | 高知県 高岡郡 佐川町 加茂                            |             |          |
| 設計種別            | 実施図                                       | 図<br>番<br>号 | 38<br>81 |
| 事務所名            | 佐川町事務所                                    |             |          |
| 会社名             |                                           |             |          |

**S=1:100**

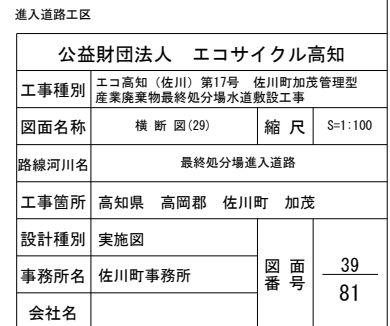

**S=1:100**

$$\begin{array}{r} \text{GH} = 132.78 \\ \text{FH} = 135.009 \end{array}$$

既設No. 4、B-17、B-20の石灰・混在岩境界より推定

崩積土 (Dt<sub>g</sub>)

基盤岩 (Mx2)  
\*混在岩 (砂岩・泥岩)

6309

$$\begin{array}{l} \text{GH} = 130.89 \\ \text{FH} = 133.042 \end{array}$$

崩積土 (Dt<sub>g</sub>)

~~基盤岩 (Mx1)~~

基盤岩 (Mx2)  
\*混在岩 (砂岩・泥岩)

6792

6792

公益財団法人 エコサイクル高知

|      |         |    |         |
|------|---------|----|---------|
| 図面名称 | 横断図(30) | 縮尺 | S=1:100 |
|------|---------|----|---------|

|      |                |
|------|----------------|
| 工事箇所 | 高知県 高岡郡 佐川町 加茂 |
|------|----------------|

|      |        |     |    |
|------|--------|-----|----|
| 設計種別 | 実施図    | 図 面 | 40 |
| 事務所名 | 佐川町事務所 |     |    |


|       |        |     |    |
|-------|--------|-----|----|
| 事務所名  | 佐川町事務所 | 番 号 | 81 |
| 会 社 名 |        |     |    |

横断図(31)

S=1:100

DL=135.00


DL=130.00

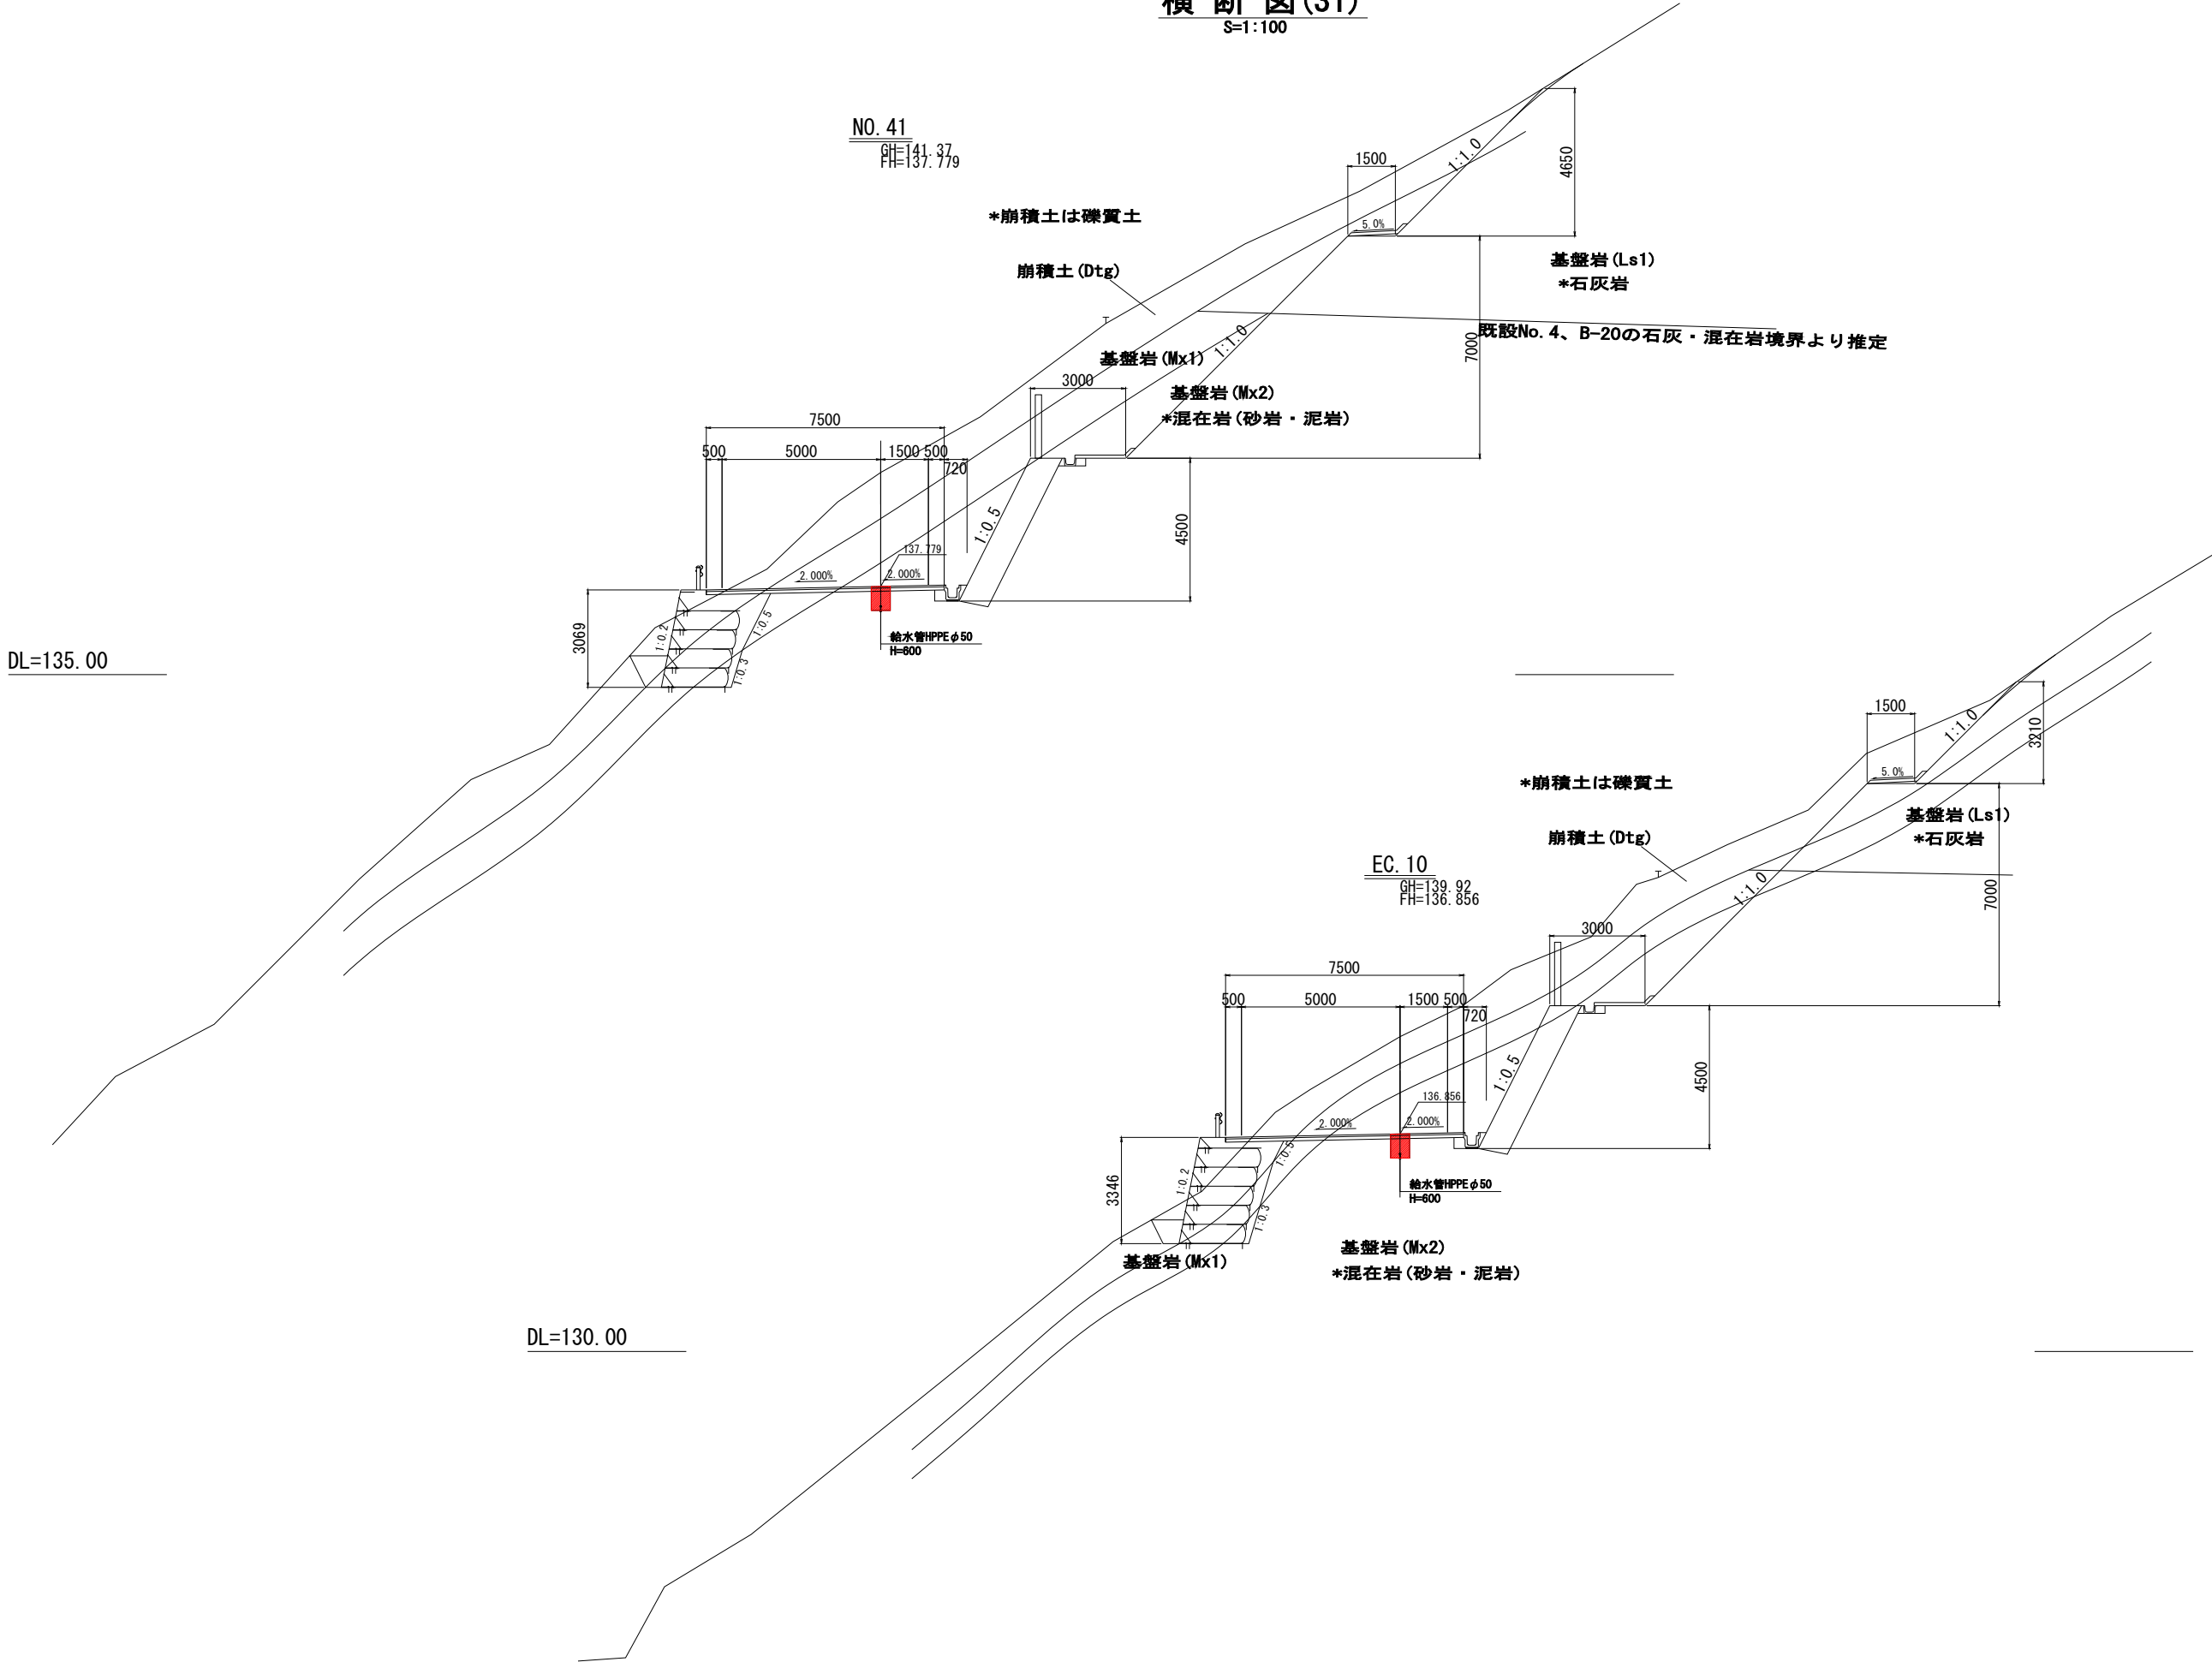

|                 |                                       |      |          |
|-----------------|---------------------------------------|------|----------|
| 進入道路工区          |                                       |      |          |
| 公益財団法人 エコサイクル高知 |                                       |      |          |
| 工事種別            | エコ高知（佐川）第17号 佐川町加茂管理型産業廃棄物最終処分場水道敷設工事 |      |          |
| 図面名称            | 横断図(31)                               | 縮尺   | S=1:100  |
| 路線河川名           | 最終処分場進入道路                             |      |          |
| 工事箇所            | 高知県 高岡郡 佐川町 加茂                        |      |          |
| 設計種別            | 実施図                                   | 図面番号 | 41<br>81 |
| 事務所名            | 佐川町事務所                                |      |          |
| 会社名             |                                       |      |          |


横断図(32)

S=1:100

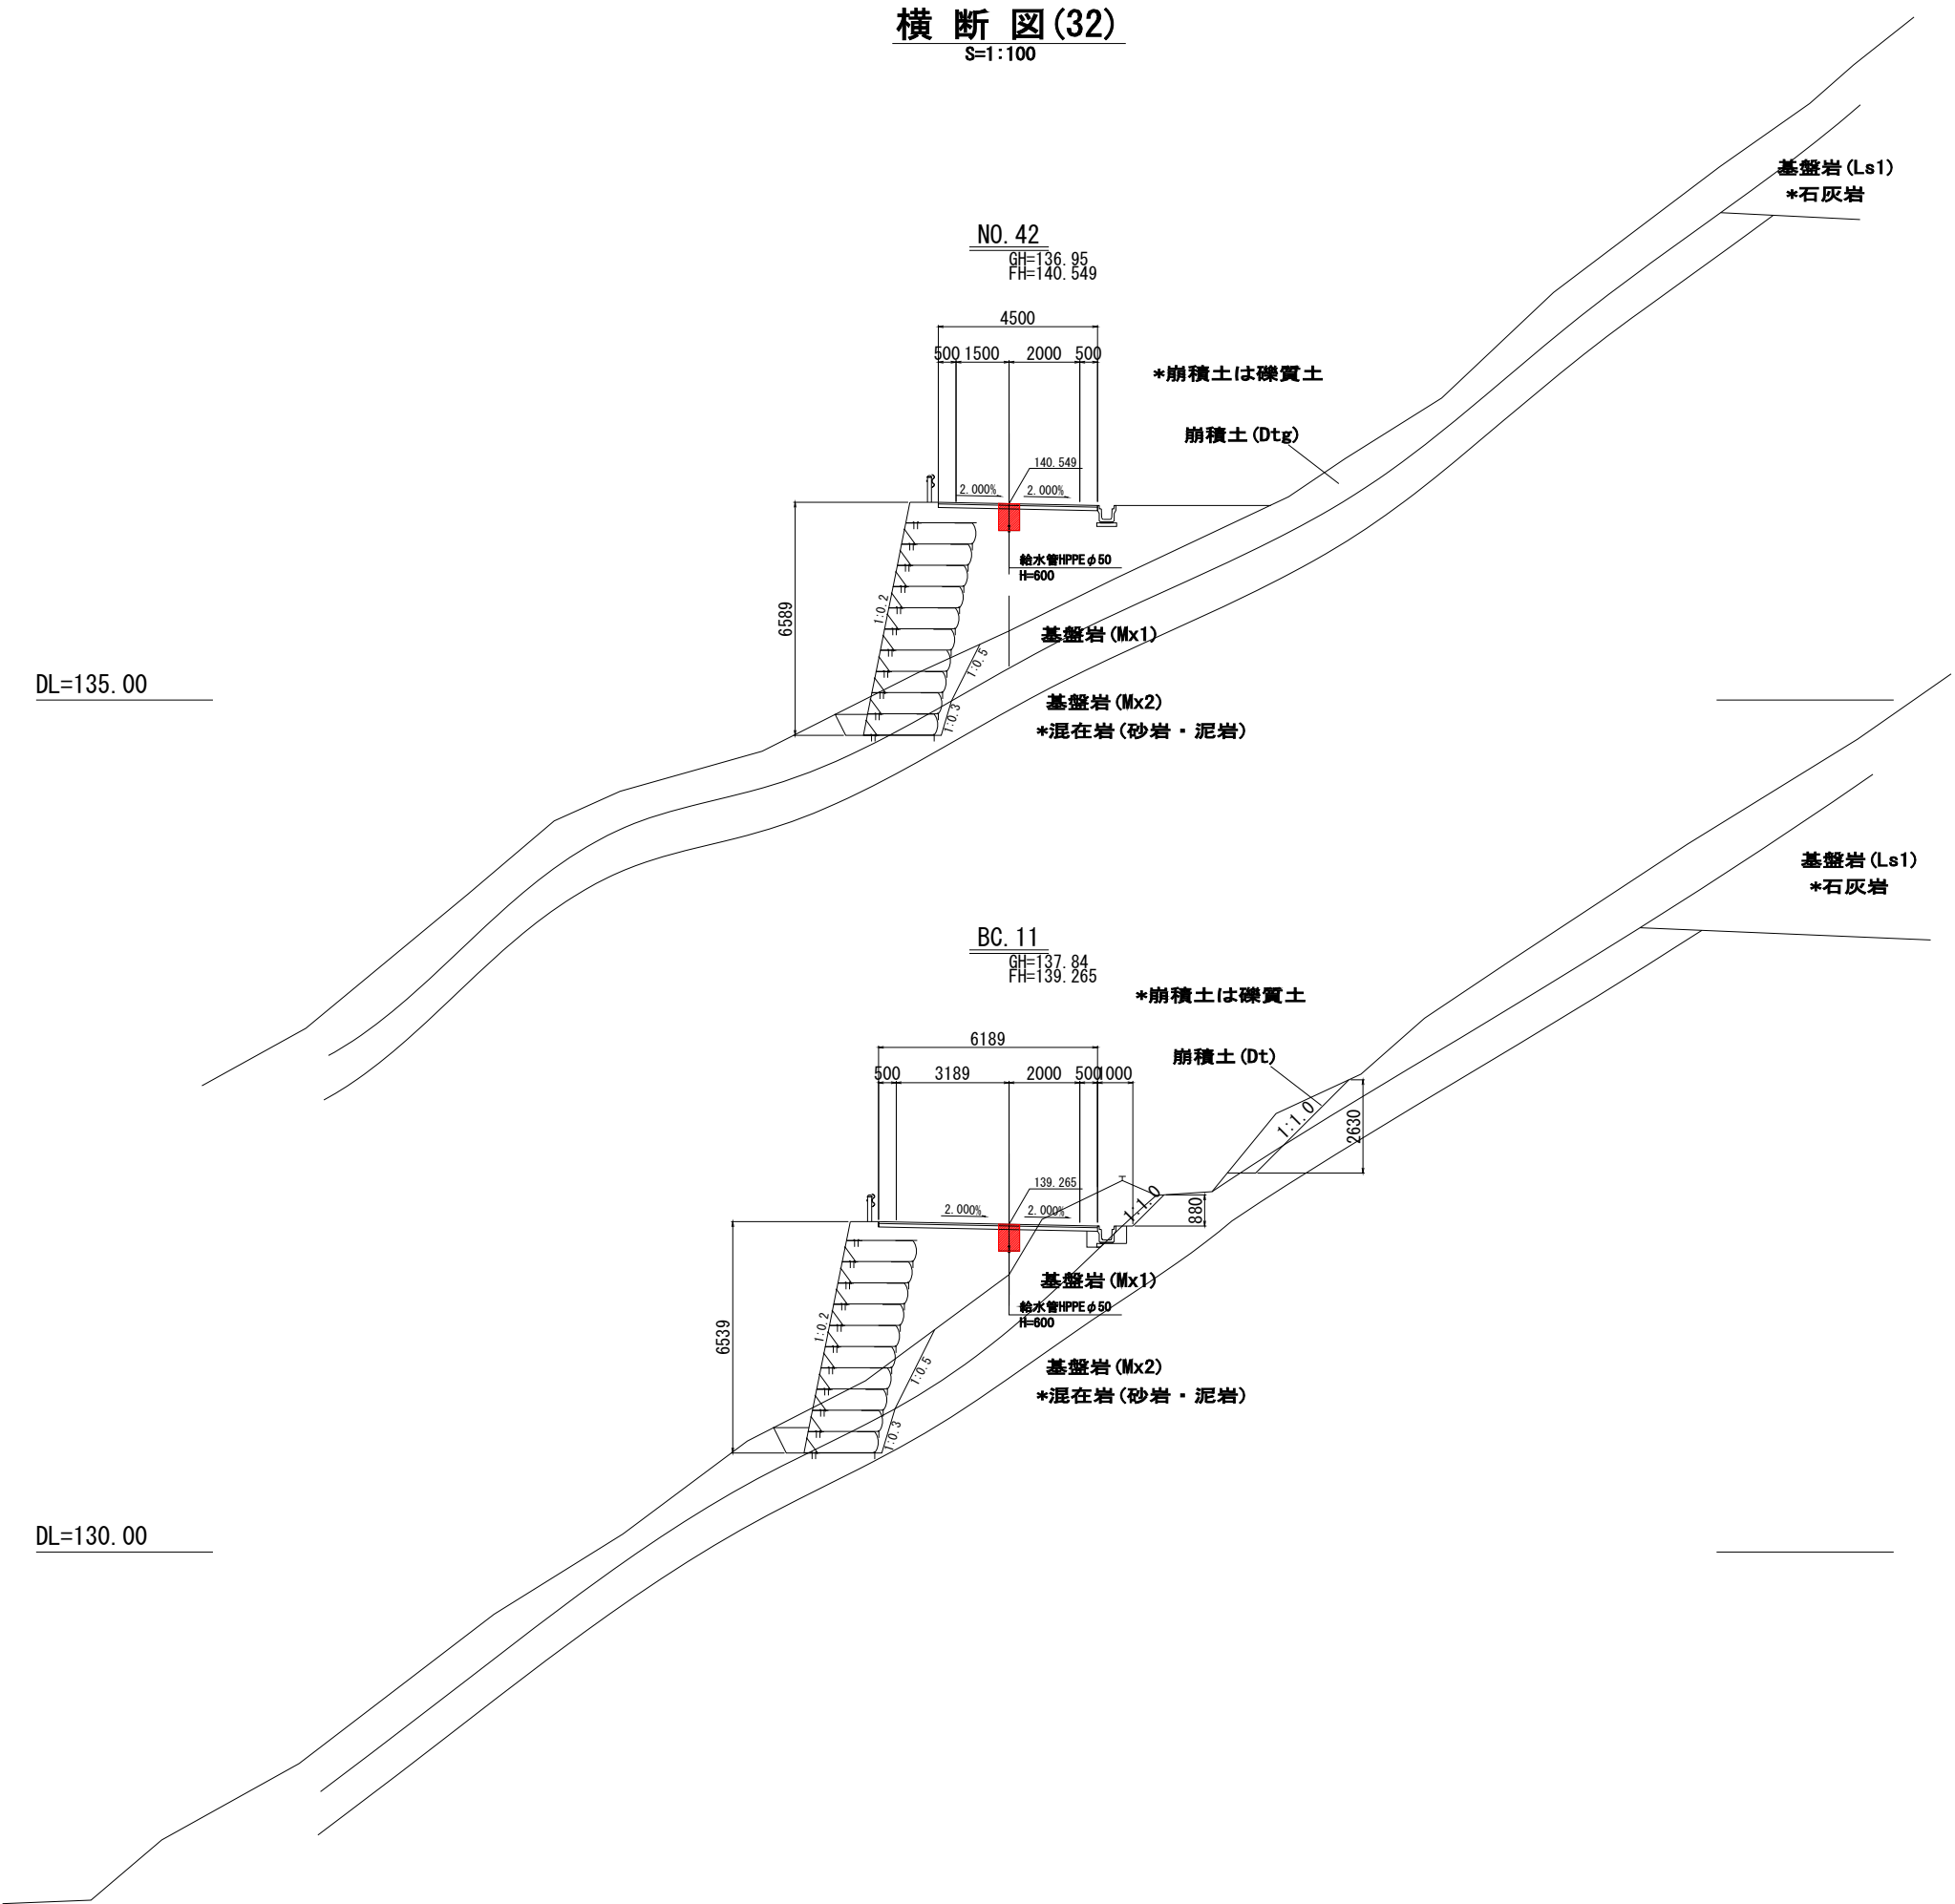

|                 |                                       |      |          |
|-----------------|---------------------------------------|------|----------|
| 進入道路工区          |                                       |      |          |
| 公益財団法人 エコサイクル高知 |                                       |      |          |
| 工事種別            | エコ高知（佐川）第17号 佐川町加茂管理型産業廃棄物最終処分場水道敷設工事 |      |          |
| 図面名称            | 横断図(32)                               | 縮尺   | S=1:100  |
| 路線河川名           | 最終処分場進入道路                             |      |          |
| 工事箇所            | 高知県 高岡郡 佐川町 加茂                        |      |          |
| 設計種別            | 実施図                                   | 図面番号 | 42<br>81 |
| 事務所名            | 佐川町事務所                                |      |          |
| 会社名             |                                       |      |          |

**S=1 : 100**

 


DL=130.00


|                 |                                          |                  |          |
|-----------------|------------------------------------------|------------------|----------|
| 公益財団法人 エコサイクル高知 |                                          |                  |          |
| 工事種別            | エコ高知（佐川）第17号 佐川町加茂管理型<br>産業廃棄物最終処分場水道敷工事 |                  |          |
| 図面名称            | 横断図(33)                                  | 縮尺               | S=1:100  |
| 路線河川名           | 最終処分場進入道路                                |                  |          |
| 工事箇所            | 高知県 高岡郡 佐川町 加茂                           |                  |          |
| 設計種別            | 実施図                                      | 図<br>面<br>番<br>号 | 43<br>81 |
| 事務所名            | 佐川町事務所                                   |                  |          |
| 会社名             |                                          |                  |          |

横断図(34)

S=1:100

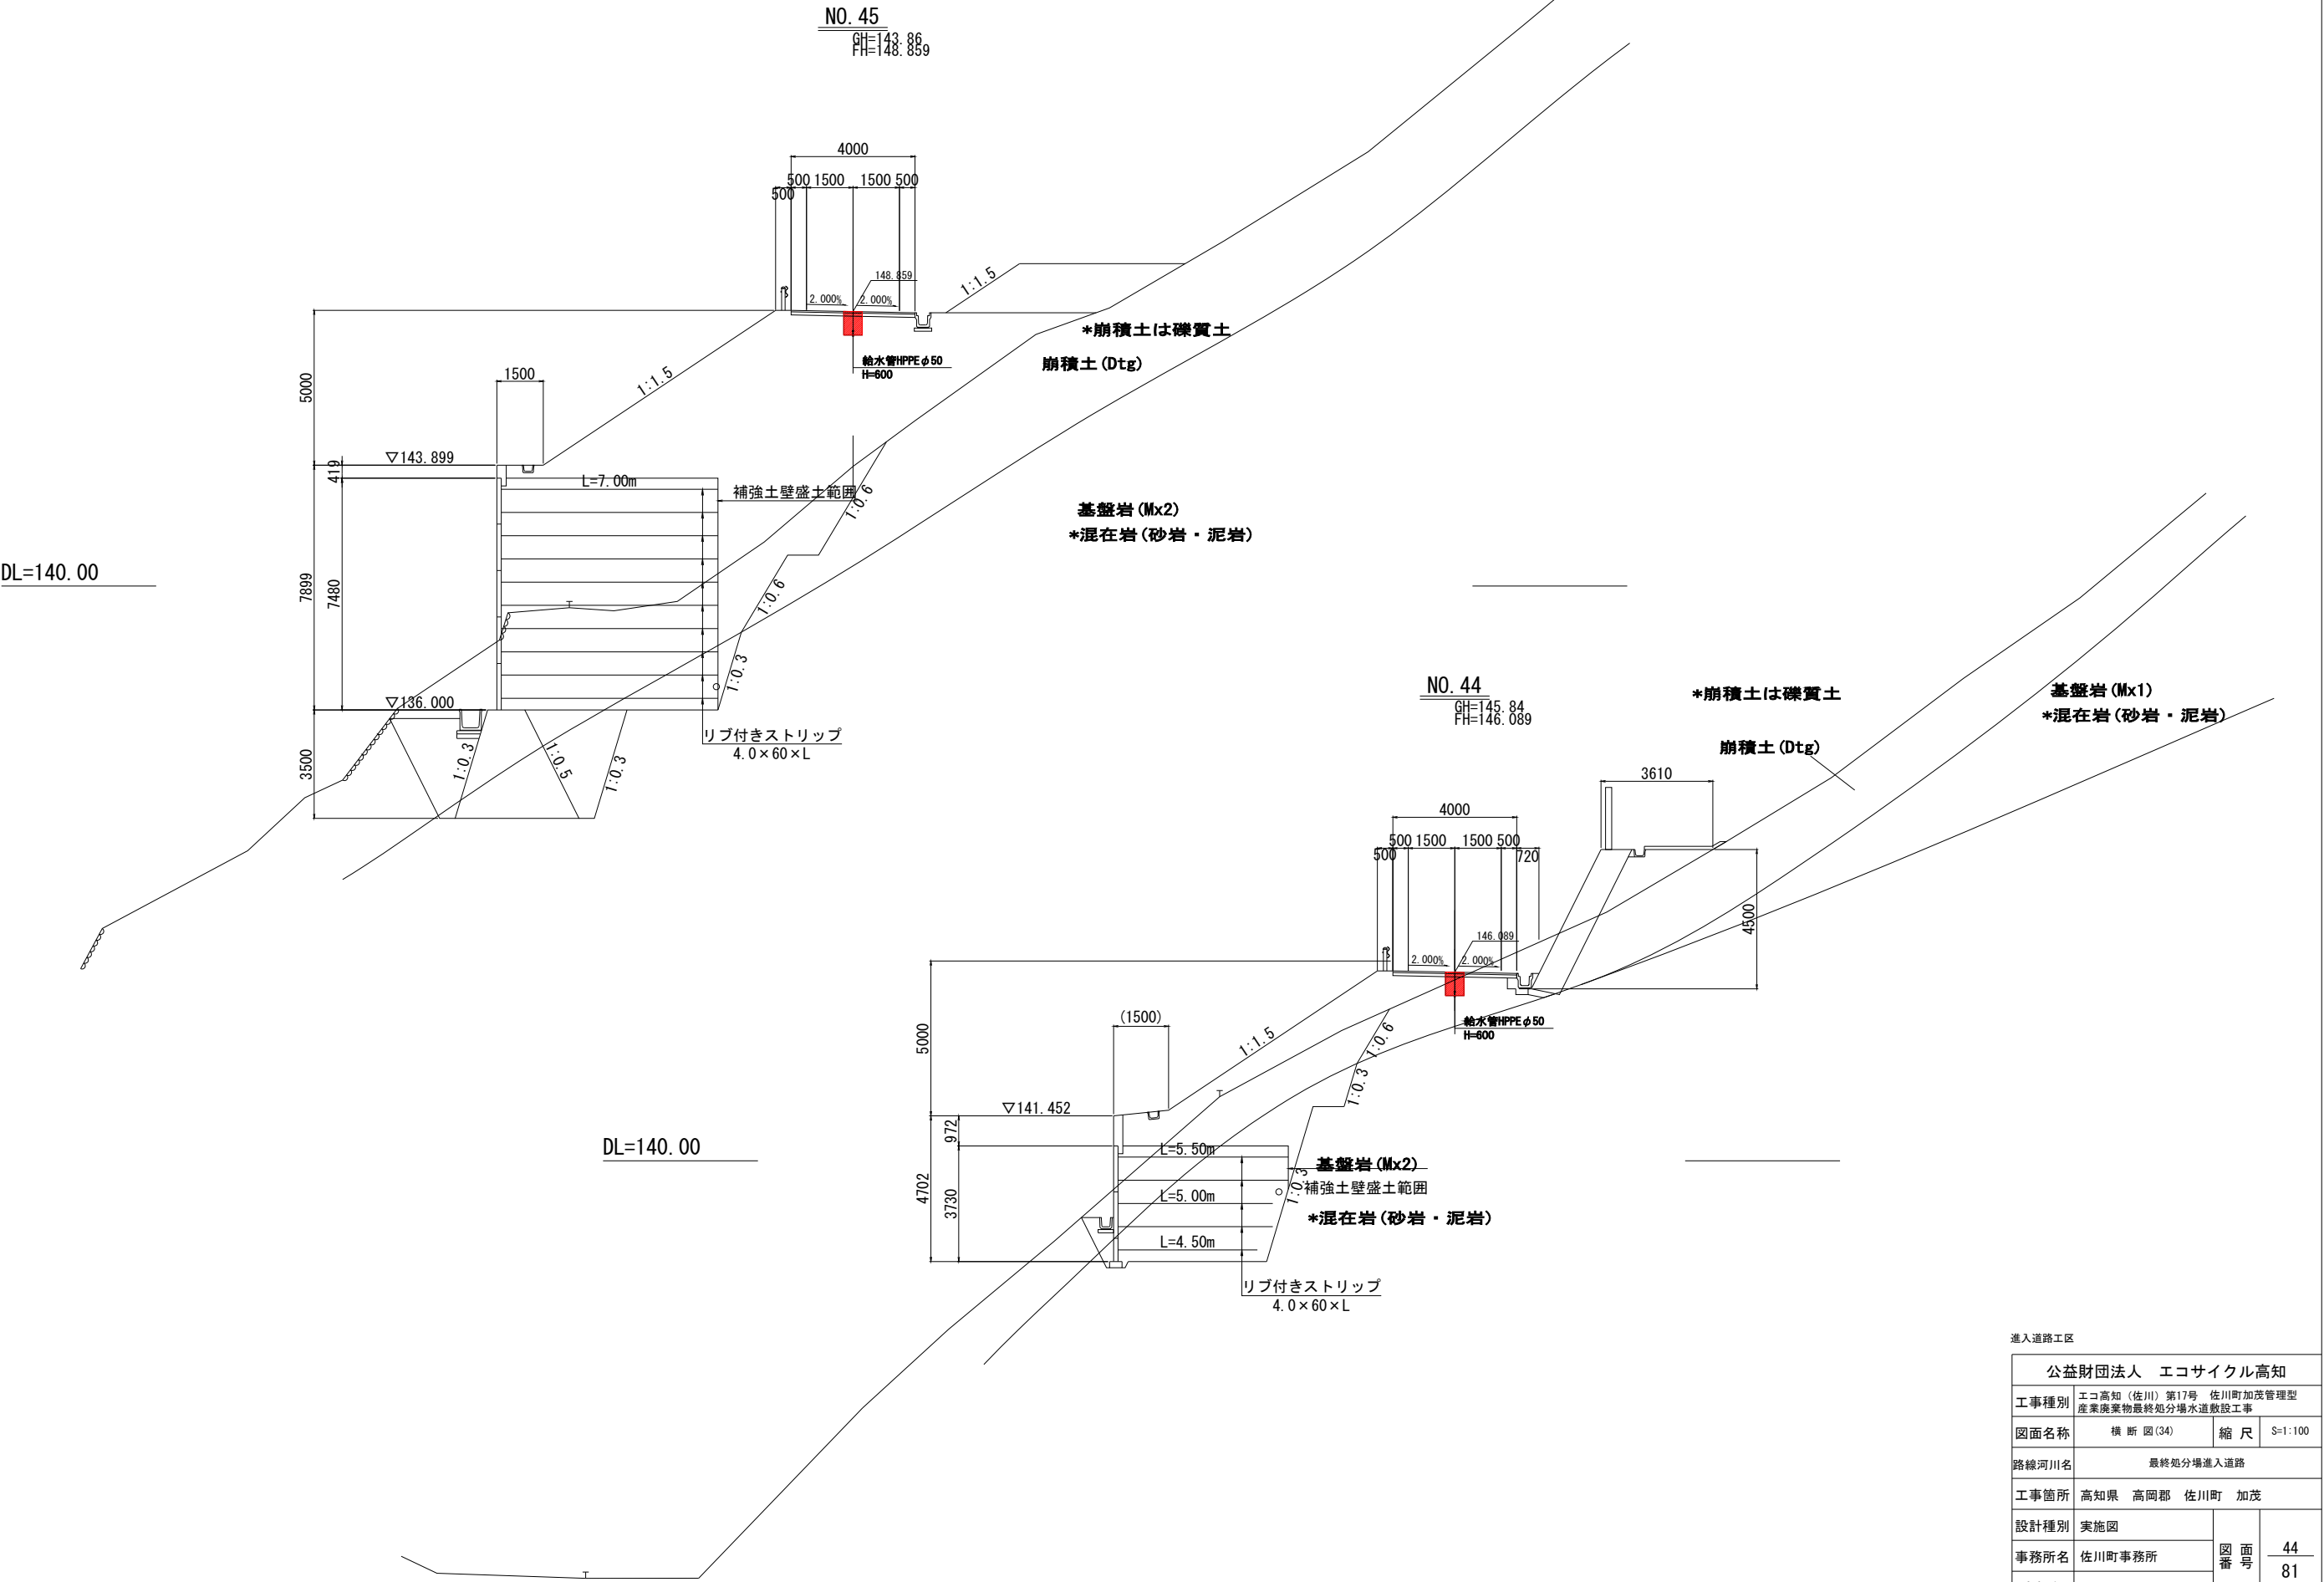

|                 |                                       |      |         |
|-----------------|---------------------------------------|------|---------|
| 進入道路工区          |                                       |      |         |
| 公益財団法人 エコサイクル高知 |                                       |      |         |
| 工事種別            | エコ高知（佐川）第17号 佐川町加茂管理型産業廃棄物最終処分場水道敷設工事 |      |         |
| 図面名称            | 横断図(34)                               | 縮尺   | S=1:100 |
| 路線河川名           | 最終処分場進入道路                             |      |         |
| 工事箇所            | 高知県 高岡郡 佐川町 加茂                        |      |         |
| 設計種別            | 実施図                                   |      |         |
| 事務所名            | 佐川町事務所                                | 図面番号 | 44      |
| 会社名             |                                       |      | 81      |

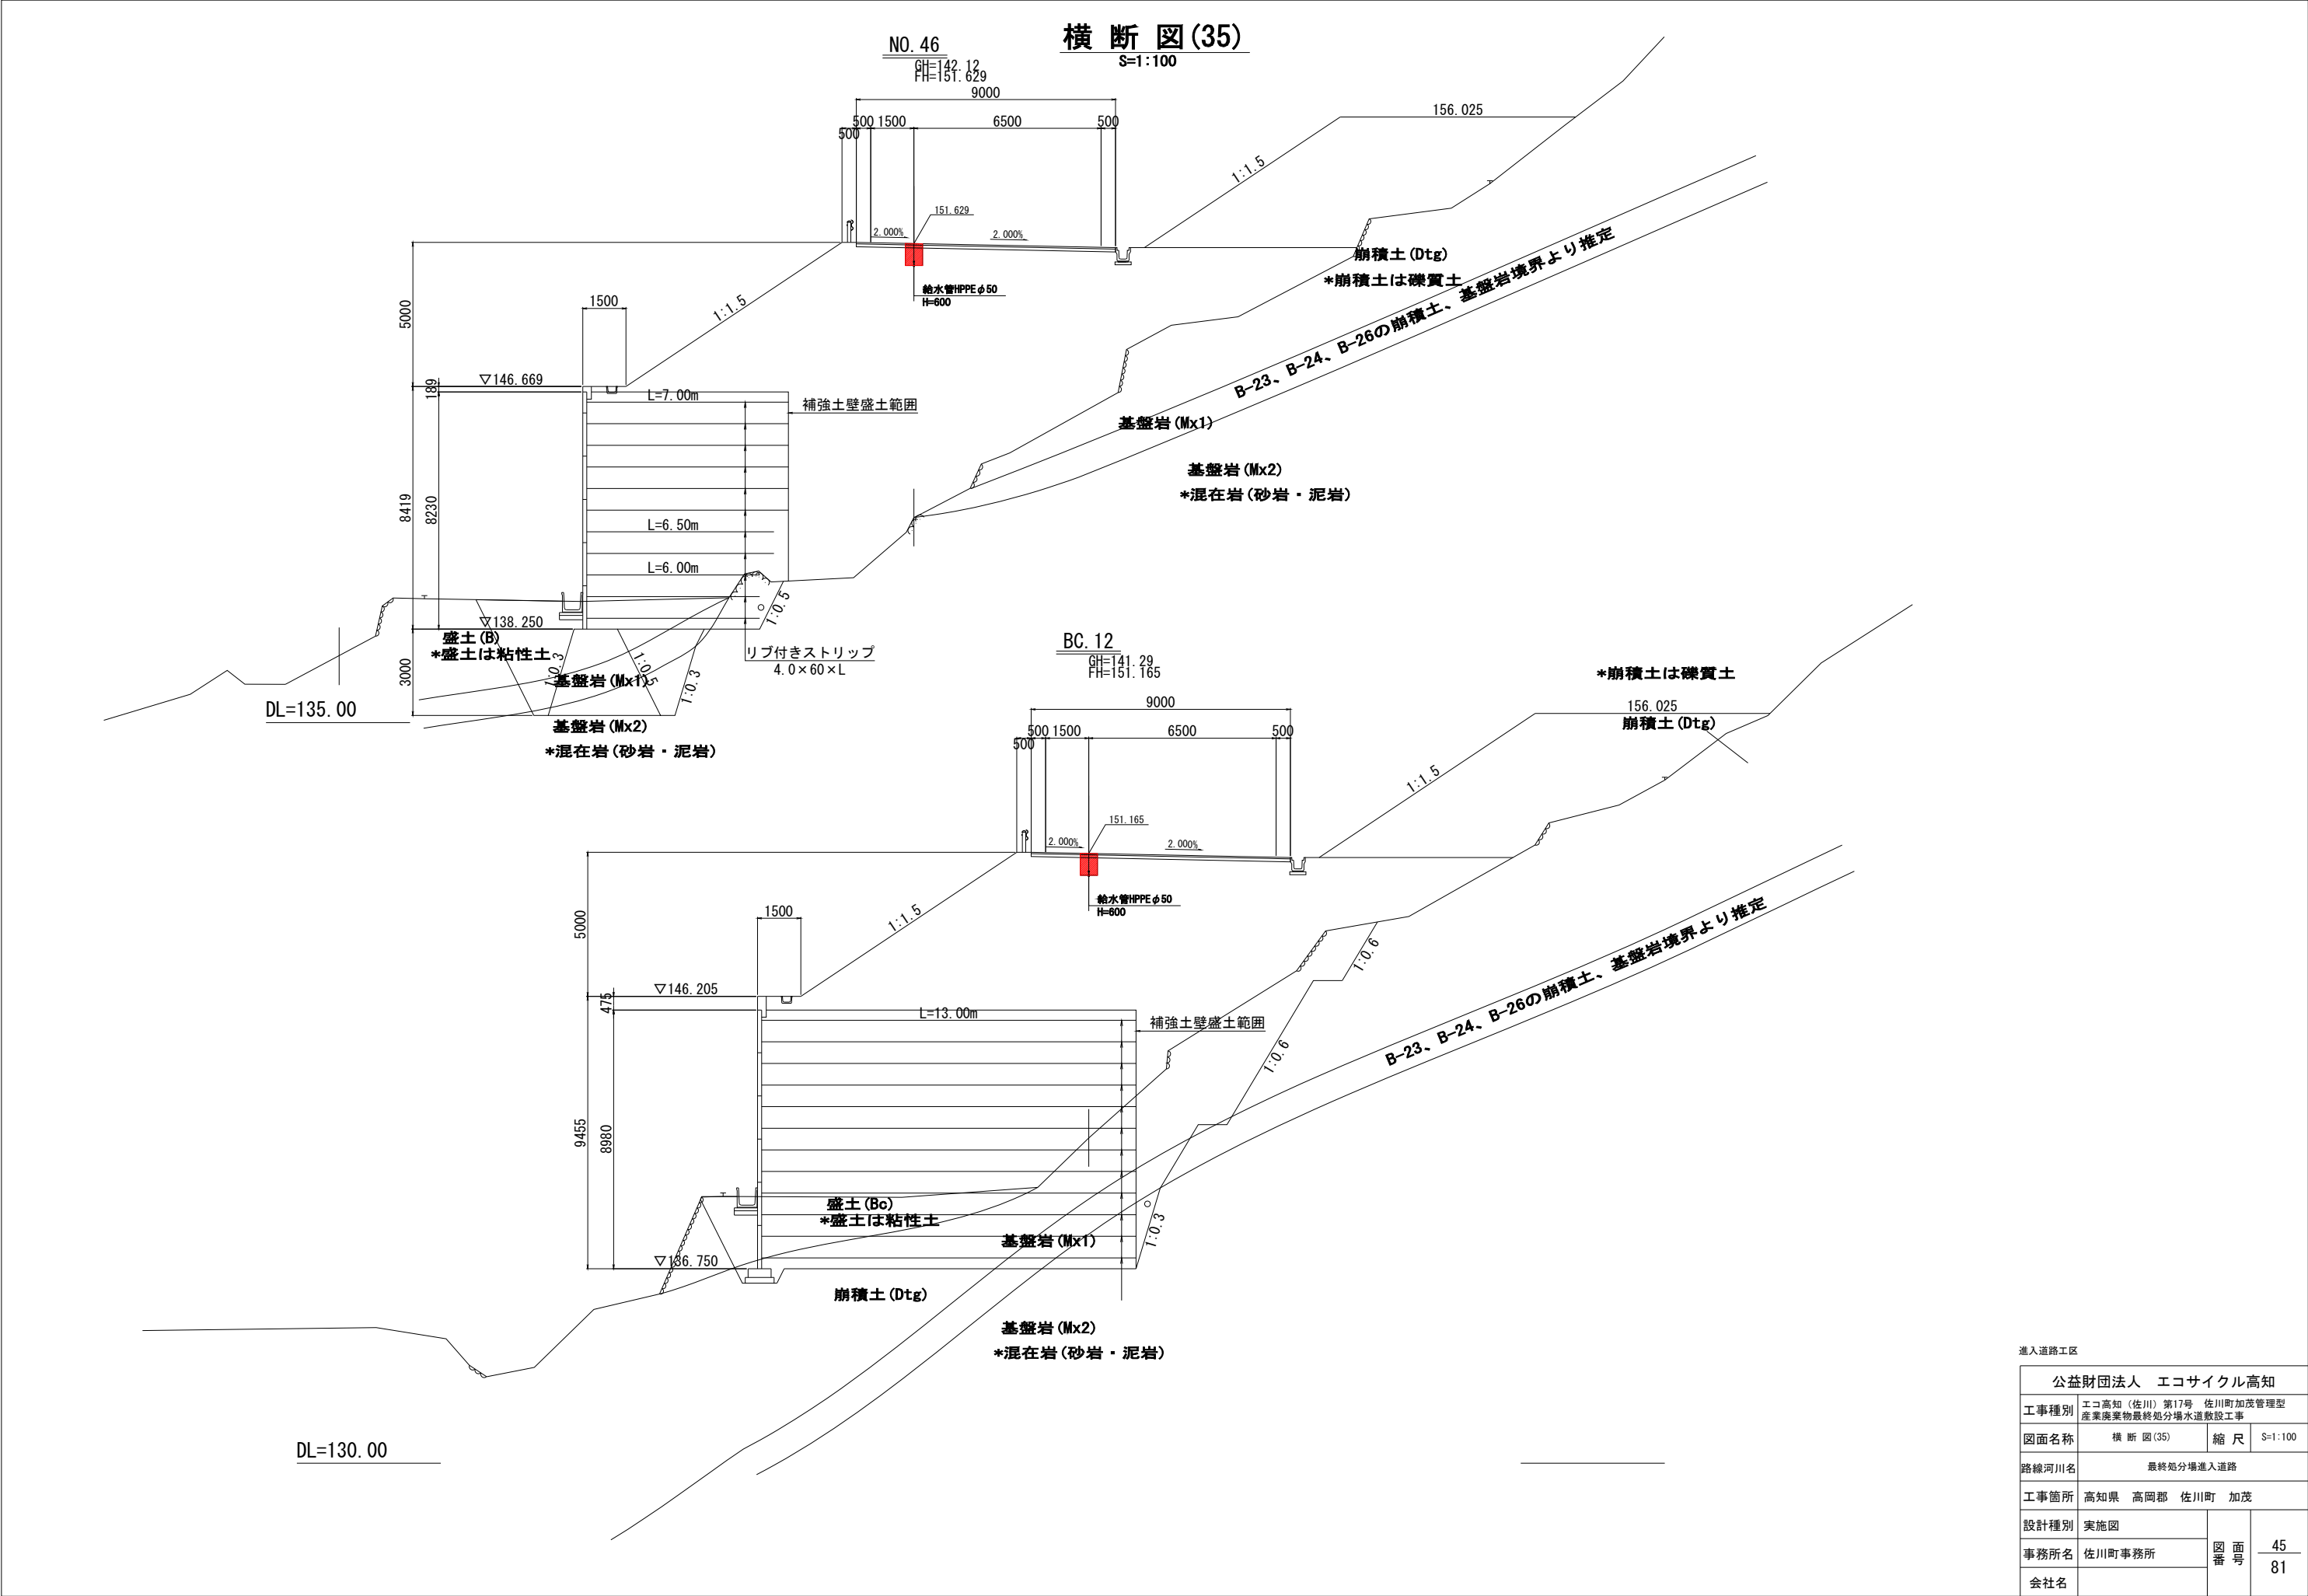

進入道路工区

公益財団法人 エコサイクル高知

工事種別

エコ高知（佐川）第17号 佐川町加茂管理型産業廃棄物最終処分場水道敷設工事

図面名称

横断図(35)

縮尺

S=1:100

路線河川名

最終処分場進入道路

工事箇所

高知県 高岡郡 佐川町 加茂

設計種別

実施図

事務所名

佐川町事務所


会社名

図番号

45  
81

横断図(36)

S=1:100

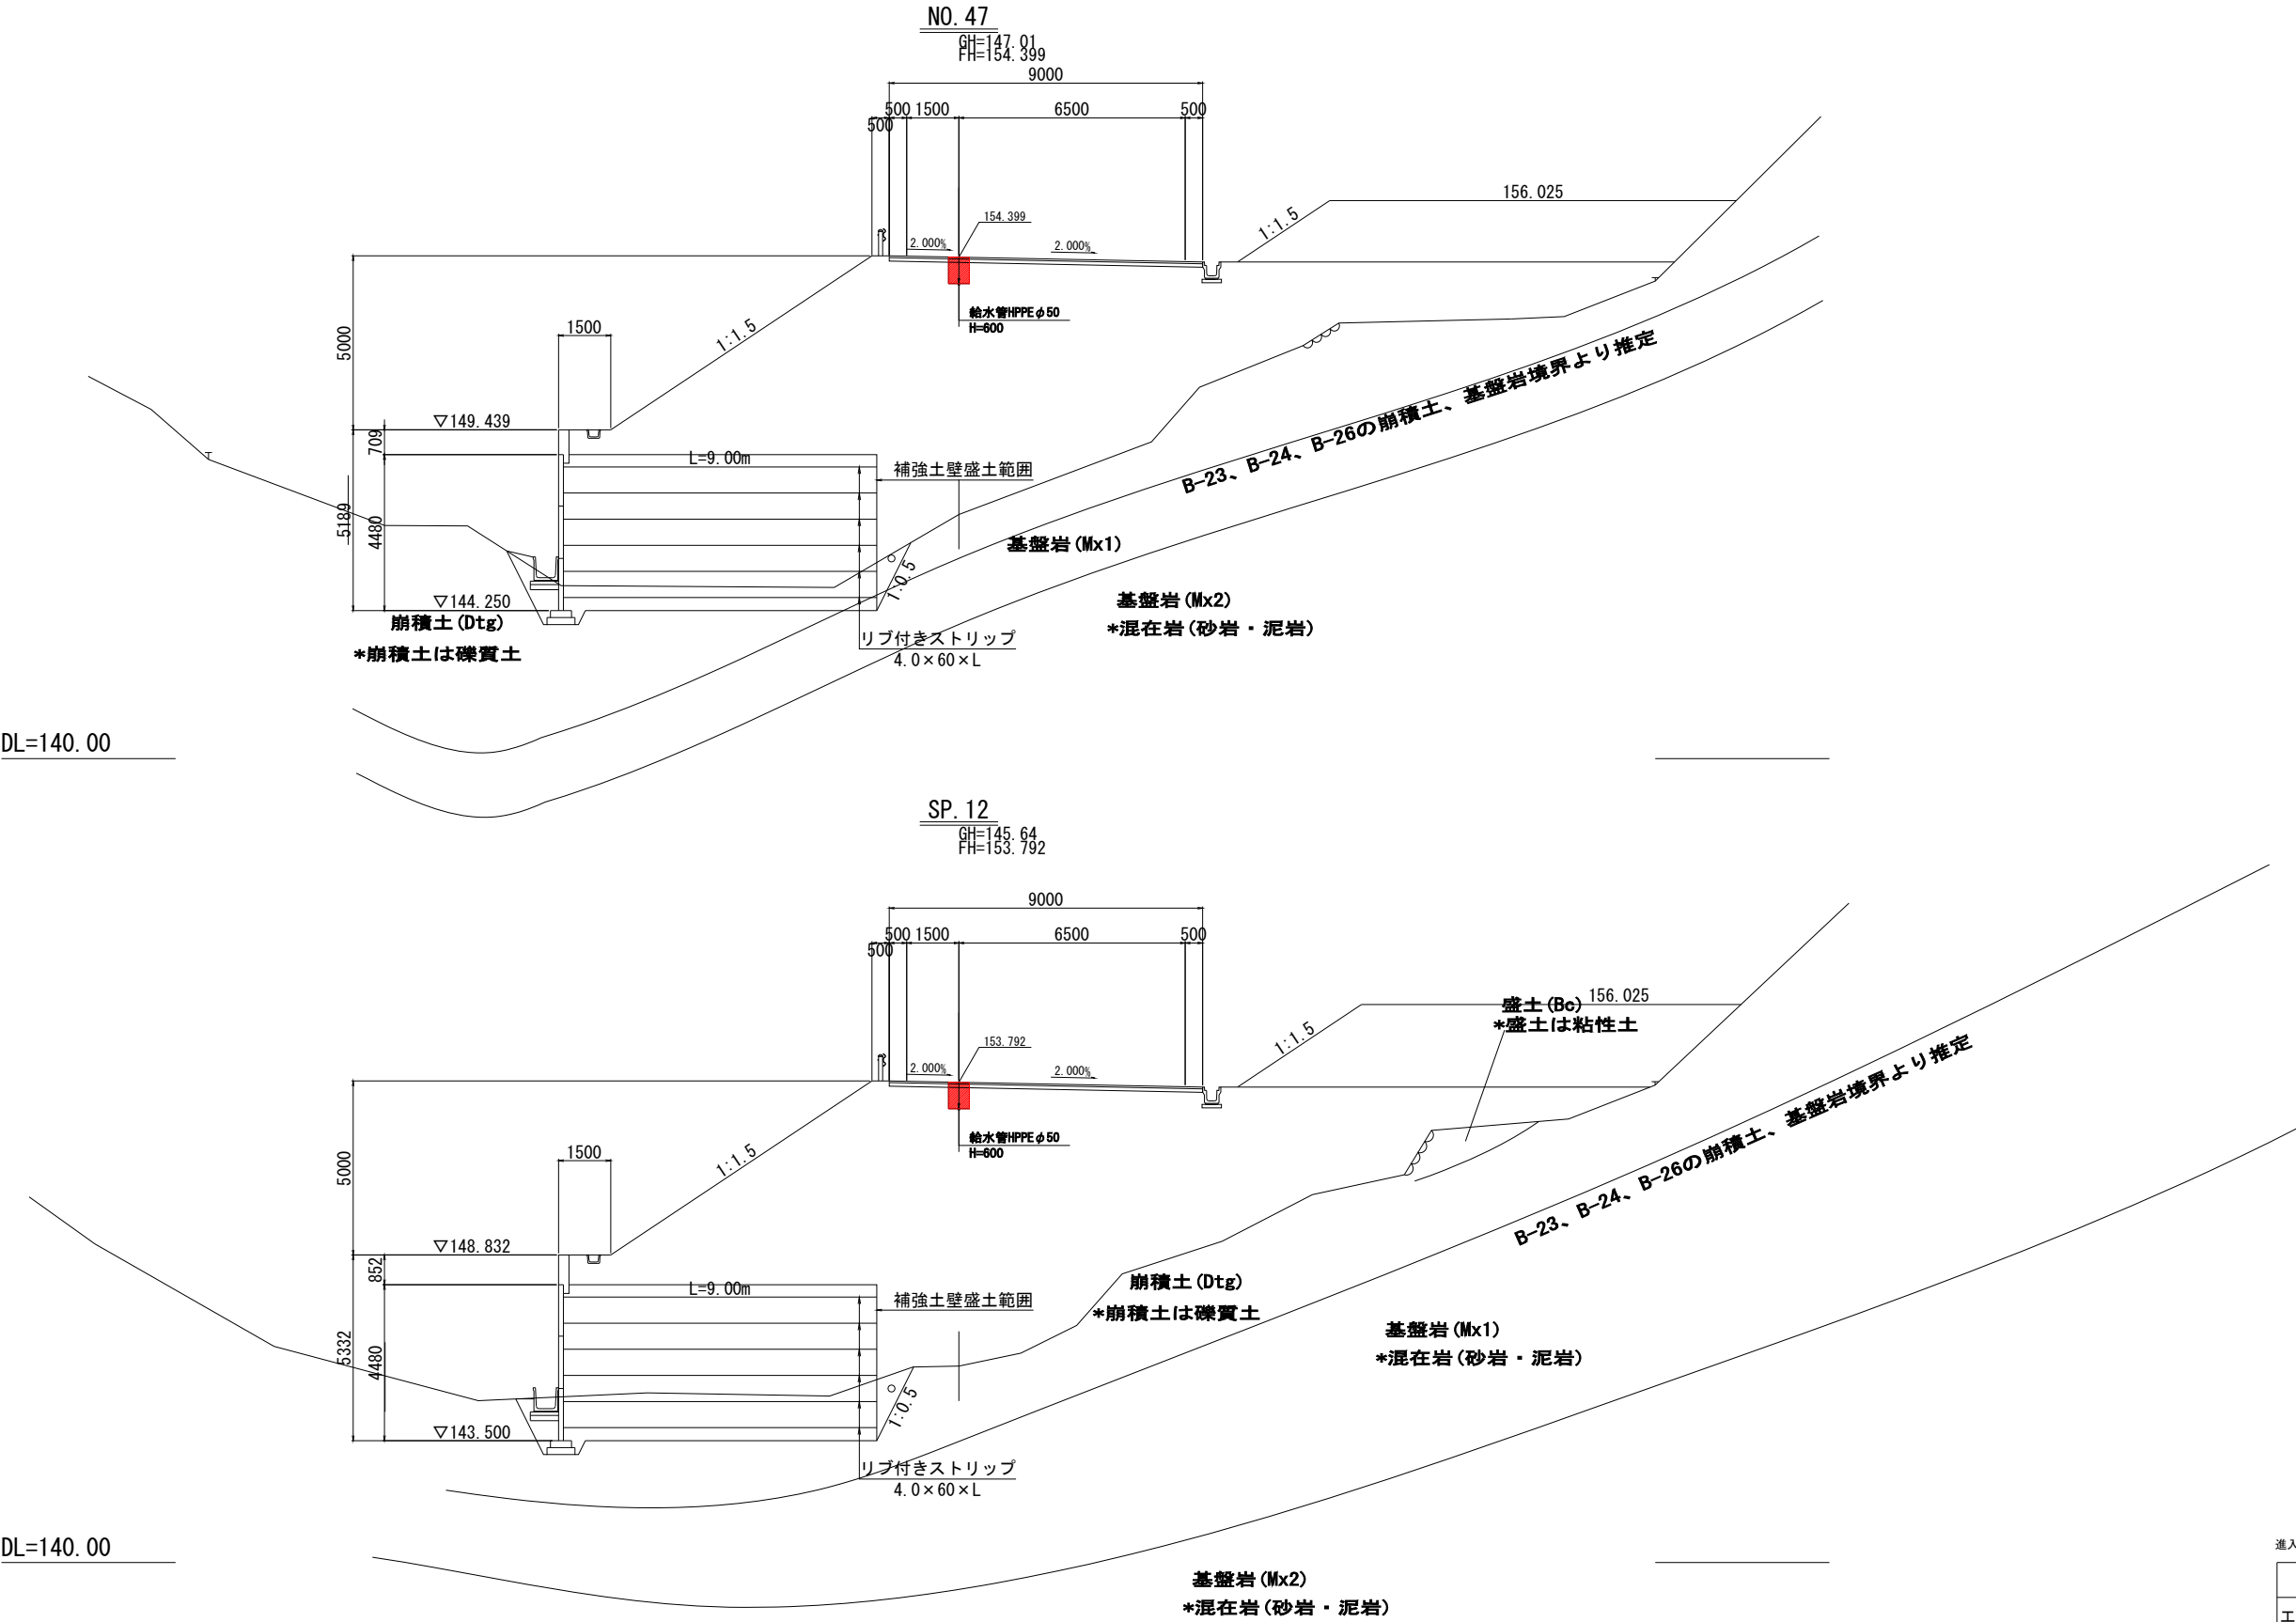


進入道路工区

|                 |                                       |      |          |
|-----------------|---------------------------------------|------|----------|
| 公益財団法人 エコサイクル高知 |                                       |      |          |
| 工事種別            | エコ高知（佐川）第17号 佐川町加茂管理型産業廃棄物最終処分場水道敷設工事 |      |          |
| 図面名称            | 横断図(36)                               | 縮尺   | S=1:100  |
| 路線河川名           | 最終処分場進入道路                             |      |          |
| 工事箇所            | 高知県 高岡郡 佐川町 加茂                        |      |          |
| 設計種別            | 実施図                                   | 図面番号 | 46<br>81 |
| 事務所名            | 佐川町事務所                                |      |          |
| 会社名             |                                       |      |          |


横断図(37)

S=1:100

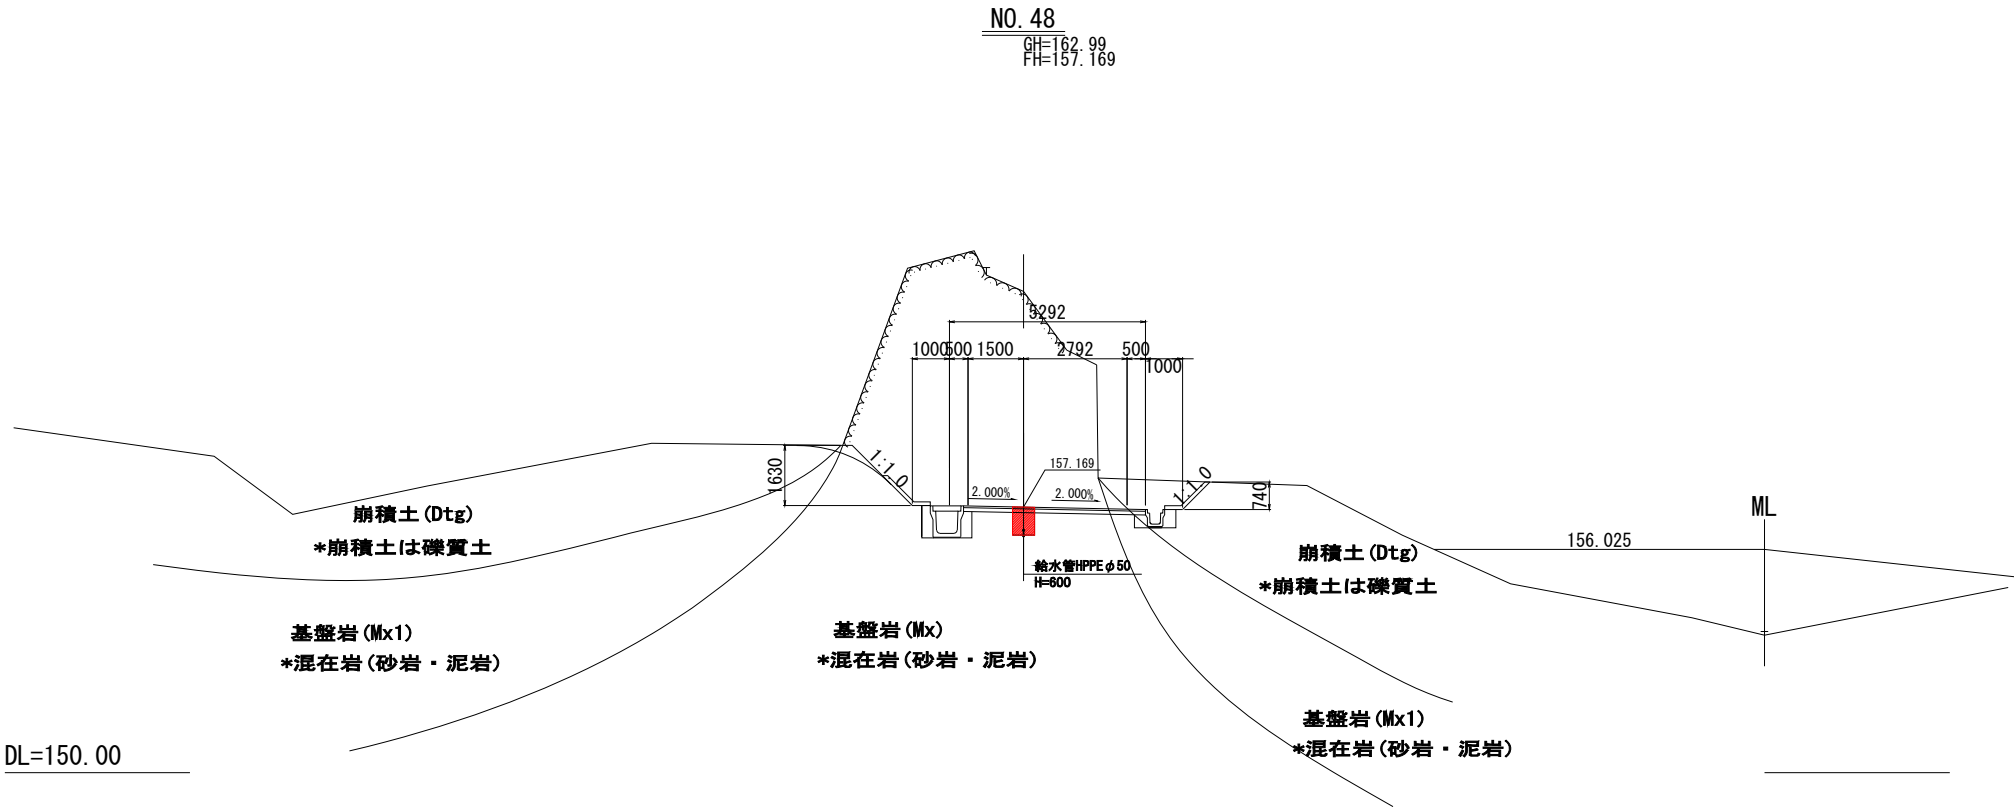

EC. 12 BC. 13


GH=154.34  
FH=156.419

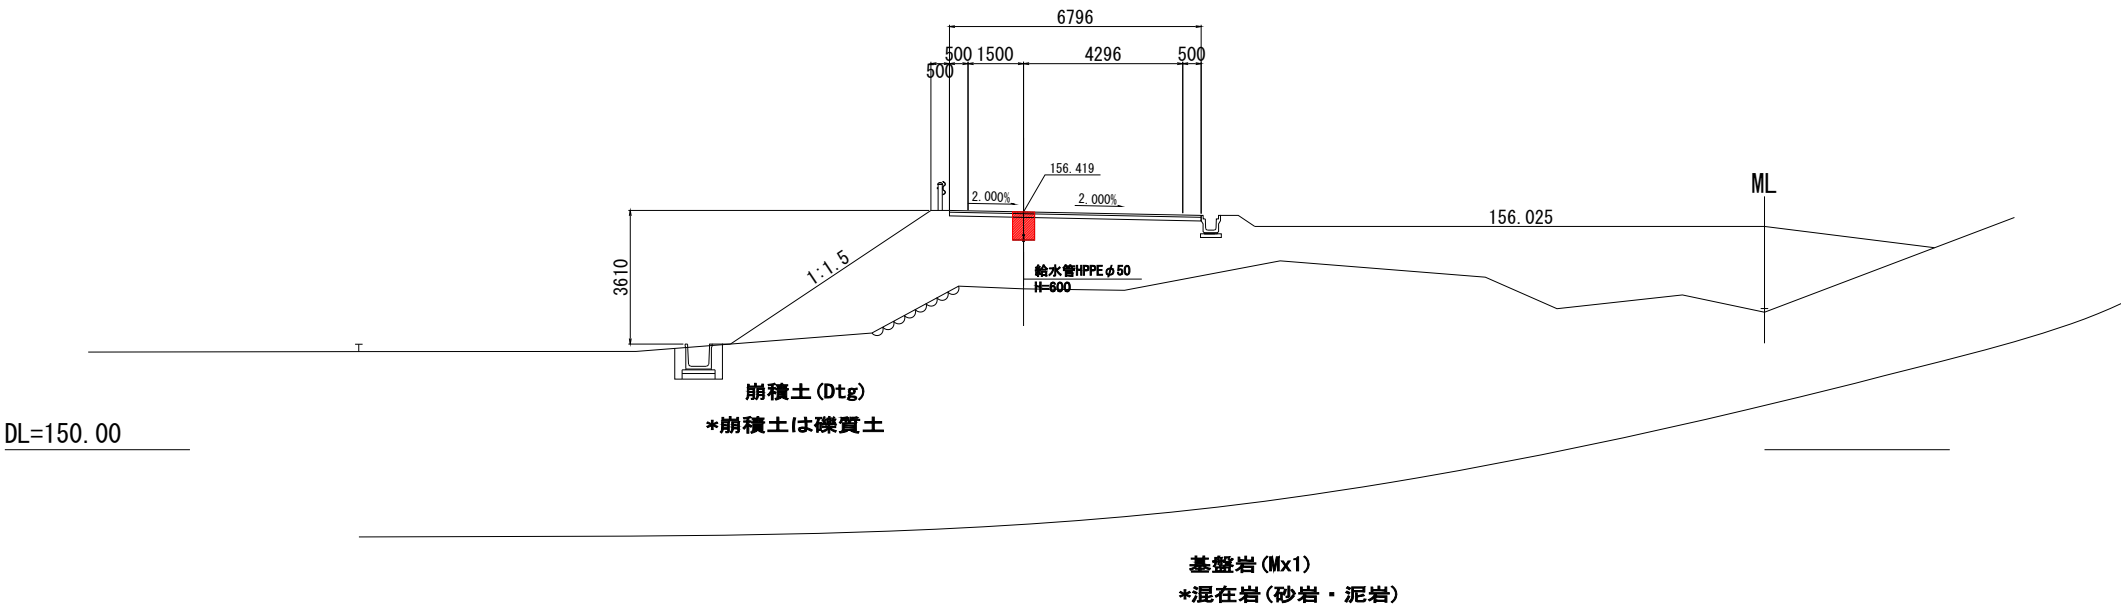

進入道路工区


|                 |                                       |             |          |
|-----------------|---------------------------------------|-------------|----------|
| 公益財団法人 エコサイクル高知 |                                       |             |          |
| 工事種別            | エコ高知（佐川）第17号 佐川町加茂管理型産業廃棄物最終処分場水道敷設工事 |             |          |
| 図面名称            | 横断図(37)                               | 縮尺          | S=1:100  |
| 路線河川名           | 最終処分場進入道路                             |             |          |
| 工事箇所            | 高知県 高岡郡 佐川町 加茂                        |             |          |
| 設計種別            | 実施図                                   | 図<br>番<br>号 | 47<br>81 |
| 事務所名            | 佐川町事務所                                |             |          |
| 会社名             |                                       |             |          |

**S=1 : 100**

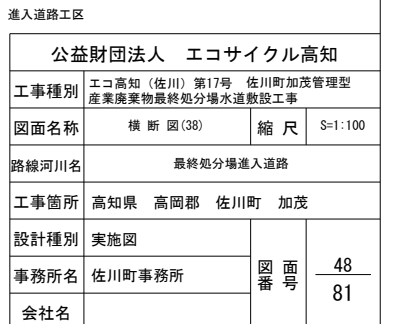


横断図(39)

S=1:100

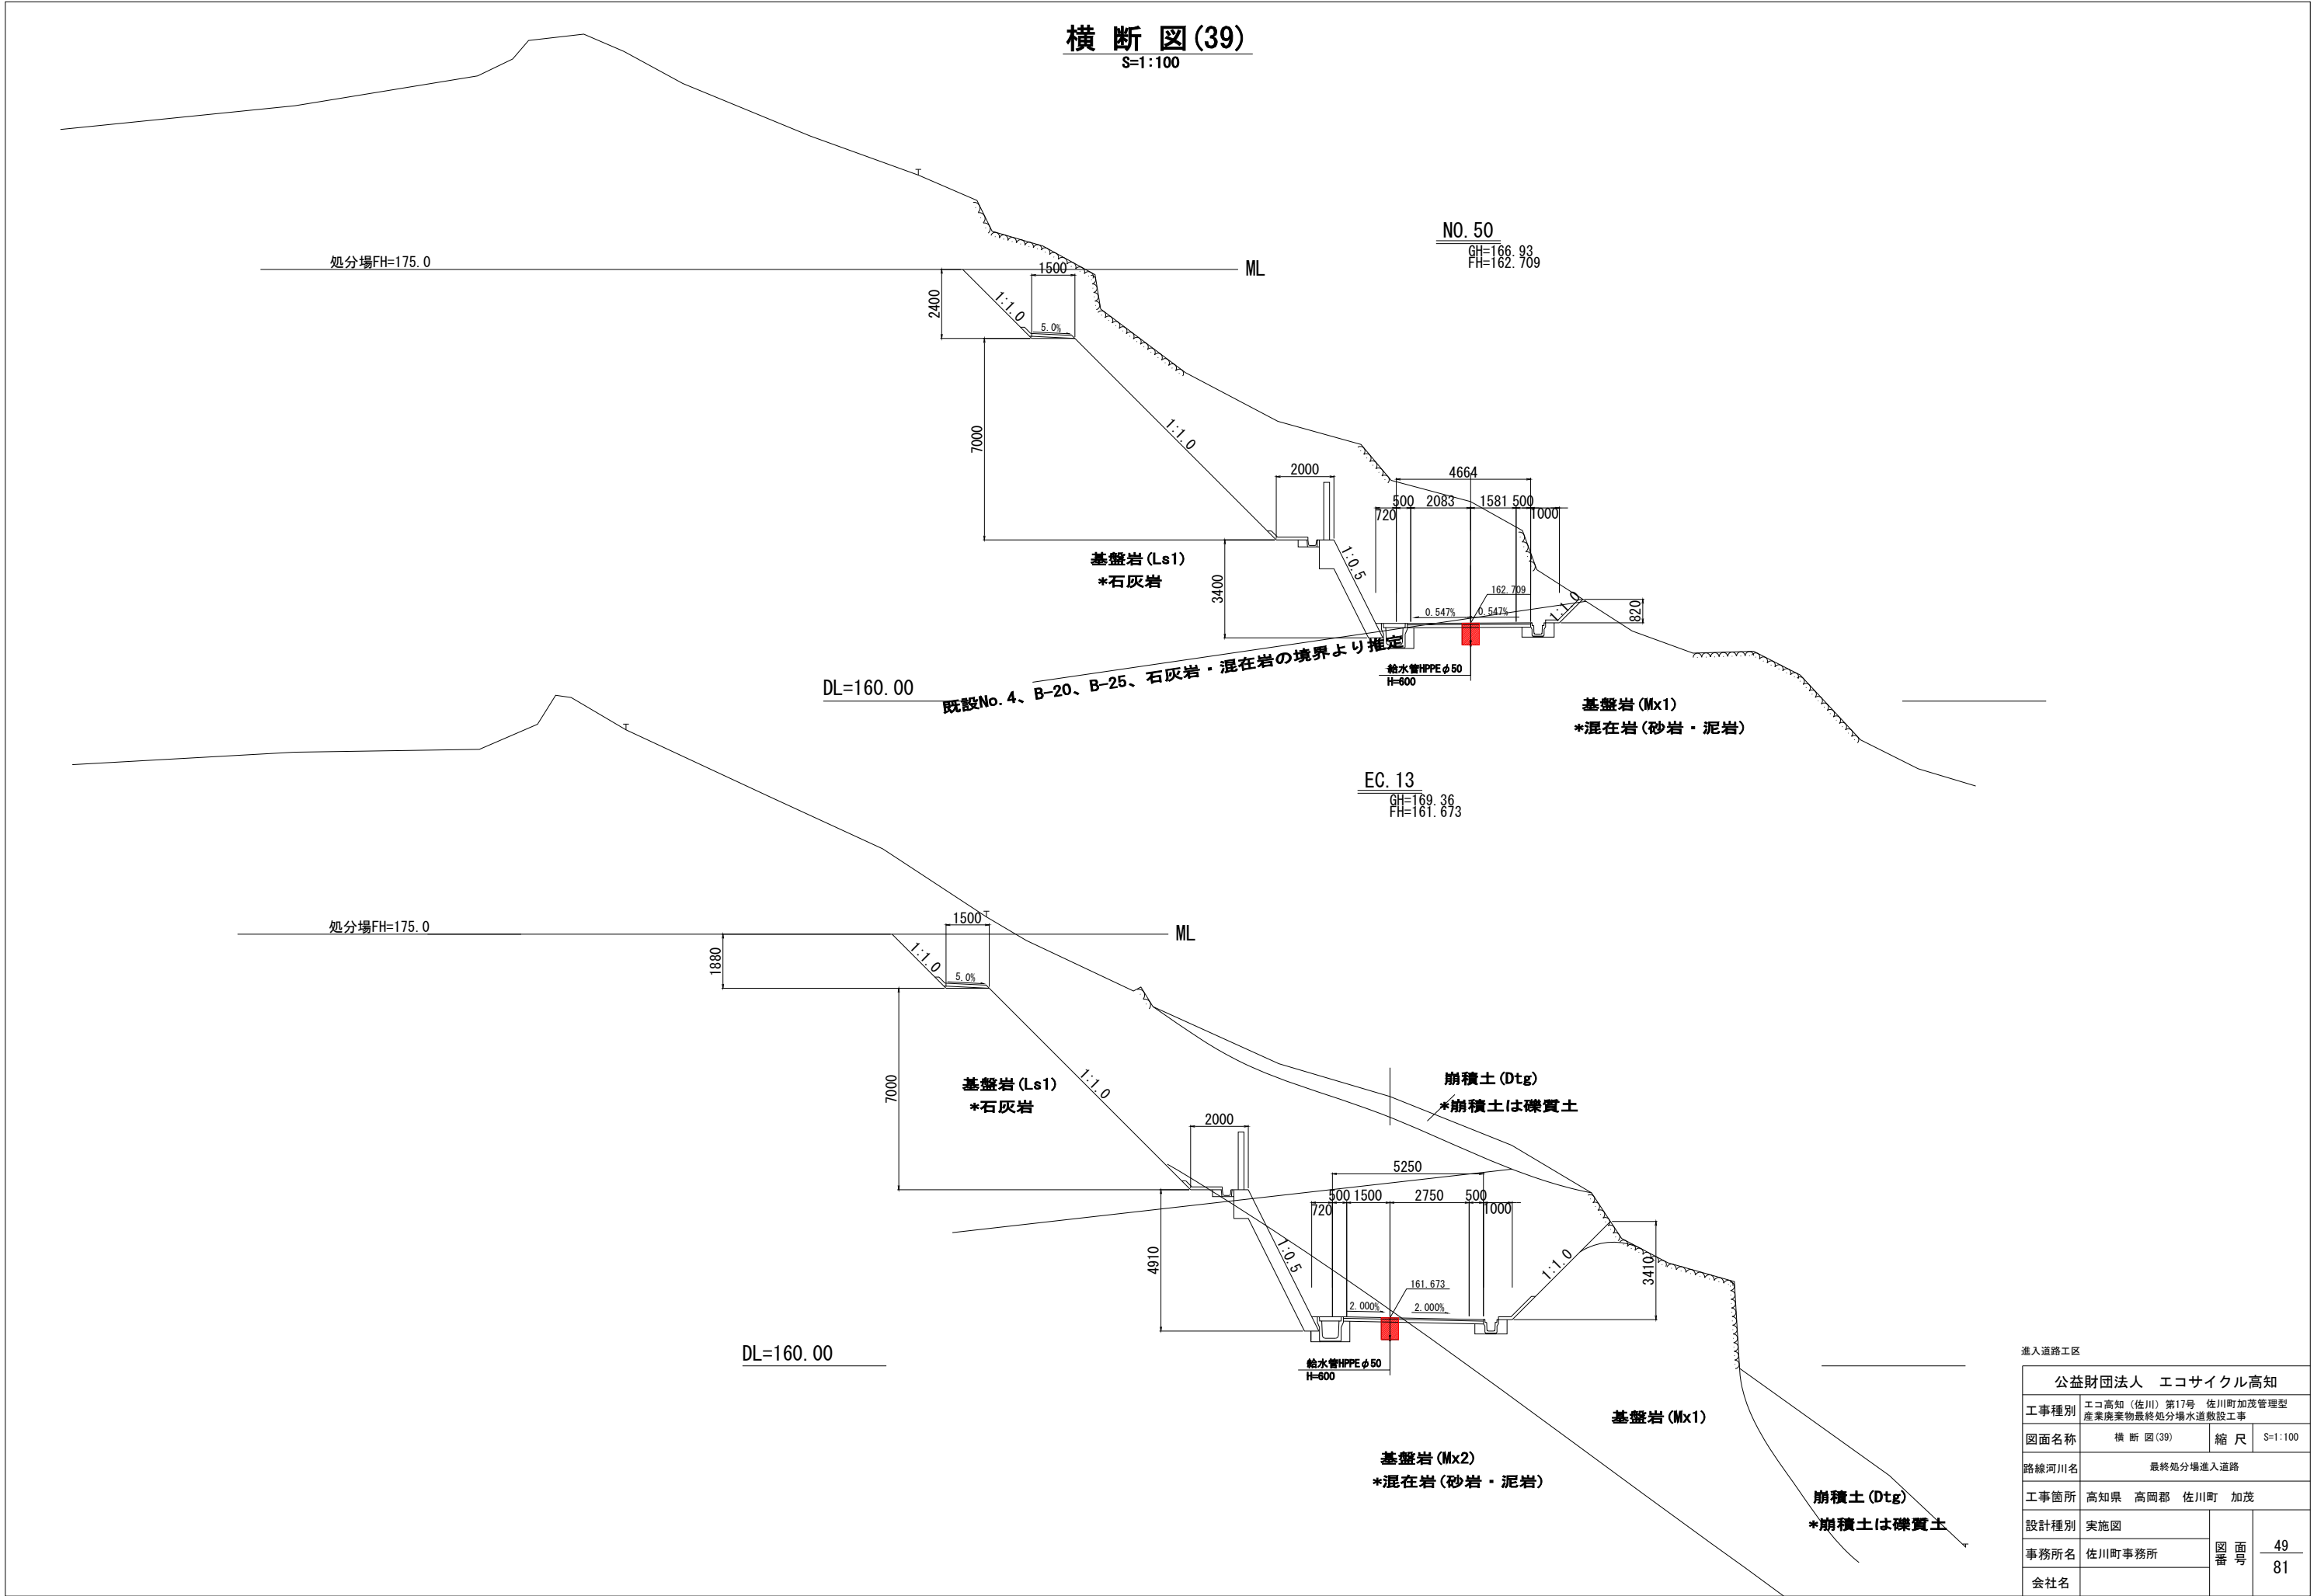


|                 |                                           |             |          |
|-----------------|-------------------------------------------|-------------|----------|
| 進入道路工区          |                                           |             |          |
| 公益財団法人 エコサイクル高知 |                                           |             |          |
| 工事種別            | エコ高知（佐川）第17号 佐川町加茂管理型<br>産業廃棄物最終処分場水道敷設工事 |             |          |
| 図面名称            | 横断図(39)                                   | 縮尺          | S=1:100  |
| 路線河川名           | 最終処分場進入道路                                 |             |          |
| 工事箇所            | 高知県 高岡郡 佐川町 加茂                            |             |          |
| 設計種別            | 実施図                                       | 図<br>番<br>号 | 49<br>81 |
| 事務所名            | 佐川町事務所                                    |             |          |
| 会社名             |                                           |             |          |

**S=1 : 100**

 


|                 |                                       |          |         |
|-----------------|---------------------------------------|----------|---------|
| 進入道路区画          |                                       |          |         |
| 公益財団法人 エコサイクル高知 |                                       |          |         |
| 工事種別            | エコ高知（佐川）第17号 佐川町加茂管理型産業廃棄物最終処分場水道敷設工事 |          |         |
| 図面名称            | 横断図(40)                               | 縮尺       | S=1:100 |
| 路線河川名           | 最終処分場進入道路                             |          |         |
| 工事箇所            | 高知県 高岡郡 佐川町 加茂                        |          |         |
| 設計種別            | 実施図                                   | 図面番<br>号 | 50      |
| 事務所名            | 佐川町事務所                                |          | 81      |
| 会社名             |                                       |          |         |

**S=1 : 100**

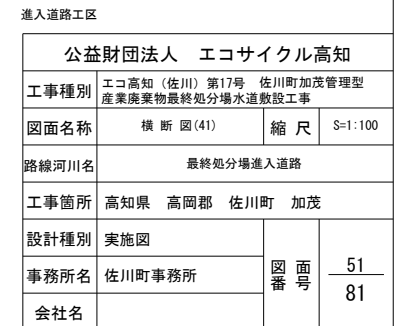

横断図(42)

S=1:100

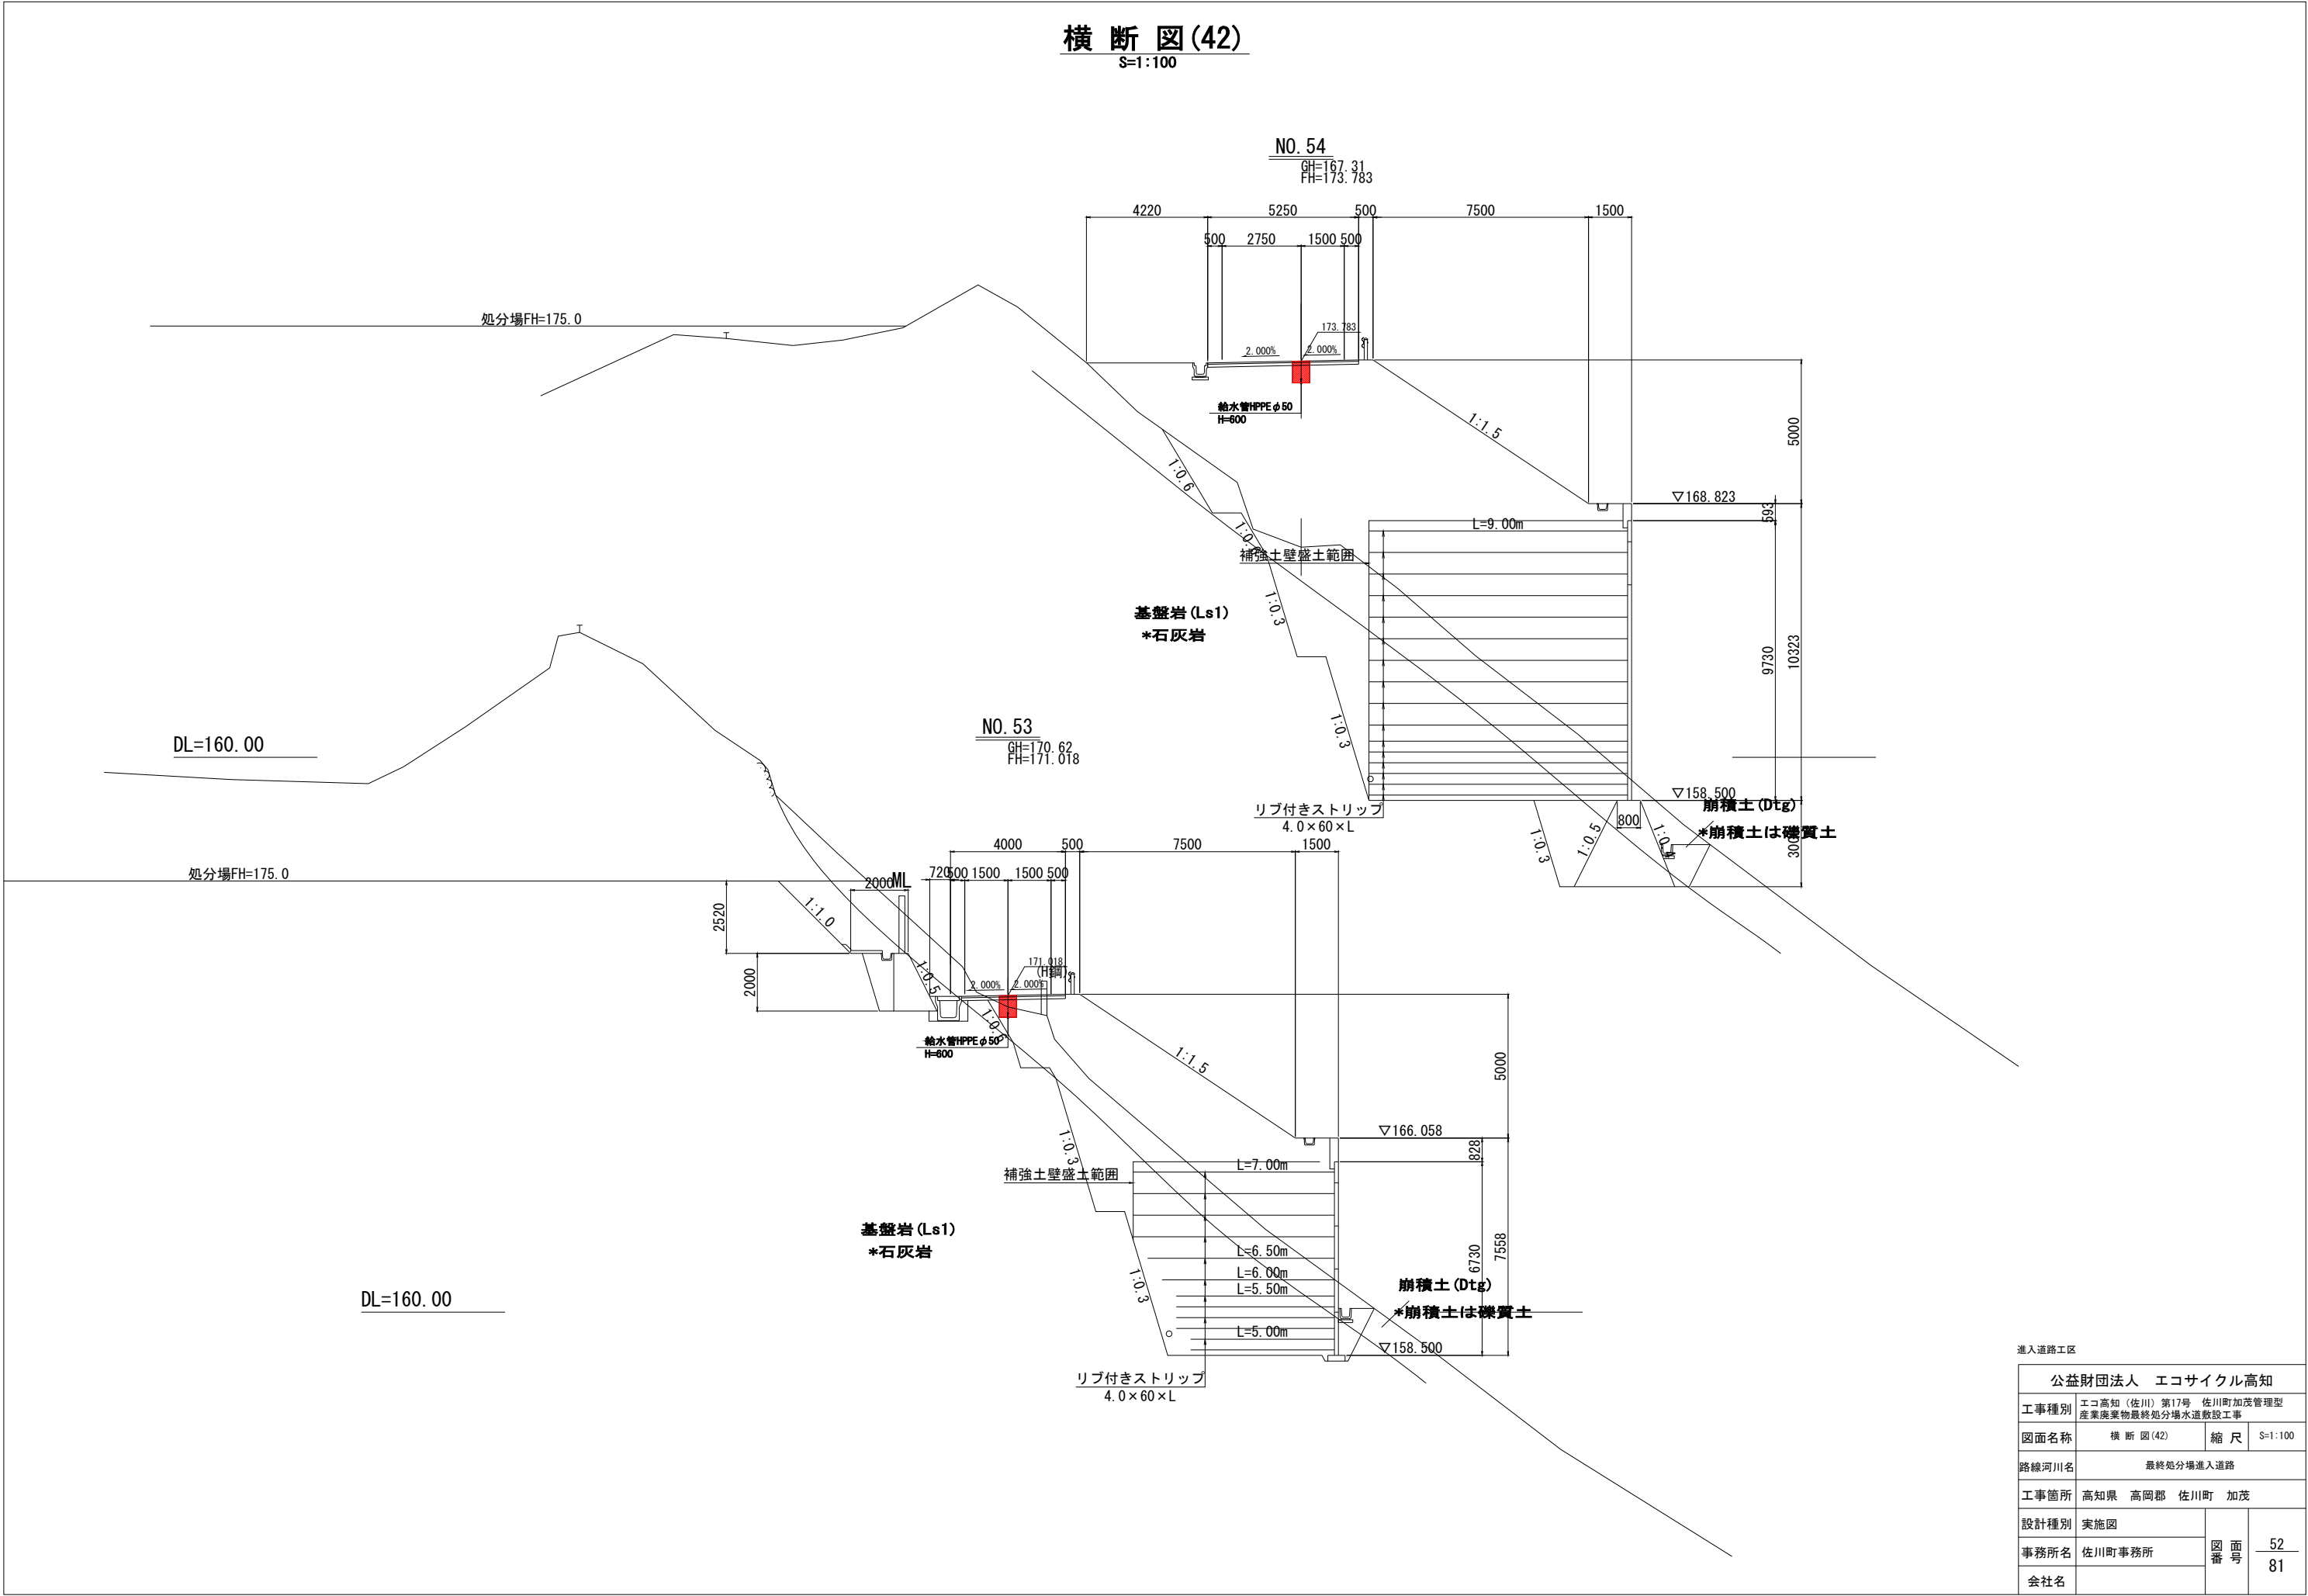


|                 |                                       |      |         |
|-----------------|---------------------------------------|------|---------|
| 進入道路工区          |                                       |      |         |
| 公益財団法人 エコサイクル高知 |                                       |      |         |
| 工事種別            | エコ高知（佐川）第17号 佐川町加茂管理型産業廃棄物最終処分場水道敷設工事 |      |         |
| 図面名称            | 横断図(42)                               | 縮尺   | S=1:100 |
| 路線河川名           | 最終処分場進入道路                             |      |         |
| 工事箇所            | 高知県 高岡郡 佐川町 加茂                        |      |         |
| 設計種別            | 実施図                                   |      |         |
| 事務所名            | 佐川町事務所                                | 図面番号 | 52      |
| 会社名             |                                       |      | 81      |

横断図(43)

S=1:100

EC. 15 (EP)

GH=174.02  
FH=175.000

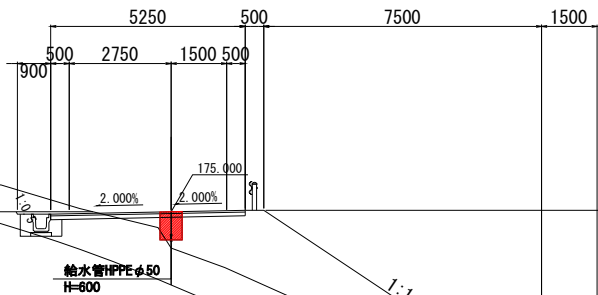


処分場FH=175.0

DL=170.00

SP. 15

GH=169.07  
FH=174.673

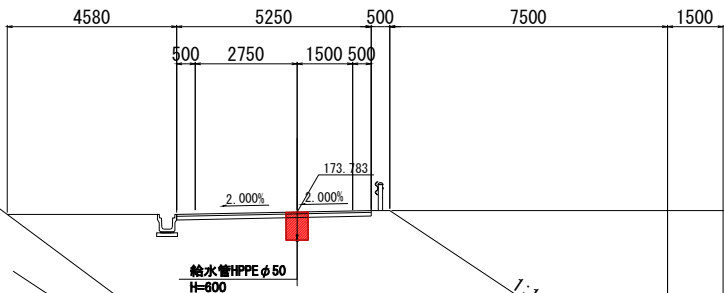

処分場FH=175.0

DL=160.00

補強土壁盛土範囲

基盤岩 (Ls1)  
\*石灰岩







リブ付きストリップ  
4.0×60×L

崩積土 (Dtg)  
\*崩積土は礫質土

進入道路工区

|                 |                                       |      |          |
|-----------------|---------------------------------------|------|----------|
| 公益財団法人 エコサイクル高知 |                                       |      |          |
| 工事種別            | エコ高知（佐川）第17号 佐川町加茂管理型産業廃棄物最終処分場水道敷設工事 |      |          |
| 図面名称            | 横断図(43)                               | 縮尺   | S=1:100  |
| 路線河川名           | 最終処分場進入道路                             |      |          |
| 工事箇所            | 高知県 高岡郡 佐川町 加茂                        |      |          |
| 設計種別            | 実施図                                   | 図面番号 | 53<br>81 |
| 事務所名            | 佐川町事務所                                |      |          |
| 会社名             |                                       |      |          |

NO. 1中継ポンプ場計画図

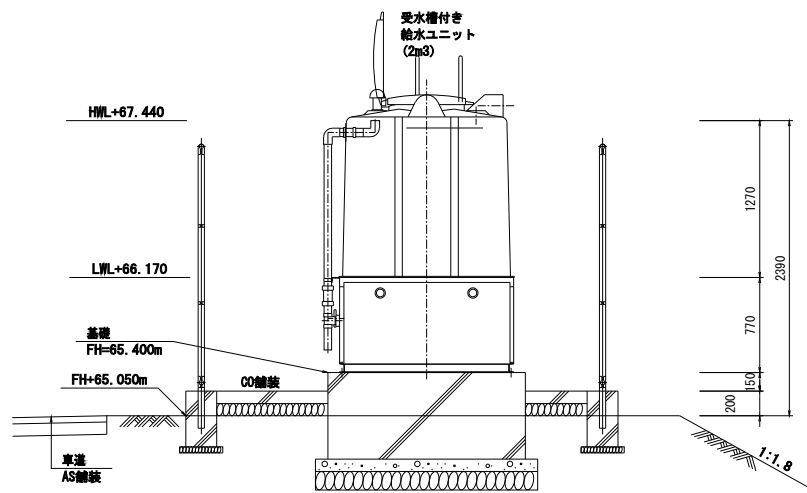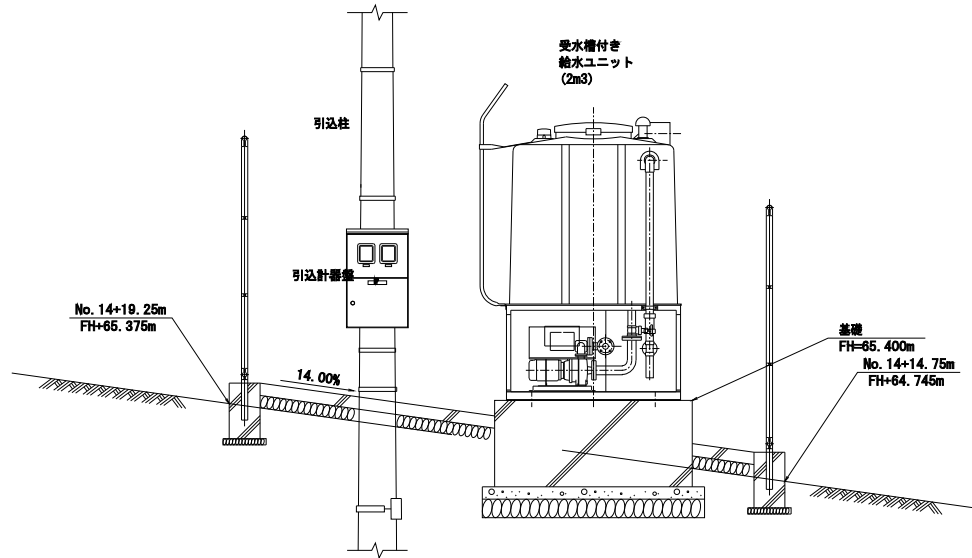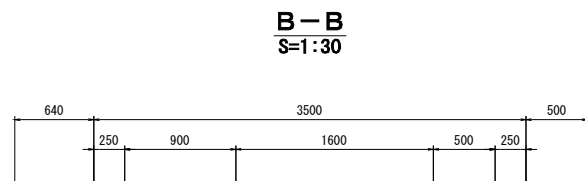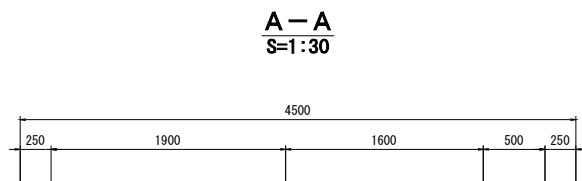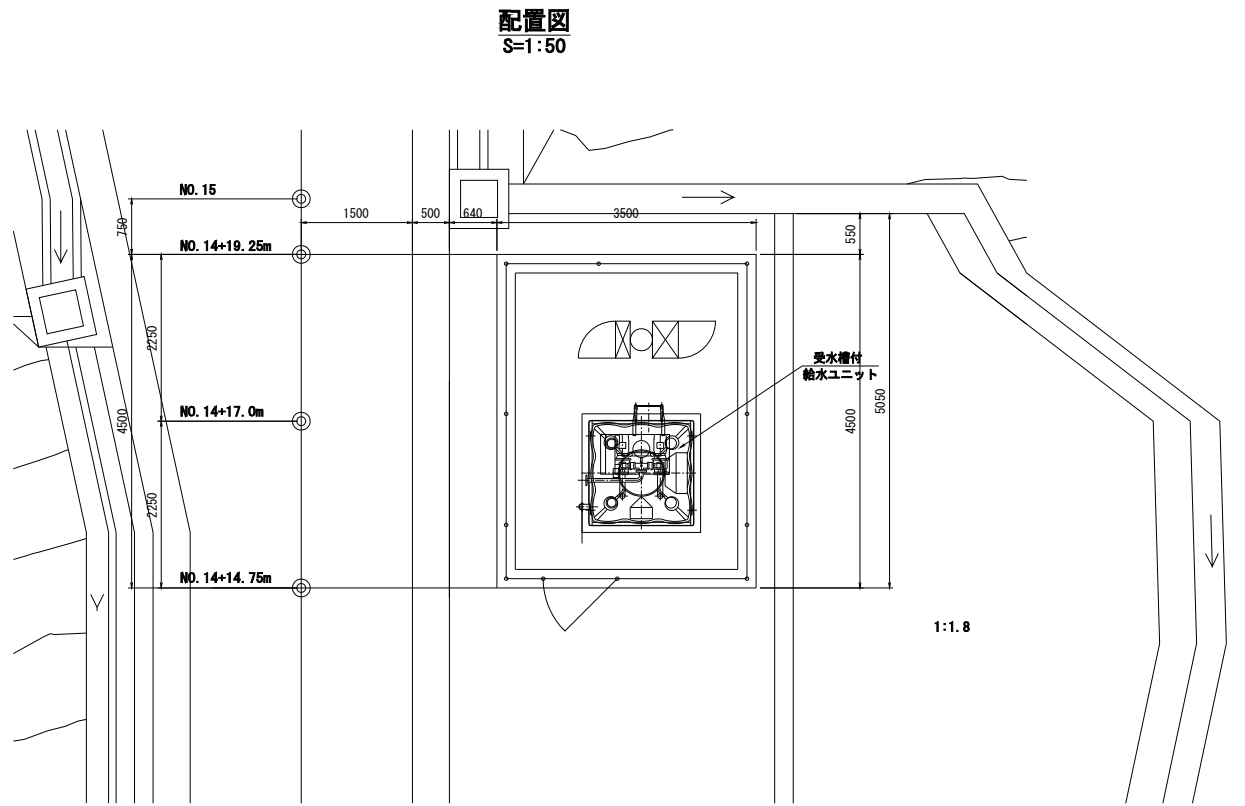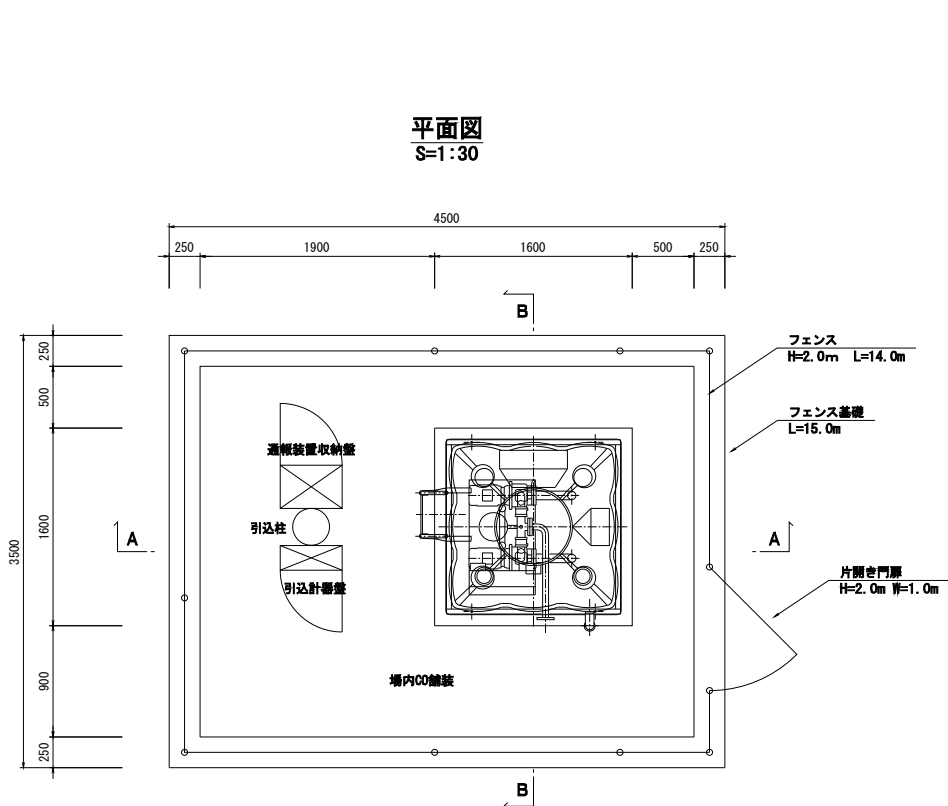


| 受水槽付給水ユニット 仕様 |        |                                                 |
|---------------|--------|-------------------------------------------------|
| 受 水 槽         | 材 質    | FRP製 (複合板)                                      |
|               | 容 量    | 呼称 2.0m <sup>3</sup> (有効容量 1.88m <sup>3</sup> ) |
| ポンプユニット       | 耐震基準   | 1G                                              |
|               | 付 属 品  | 内外はしご、ヒータ、ボールタップ                                |
|               | 吐 出 量  | 50L/min                                         |
|               | 全 揚 程  | 65m                                             |
|               | ユニット口径 | 40mm                                            |
|               | 電 源    | 三相200V 60Hz                                     |
|               | 出 力    | 3.7kw                                           |
|               | 制御方式   | 推定揚水圧カー定 インバータ制御 単独交互運転                         |
| 参考重量          | 476kg  |                                                 |

| 公益財団法人 エコサイクル高知 |                                         |       |          |
|-----------------|-----------------------------------------|-------|----------|
| 工事種別            | エコ高知 (佐川) 第17号 佐川町加茂管理型産業廃棄物最終処分場水道敷設工事 |       |          |
| 図面名称            | NO. 1中継ポンプ場計画図                          | 縮 尺   | 図示       |
| 路線河川名           | 最終処分場進入道路                               |       |          |
| 工事箇所            | 高知県 高岡郡 佐川町 加茂                          |       |          |
| 設計種別            | 実施図                                     | 図 面 号 | 54<br>81 |
| 事務所名            | 佐川町事務所                                  |       |          |
| 会社名             |                                         |       |          |


NO. 1中継ポンプ場廻り配管図(1)

※HPPEとは、水道配水用ポリエチレン管を示す。  
※鍍鉄異形管埋設部には、ポリエチレンスリーブを被覆すること。  
※道路埋設部には、管明示シート・管明示テープを布設すること。  
※できる限り曲管を使用せずに許容曲げ半径の範囲内で布設すること。  
※管側面の曲管に記す(HB)とは水平方向、(VB)とは垂直方向、(OB)とはひねり方向を示す。  
※鋼管・鍍鉄管・鍍鉄異形管埋設部には、ポリエチレンスリーブを被覆すること。  
※メカ形異形管類は、粉体塗装で離脱防止金具付とすること。


平面図  
S=1:50

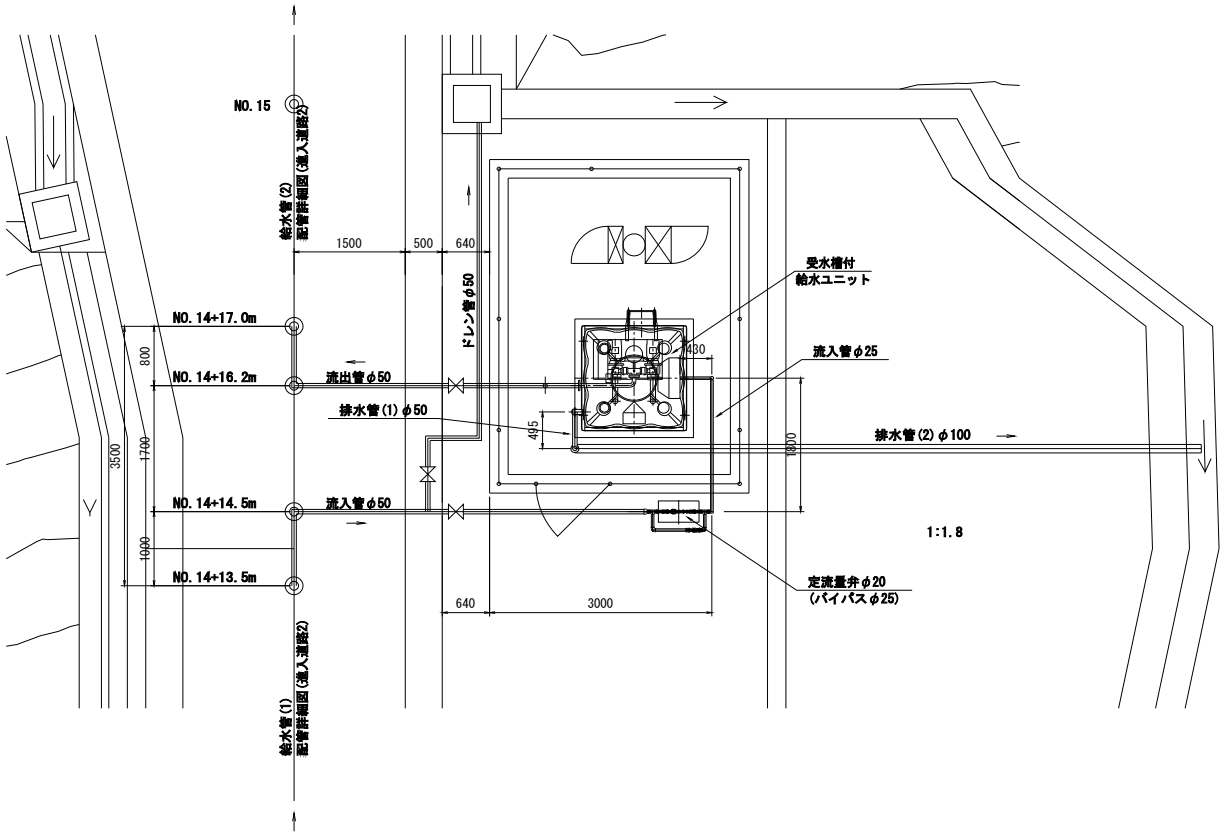


流出管  
S=1:30

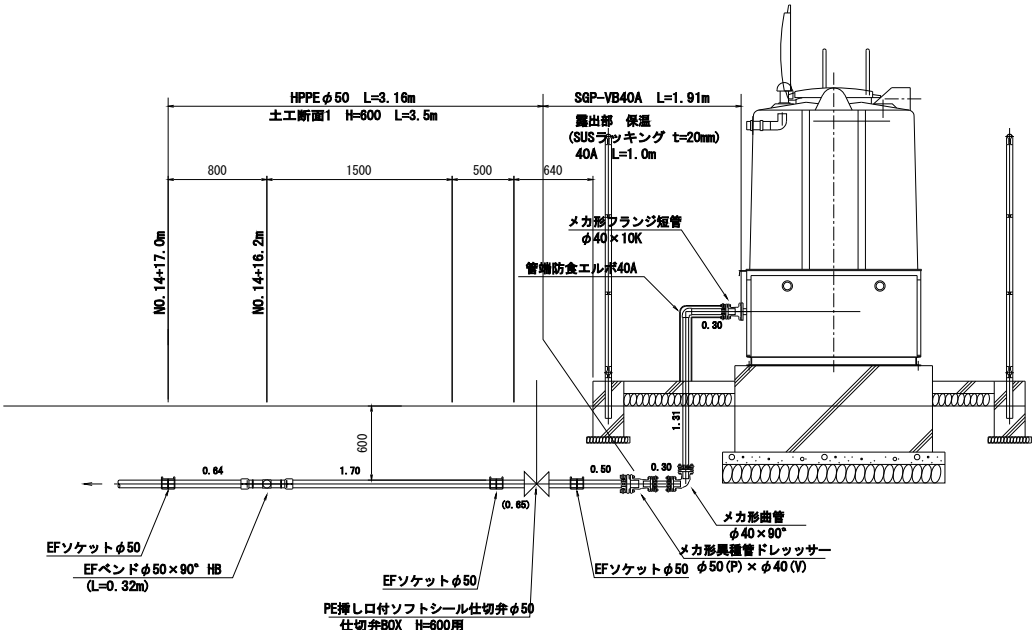

排水管(1)  
S=1:30

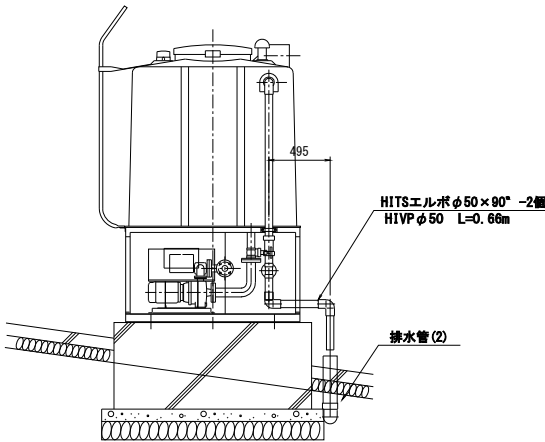

排水管(2)  
S=1:100

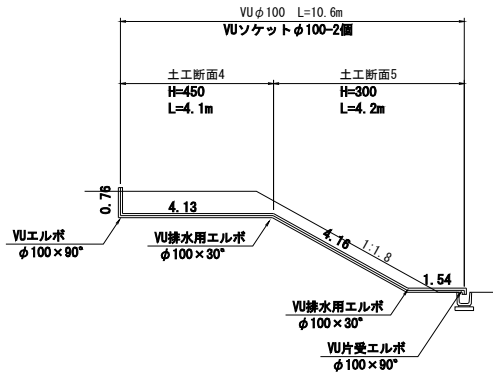


進入道路工区

|                 |                                       |      |          |
|-----------------|---------------------------------------|------|----------|
| 公益財団法人 エコサイクル高知 |                                       |      |          |
| 工事種別            | エコ高知（佐川）第17号 佐川町加茂管理型産業廃棄物最終処分場水道敷設工事 |      |          |
| 図面名称            | NO.1中継ポンプ場廻り配管図(1)                    | 縮尺   | 図示       |
| 路線河川名           | 最終処分場進入道路                             |      |          |
| 工事箇所            | 高知県 高岡郡 佐川町 加茂                        |      |          |
| 設計種別            | 実施図                                   | 図面番号 | 55<br>81 |
| 事務所名            | 佐川町事務所                                |      |          |
| 会社名             |                                       |      |          |


NO. 1中継ポンプ場廻り配管図(2)

※HPPEとは、水道配水用ポリエチレン管を示す。  
※鍍鉄異形管埋設部には、ポリエチレンスリーブを被覆すること。  
※道路埋設部には、管明示シート・管明示テープを布設すること。  
※できる限り曲管を使用せずに許容曲げ半径の範囲内で布設すること。  
※管側面の曲管に記す(HB)とは水平方向、(VB)とは垂直方向、(OB)とはひねり方向を示す。  
※鋼管・鍍鉄管・鍍鉄異形管埋設部には、ポリエチレンスリーブを被覆すること。  
※メカ形異形管埋設部は、粉体塗装で離脱防止金具付とすること。


流入管  
S=1:30

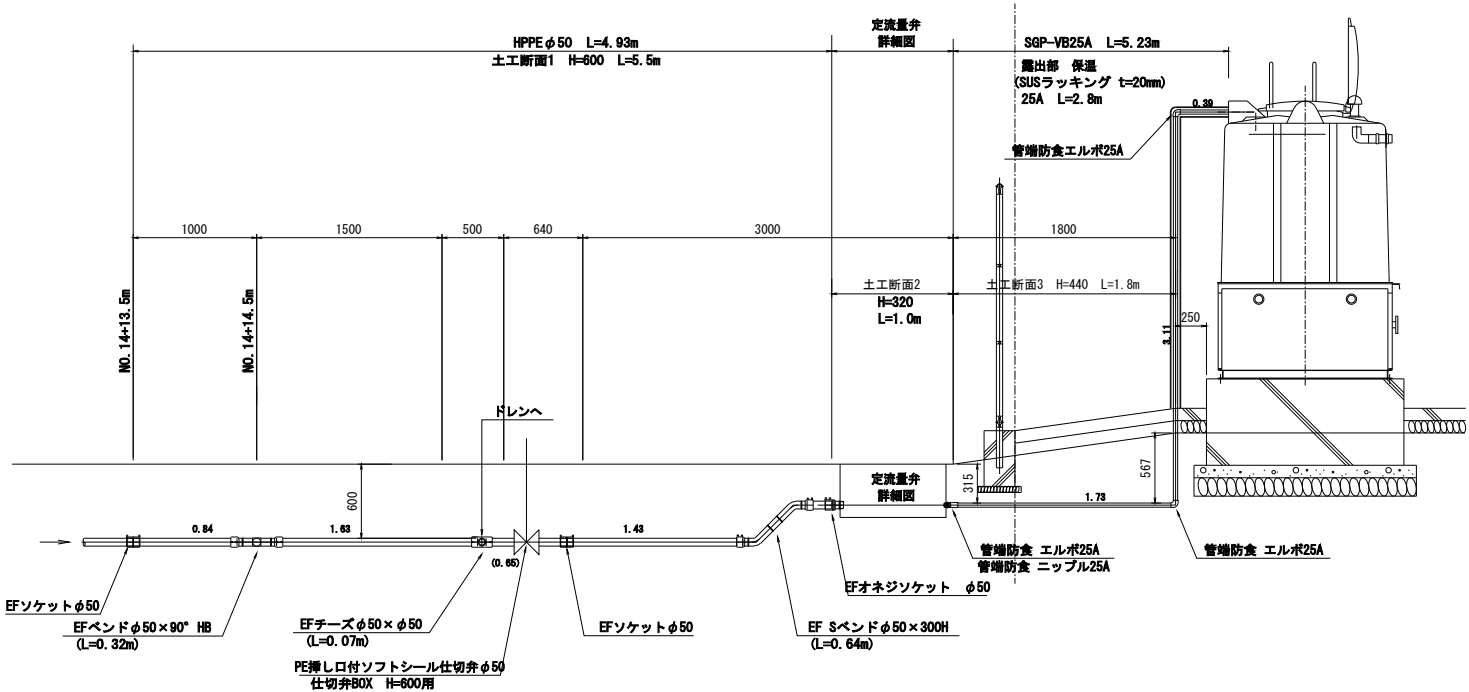







ドレン管  
S=1:30

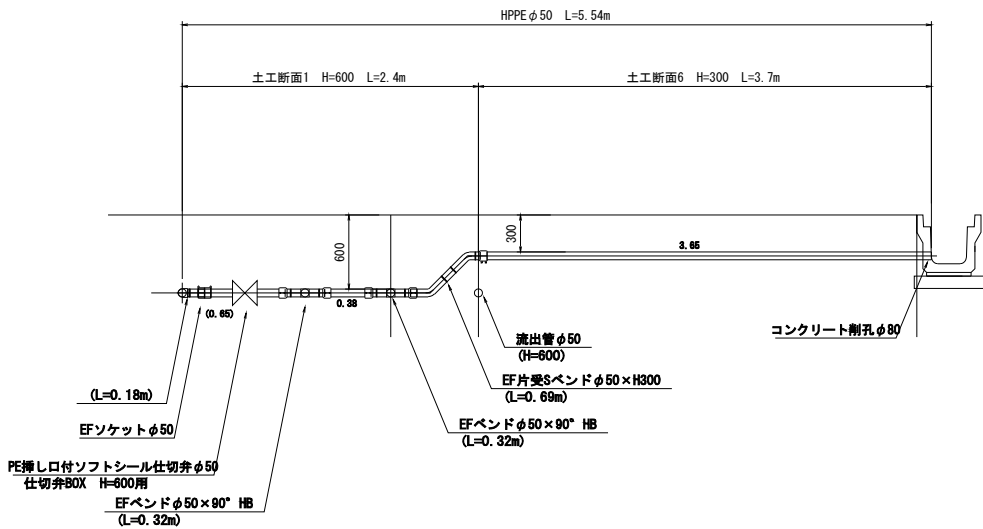

定流量弁詳細図  
S=1:20

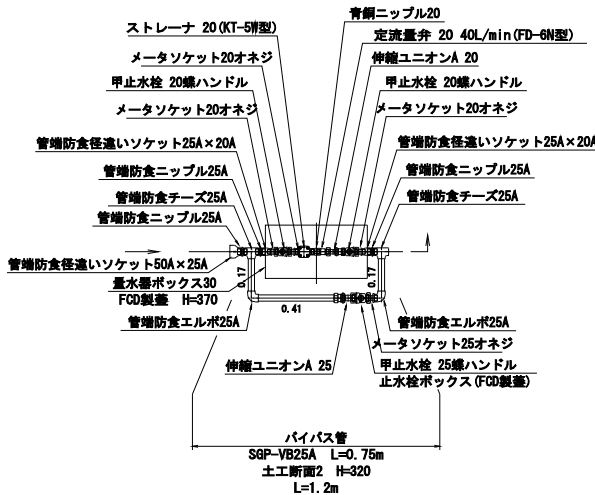


標準掘削断面図  
S=1:20

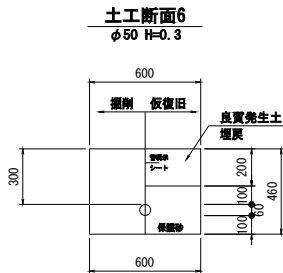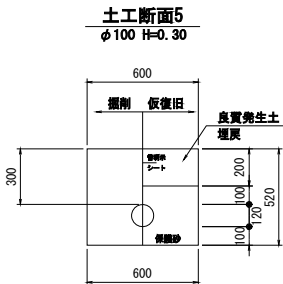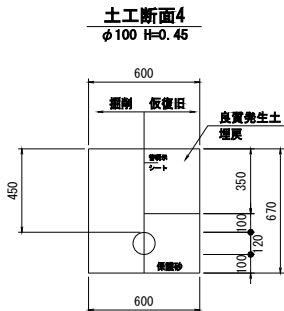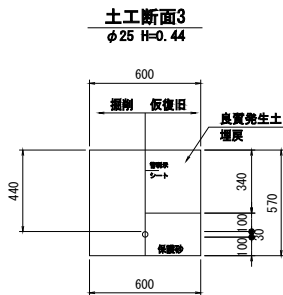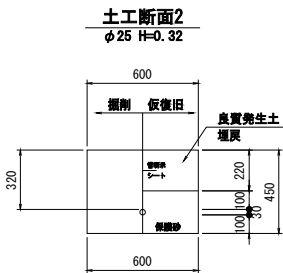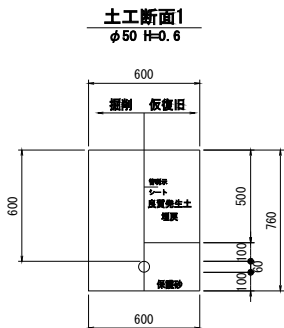

ボックス標準図  
S=1:20





仕切弁ボックス  
円形1号 φ50用 H=600用

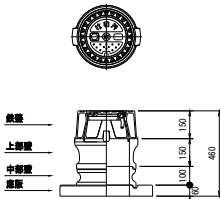



進入道路工区

|                 |                                       |      |       |
|-----------------|---------------------------------------|------|-------|
| 公益財団法人 エコサイクル高知 |                                       |      |       |
| 工事種別            | エコ高知(佐川)第17号 佐川町加茂管理型産業廃棄物最終処分場水道敷設工事 |      |       |
| 図面名称            | NO.1中継ポンプ場廻り配管図(2)                    | 縮尺   | 図示    |
| 路線河川名           | 最終処分場進入道路                             |      |       |
| 工事箇所            | 高知県 高岡郡 佐川町 加茂                        |      |       |
| 設計種別            | 実施図                                   |      |       |
| 事務所名            | 佐川町事務所                                | 図面番号 | 56-81 |
| 会社名             |                                       |      |       |

N0. 2中継ポンプ場計画図

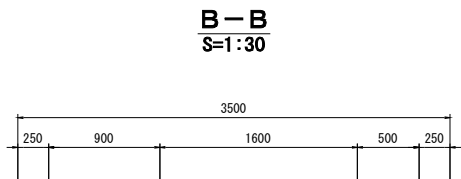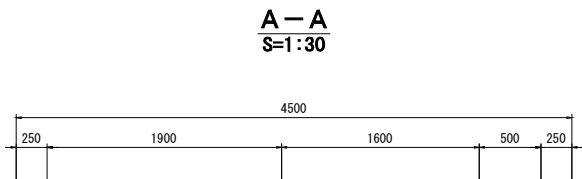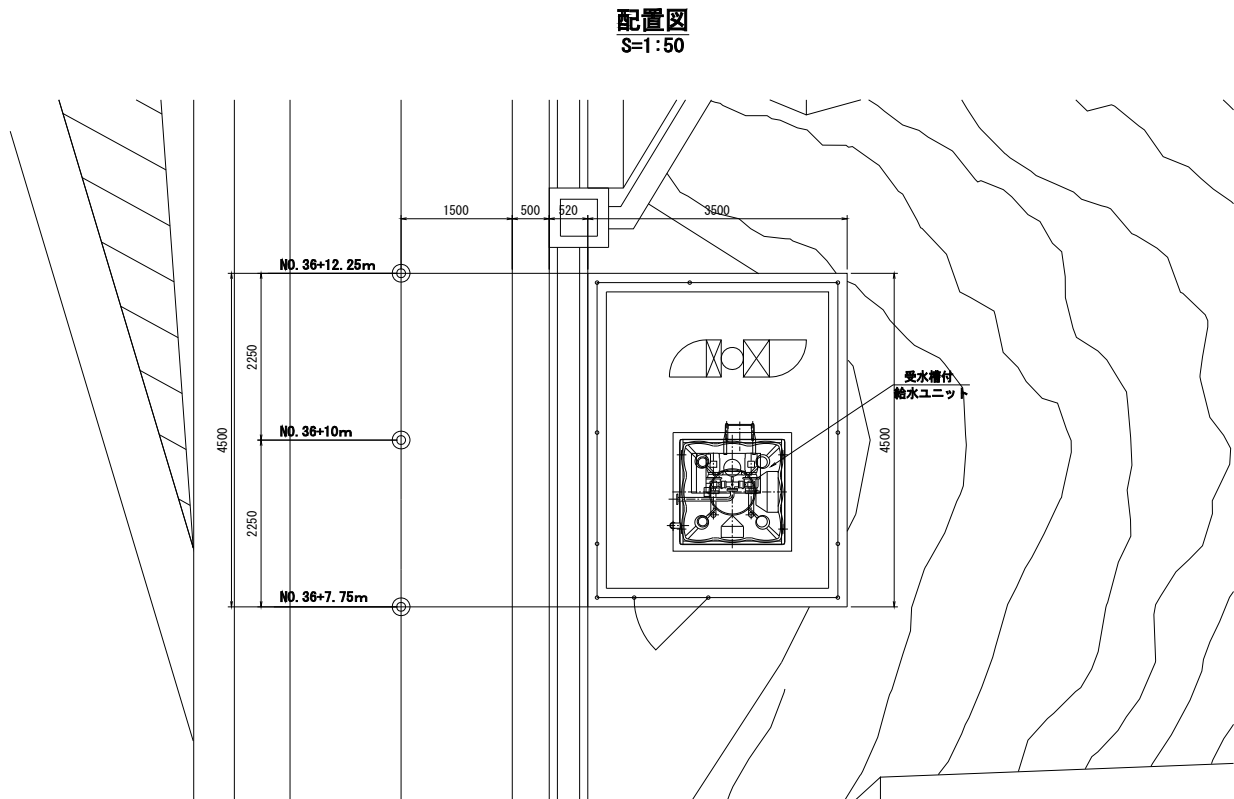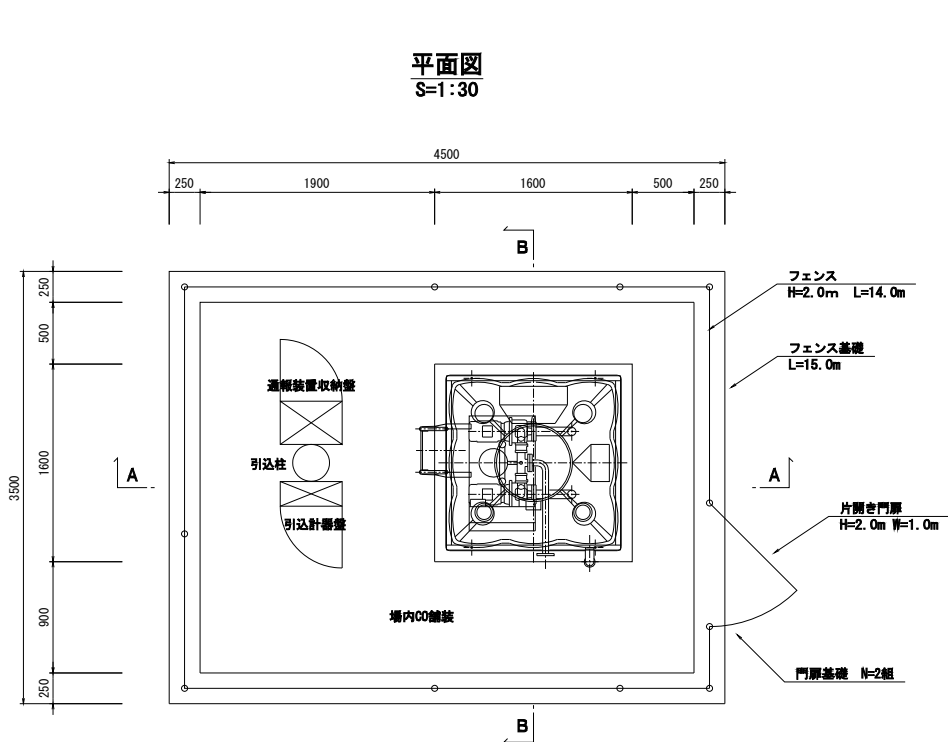

| 受水槽付給水ユニット 仕様 |        |                                                 |
|---------------|--------|-------------------------------------------------|
| 受 水 槽         | 材 質    | FRP製 (複合板)                                      |
|               | 容 量    | 呼称 2.0m <sup>3</sup> (有効容量 1.88m <sup>3</sup> ) |
| ポンプユニット       | 耐震基準   | 1G                                              |
|               | 付 属 品  | 内外はしご、ヒータ、ボールタップ                                |
|               | 吐 出 量  | 50L/min                                         |
|               | 全 揚 程  | 57m                                             |
|               | ユニット口径 | 40mm                                            |
|               | 電 源    | 三相200V 60Hz                                     |
|               | 出 力    | 3.7kw                                           |
|               | 制御方式   | 推定揚水圧カード インバータ制御 単独交互運転                         |
| 参考重量          | 476kg  |                                                 |

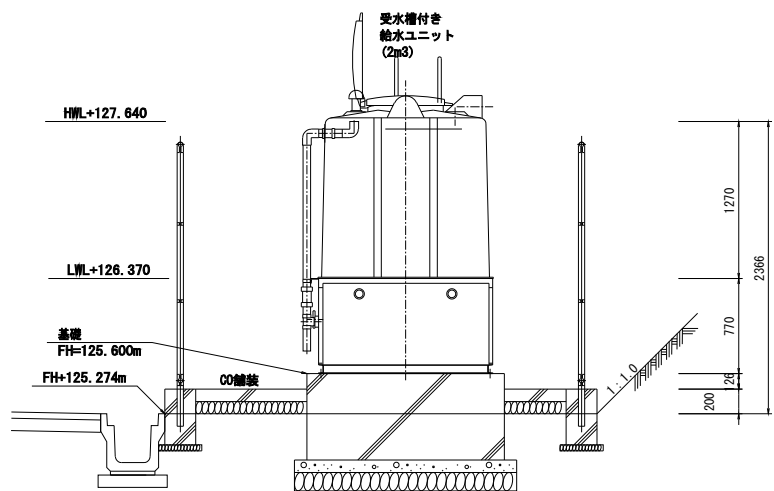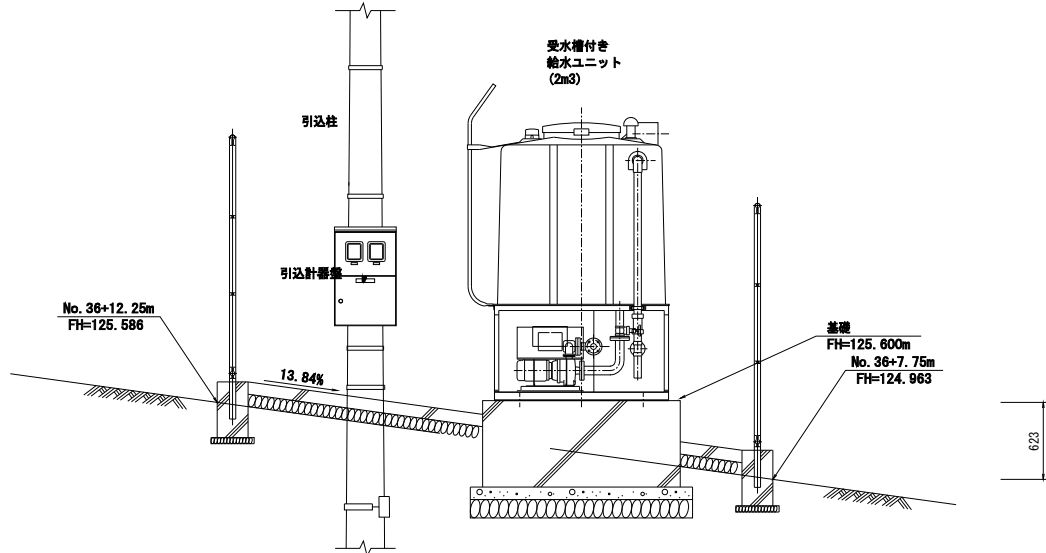


| 公益財団法人 エコサイクル高知 |                                       |         |       |
|-----------------|---------------------------------------|---------|-------|
| 工事種別            | エコ高知(佐川)第17号 佐川町加茂管理型産業廃棄物最終処分場水道敷設工事 |         |       |
| 図面名称            | N0. 2中継ポンプ場計画図                        | 縮 尺     | 図示    |
| 路線河川名           | 最終処分場進入道路                             |         |       |
| 工事箇所            | 高知県 高岡郡 佐川町 加茂                        |         |       |
| 設計種別            | 実施図                                   |         |       |
| 事務所名            | 佐川町事務所                                | 図 面 番 号 | 57-81 |
| 会社名             |                                       |         |       |


NO. 2中継ポンプ場廻り配管図(1)

※HPPEとは、水道配水用ポリエチレン管を示す。  
※鍍鉄製異形管埋設部には、ポリエチレンスリーブを被覆すること。  
※道路埋設部には、管明示シート・管明示テープを布設すること。  
※できる限り曲管を使用せずに許容曲げ半径の範囲内で布設すること。  
※管側面の曲管に記す(HB)とは水平方向、(VB)とは垂直方向、(OB)とはひねり方向を示す。  
※鋼管・鍍鉄管・鍍鉄製異形管埋設部には、ポリエチレンスリーブを被覆すること。  
※メカ形異形管埋設部は、粉体塗装で離脱防止金具付とすること。


平面図  
S=1:50

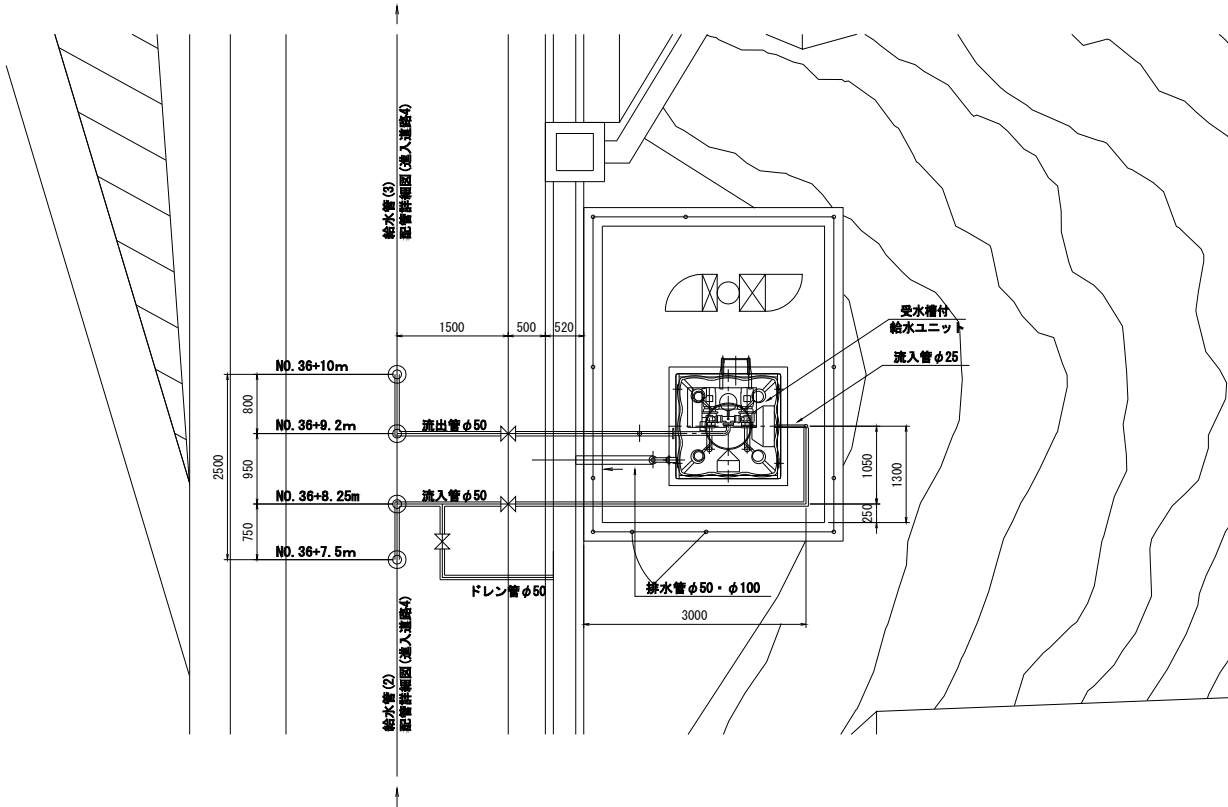

排水管  
S=1:30

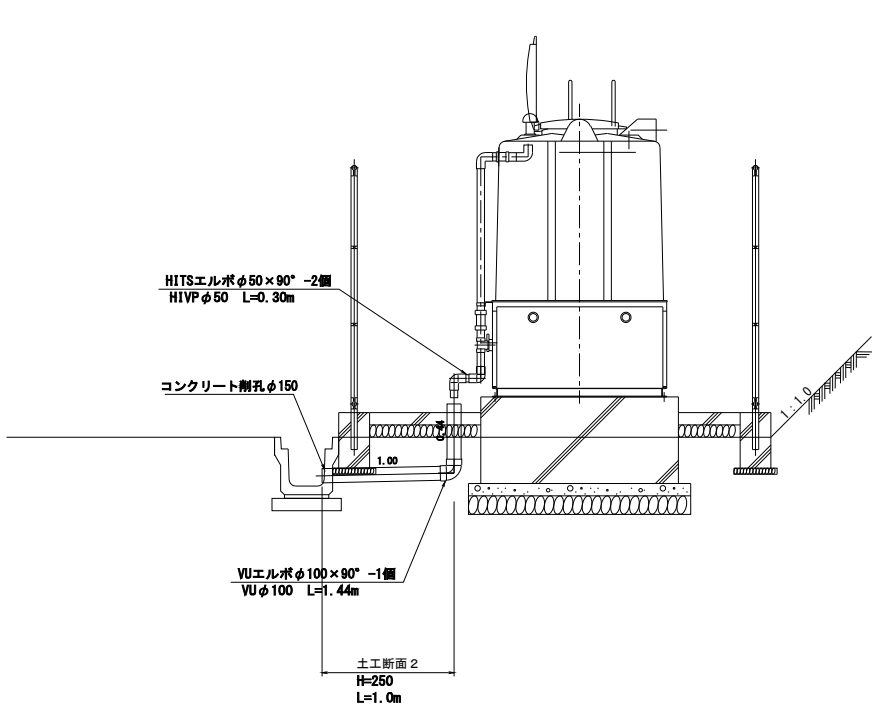


流出管  
S=1:30

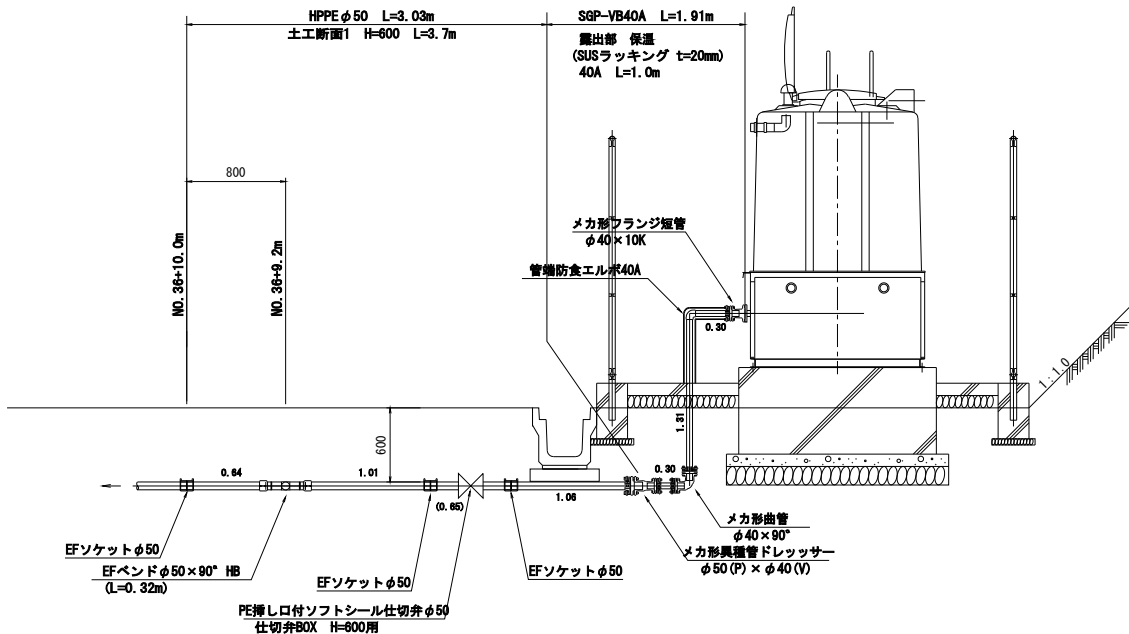



|                 |                                           |     |    |    |
|-----------------|-------------------------------------------|-----|----|----|
| 進入道路工区          |                                           |     |    |    |
| 公益財団法人 エコサイクル高知 |                                           |     |    |    |
| 工事種別            | エコ高知（佐川）第17号 佐川町加茂管理型<br>産業廃棄物最終処分場水道敷設工事 |     |    |    |
| 図面名称            | NO.2中継ポンプ場廻り配管図(1)                        | 縮 尺 | 図示 |    |
| 路線河川名           | 最終処分場進入道路                                 |     |    |    |
| 工事箇所            | 高知県 高岡郡 佐川町 加茂                            |     |    |    |
| 設計種別            | 実施図                                       |     | 図番 | 面号 |
| 事務所名            | 佐川町事務所                                    |     |    |    |
| 会社名             |                                           |     |    |    |
|                 |                                           |     | 58 | 81 |

NO. 2中継ポンプ場廻り配管図(2)

※HPPEとは、水道配水用ポリエチレン管を示す。  
※鋼鉄製異形管埋設部には、ポリエチレンスリーブを被覆すること。  
※道路埋設部には、管明示シート・管明示テープを布設すること。  
※できる限り曲管を使用せずに許容曲げ半径の範囲内で布設すること。  
※管側面の曲管に記す(HB)とは水平方向、(VB)とは垂直方向、(OB)とはひねり方向を示す。  
※鋼管・鋼鉄管・鋼鉄製異形管埋設部には、ポリエチレンスリーブを被覆すること。  
※メカ形異形管類は、粉体塗装で離脱防止金具付とすること。

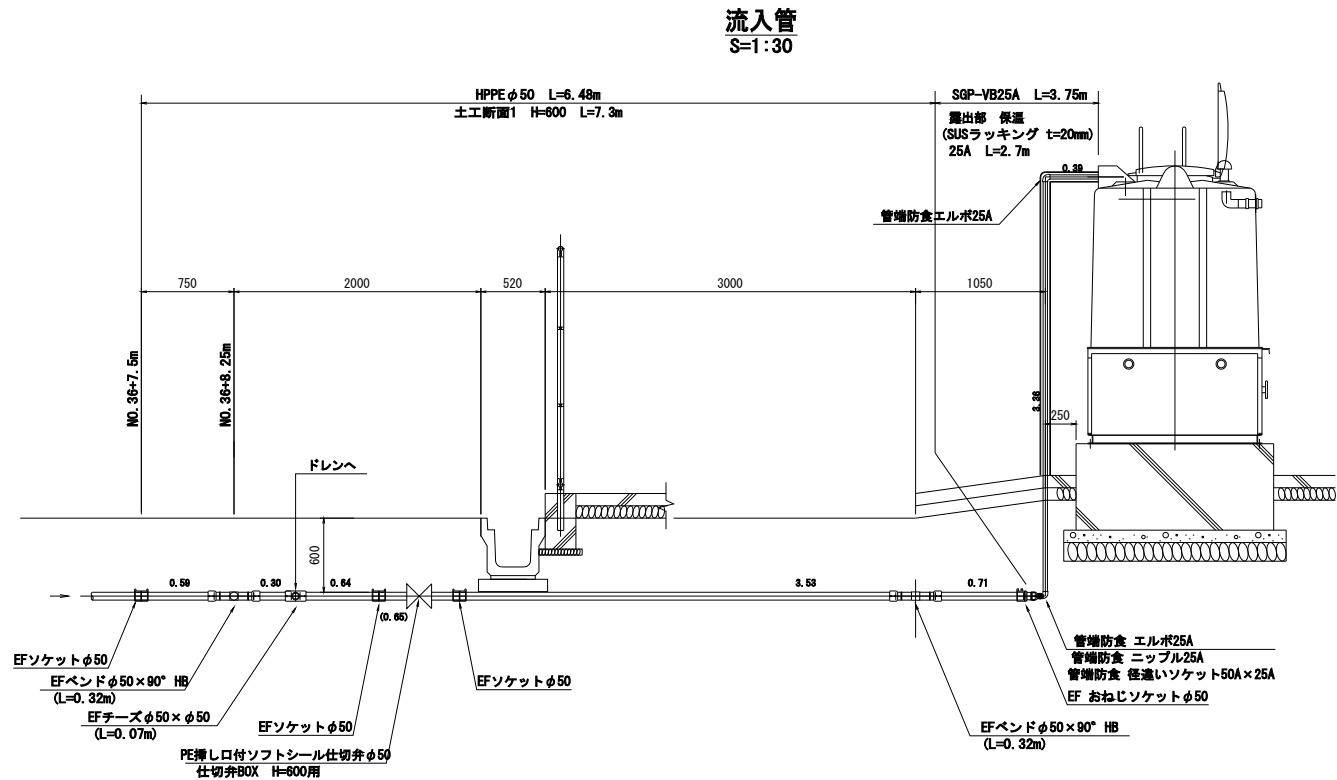


標準掘削断面図  
S=1:20

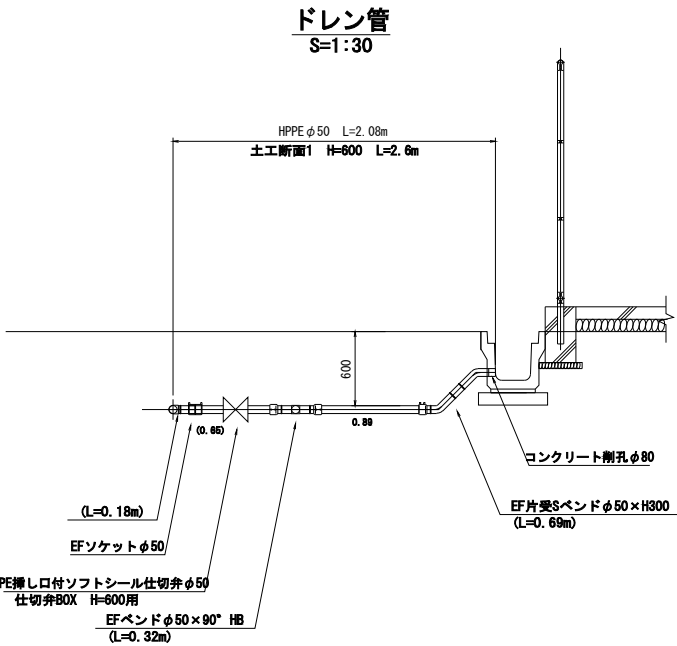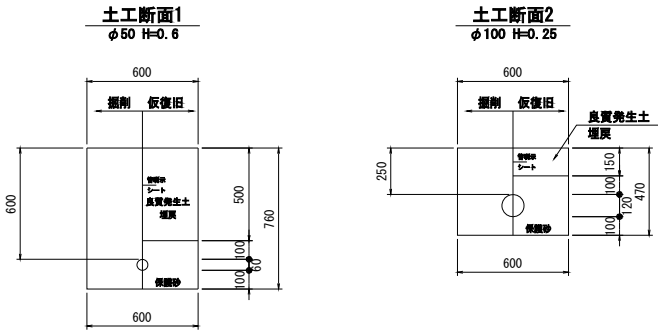

ボックス標準図  
S=1:20

仕切弁ボックス  
円形1号 φ50用 H=600用

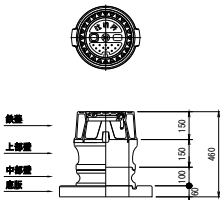


進入道路工区


|                 |                                       |      |          |
|-----------------|---------------------------------------|------|----------|
| 公益財団法人 エコサイクル高知 |                                       |      |          |
| 工事種別            | エコ高知（佐川）第17号 佐川町加茂管理型産業廃棄物最終処分場水道敷設工事 |      |          |
| 図面名称            | NO.2中継ポンプ場廻り配管図(2)                    | 縮尺   | 図示       |
| 路線河川名           | 最終処分場進入道路                             |      |          |
| 工事箇所            | 高知県 高岡郡 佐川町 加茂                        |      |          |
| 設計種別            | 実施図                                   | 図面番号 | 59<br>81 |
| 事務所名            | 佐川町事務所                                |      |          |
| 会社名             |                                       |      |          |

フェンス・門扉・舗装詳細図

門扉詳細図  
S=1:30

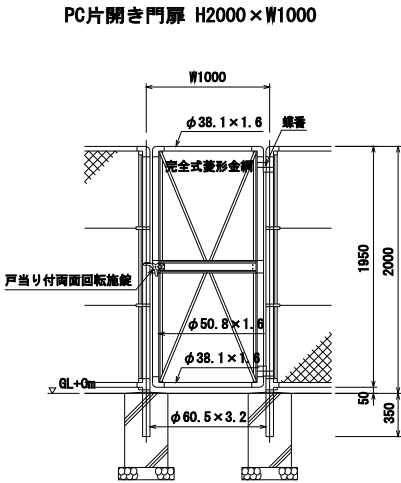


フェンス基礎詳細図  
S=1:30

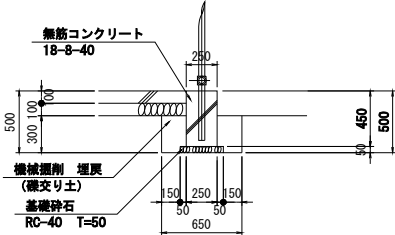

| NO. 1ポンプ場 L=14.0m<br>NO. 2ポンプ場 L=14.0m<br>計 28m |                |        |
|-------------------------------------------------|----------------|--------|
| 名称                                              | 単位             | 1m当り数量 |
| 機械掘削 (礫交り土)                                     | m <sup>3</sup> | 0.195  |
| 機械埋戻 (養生土)                                      | m <sup>3</sup> | 0.115  |
| 残土処理                                            | m <sup>3</sup> | 0.080  |
| 基礎砕石 (RC-40 T=50)                               | m <sup>2</sup> | 0.350  |
| コンクリート (18-8-40)                                | m <sup>3</sup> | 0.113  |
| 型枠 (小型構造物)                                      | m <sup>2</sup> | 0.900  |


舗装面積根拠図  
S=1:50

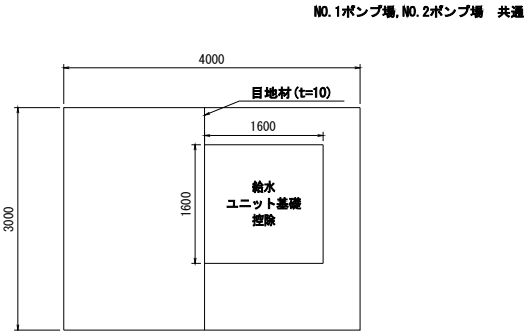


舗装面積  
3.0×4.0-(1.6×1.6) =9.44m<sup>2</sup>

目地材  
(3.0+1.6×3) ×0.1=0.78m<sup>2</sup>

フェンス詳細図  
S=1:30

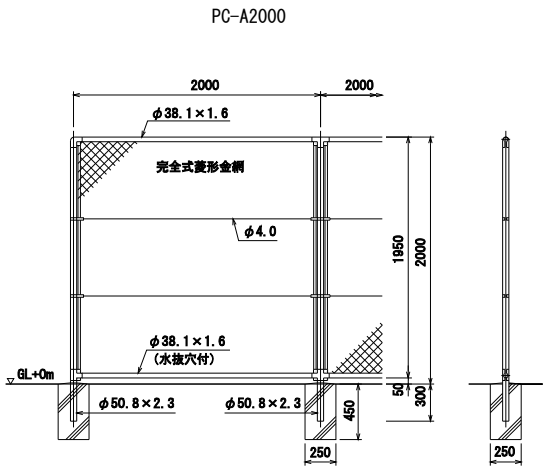

場内舗装工  
S=1:30

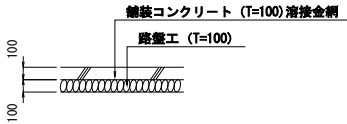


|                 |                                         |         |          |
|-----------------|-----------------------------------------|---------|----------|
| 公益財団法人 エコサイクル高知 |                                         |         |          |
| 工事種別            | エコ高知 (佐川) 第17号 佐川町加茂管理型産業廃棄物最終処分場水道敷設工事 |         |          |
| 図面名称            | フェンス・門扉・舗装詳細図                           | 縮 尺     | 図示       |
| 路線河川名           | 最終処分場進入道路                               |         |          |
| 工事箇所            | 高知県 高岡郡 佐川町 加茂                          |         |          |
| 設計種別            | 実施図                                     | 図 面 番 号 | 60<br>81 |
| 事務所名            | 佐川町事務所                                  |         |          |
| 会社名             |                                         |         |          |


**S=1 : 20**

※NO. 1, NO. 2ポンプ場 共通







断面図

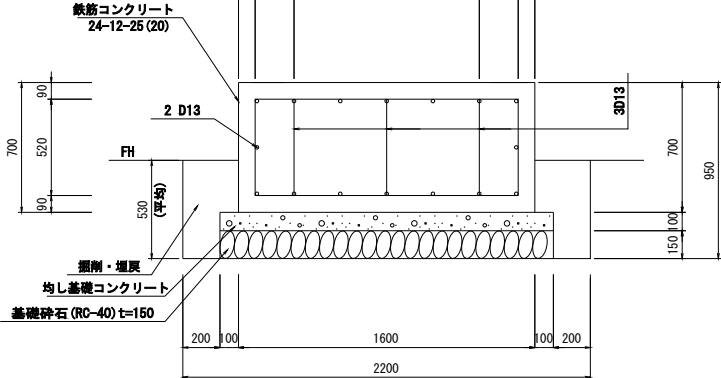

平面

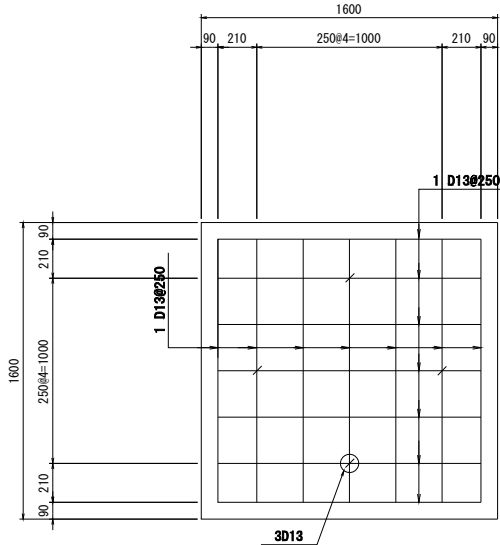



### 鉄筋加工図

    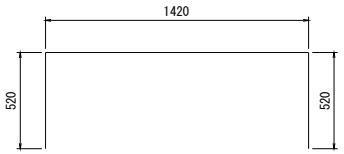 

| 記号 | 鉄筋径 | 長さ<br>(m) | 単位質量<br>(kg/m) | 質量/本<br>(kg) | 本数<br>(本) | 質量<br>(kg) | 換算 |
|----|-----|-----------|----------------|--------------|-----------|------------|----|
| 1  | D13 | 2.460     | 0.995          | 2.448        | 28        | 68.544     |    |
| 2  | D13 | 1.420     | 0.995          | 1.413        | 4         | 5.652      |    |
| 3  | D13 | 0.920     | 0.995          | 0.915        | 4         | 3.660      |    |
| 合算 |     | SD345     |                | D13          | 77.856    | ≈ 0.08     | t  |


|                 |                                       |     |                |
|-----------------|---------------------------------------|-----|----------------|
| 公益財団法人 エコサイクル高知 |                                       |     |                |
| 工事種別            | エコ高知（佐川）第17号 佐川町加茂管理型産業廃棄物最終処分場水道敷設工事 |     |                |
| 図面名称            | 給水ユニット基礎詳細図                           | 縮 尺 | S=1:20         |
| 路線/河川名          | 最終処分場進入道路                             |     |                |
| 工事箇所            | 高知県 高岡郡 佐川町 加茂                        |     |                |
| 設計種別            | 実施図                                   |     |                |
| 事務所名            | 佐川町事務所                                | 図番  | 面号<br>61<br>81 |
| 会社名             |                                       |     |                |

N0.1中継ポンプ場配線図

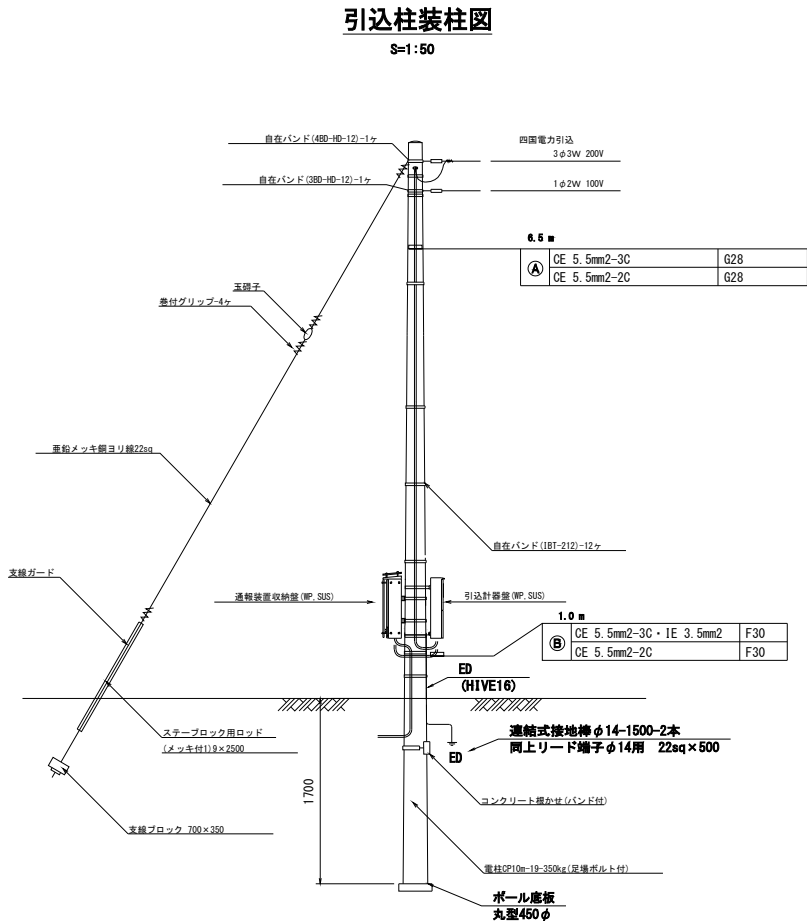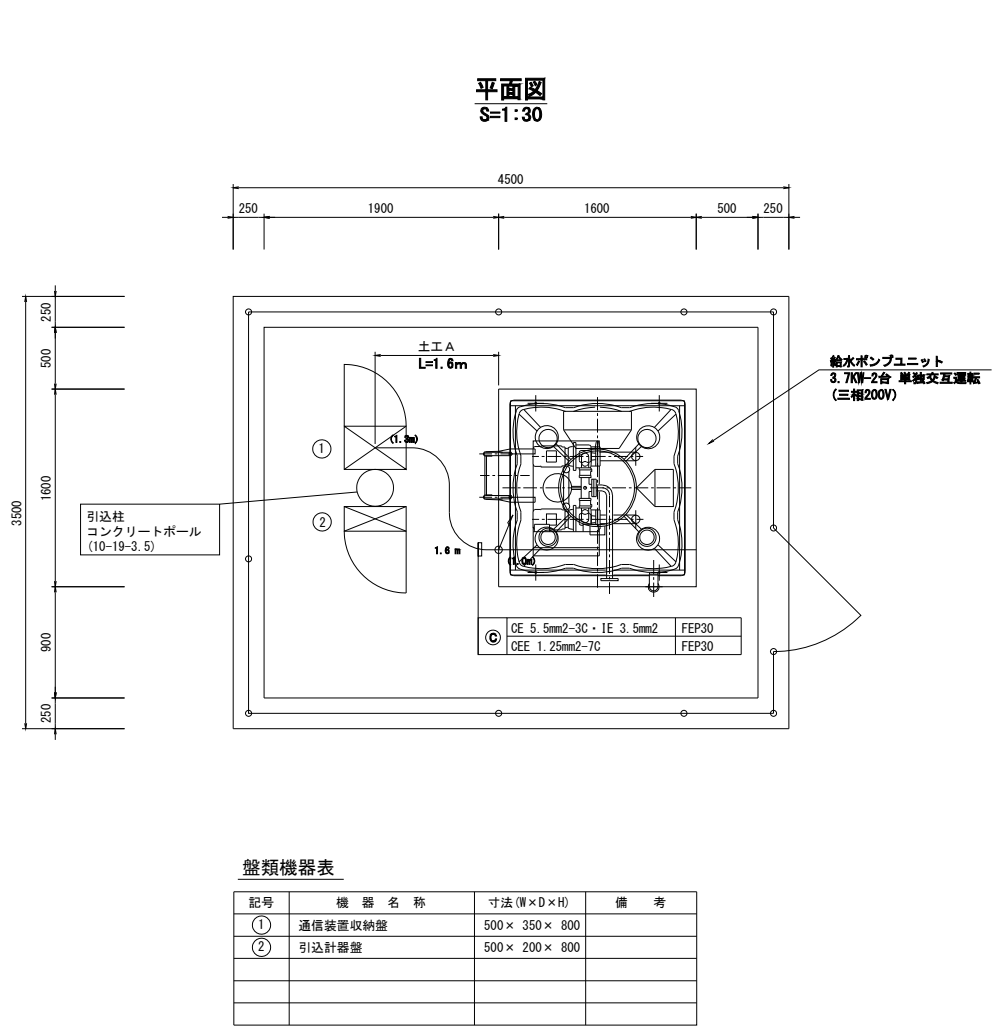


埋設配管土工図  
S=1:30

土工A断面図

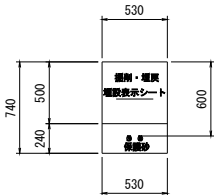



ケーブル系統図

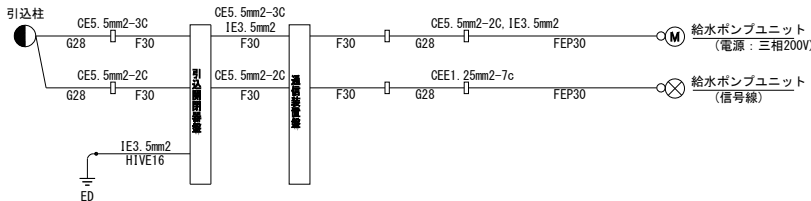

進入道路工区


|                 |                                       |       |          |
|-----------------|---------------------------------------|-------|----------|
| 公益財団法人 エコサイクル高知 |                                       |       |          |
| 工事種別            | エコ高知（佐川）第17号 佐川町加茂管理型産業廃棄物最終処分場水道敷設工事 |       |          |
| 図面名称            | N0.1中継ポンプ場配線図                         | 縮 尺   | 図示       |
| 路線河川名           | 最終処分場進入道路                             |       |          |
| 工事箇所            | 高知県 高岡郡 佐川町 加茂                        |       |          |
| 設計種別            | 実施図                                   | 図 面 号 | 62<br>81 |
| 事務所名            | 佐川町事務所                                |       |          |
| 会社名             |                                       |       |          |

NO. 2中継ポンプ場配線図

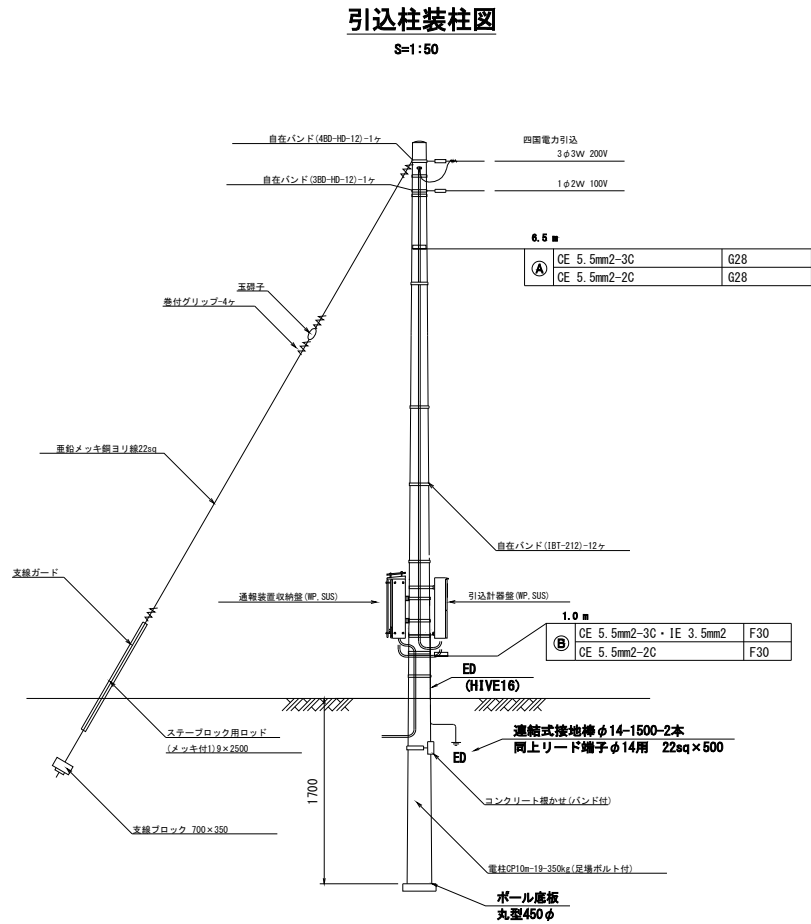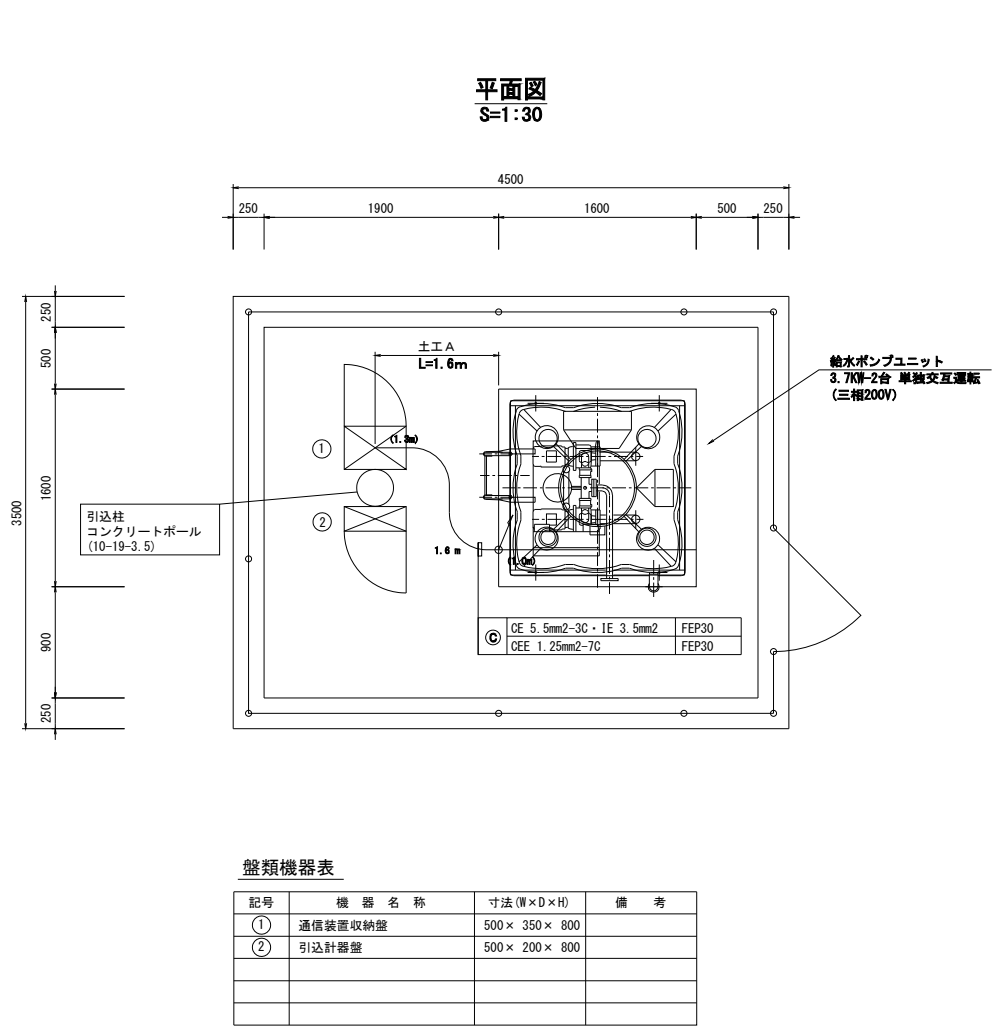


埋設配管土工図  
S=1:30

土工A断面図

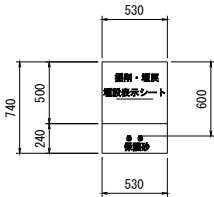

ケーブル系統図

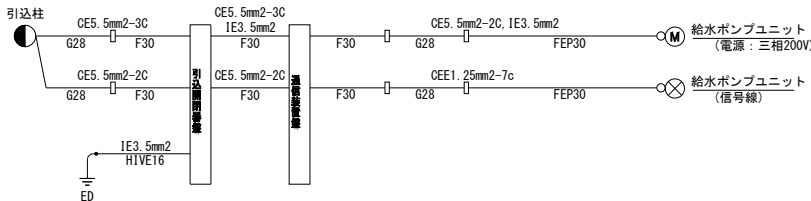


|                 |                                           |        |        |          |
|-----------------|-------------------------------------------|--------|--------|----------|
| 進入道路工区          |                                           |        |        |          |
| 公益財団法人 エコサイクル高知 |                                           |        |        |          |
| 工事種別            | エコ高知（佐川）第17号 佐川町加茂管理型<br>産業廃棄物最終処分場水道敷設工事 |        |        |          |
| 図面名称            | NO. 2中継ポンプ場配線図                            | 縮 尺    | 図示     |          |
| 路線河川名           | 最終処分場進入道路                                 |        |        |          |
| 工事箇所            | 高知県 高岡郡 佐川町 加茂                            |        |        |          |
| 設計種別            | 実施図                                       | 図<br>番 | 面<br>号 | 63<br>81 |
| 事務所名            | 佐川町事務所                                    |        |        |          |
| 会社名             |                                           |        |        |          |

機器外形図・単線結線図

※NO. 1, NO. 2ポンプ場 共通


引込計器盤  
S=1:10

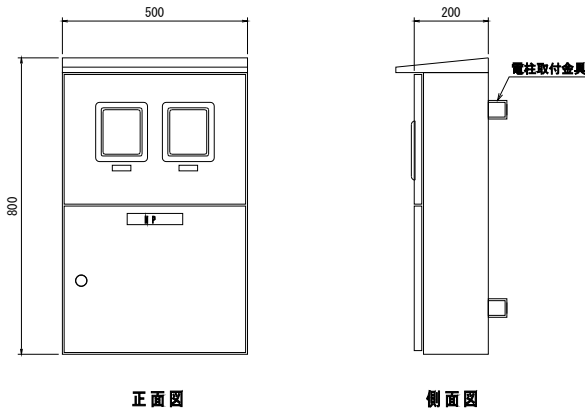

| 記号    | 記入文字  | 数量 |
|-------|-------|----|
| N P A | 引込計器盤 | 1  |

面：S U S 3 0 4 1：5 t 以上  
機器取付板：木板／銅板製 2：3 t

通報装置収納盤  
S=1:10

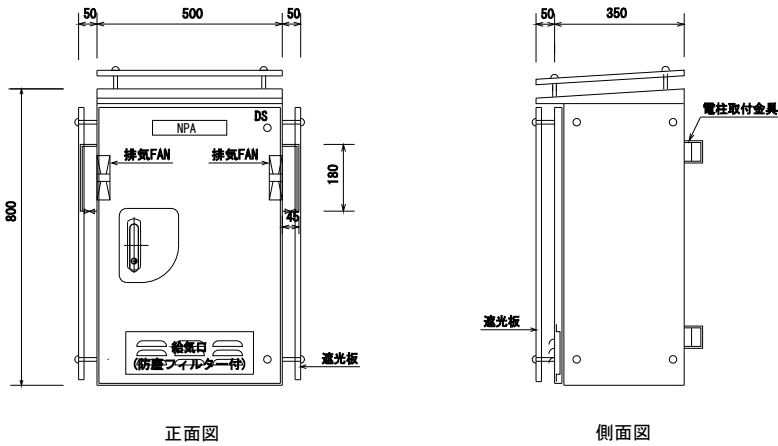


| 記号    | 記入文字    | 数量 |
|-------|---------|----|
| N P A | 通報装置収納盤 | 1  |

面：S U S 3 0 4 1：5 t 以上  
機器取付板：銅板製 2：3 t

通報項目  
○1号ポンプ故障  
○2号ポンプ故障  
○満水警報  
○減水警報  
○漏水警報

単線結線図  
S=NON

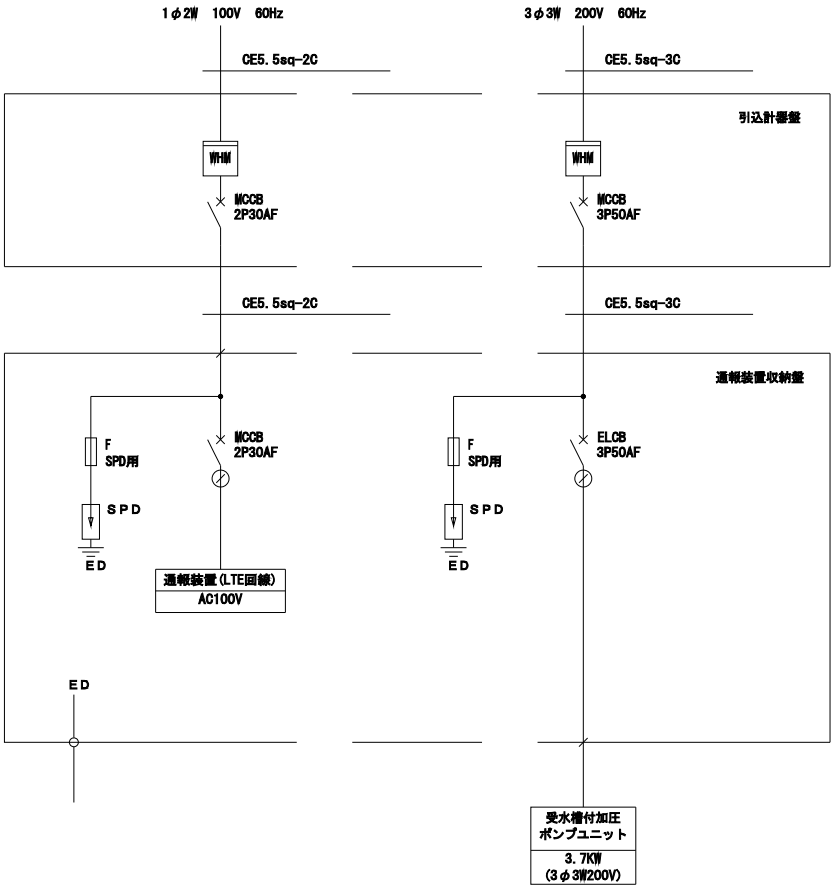


進入道路工区

|                 |                                       |         |          |
|-----------------|---------------------------------------|---------|----------|
| 公益財団法人 エコサイクル高知 |                                       |         |          |
| 工事種別            | エコ高知（佐川）第17号 佐川町加茂管理型産業廃棄物最終処分場水道施設工事 |         |          |
| 図面名称            | 機器外形図・単線結線図                           | 縮 尺     | S=1:10   |
| 路線河川名           | 最終処分場進入道路                             |         |          |
| 工事箇所            | 高知県 高岡郡 佐川町 加茂                        |         |          |
| 設計種別            | 実施図                                   | 図 面 番 号 | 64<br>81 |
| 事務所名            | 佐川町事務所                                |         |          |
| 会社名             |                                       |         |          |

縦断図

V=1:2000  
H=1:500

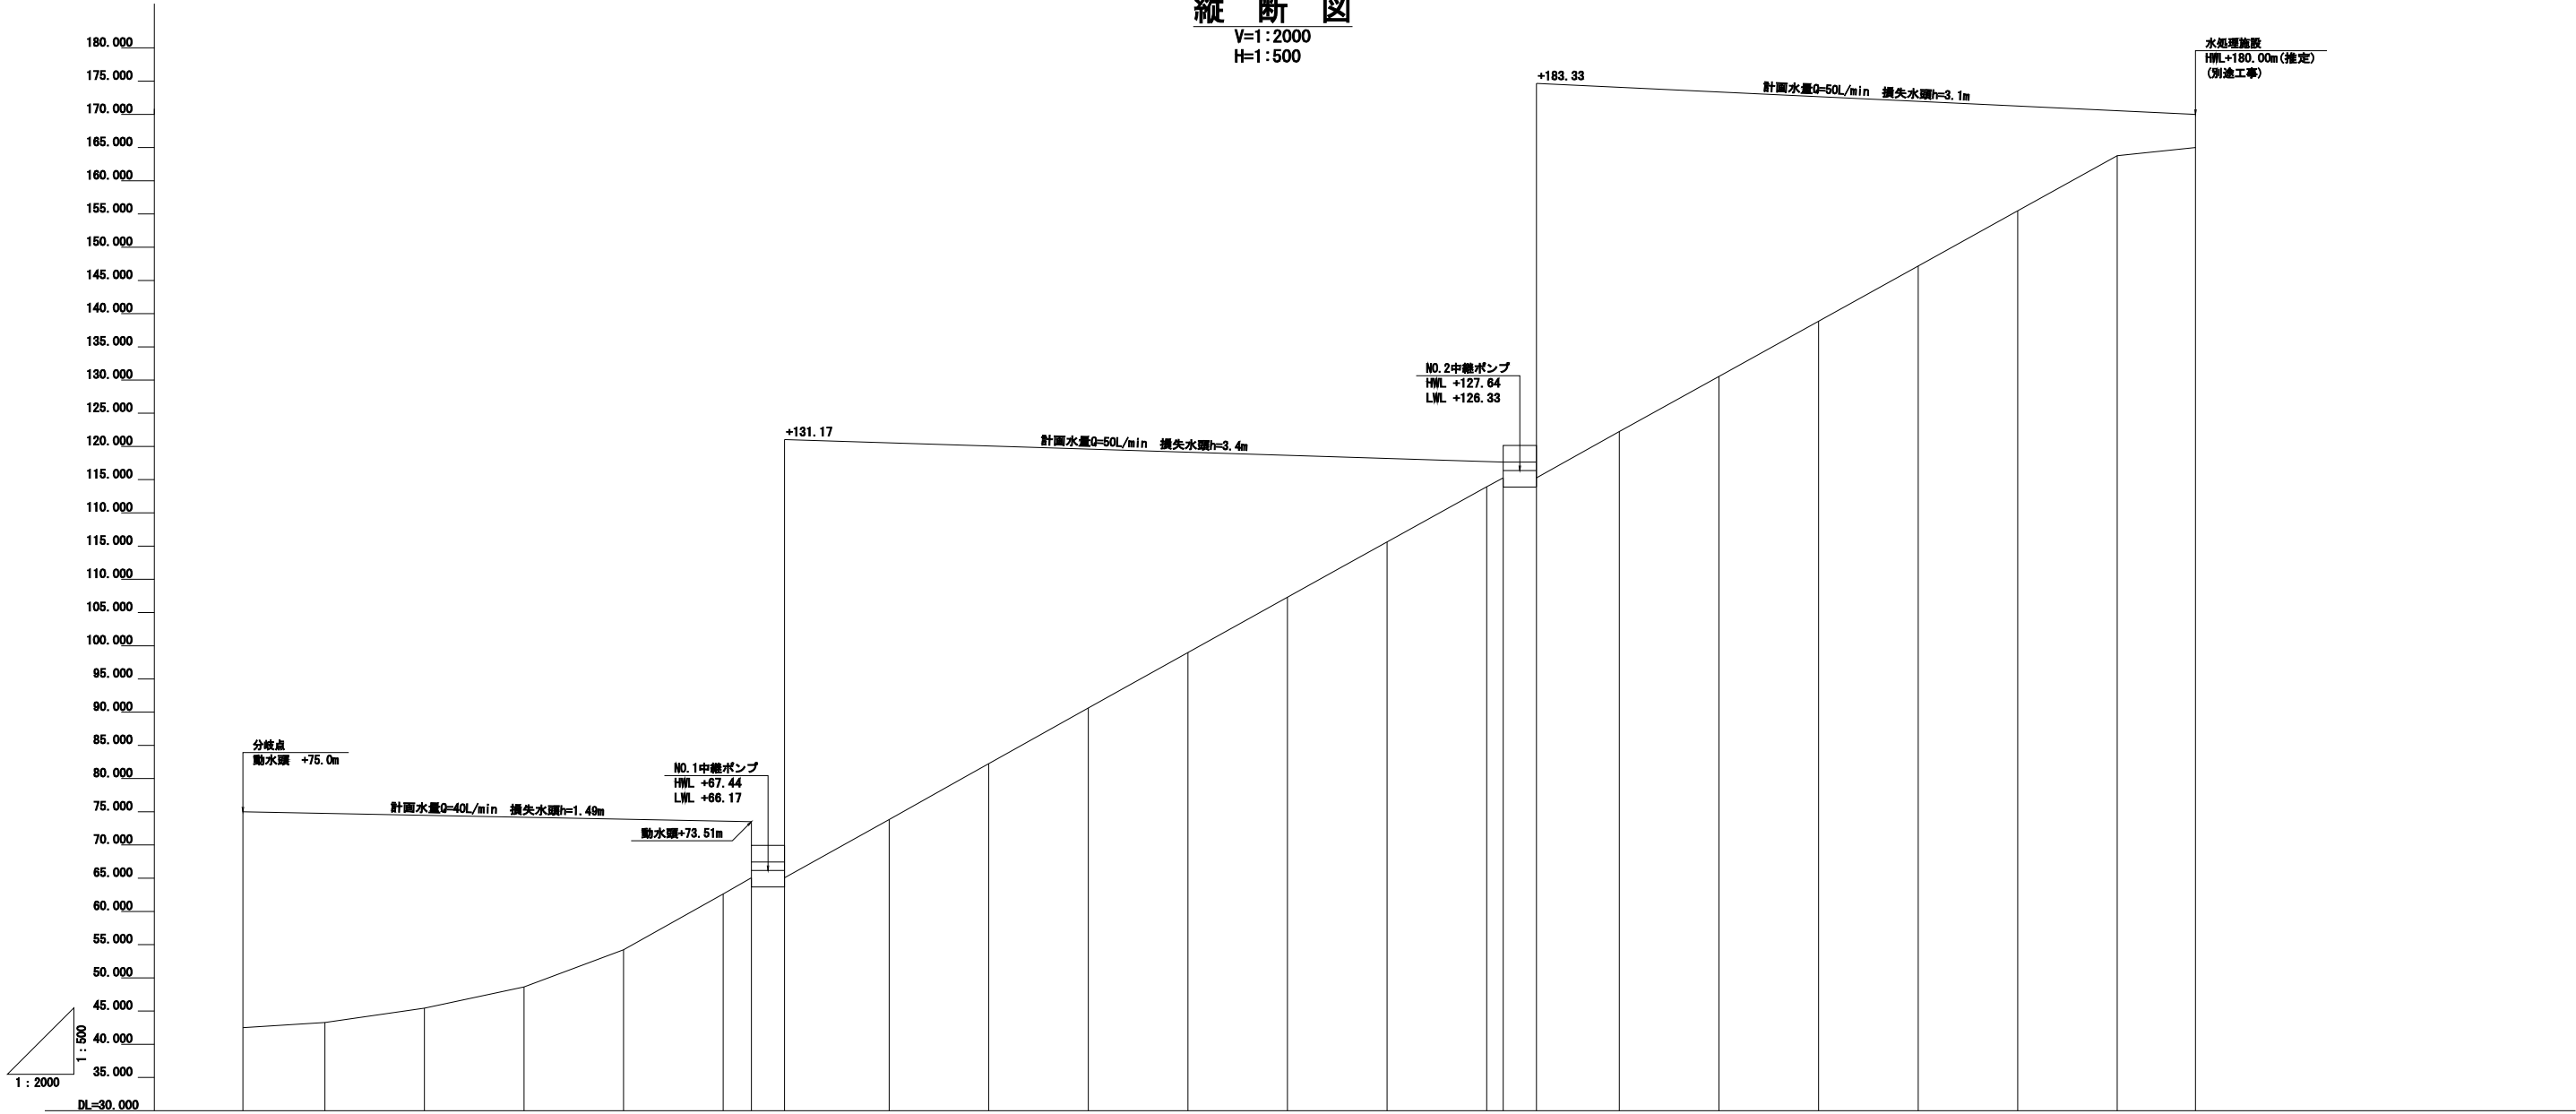

| 管路口径 | 給水管(1) HPPEφ50 |  |       |  |        |  |        |  |        |  | 給水管(2) HPPEφ50 |  |          |  |          |  |       |  |        |  | 給水管(3) HPPEφ50 |  |        |---|
| 地盤高  | 42.50          |  | 43.27 |  | 45.43  |  | 48.63  |  | 54.23  |  | 62.63          |  | 65.06    |  | 65.06    |  | 73.83 |  | 82.23  |  | 90.63          |  | 99.00  |  | 107.31 |  | 115.62 |  | 123.93 |  | 125.27   |  | 125.27   |  | 132.24 |  | 140.55 |  | 148.86 |  | 157.17 |  | 165.48 |  | 173.78 |  | 175.00      |  |
| 追加距離 | 0              |  | 49.40 |  | 109.40 |  | 169.40 |  | 229.40 |  | 289.40         |  | 306.40   |  | 0        |  | 63.00 |  | 123.00 |  | 183.00         |  | 243.00 |  | 303.00 |  | 363.00 |  | 423.00 |  | 433.00   |  | 0        |  | 50.00  |  | 110.00 |  | 170.00 |  | 230.00 |  | 290.00 |  | 350.00 |  | 397.15      |  |
| 単距離  | 0              |  | 49.40 |  | 60.00  |  | 60.00  |  | 60.00  |  | 60.00          |  | 17.00    |  | 0        |  | 63.00 |  | 60.00  |  | 60.00          |  | 60.00  |  | 60.00  |  | 60.00  |  | 10.00  |  | 0        |  | 50.00    |  | 60.00  |  | 60.00  |  | 60.00  |  | 60.00  |  | 47.15  |  |        |  |             |  |
| 測点番号 | B-0            |  | NO.3  |  | NO.6   |  | NO.9   |  | NO.11  |  | NO.14          |  | NO.14中継P |  | NO.14中継P |  | NO.18 |  | NO.21  |  | NO.24          |  | NO.27  |  | NO.30  |  | NO.33  |  | NO.36  |  | NO.36中継P |  | NO.36中継P |  | NO.39  |  | NO.42  |  | NO.45  |  | NO.48  |  | NO.51  |  | NO.54  |  | EO.15+28.4m |  |

進入道路工区

| 公益財団法人 エコサイクル高知 |                                           |    |                     |          |
|-----------------|-------------------------------------------|----|---------------------|----------|
| 工事種別            | エコ高知（佐川）第17号 佐川町加茂管理型<br>産業廃棄物最終処分場水道敷設工事 |    |                     |          |
| 図面名称            | 縦断図                                       | 縮尺 | V=1:2000<br>H=1:500 |          |
| 路線河川名           | 最終処分場進入道路                                 |    |                     |          |
| 工事箇所            | 高知県 高岡郡 佐川町 加茂                            |    |                     |          |
| 設計種別            | 実施図                                       |    | 図番<br>面号            | 65<br>81 |
| 事務所名            | 佐川町事務所                                    |    |                     |          |
| 会社名             |                                           |    |                     |          |

水道管平面図(国道)


S=1:500

※舗装撤去・舗装復旧は道路工事で行う。  
※A-6+22.0m付近～A-1+3.3m付近まで水路工事と同時施工(夜間工事)とする。  
埋戻後、仮舗装(t=30)を施工する。

| 測点   | 短距離  | 追加距離  |
|------|------|-------|
| A-0  | 0.0  | 0.0   |
| A-1  | 1.2  | 1.2   |
| A-2  | 5.6  | 6.8   |
| A-3  | 2.3  | 9.1   |
| A-4  | 3.0  | 12.1  |
| A-5  | 8.7  | 20.8  |
| A-6  | 4.1  | 24.9  |
| A-7  | 79.8 | 104.7 |
| A-8  | 4.7  | 109.4 |
| A-9  | 3.0  | 112.4 |
| A-10 | 13.6 | 126.0 |
| A-11 | 4.5  | 130.5 |
| A-12 | 2.5  | 133.0 |
| A-13 | 11.4 | 144.4 |
| A-14 | 27.4 | 171.8 |
| A-15 | 3.1  | 174.9 |
| A-16 | 1.2  | 176.1 |

《凡 例》

- 新設水道管
- 既設水道管
- 既設情報BOX
- 既設NTTケーブル

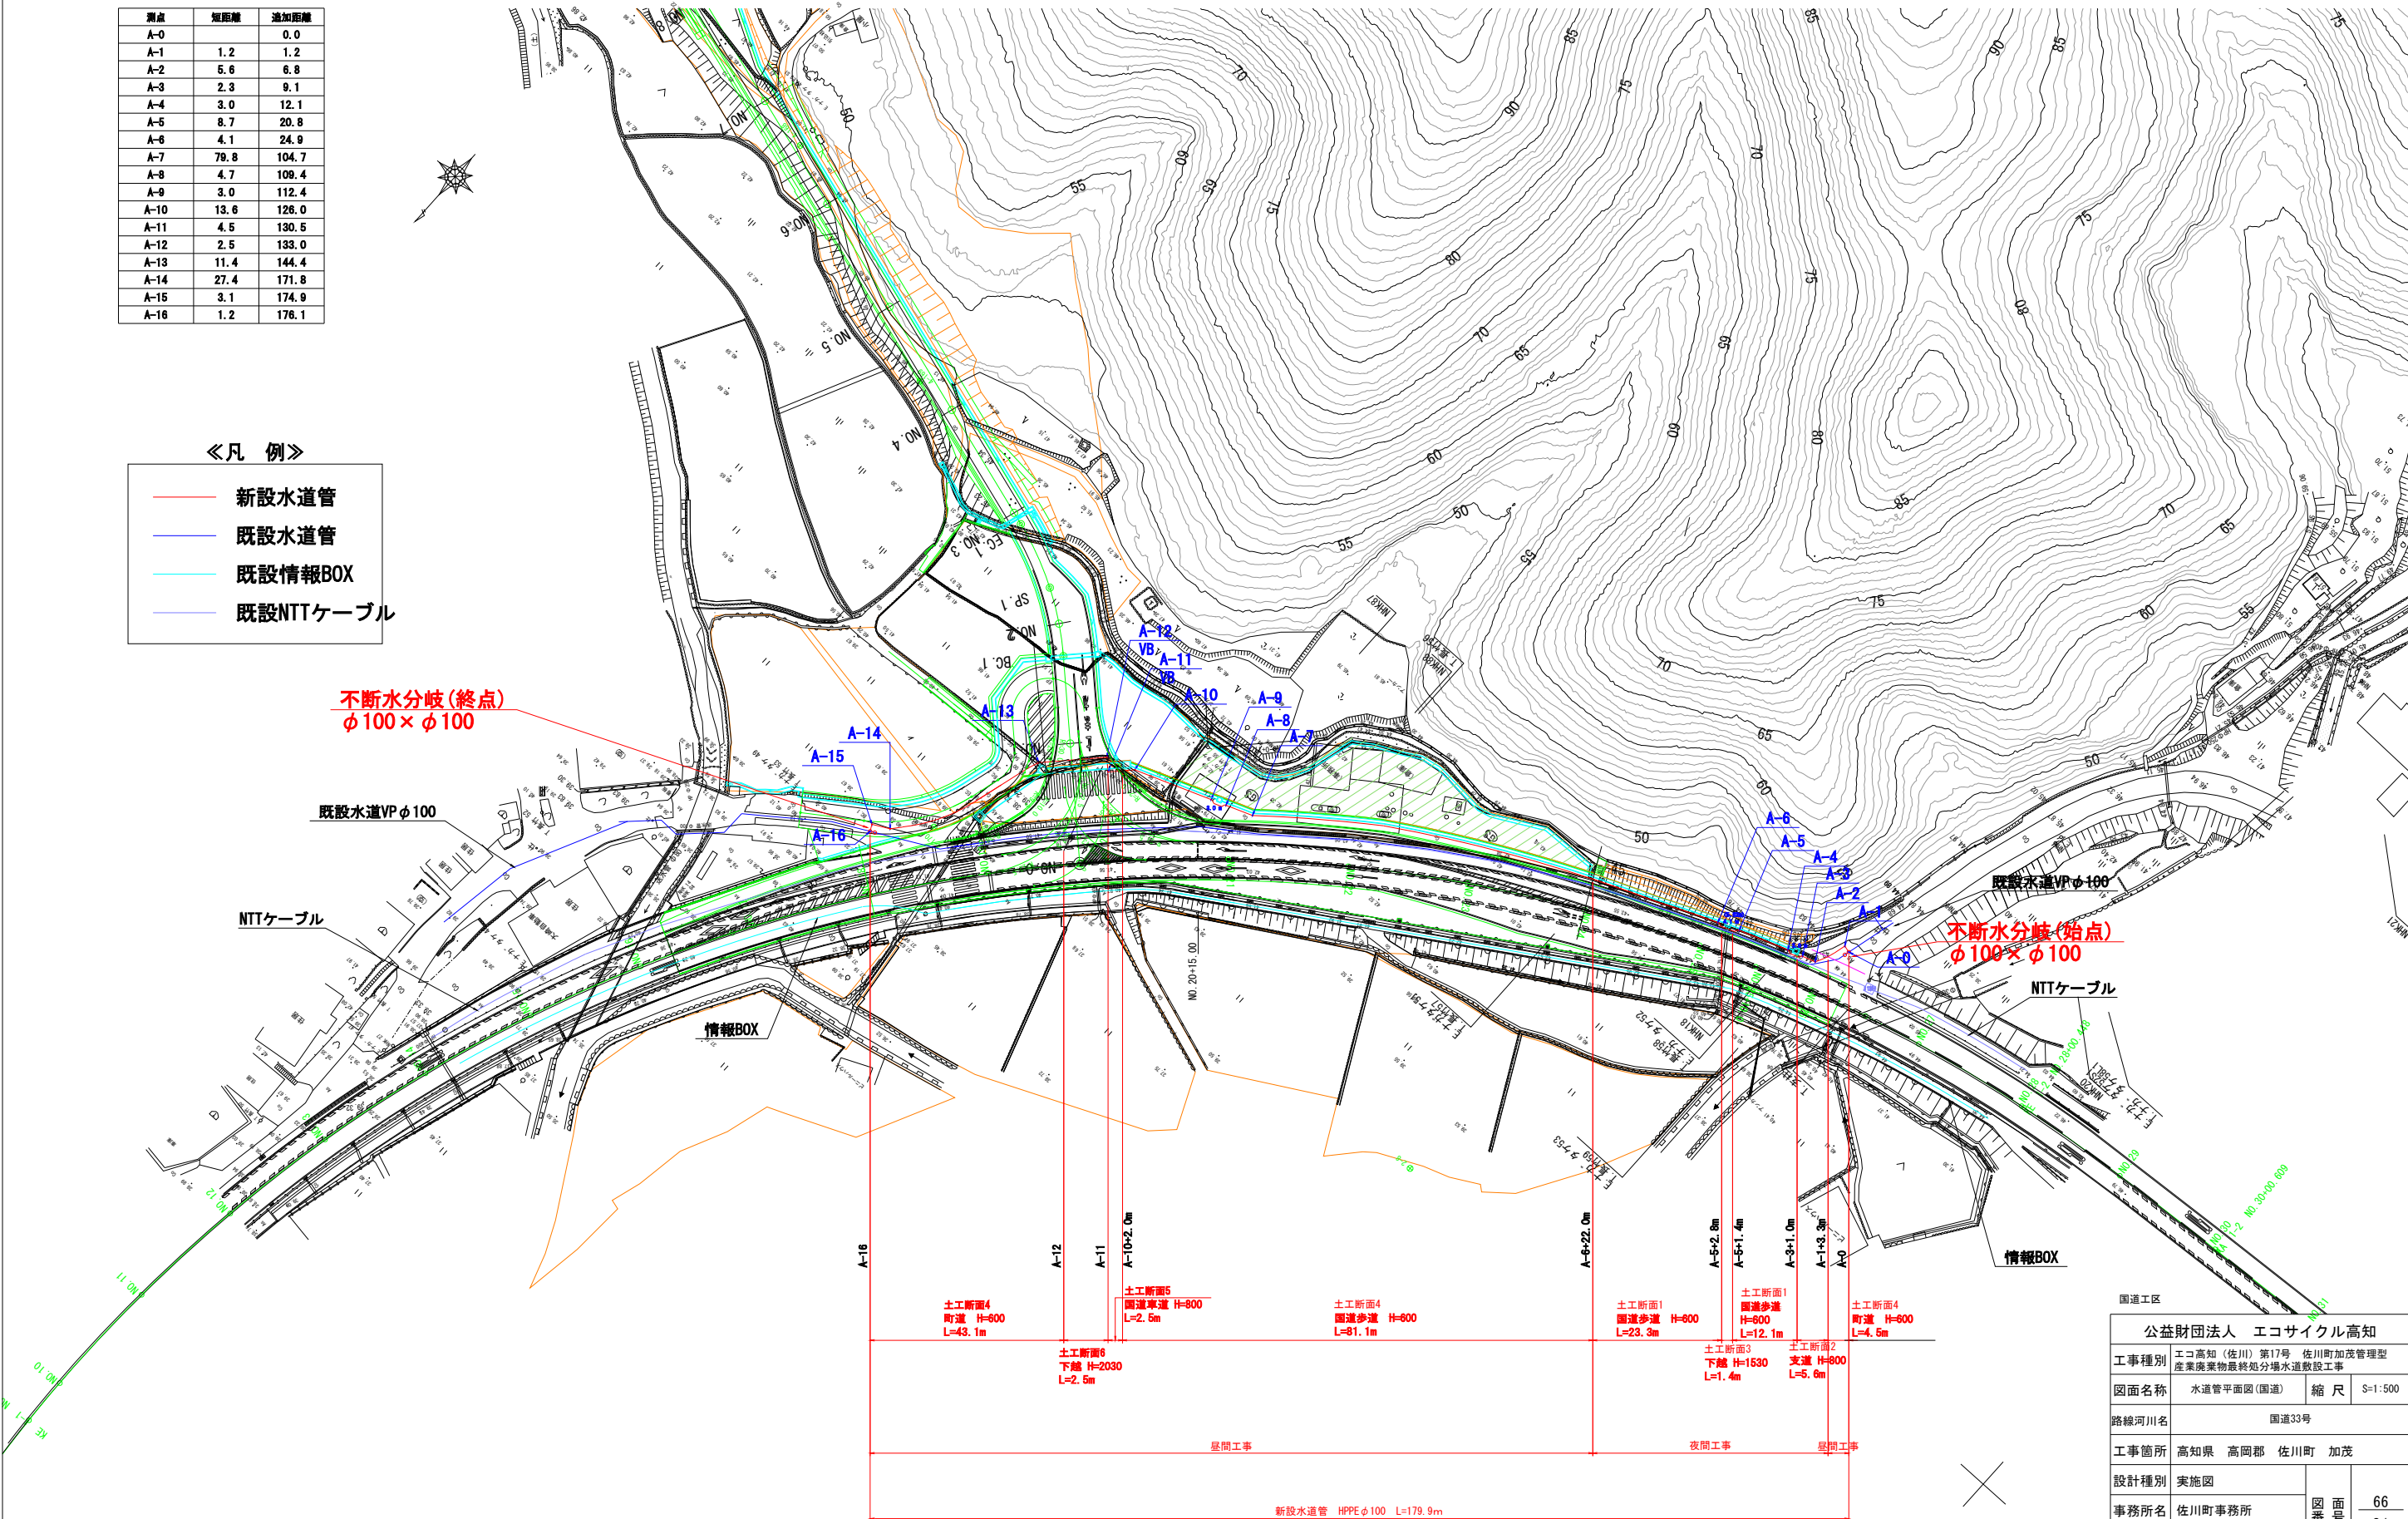

|                 |                                       |      |         |
|-----------------|---------------------------------------|------|---------|
| 公益財団法人 エコサイクル高知 |                                       |      |         |
| 工事種別            | エコ高知(佐川)第17号 佐川町加茂管理型産業廃棄物最終処分場水道敷設工事 |      |         |
| 図面名称            | 水道管平面図(国道)                            | 縮尺   | S=1:500 |
| 路線河川名           | 国道33号                                 |      |         |
| 工事箇所            | 高知県 高岡郡 佐川町 加茂                        |      |         |
| 設計種別            | 実施図                                   | 図面番号 | 66      |
| 事務所名            | 佐川町事務所                                |      | 81      |
| 会社名             |                                       |      |         |


配管詳細図(国道)

※HPPEとは、水道配水用ポリエチレン管を示す。  
※鋼鉄製異形管埋設部には、ポリエチレンスリーブを被覆すること。  
※道路埋設部には、管明シースト・管明シーステープを布設すること。  
※できる限り曲管を使用せずに許容曲げ半径の範囲内で布設すること。  
※管割図の曲管に記す(VB)とは垂直方向、(DB)とはひねり方向を示す。  
※既設埋設物の埋設場所・土被り等は推定のため、掘削時には十分注意すること。


| 口径   | 許容曲げ半径 |
|------|--------|
| φ100 | 9.5m   |

ボックス標準図  
S=1:20

 
仕切弁ボックス  
円形1号 φ100用 H=600用




管割図  
S=NON

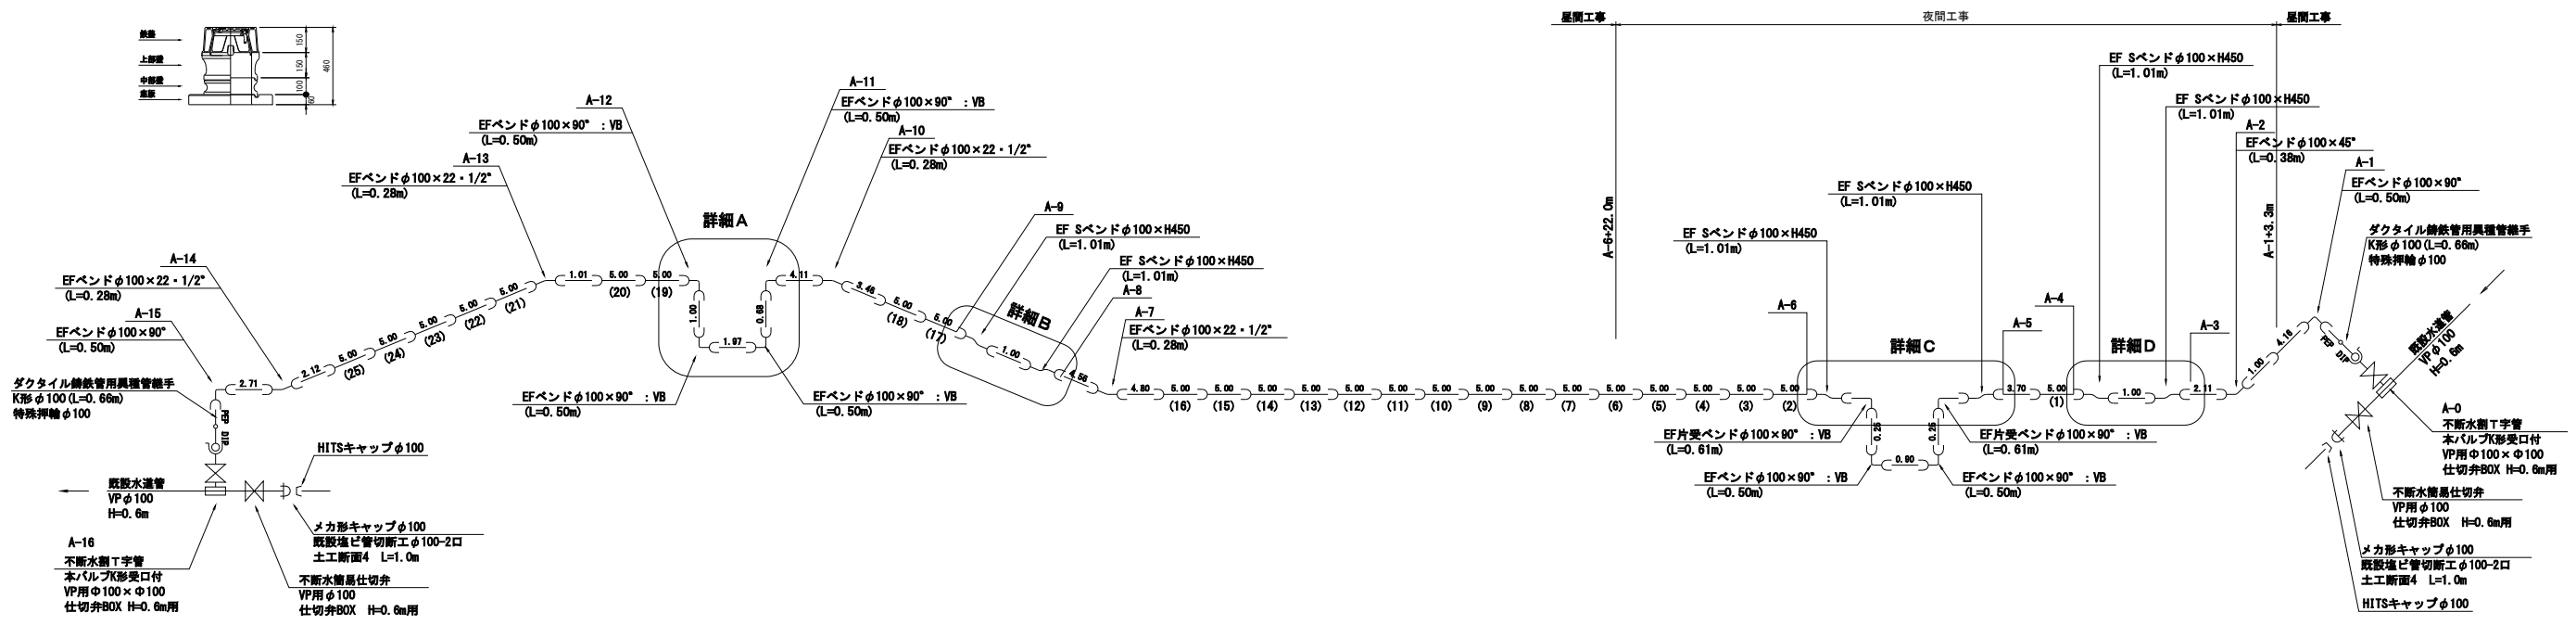


詳細A  
S=1:50

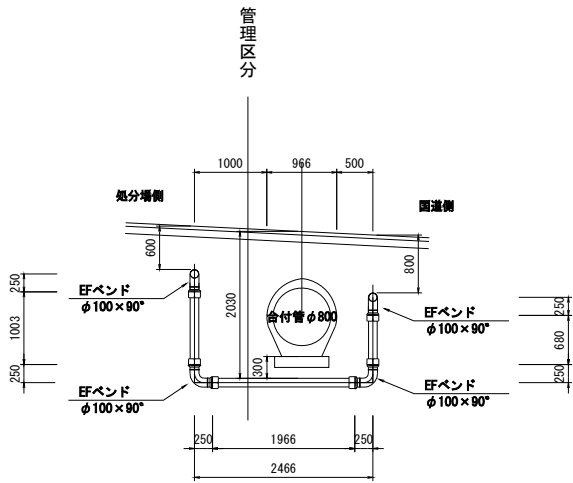


詳細B  
S=1:50

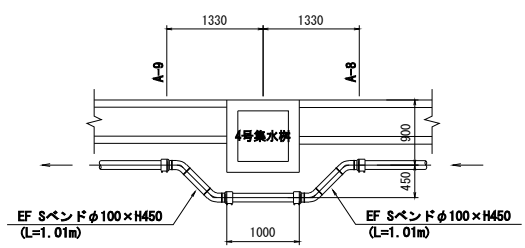

詳細C  
S=1:50

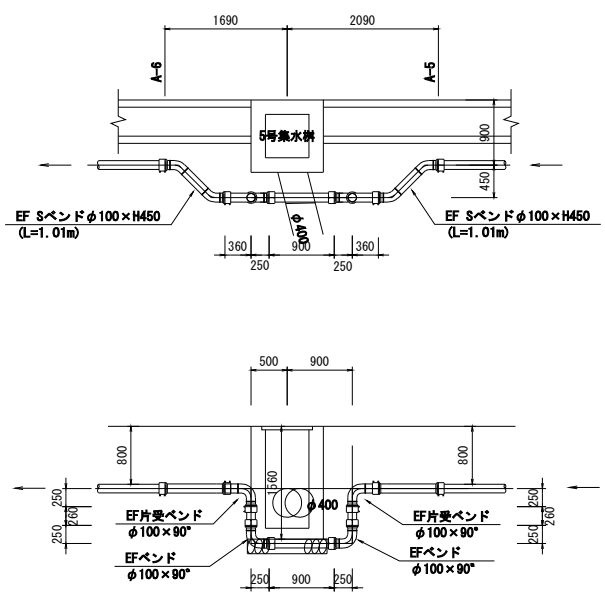


詳細D  
S=1:50

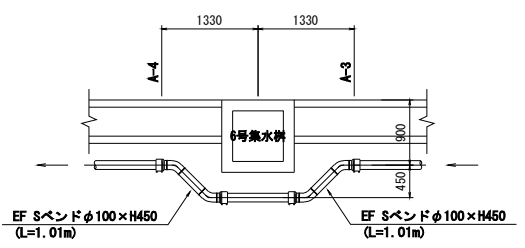


|                 |                                       |    |    |
|-----------------|---------------------------------------|----|----|
| 国道工区            |                                       |    |    |
| 公益財団法人 エコサイクル高知 |                                       |    |    |
| 工事種別            | エコ高知(佐川)第17号 佐川町加茂管理型産業廃棄物最終処分場水道敷設工事 |    |    |
| 図面名称            | 配管詳細図(国道)                             | 縮尺 | 図示 |
| 路線河川名           | 国道33号                                 |    |    |
| 工事箇所            | 高知県 高岡郡 佐川町 加茂                        |    |    |
| 設計種別            | 実施図                                   |    |    |
| 事務所名            | 佐川町事務所                                | 図番 | 67 |
| 会社名             |                                       |    | 81 |

国道横断図(1)

S=1:100

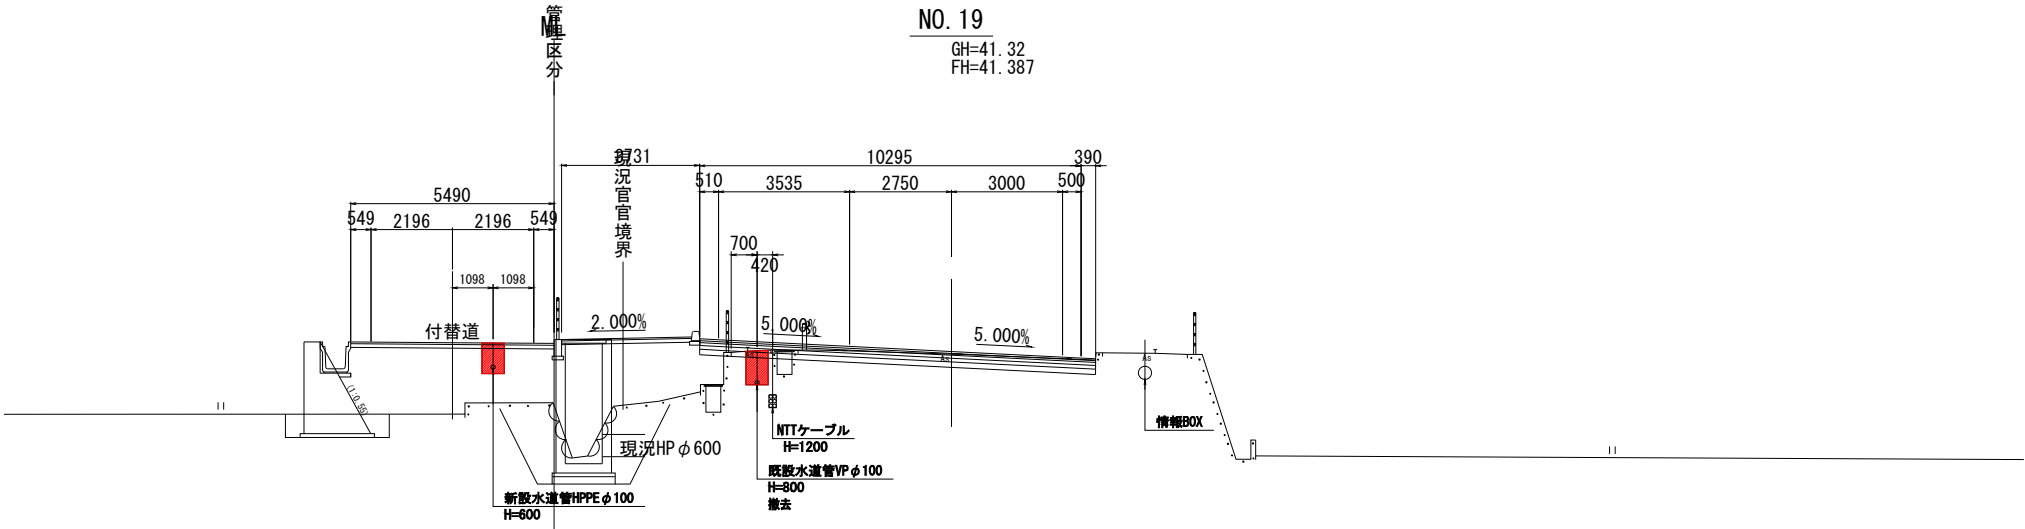

DL=30.000

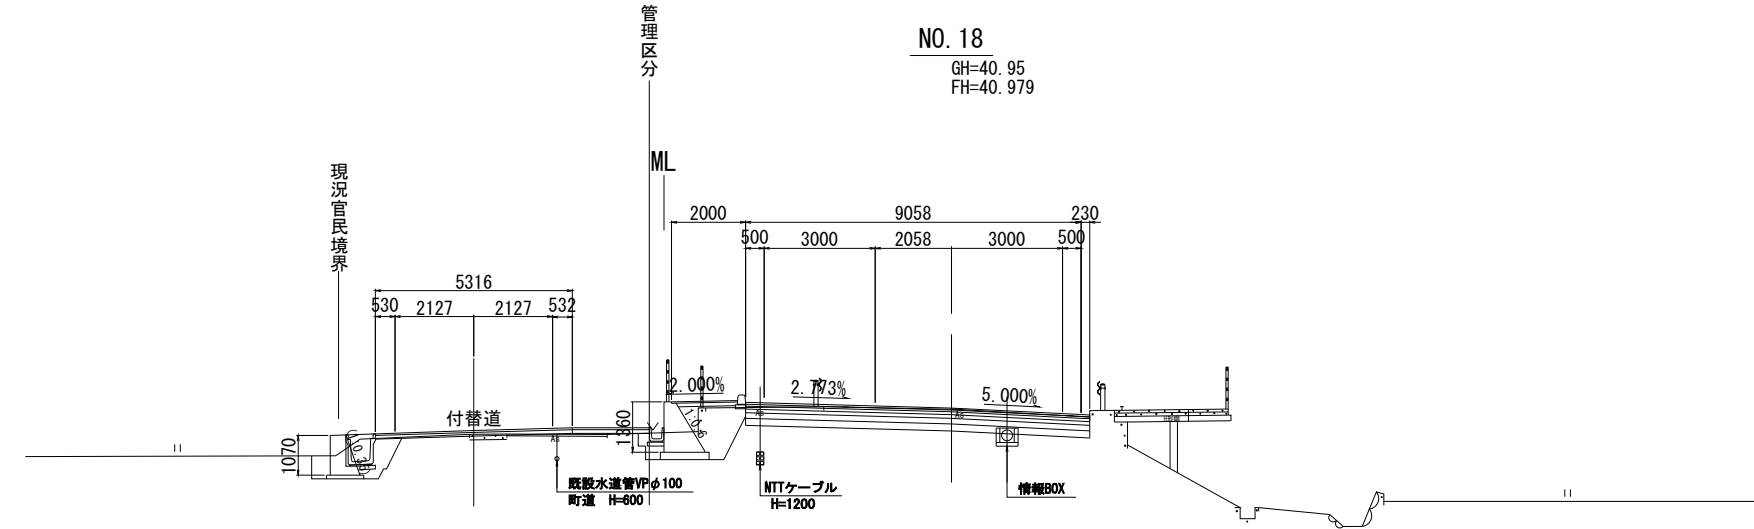

DL=30.000

国道工区


|                 |                                           |             |          |
|-----------------|-------------------------------------------|-------------|----------|
| 公益財団法人 エコサイクル高知 |                                           |             |          |
| 工事種別            | エコ高知（佐川）第17号 佐川町加茂管理型<br>産業廃棄物最終処分場水道敷設工事 |             |          |
| 図面名称            | 国道横断図(1)                                  | 縮 尺         | S=1:100  |
| 路線河川名           | 国道33号                                     |             |          |
| 工事箇所            | 高知県 高岡郡 佐川町 加茂                            |             |          |
| 設計種別            | 実施図                                       | 図<br>番<br>号 | 68<br>81 |
| 事務所名            | 佐川町事務所                                    |             |          |
| 会社名             |                                           |             |          |

国道横断図(2)

S=1:100

NO. 21


GH=42.07  
FH=42.220

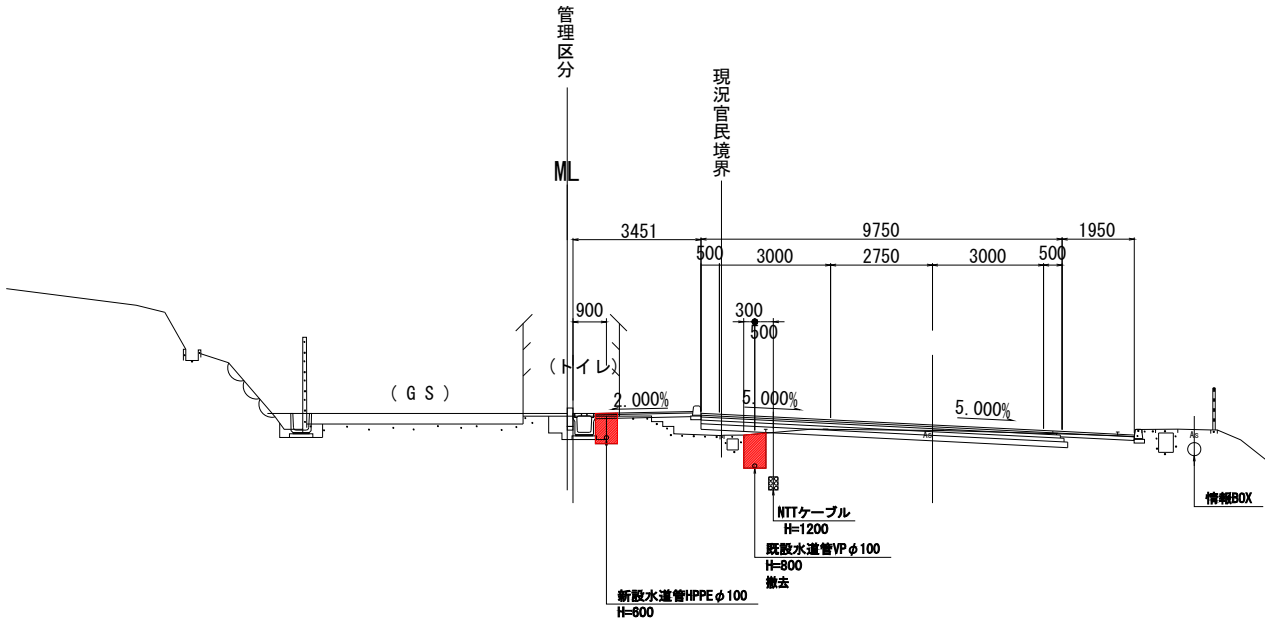

DL=35.000

NO. 20

GH=41.68  
FH=41.803

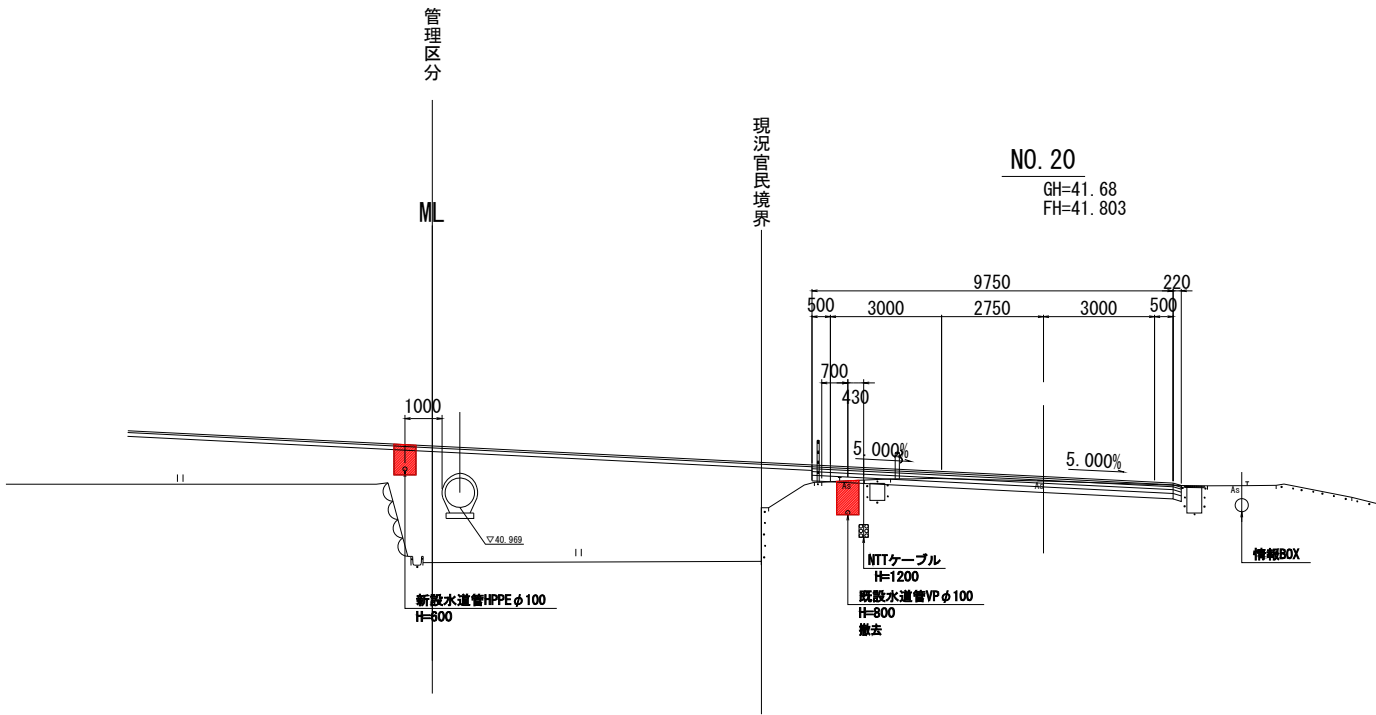

DL=30.000

国道工区

|                 |                                           |             |          |
|-----------------|-------------------------------------------|-------------|----------|
| 公益財団法人 エコサイクル高知 |                                           |             |          |
| 工事種別            | エコ高知（佐川）第17号 佐川町加茂管理型<br>産業廃棄物最終処分場水道敷設工事 |             |          |
| 図面名称            | 国道横断図(2)                                  | 縮尺          | S=1:100  |
| 路線河川名           | 国道33号                                     |             |          |
| 工事箇所            | 高知県 高岡郡 佐川町 加茂                            |             |          |
| 設計種別            | 実施図                                       | 図<br>番<br>号 | 69<br>81 |
| 事務所名            | 佐川町事務所                                    |             |          |
| 会社名             |                                           |             |          |

国道横断図(3)

S=1:100


NO. 23

GH=42. 90  
FH=43. 053

管理  
区分

ML

現況  
官民  
境界

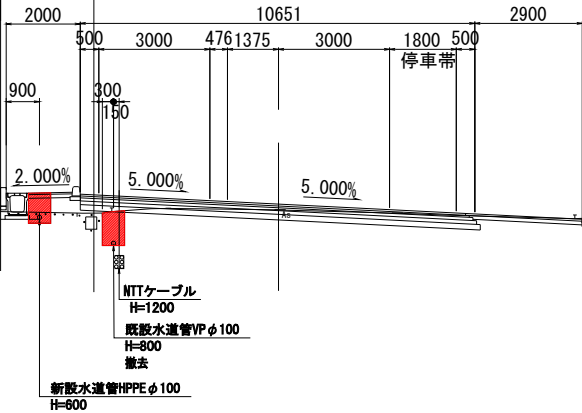

DL=35. 000


NO. 22

GH=42. 48  
FH=42. 636

管理  
区分

ML

現況  
官民  
境界

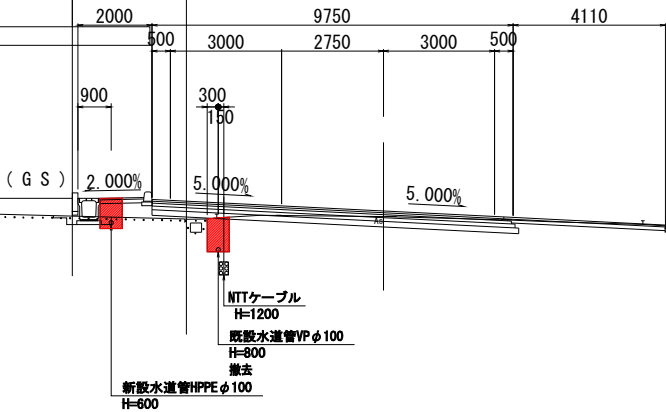



DL=35. 000

国道工区

|                 |                                           |             |          |
|-----------------|-------------------------------------------|-------------|----------|
| 公益財団法人 エコサイクル高知 |                                           |             |          |
| 工事種別            | エコ高知（佐川）第17号 佐川町加茂管理型<br>産業廃棄物最終処分場水道敷設工事 |             |          |
| 図面名称            | 国道横断図(3)                                  | 縮尺          | S=1:100  |
| 路線河川名           | 国道33号                                     |             |          |
| 工事箇所            | 高知県 高岡郡 佐川町 加茂                            |             |          |
| 設計種別            | 実施図                                       | 図<br>番<br>号 | 70<br>81 |
| 事務所名            | 佐川町事務所                                    |             |          |
| 会社名             |                                           |             |          |

国道横断図(4)


S=1:100

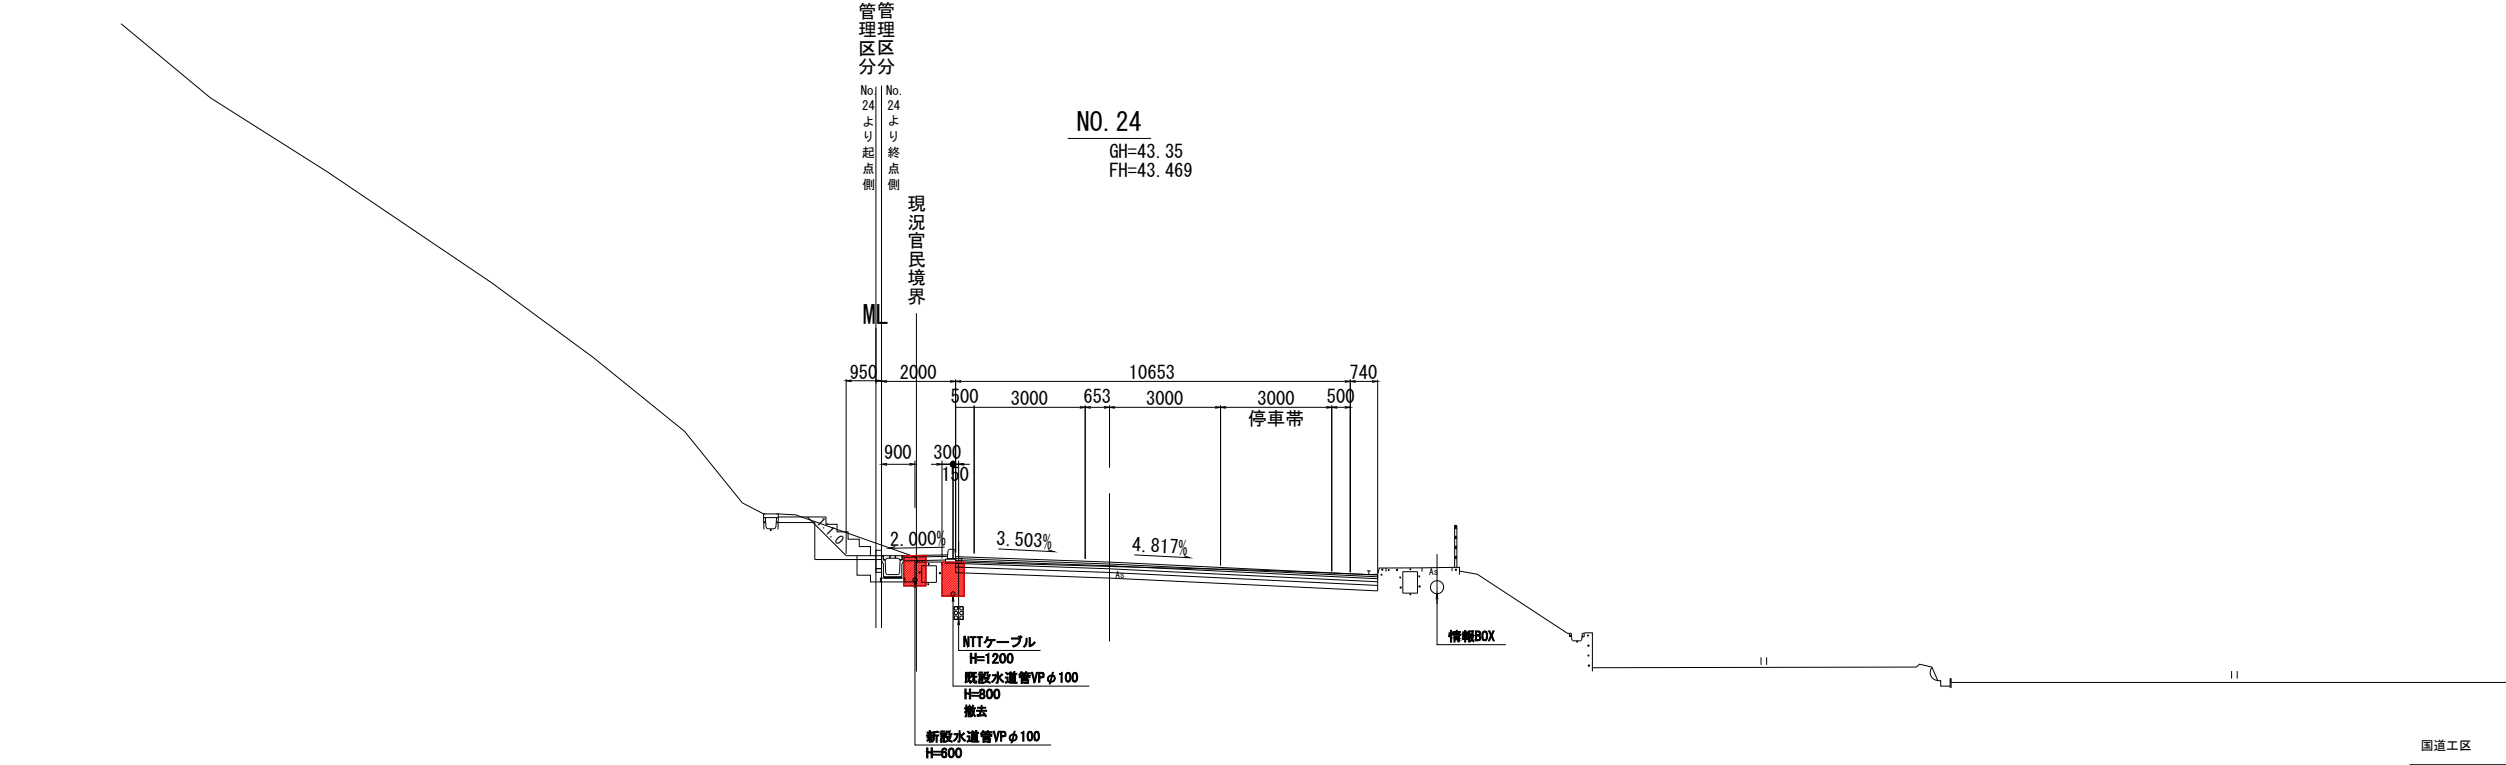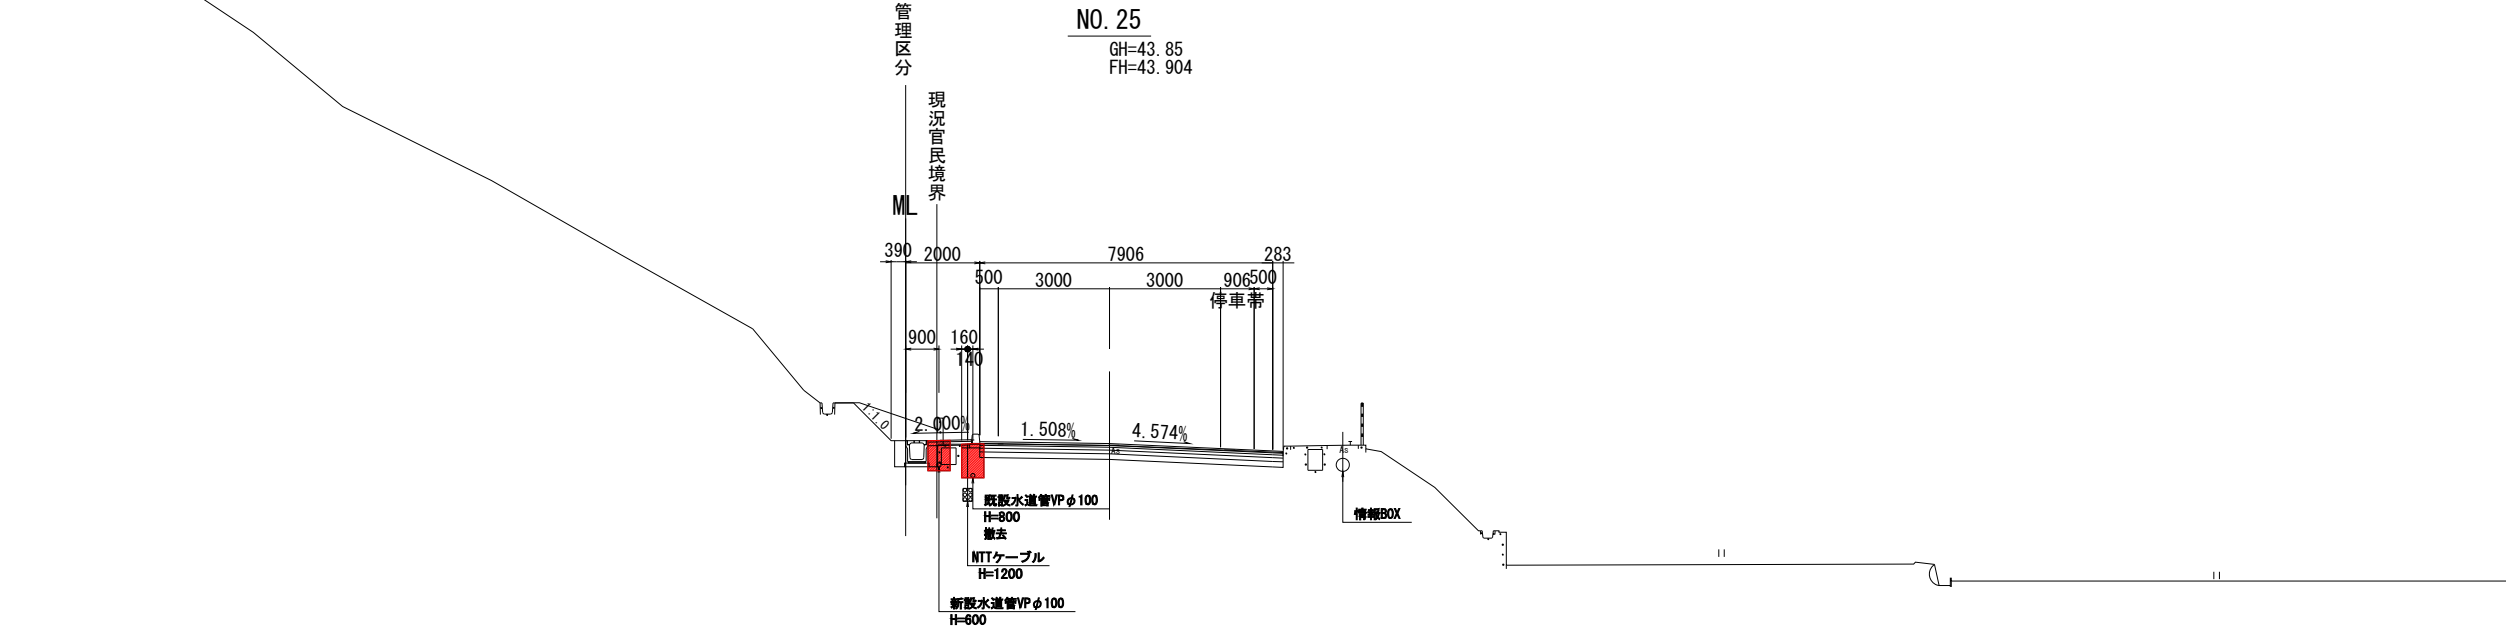


|                 |                                       |      |          |
|-----------------|---------------------------------------|------|----------|
| 公益財団法人 エコサイクル高知 |                                       |      |          |
| 工事種別            | エコ高知（佐川）第17号 佐川町加茂管理型産業廃棄物最終処分場水道敷設工事 |      |          |
| 図面名称            | 国道横断図(4)                              | 縮尺   | S=1:100  |
| 路線河川名           | 国道33号                                 |      |          |
| 工事箇所            | 高知県 高岡郡 佐川町 加茂                        |      |          |
| 設計種別            | 実施図                                   | 図面番号 | 71<br>81 |
| 事務所名            | 佐川町事務所                                |      |          |
| 会社名             |                                       |      |          |

国道横断図(5)

S=1:100

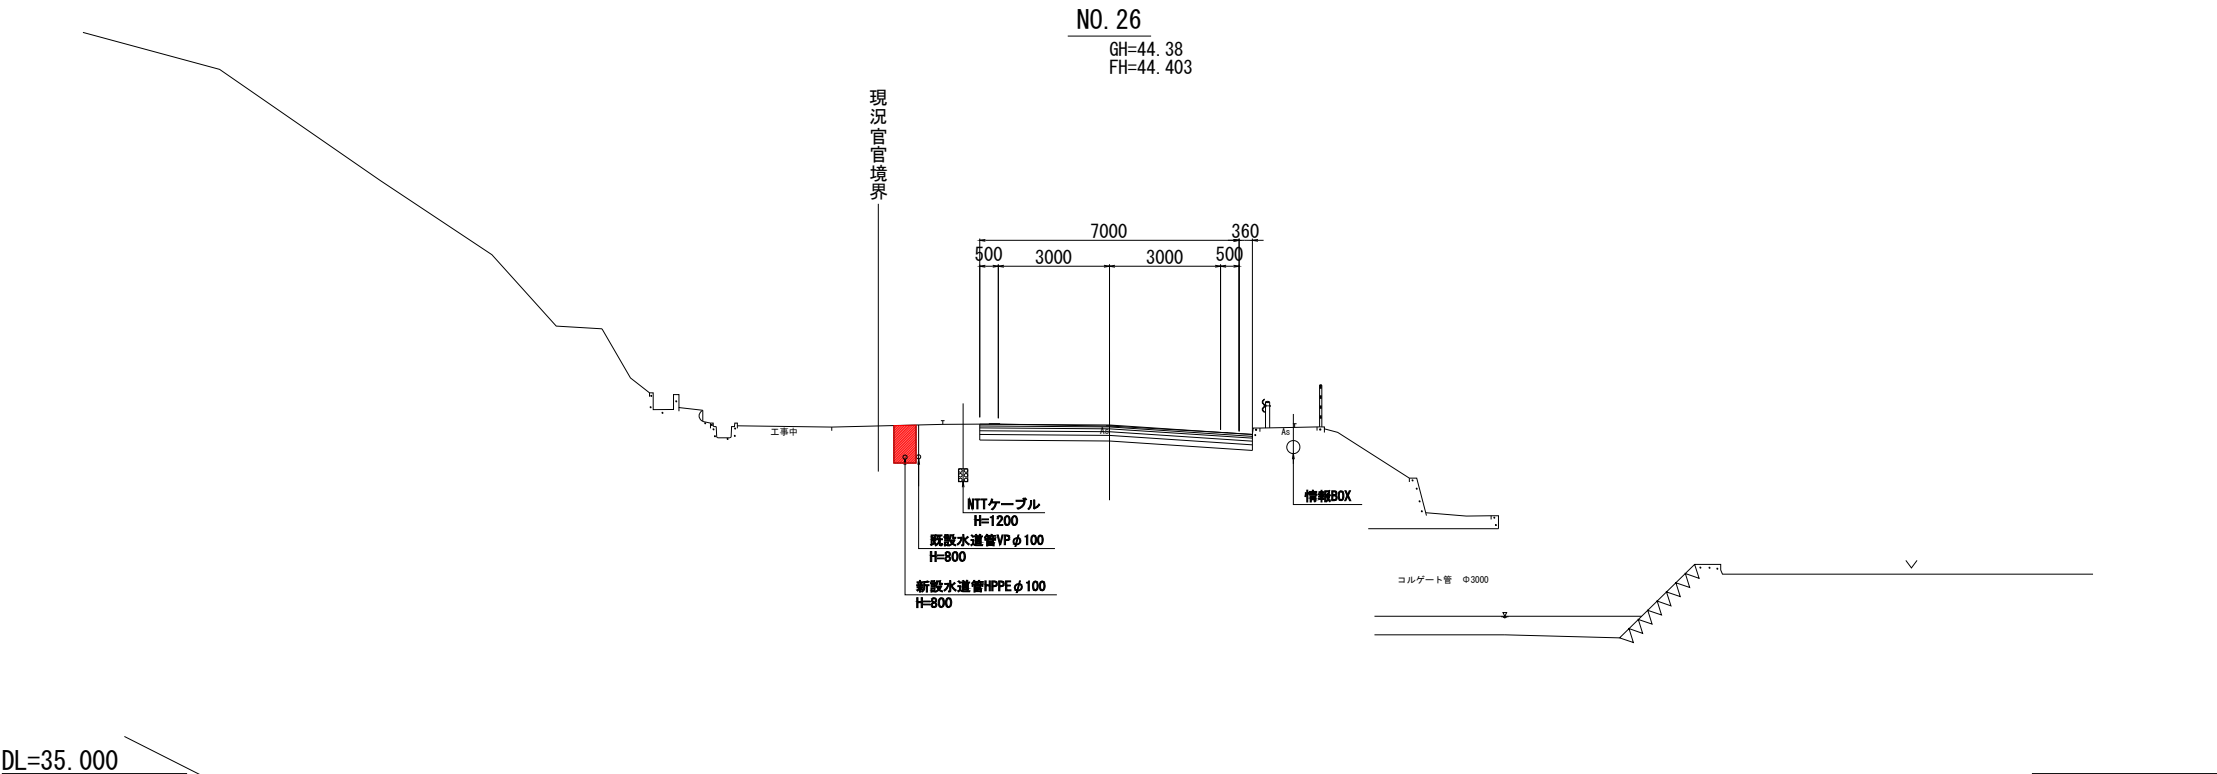

DL=35.000

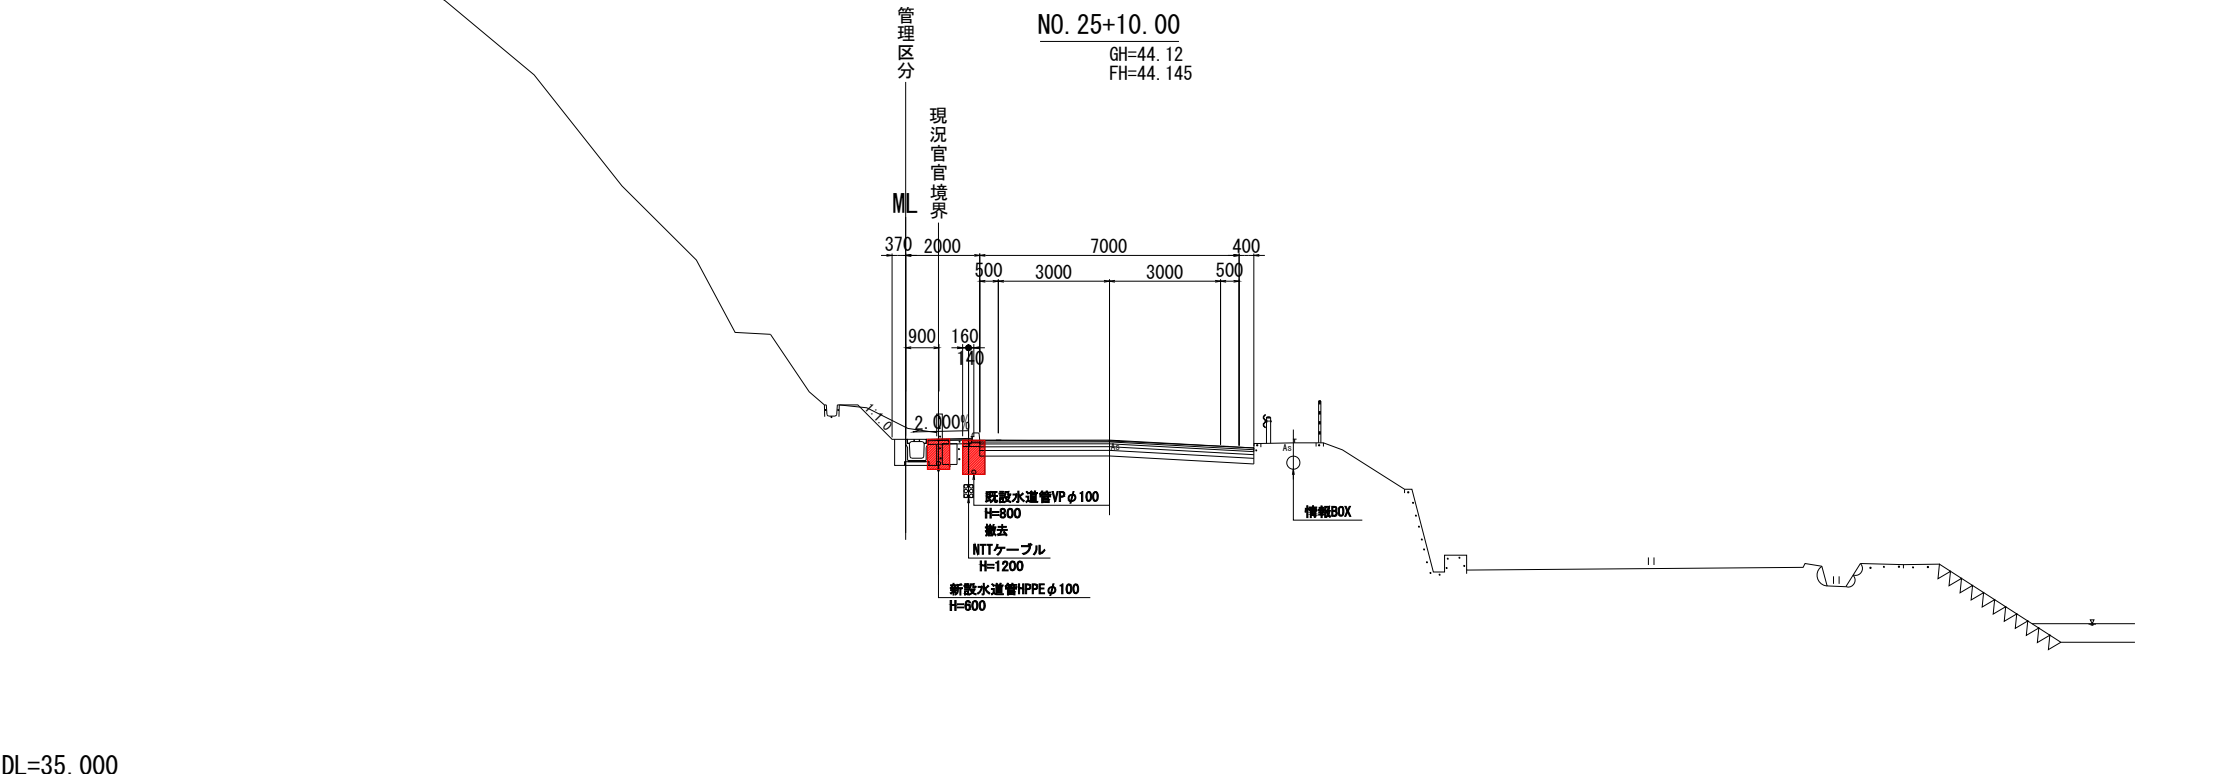


DL=35.000

|                 |                                           |             |         |
|-----------------|-------------------------------------------|-------------|---------|
| 国道工区            |                                           |             |         |
| 公益財団法人 エコサイクル高知 |                                           |             |         |
| 工事種別            | エコ高知（佐川）第17号 佐川町加茂管理型<br>産業廃棄物最終処分場水道敷設工事 |             |         |
| 図面名称            | 国道横断図(5)                                  | 縮尺          | S=1:100 |
| 路線河川名           | 国道33号                                     |             |         |
| 工事箇所            | 高知県 高岡郡 佐川町 加茂                            |             |         |
| 設計種別            | 実施図                                       |             |         |
| 事務所名            | 佐川町事務所                                    | 図<br>番<br>号 | 72      |
| 会社名             |                                           |             | 81      |

不断水分岐(始点)詳細図


※バルブの開閉操作は、埋戻後に行うこと。  
※舗装制取・舗装復旧は道路工事で行う。

平面図  
S=1:100

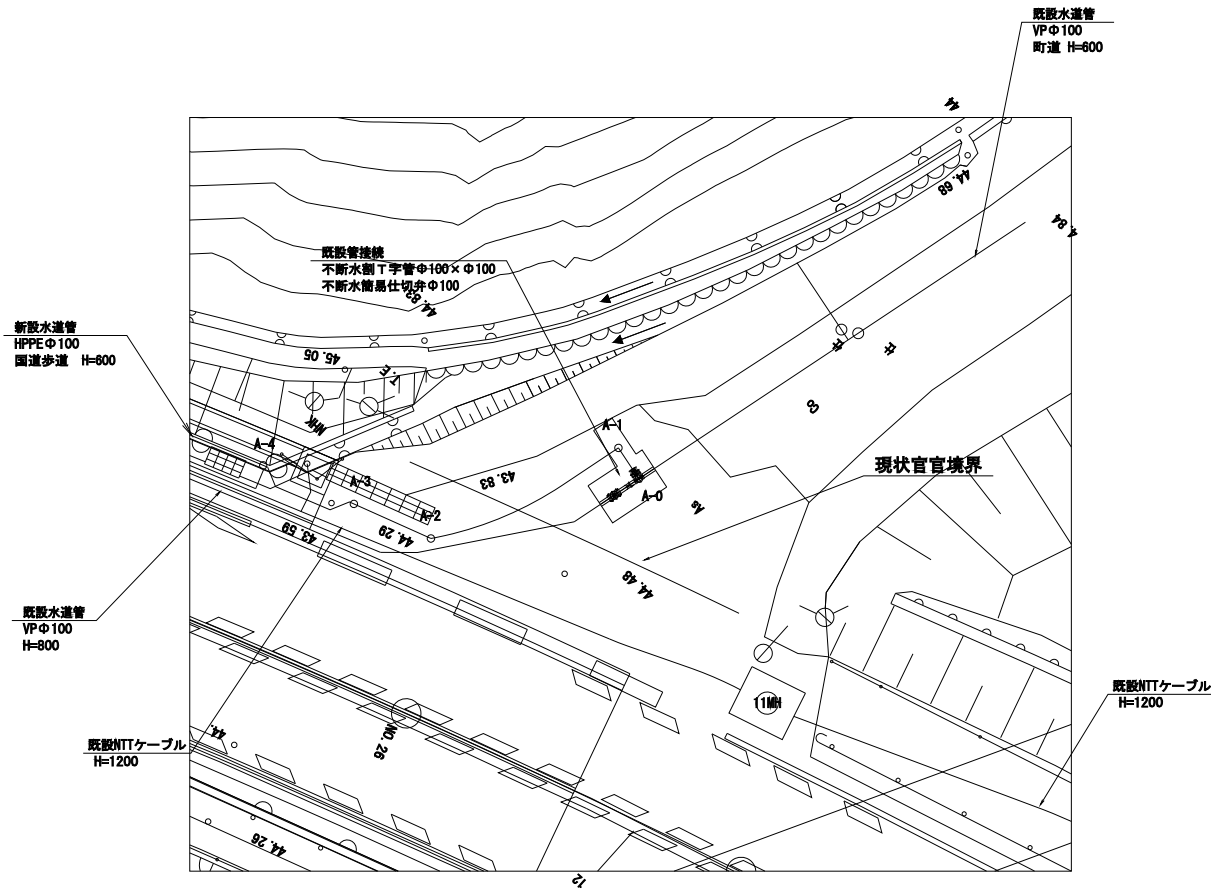


土工図  
S=1:20


平面図

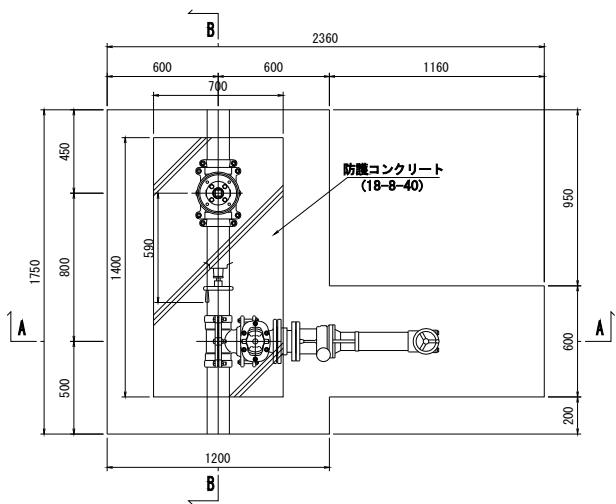

A-A

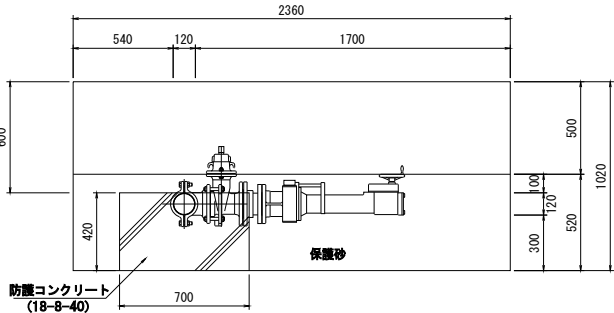

B-B

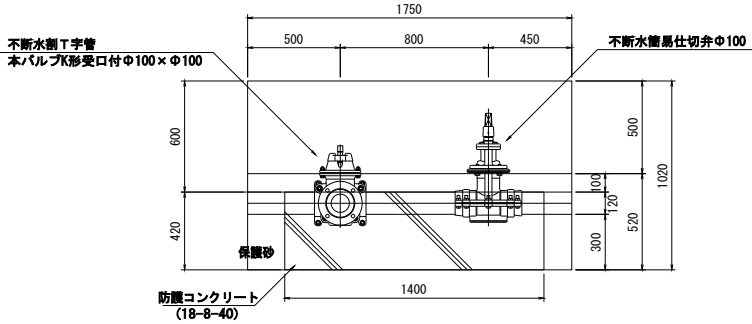


国道工区

|                 |                                       |                  |          |
|-----------------|---------------------------------------|------------------|----------|
| 公益財団法人 エコサイクル高知 |                                       |                  |          |
| 工事種別            | エコ高知（佐川）第17号 佐川町加茂管理型産業廃棄物最終処分場水道敷設工事 |                  |          |
| 図面名称            | 不断水分岐(始点)詳細図                          | 縮尺               | 図示       |
| 路線河川名           | 国道33号                                 |                  |          |
| 工事箇所            | 高知県 高岡郡 佐川町 加茂                        |                  |          |
| 設計種別            | 実施図                                   | 図<br>面<br>番<br>号 | 73<br>81 |
| 事務所名            | 佐川町事務所                                |                  |          |
| 会社名             |                                       |                  |          |

不断水分岐(終点)詳細図


※バルブの開閉操作は、埋戻後に行うこと。  
※舗装制取・舗装復旧は道路工事で行う。

平面図  
S=1:100

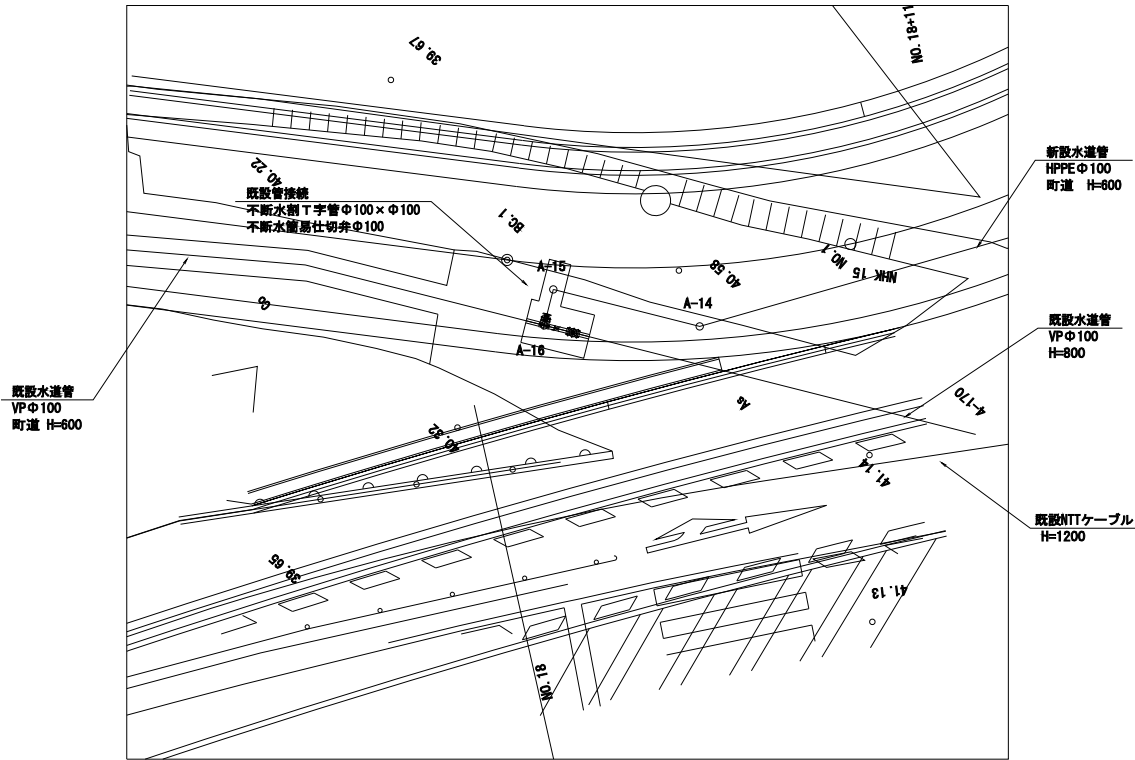


土工図  
S=1:20


平面図

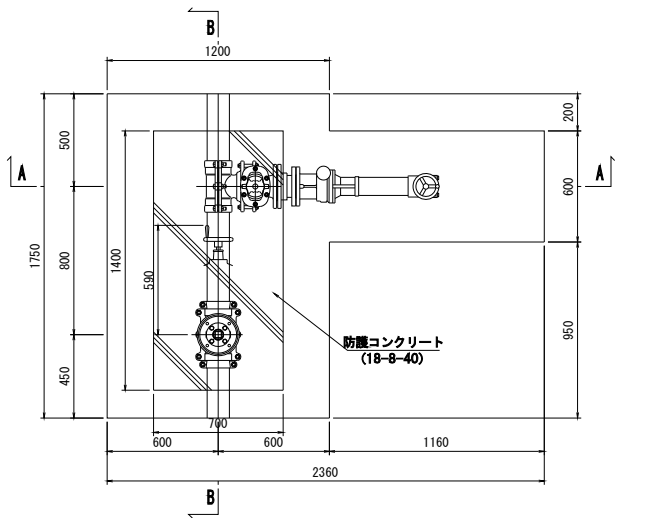

A-A

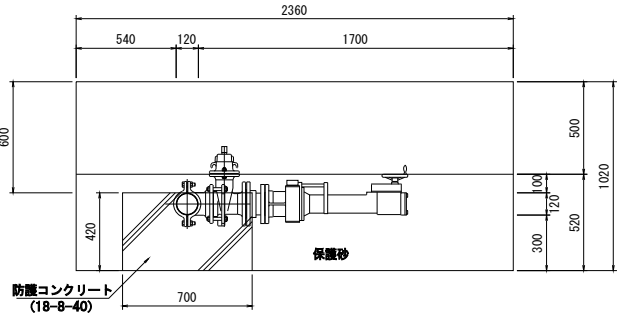


B-B

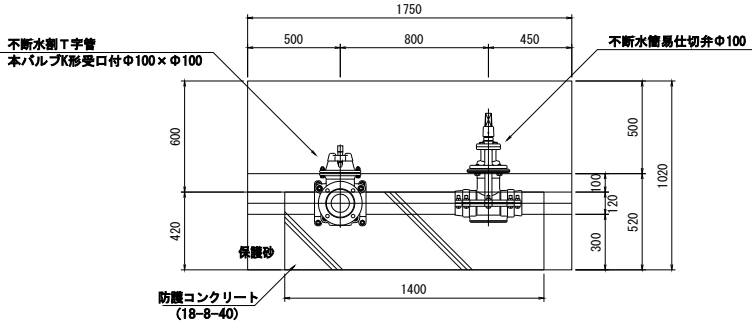

国道工区

|                 |                                       |      |          |
|-----------------|---------------------------------------|------|----------|
| 公益財団法人 エコサイクル高知 |                                       |      |          |
| 工事種別            | エコ高知（佐川）第17号 佐川町加茂管理型産業廃棄物最終処分場水道敷設工事 |      |          |
| 図面名称            | 不断水分岐(終点)詳細図                          | 縮尺   | 図示       |
| 路線河川名           | 国道33号                                 |      |          |
| 工事箇所            | 高知県 高岡郡 佐川町 加茂                        |      |          |
| 設計種別            | 実施図                                   | 図面番号 | 74<br>81 |
| 事務所名            | 佐川町事務所                                |      |          |
| 会社名             |                                       |      |          |


標準掘削断面図  
S=1:20

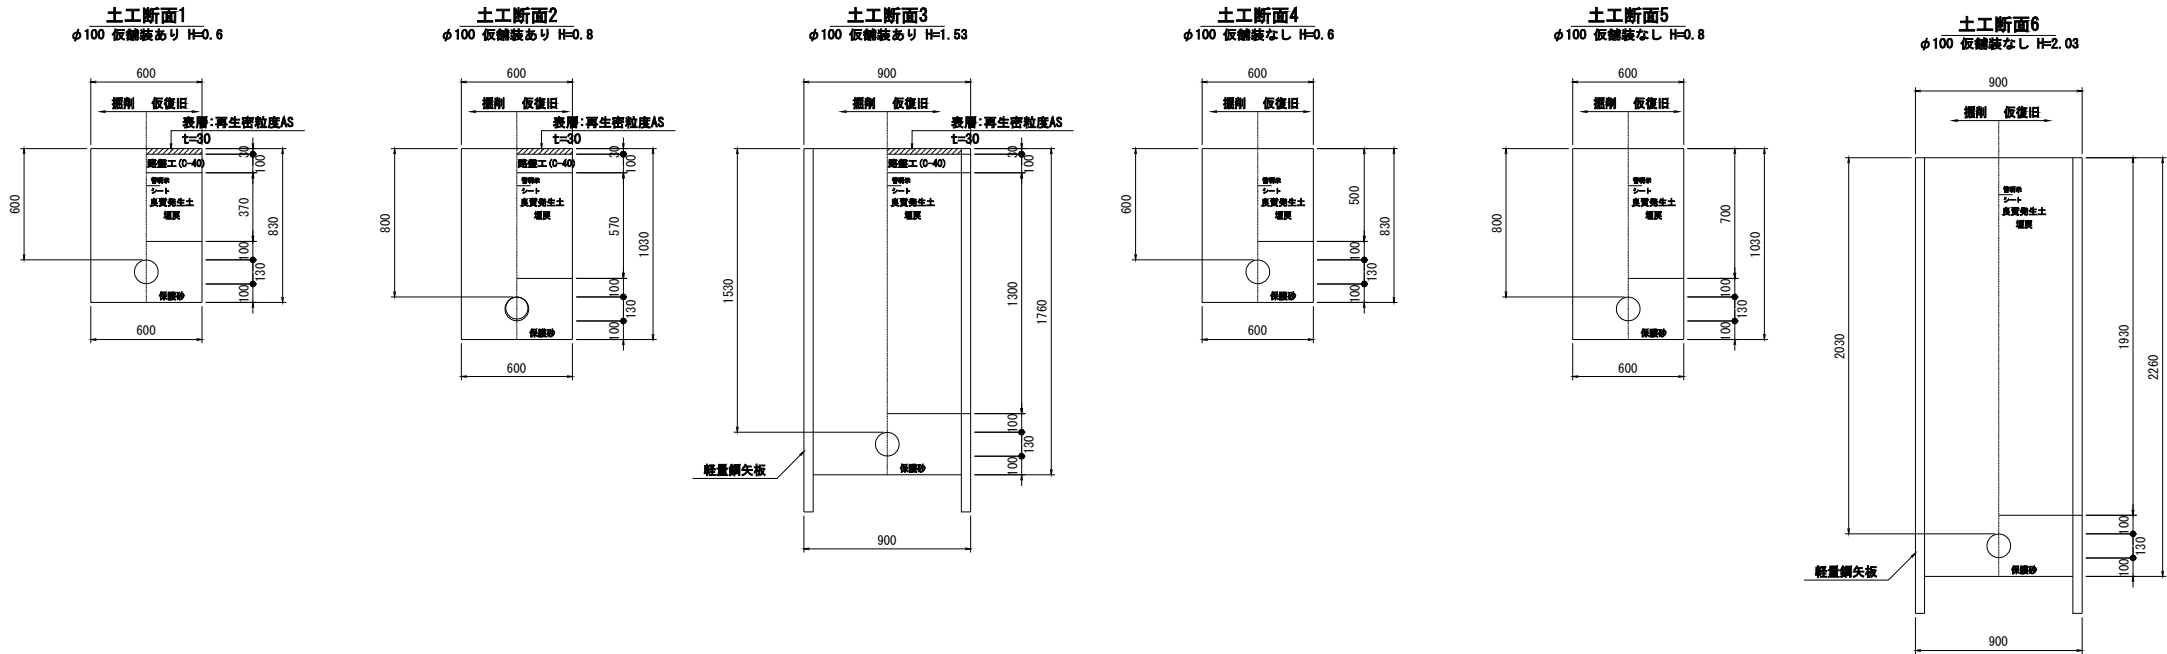

仮設図  
S=1:20  
(参考)

断面図


平面図

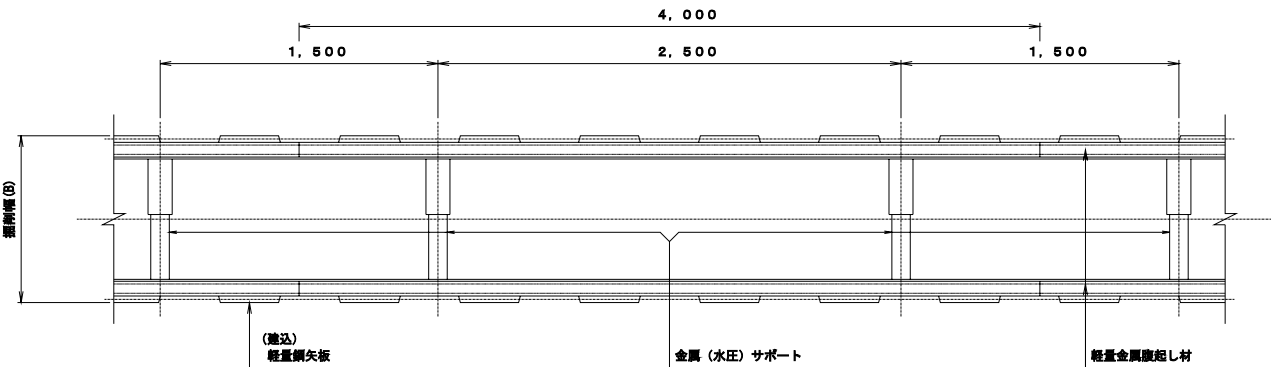

(建設) 軽量鋼矢板

(1段支保)


H≤2.00

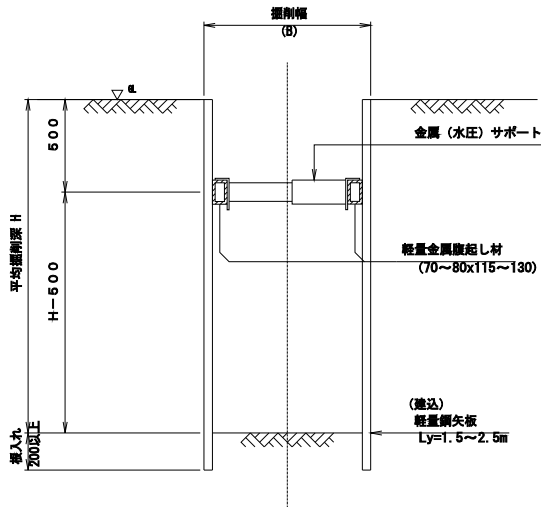

(建設) 軽量鋼矢板

(2段支保)

2.00<H≤3.50

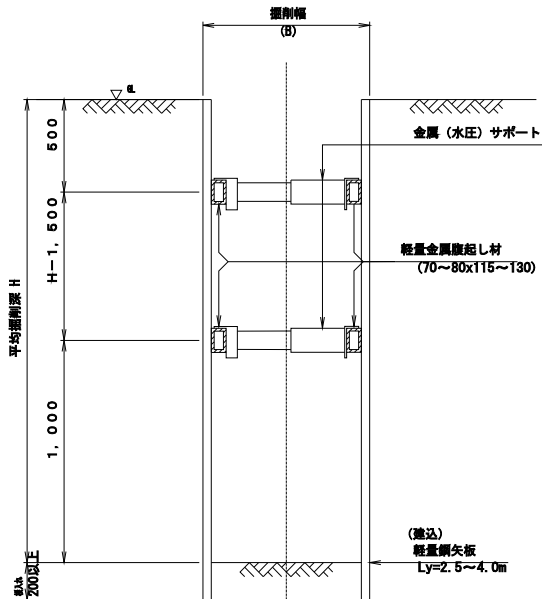

国道工区

|                 |                                       |      |          |
|-----------------|---------------------------------------|------|----------|
| 公益財団法人 エコサイクル高知 |                                       |      |          |
| 工事種別            | エコ高知（佐川）第17号 佐川町加茂管理型産業廃棄物最終処分場水道敷設工事 |      |          |
| 図面名称            | 標準掘削断面図                               | 縮尺   | S=1:20   |
| 路線河川名           | 国道33号                                 |      |          |
| 工事箇所            | 高知県 高岡郡 佐川町 加茂                        |      |          |
| 設計種別            | 実施図                                   | 図面番号 | 75<br>81 |
| 事務所名            | 佐川町事務所                                |      |          |
| 会社名             |                                       |      |          |

水道管撤去平面図


S=1:500

※鋪設工事に合わせての施工するため  
撤去工事は夜間工事とする。  
※NTTケーブルと近接工事のため、NTTへ連絡し、  
立会等の必要性を確認すること。

標準掘削断面図  
S=1:20


土工断面  
φ100 H=0.8

※鋪設制ぎ取り・鋪設復旧は  
道路工事で復旧とする。

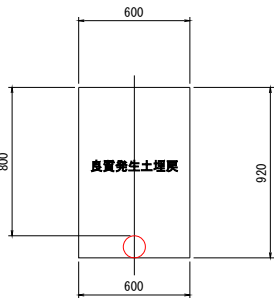

《凡 例》




- 新設水道管
- 既設水道管
- 既設情報BOX
- 既設NTTケーブル

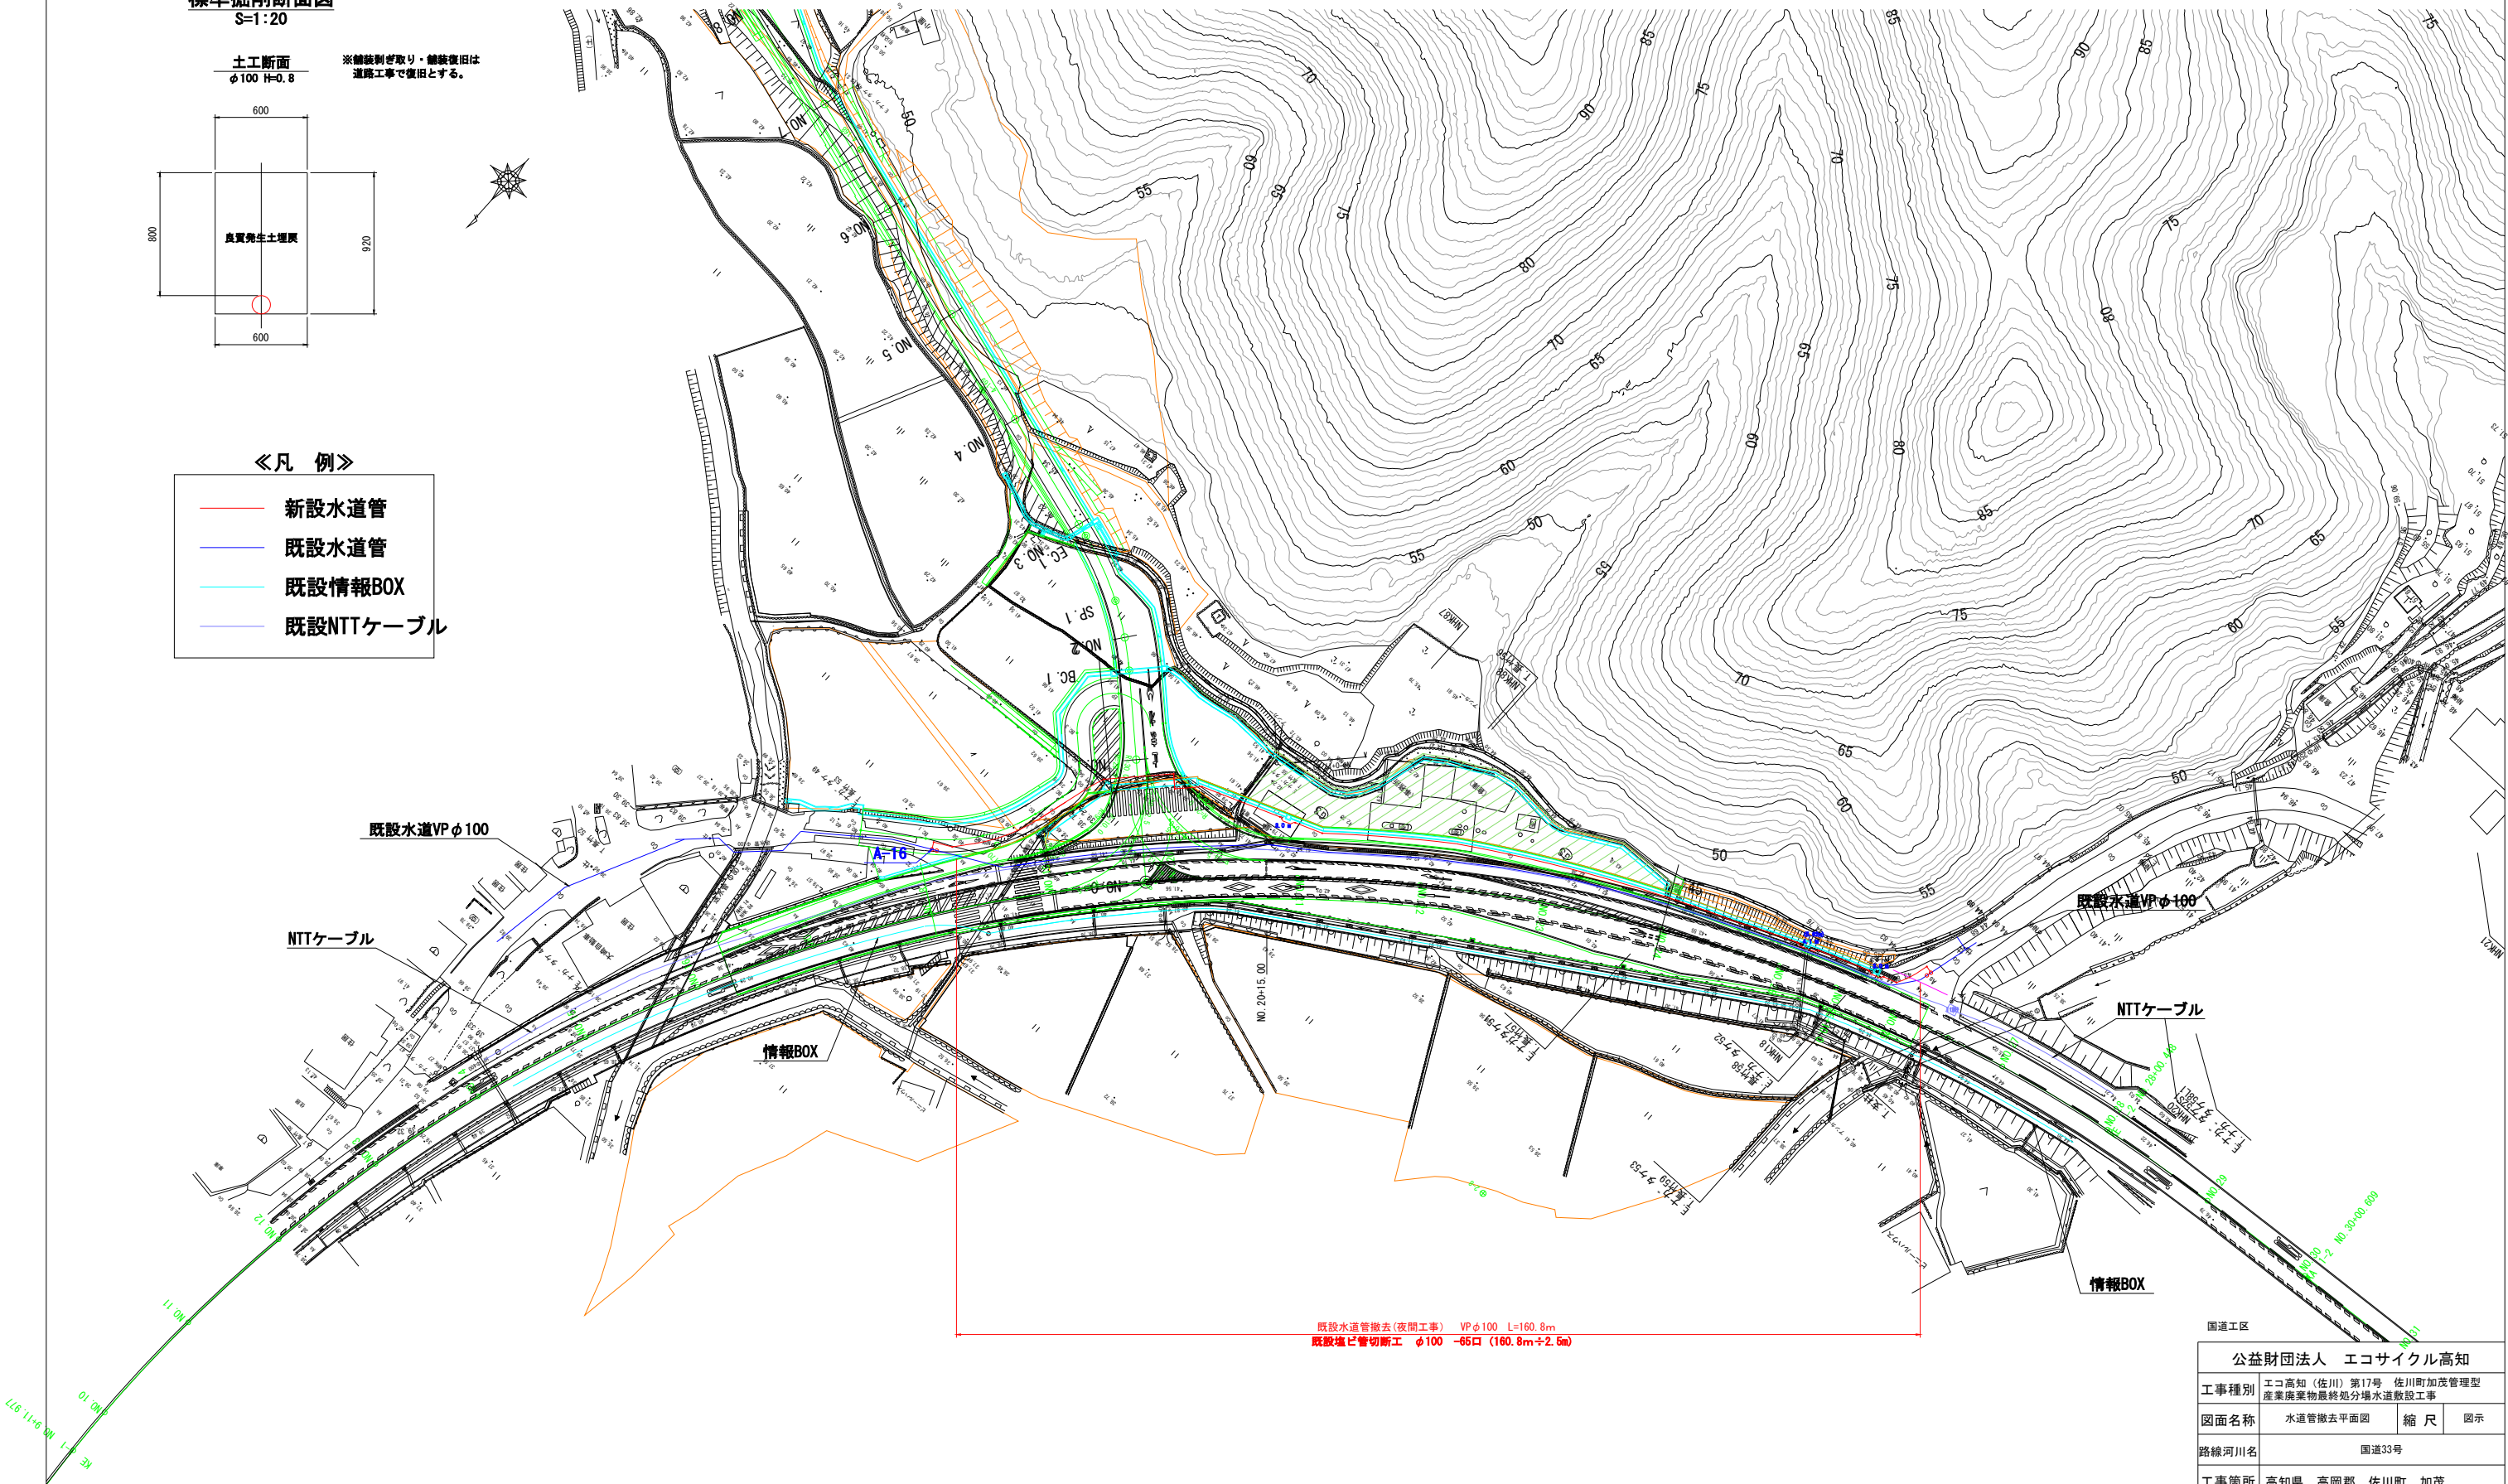

既設水道管撤去(夜間工事) VP φ100 L=160.8m  
既設塩ビ管切断工 φ100 -65口 (160.8m±2.5m)

|                 |                                           |       |          |
|-----------------|-------------------------------------------|-------|----------|
| 公益財団法人 エコサイクル高知 |                                           |       |          |
| 工事種別            | エコ高知(佐川)第17号 佐川町加茂管理型<br>産業廃棄物最終処分場水道敷設工事 |       |          |
| 図面名称            | 水道管撤去平面図                                  | 縮 尺   | 図示       |
| 路線河川名           | 国道33号                                     |       |          |
| 工事箇所            | 高知県 高岡郡 佐川町 加茂                            |       |          |
| 設計種別            | 実施図                                       | 図 面 号 | 76<br>81 |
| 事務所名            | 佐川町事務所                                    |       |          |
| 会社名             |                                           |       |          |

給水管詳細図

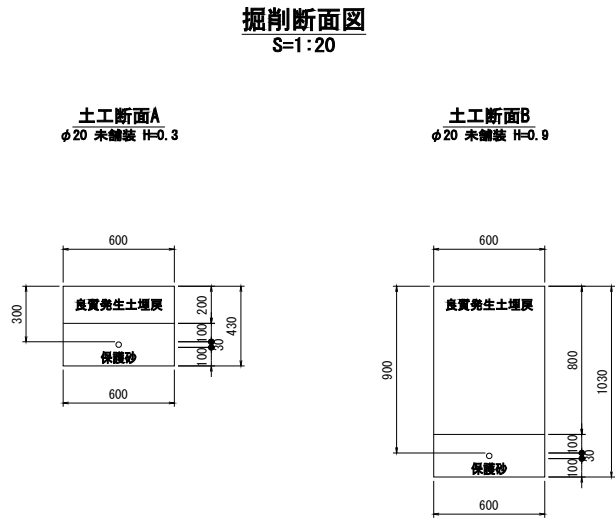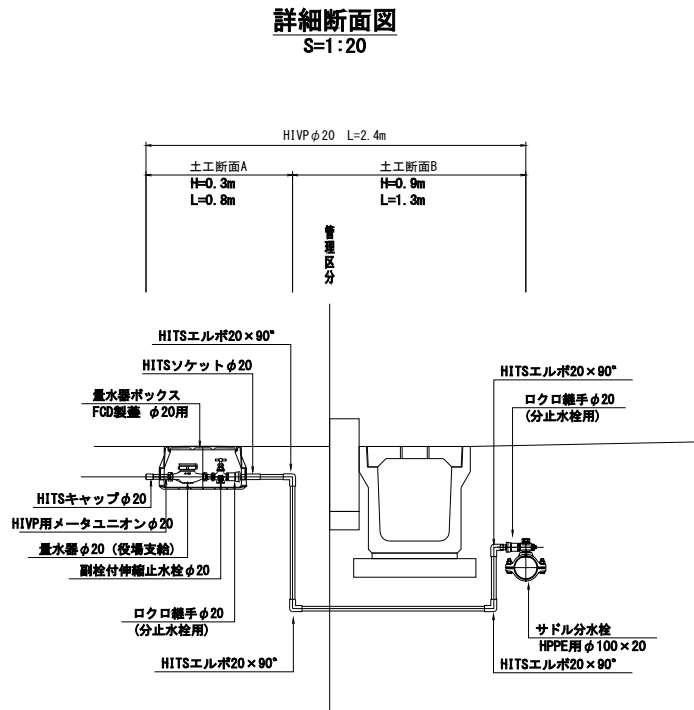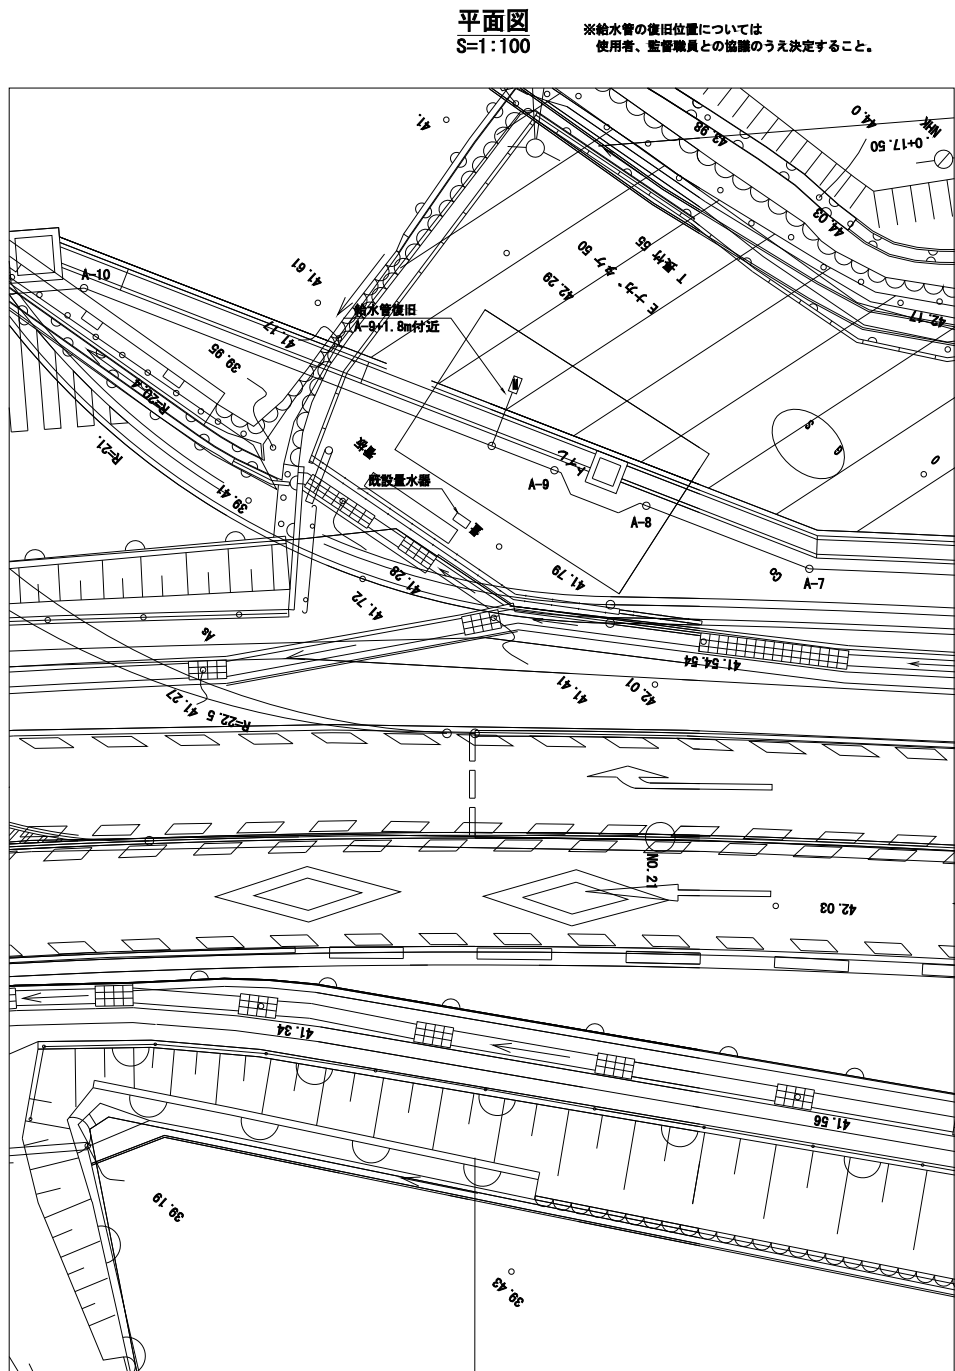

|                 |                                       |      |          |
|-----------------|---------------------------------------|------|----------|
| 国道工区            |                                       |      |          |
| 公益財団法人 エコサイクル高知 |                                       |      |          |
| 工事種別            | エコ高知（佐川）第17号 佐川町加茂管理型産業廃棄物最終処分場水道敷設工事 |      |          |
| 図面名称            | 給水管詳細図                                | 縮尺   | 図示       |
| 路線河川名           | 国道33号                                 |      |          |
| 工事箇所            | 高知県 高岡郡 佐川町 加茂                        |      |          |
| 設計種別            | 実施図                                   | 図面番号 | 77<br>81 |
| 事務所名            | 佐川町事務所                                |      |          |
| 会社名             |                                       |      |          |




(参考図)  
施工計画図（水道1）  
(STEP1:町道区間施工)

| 凡 例                                  |       |
|--------------------------------------|-------|
| <span style="color:blue">—</span>    | : 計画  |
| <span style="color:magenta">—</span> | : 施工中 |
| <span style="color:blue">—</span>    | : 完成  |

No. 26付近平面図


S=1:200

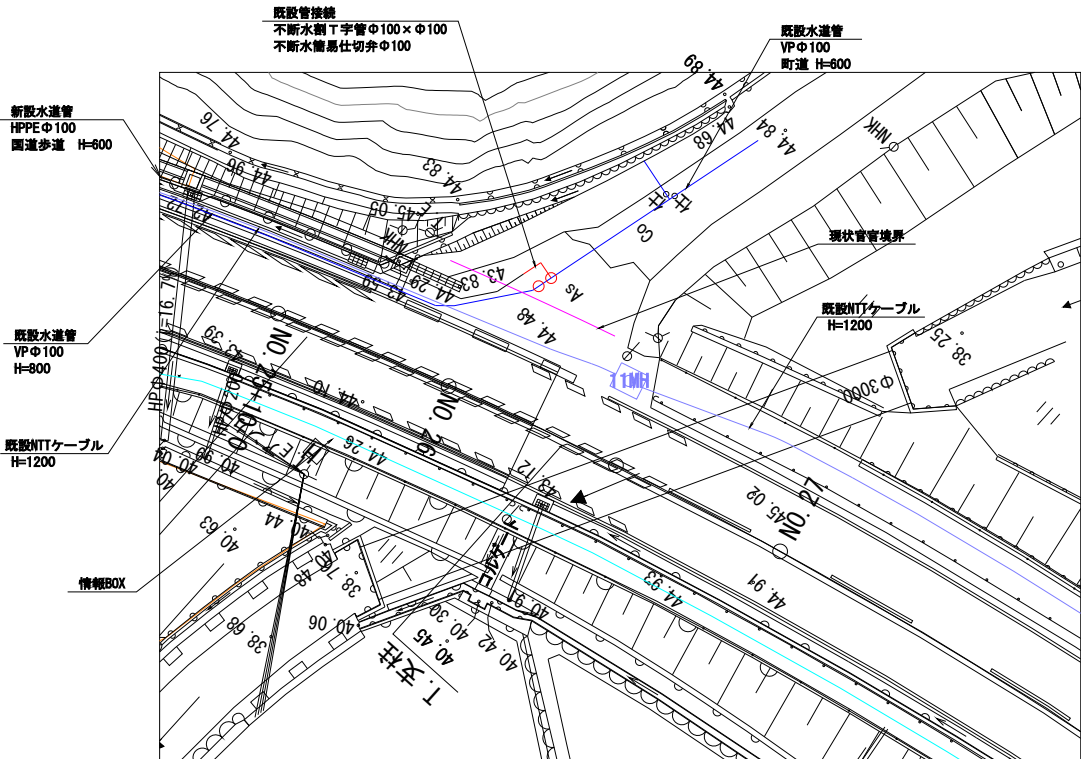

(1)町道区間 不断水分岐 (No. 26付近)  
・ 施工は町道区間であるため国道の規制は行わない。



No. 18～20付近平面図

S=1:200

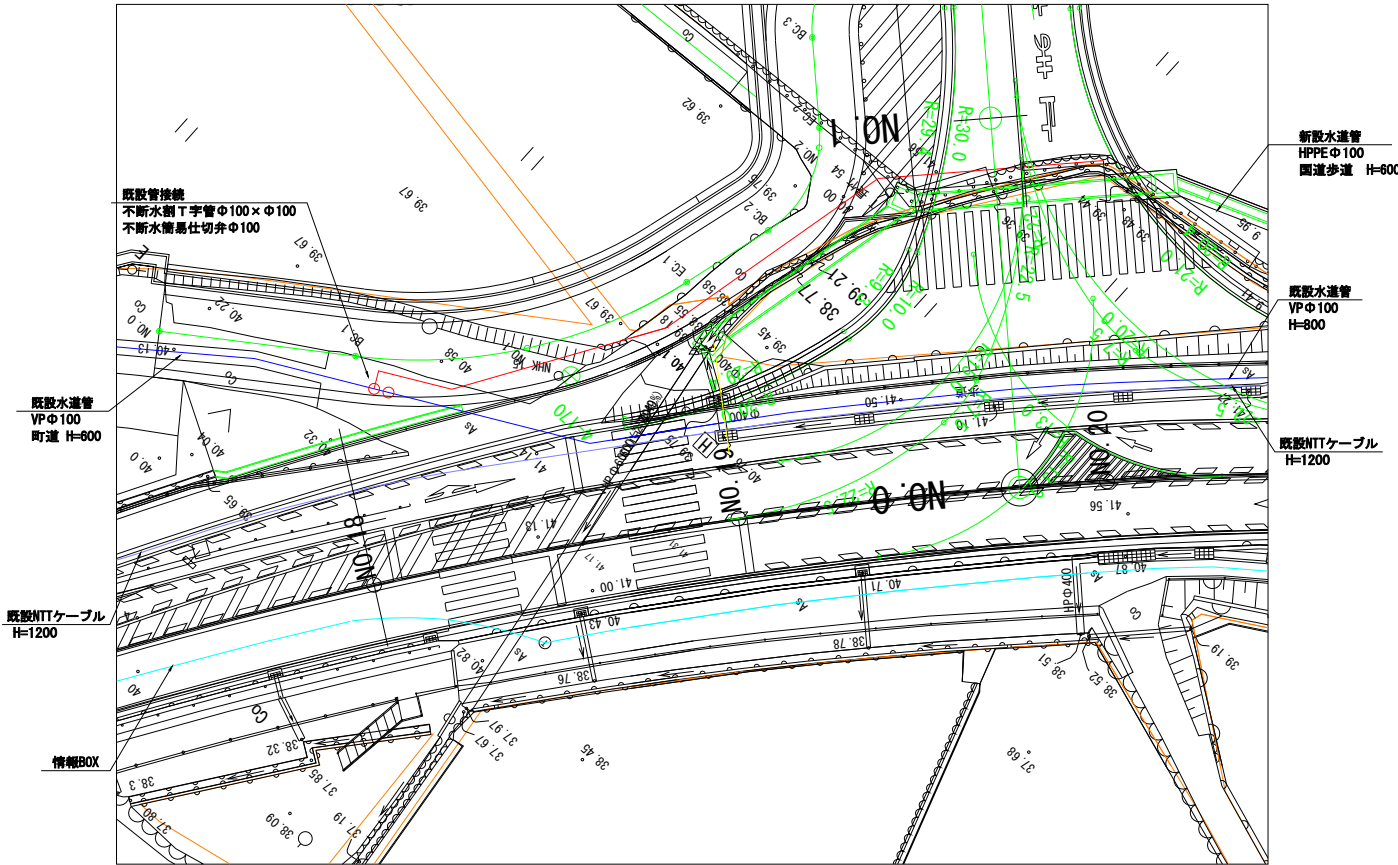

(1)町道区間 新設管+不断水分岐 (No. 18～20付近)  
・ 施工は町道区間であるため国道の規制は行わない。

| 公益財団法人 エコサイクル高知 |                                       |         |          |
|-----------------|---------------------------------------|---------|----------|
| 工事種別            | エコ高知（佐川）第17号 佐川町加茂管理型産業廃棄物最終処分場水道敷設工事 |         |          |
| 図面名称            | 施工計画図（水道1）（参考図）                       | 縮 尺     | 図示       |
| 路線河川名           | 国 道 33 号                              |         |          |
| 工事箇所            | 高知県 高岡郡 佐川町 加茂                        |         |          |
| 設計種別            | 実施図                                   | 図 面 番 号 | 78<br>81 |
| 事務所名            | 佐川町事務所                                |         |          |
| 会社名             |                                       |         |          |

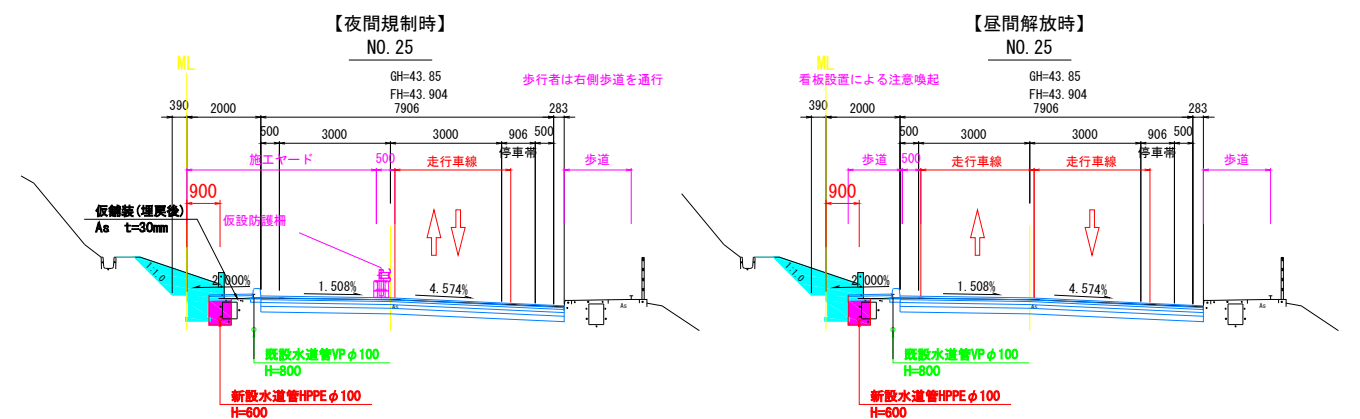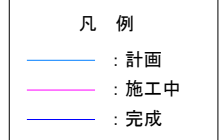

- [illegible]

| 公益財団法人 エコサイクル高知 |                                       |     |               |
|-----------------|---------------------------------------|-----|---------------|
| 工事種別            | エコ高知（佐川）第17号 佐川町加茂管理型産業廃棄物最終処分場水道施設工事 |     |               |
| 図面名称            | 施工計画図（水道2）<br>（参考図）                   | 縮 尺 | 図示            |
| 路線河川名           | 国 道 33 号                              |     |               |
| 工事箇所            | 高知県 高岡郡 佐川町 加茂                        |     |               |
| 設計種別            | 実施図                                   | 図 番 | 79<br>—<br>81 |
| 事務所名            | 佐川町事務所                                |     |               |
| 会社名             |                                       |     |               |

(参考図)  
施工計画図 (水道3) -1  
(STEP3: 舗装・区画線施工+既設水道管撤去) S=1:400


凡 例

— : 計画

— : 施工中

— : 完成

国道33号規制有  
夜間片側交互

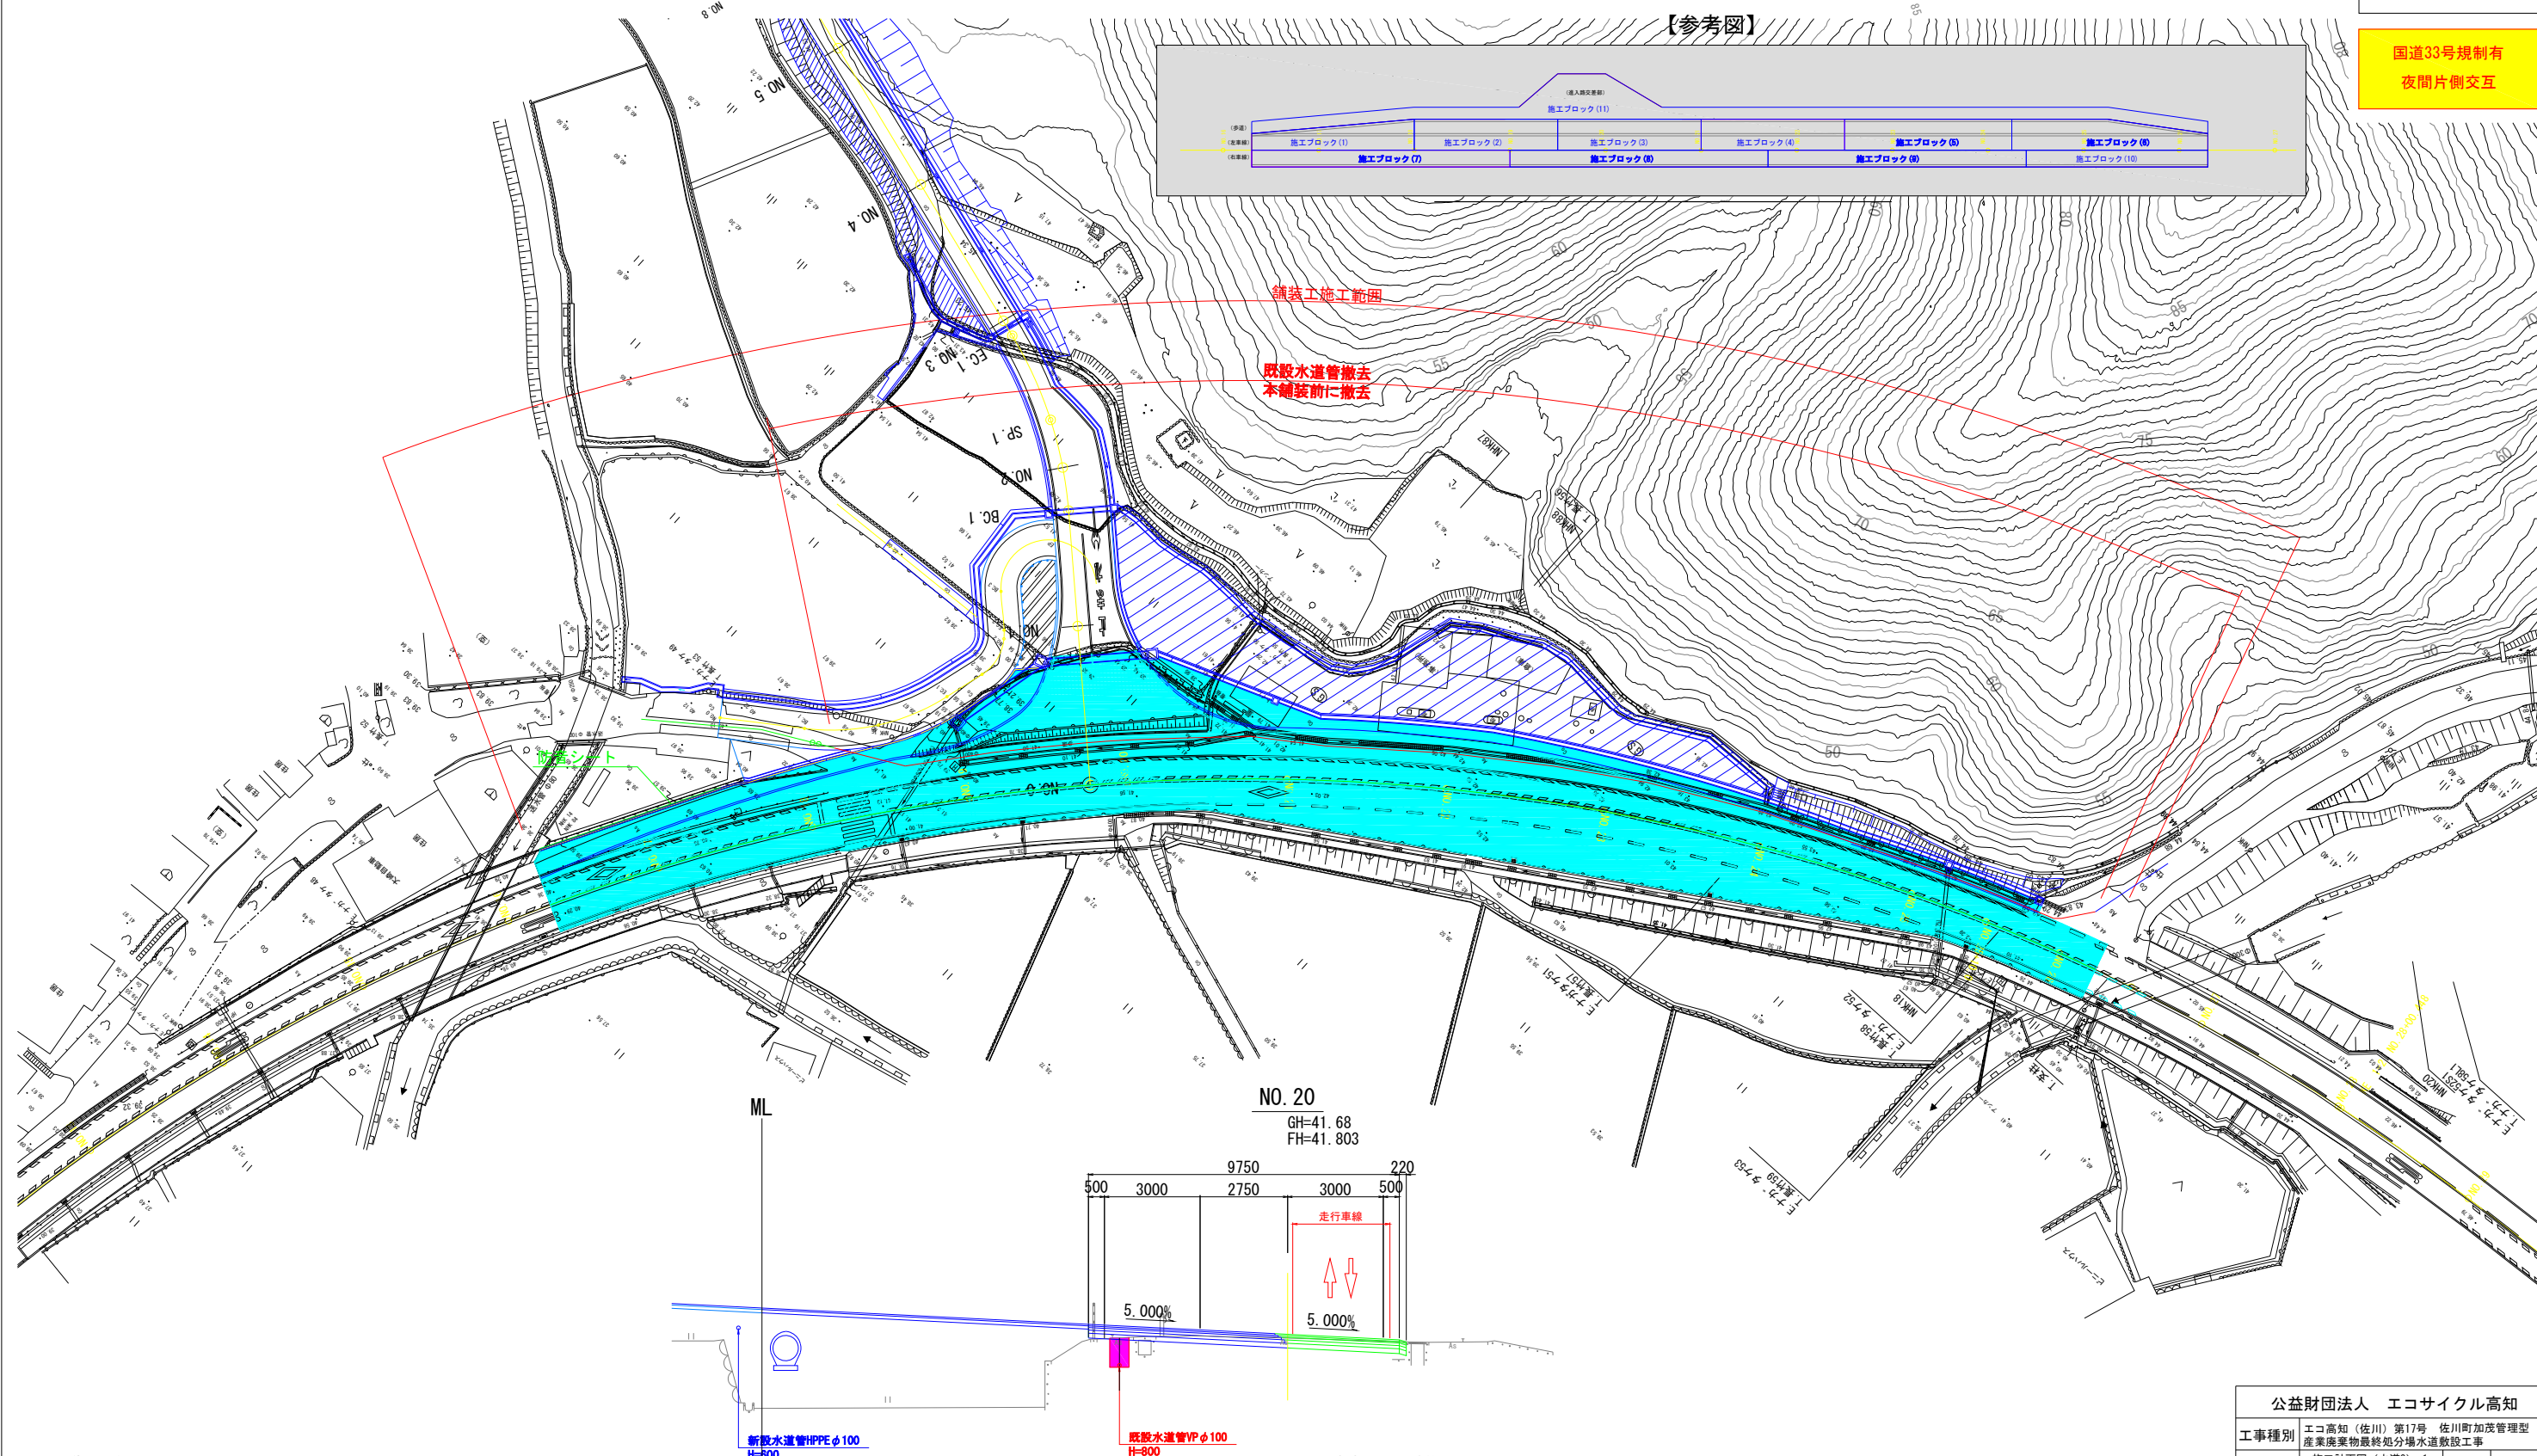

(1) 現道交通規制

- ・舗装工事を行うため、片側交互通行による交通規制を行う。なお、当該箇所は交通量の多い国道であることから交通規制を伴う工事は夜間を原則とする。
- ・施工区間は約200mであり、全区間を一度の規制で施工することは、交通流動性、日当たり施工量等から困難であるため、参考図のとおり分割施工を行い、開放時に仮舗装までを1日サイクルとした工事を行う。
- ・交通規制時に合わせて防音シートの設置撤去を行う。

(2) 舗装・区画線施工

- ・施工ブロックの内、付加車線追加による拡幅側（左車線）を先行して施工する。
  - (1) 左車線6ブロック
  - ↓
  - (2) 右車線4ブロック
- 水道管撤去：施工ブロックごとに既設管撤去を行う。

| 公益財団法人 エコサイクル高知 |                                       |         |    |  |
|-----------------|---------------------------------------|---------|----|--|
| 工事種別            | エコ高知（佐川）第17号 佐川町加茂管理型産業廃棄物最終処分場水道敷設工事 |         |    |  |
| 図面名称            | 施工計画図（水道3）-1<br>（参考図）                 | 縮 尺     | 図示 |  |
| 路線河川名           | 国 道 33 号                              |         |    |  |
| 工事箇所            | 高知県 高岡郡 佐川町 加茂                        |         |    |  |
| 設計種別            | 実施図                                   | 図 面 番 号 |    |  |
| 事務所名            | 佐川町事務所                                |         | 80 |  |
| 会社名             |                                       |         | 81 |  |

(参考図)  
施工計画図(水道3)-2  
(STEP3:舗装・区画線施工+既設水道管撤去)


S=1:400

凡 例


— : 計画  
— : 施工中  
— : 完成

国道33号規制有  
夜間片側交互

【規制(1) (施工ブロック(1)~(3), (11))】

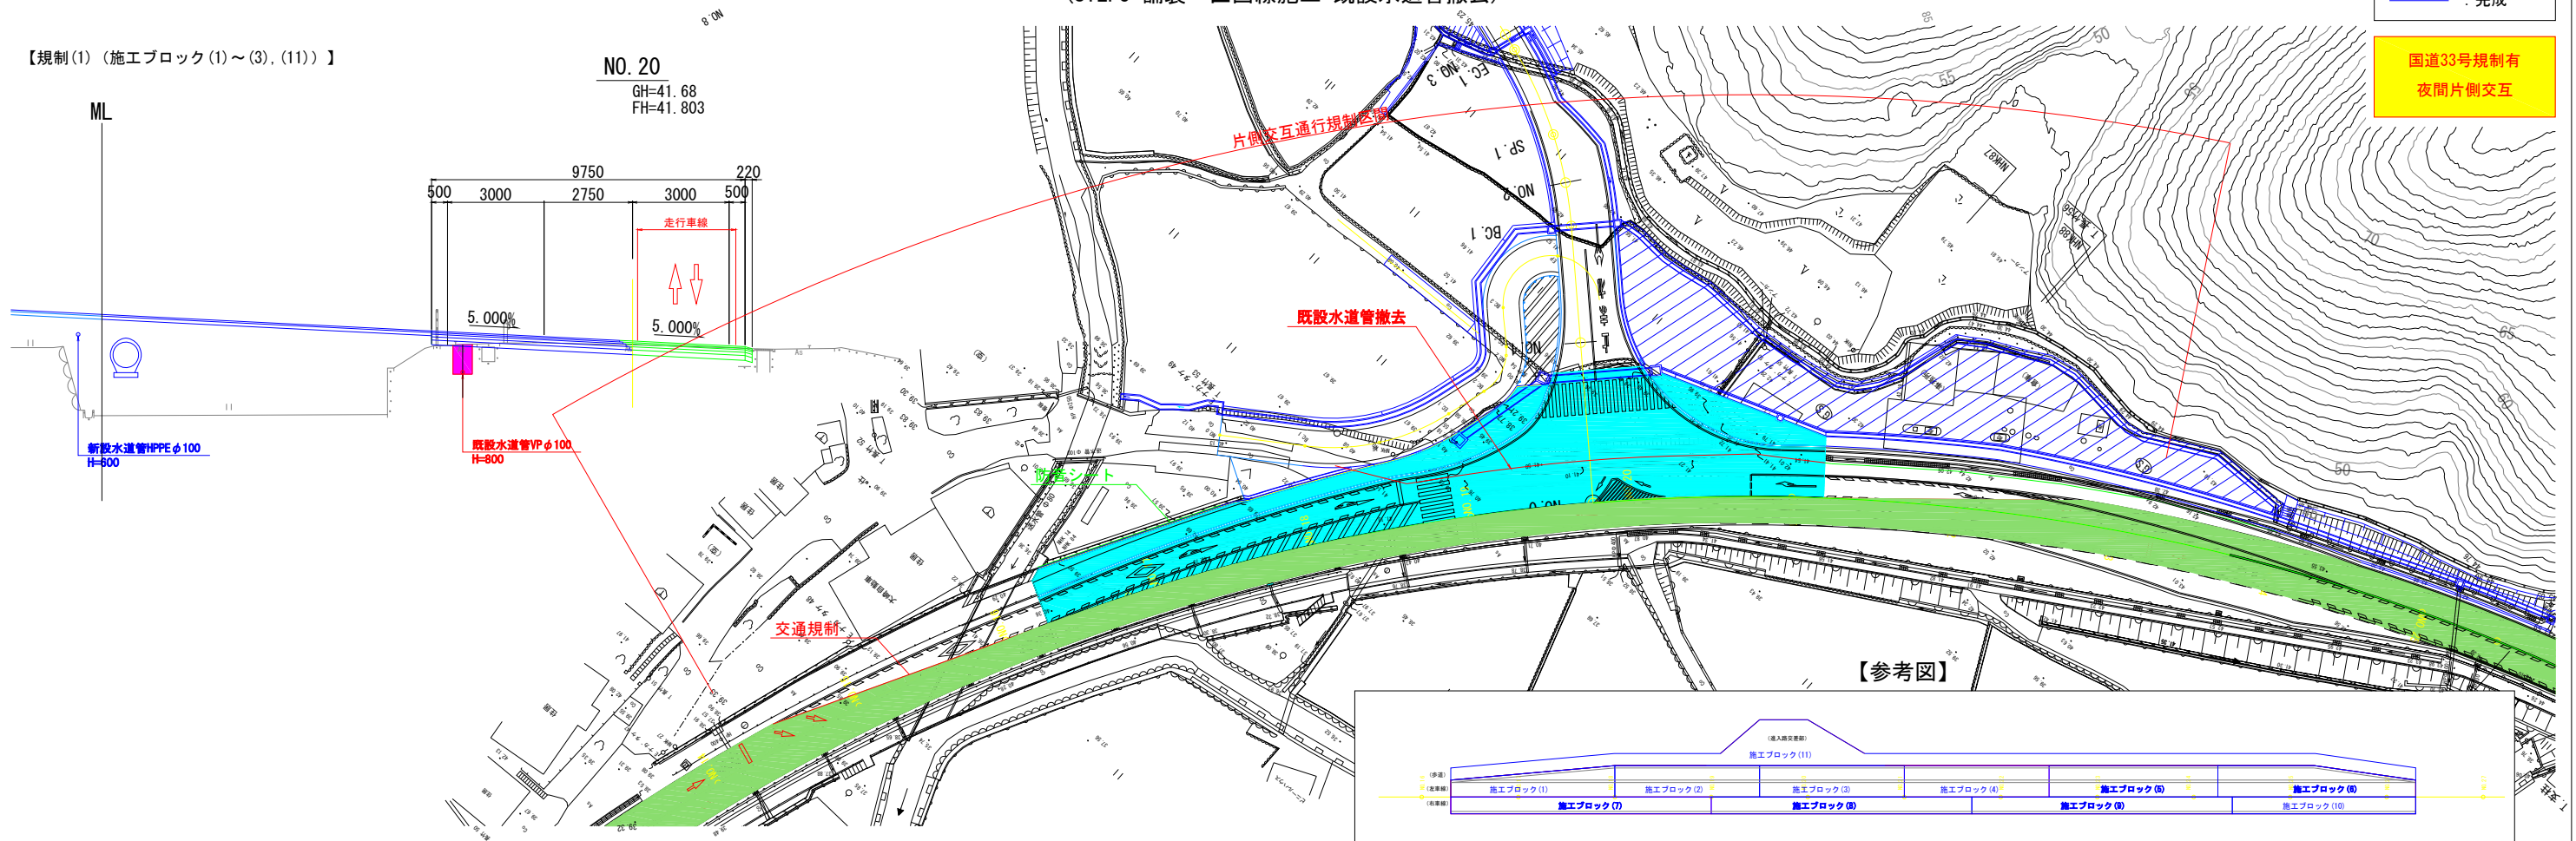

【規制(2) (施工ブロック(4)~(6), (11))】

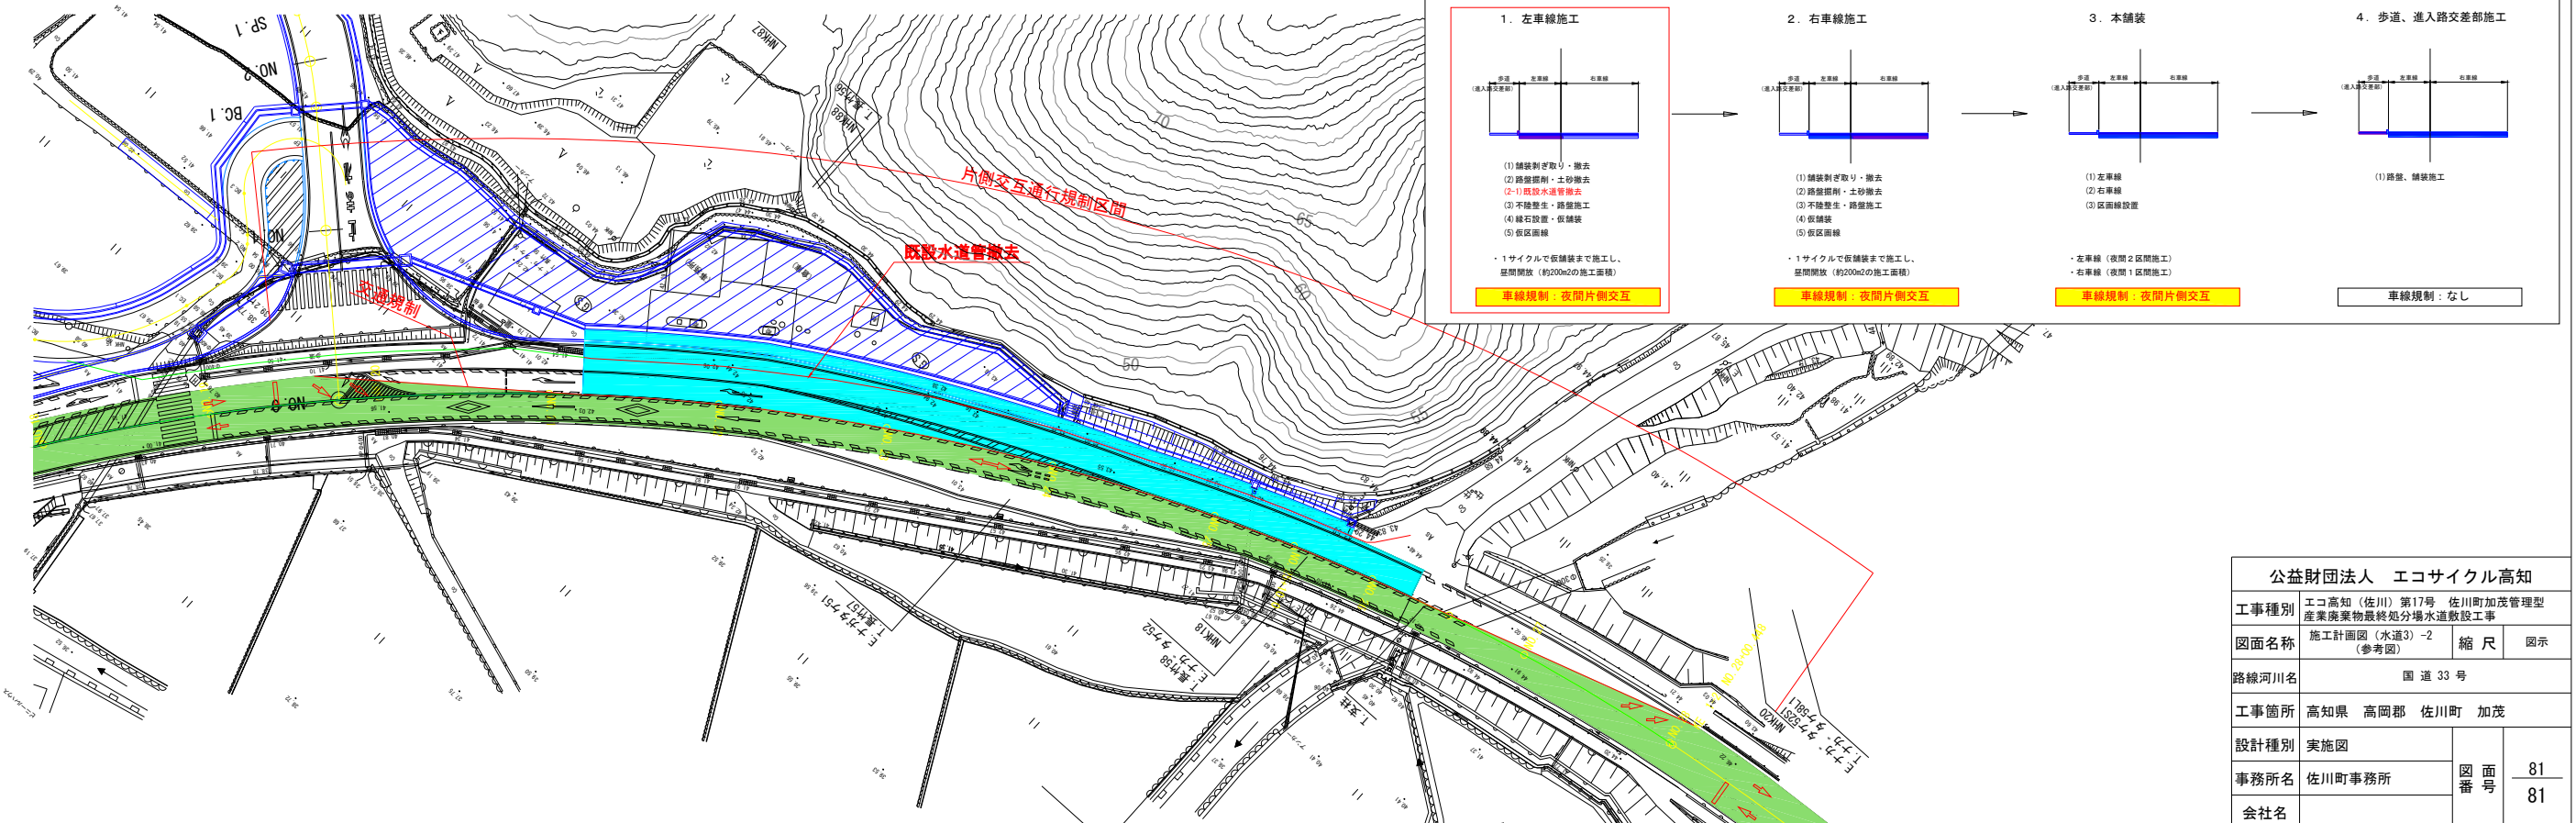

|                 |                                       |     |    |
|-----------------|---------------------------------------|-----|----|
| 公益財団法人 エコサイクル高知 |                                       |     |    |
| 工事種別            | エコ高知(佐川)第17号 佐川町加茂管理型産業廃棄物最終処分場水道敷設工事 |     |    |
| 図面名称            | 施工計画図(水道3)-2(参考図)                     | 縮尺  | 図示 |
| 路線河川名           | 国道33号                                 |     |    |
| 工事箇所            | 高知県 高岡郡 佐川町 加茂                        |     |    |
| 設計種別            | 実施図                                   | 図面番 | 81 |
| 事務所名            | 佐川町事務所                                | 図面番 | 81 |
| 会社名             |                                       |     |    |